


ČOV ZNOJMO – SITUACE VENKOVNÍCH KABELOVÝCH TRAS

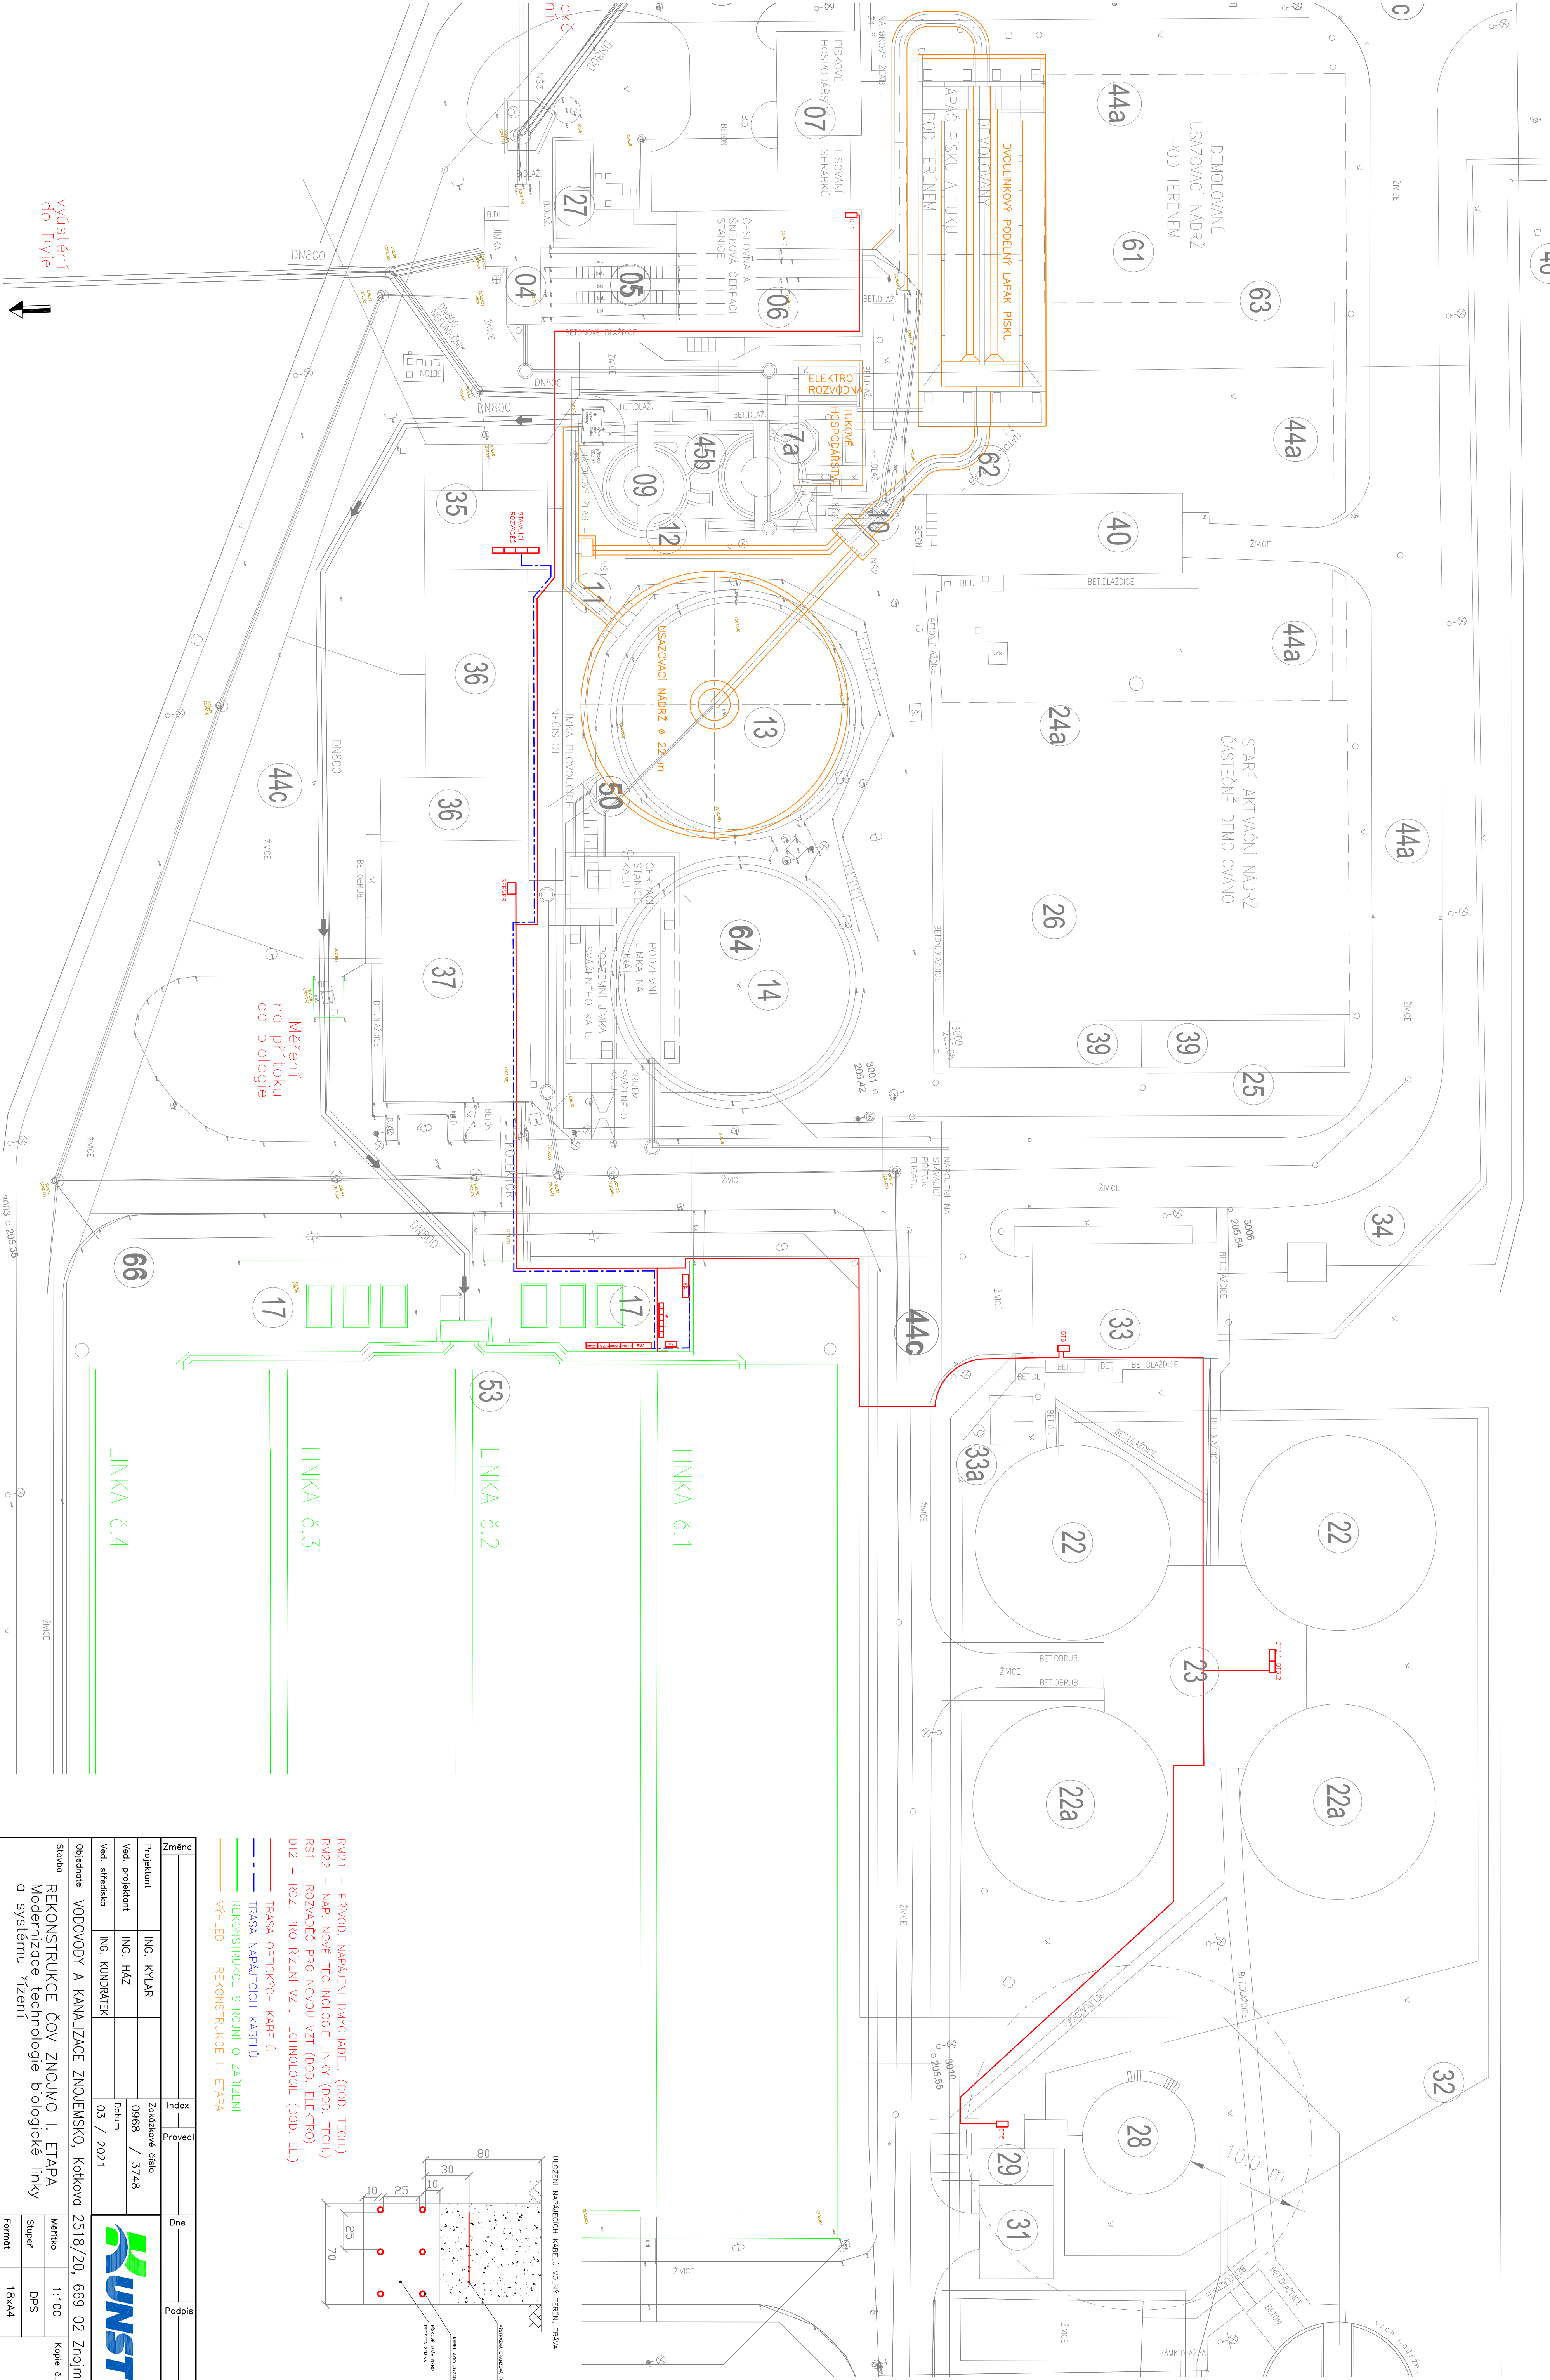

RM21 – PŘÍVOD, NÁPĚJENÍ DMYCHADEL, (OOD, TECH.)

RM22 – NAP. NOVÉ TECHNOLOGIE LINKY (OOD, TECH.)

RS1 – ROZVADĚČ PRO NOVOU VZT (OOD, ELEKTRO)

D12 – ROZ. PRO ŘÍZENÍ VZT, TECHNOLOGIE (OOD, EL.)

TRASA OPTICKÝCH KABELŮ

TRASA NAPÁJECÍCH KABELŮ

REKONSTRUKCE STROJINHO ZARÍZENÍ

VÝHLED – REKONSTRUKCE II. ETAPA

Uložení napájecích kabelů volně třen, trasa

Uložení optických kabelů

Uložení kabelů pro řízení

Uložení kabelů pro řízení

Uložení kabelů pro řízení

Uložení kabelů pro řízení

Uložení kabelů pro řízení

Uložení kabelů pro řízení

Změna	Index	Provedl	Dne	Podpis
Projektant	ING. KYJAR	Zadákové číslo	0968 / 3748	
Ved. projektant	ING. HAZ	Datum	03 / 2021	
Ved. stavebník	ING. KUNDÁTEK			

Objednatel

VODOVODY A KANALIZACE ZNOJEMSKO, Kolkova 2518/20, 669 02 Znojmo

Stavba

REKONSTRUKCE ČOV ZNOJMO I. ETAPA

Modernizace technologie biologické linky

a systému řízení

Měřítko

1:100

Kopie č.

Stupeň

DPS

Formát

18x44

Obsah

SITUACE VENKOVNÍCH KABELOVÝCH TRAS

0968 / 3748 – D.2.2 – 11

UNST

UNST

0968 / 3748 – D.2.2 – 11

0968 / 3748 – D.2.2 – 11