


Brno - sekundární kolektory, Vinohrady

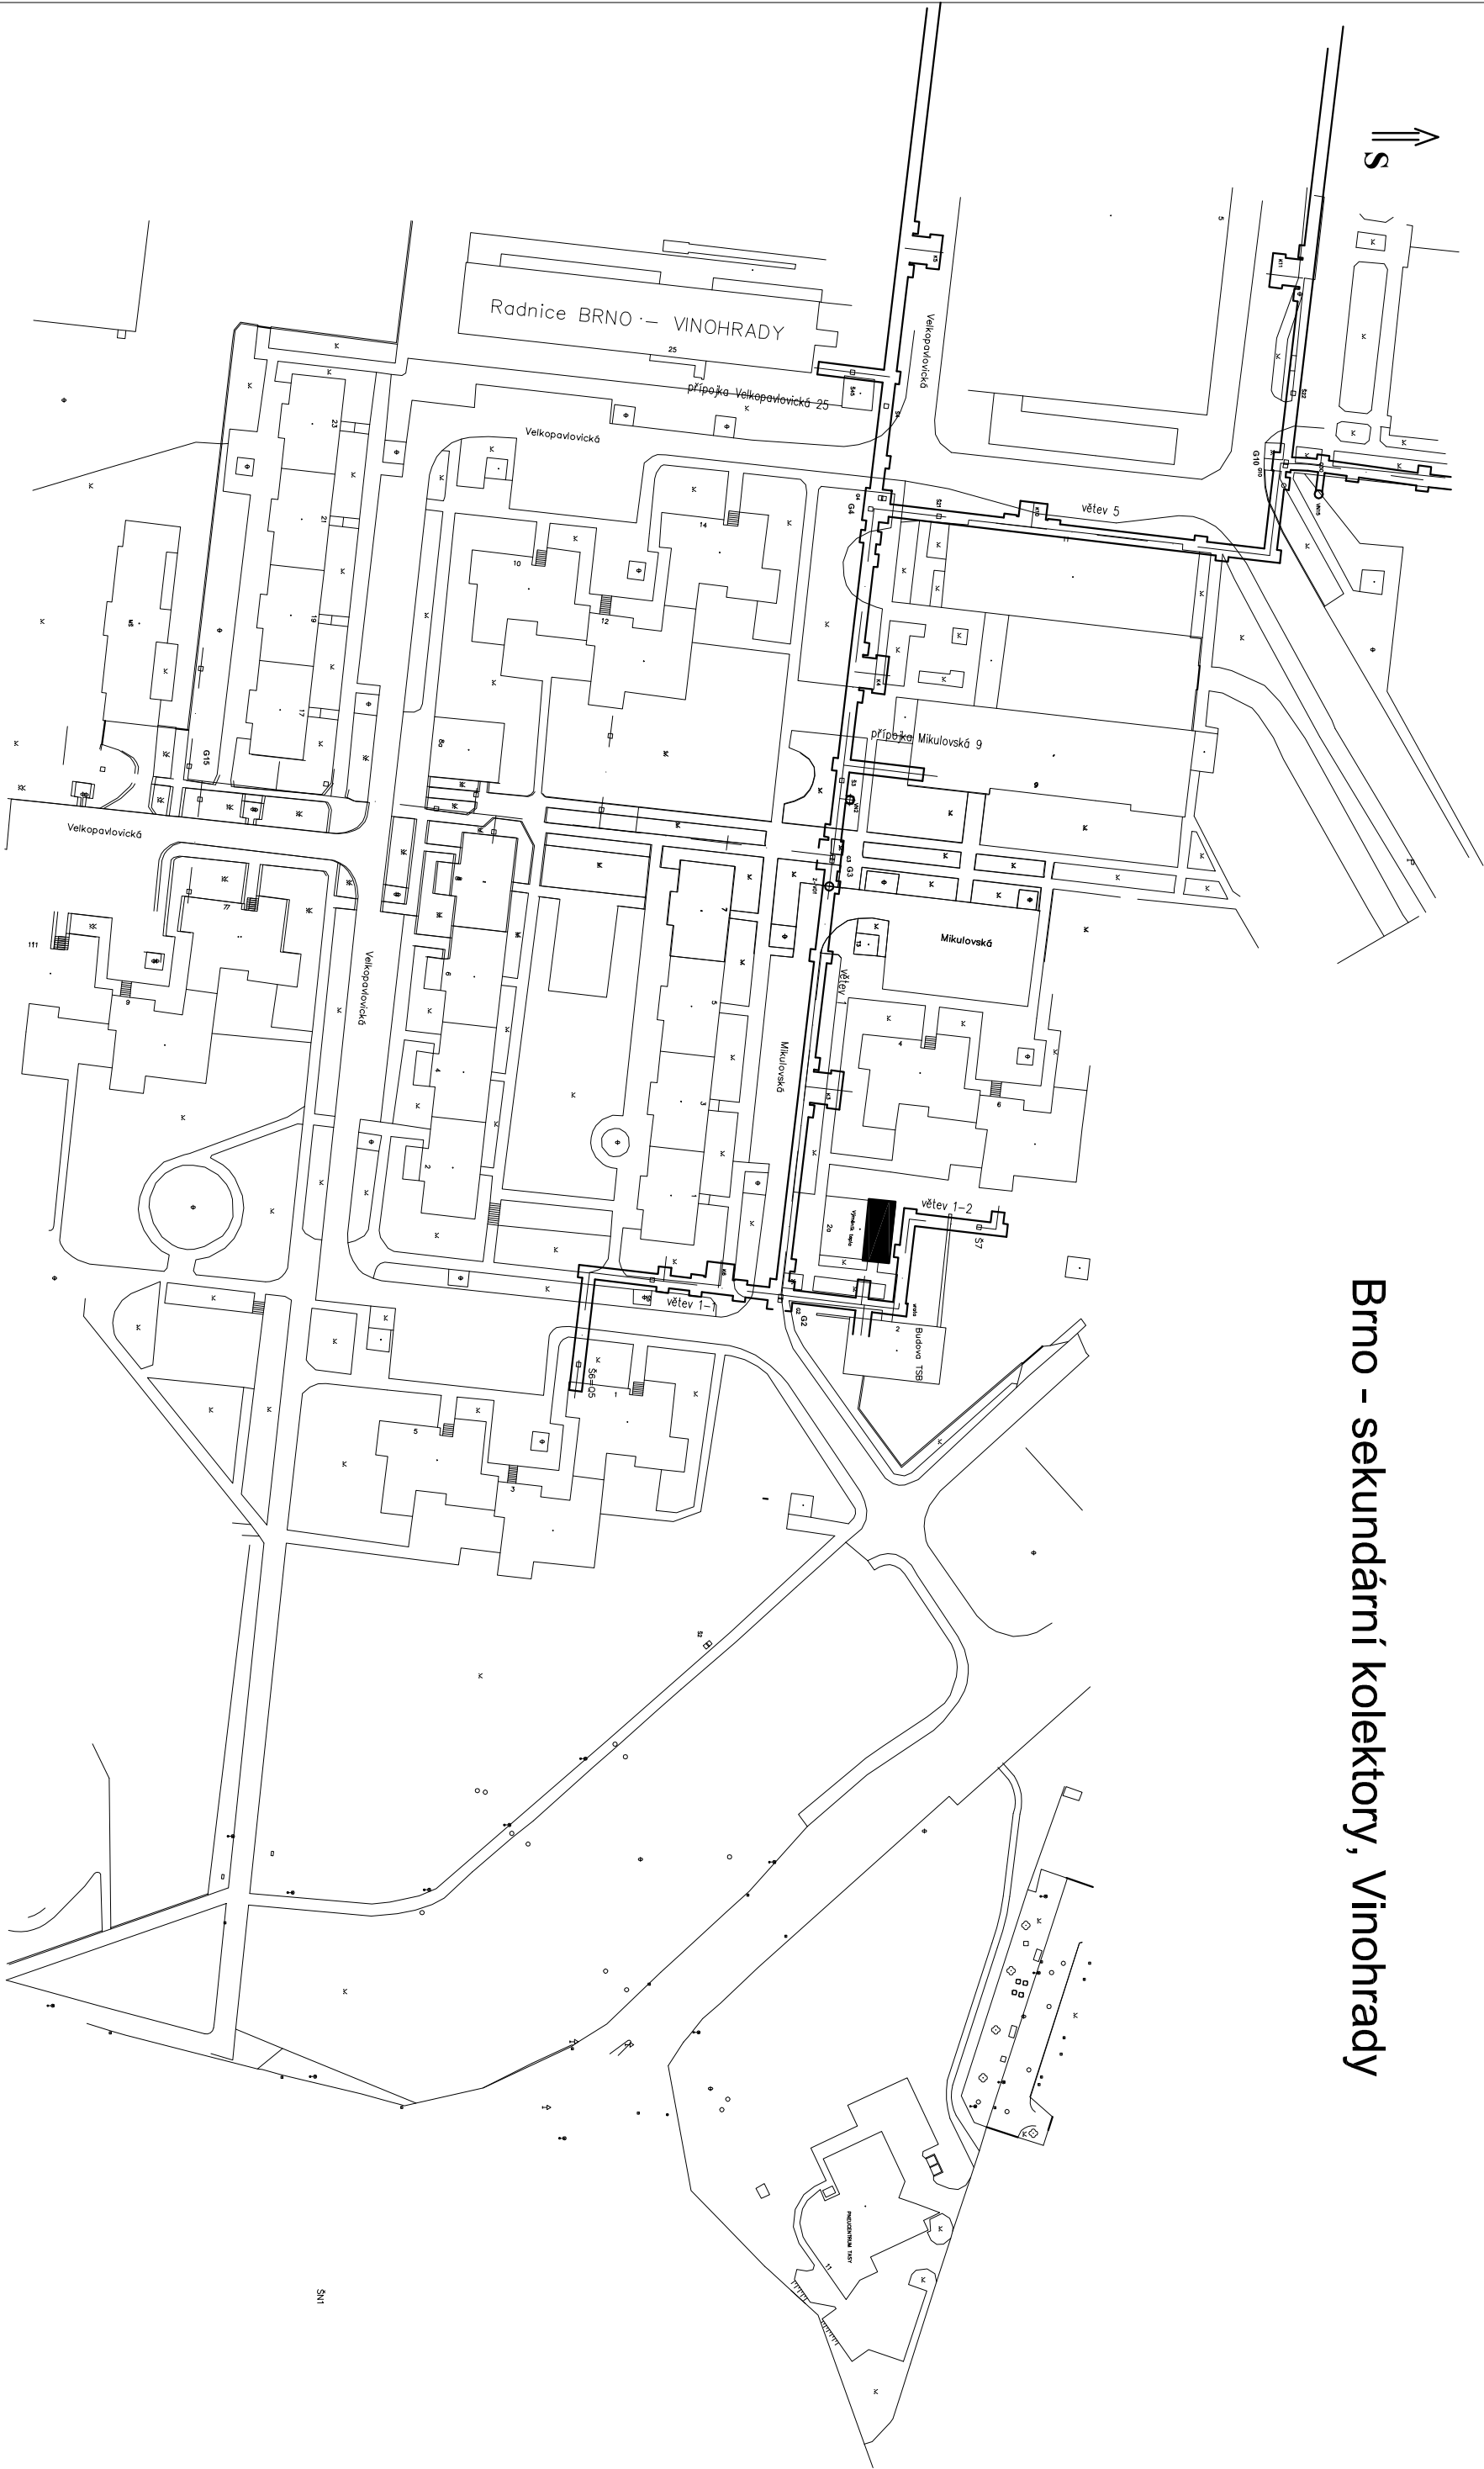

Legenda :

- sekundární kolektory - umístění - větev 5
- sekundární kolektory - umístění - větev 1
- výměník tepla

J.K.projekt Štámkova 7 638 00 Brno ing.komarek@g-mail.com mobil: 732 571 087		Datum: 06/2011		Akce: Sekundární kolektory Brno - Vinohrady		Zakáz. číslo: JK-2011-18	
Kontroloval: Ing.J. Komárek 		Část: Sdělovací vedení		Výkres: Vyzářovací kabel pro radiovou síť situace		Měřítko: 1:1000	
Projektant: Ing.J. Komárek 						Výkres č. 01-5	