


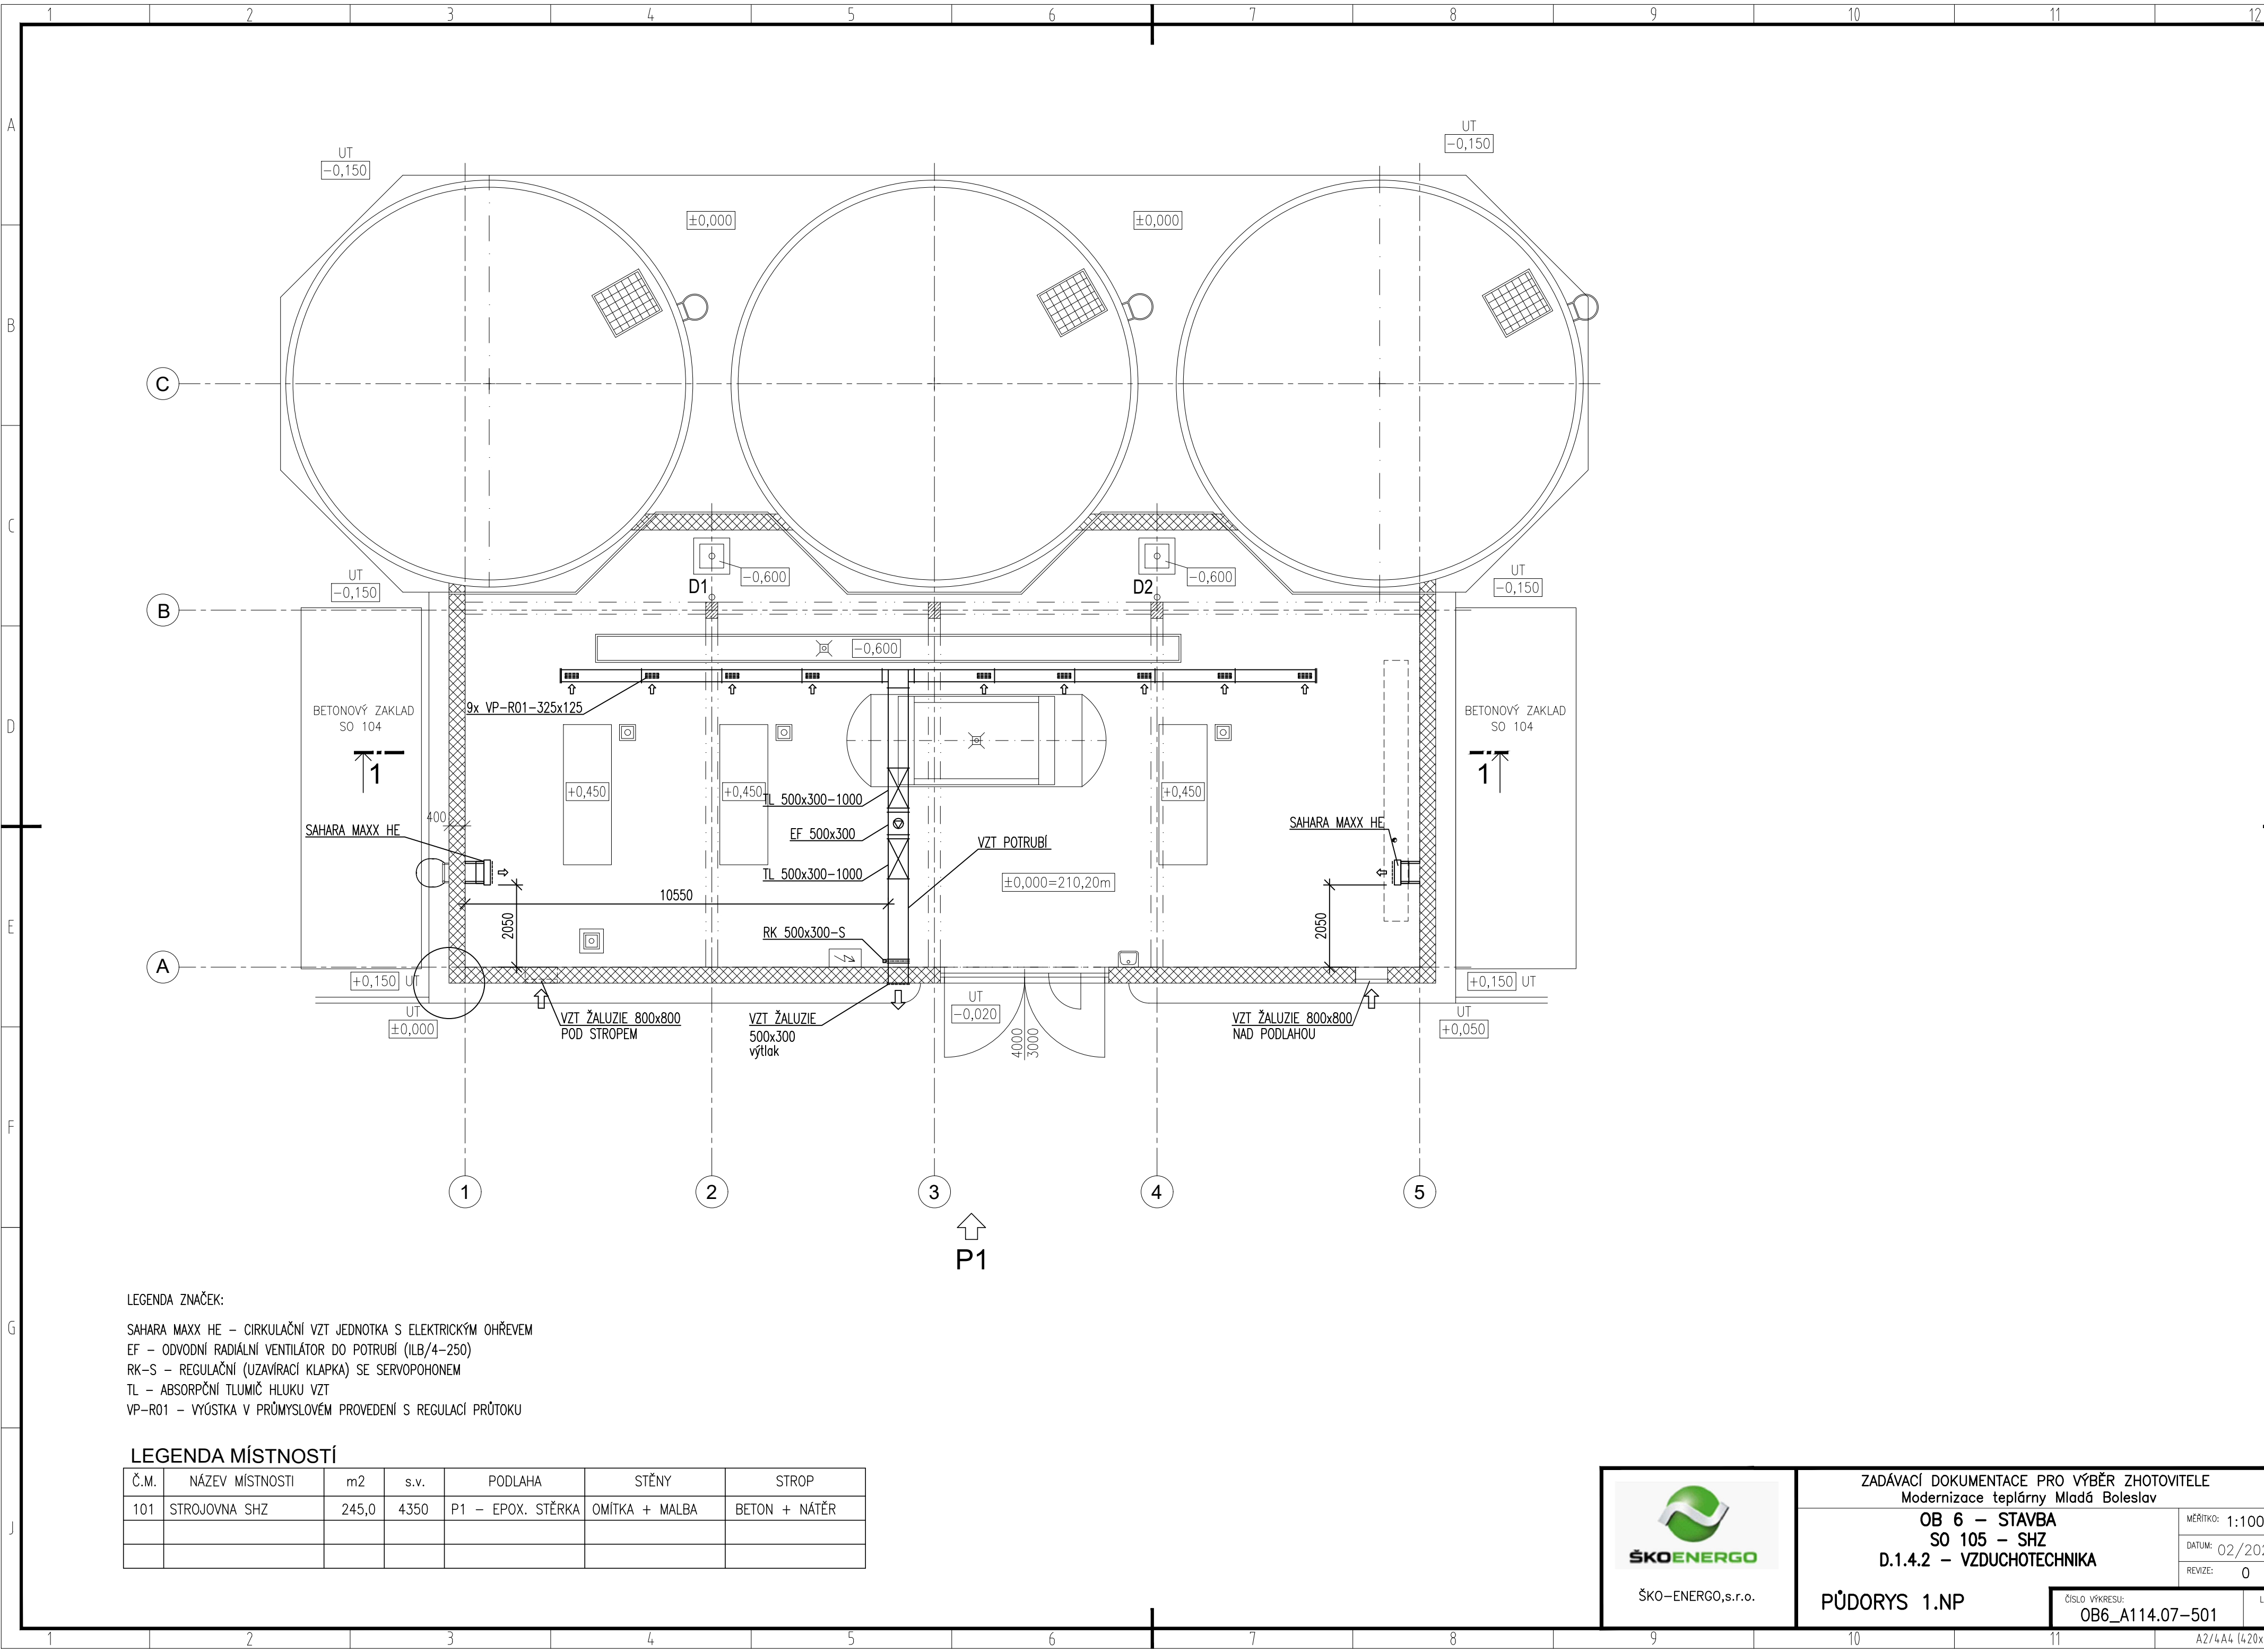

LEGENDA ZNAČEK:

SAHARA MAXX HE – CÍRKULAČNÍ VZT JEDNOTKA S ELEKTRICKÝM OHŘEVEM
EF – ODVODNÍ RADIÁLNÍ VENTILÁTOR DO POTRUBÍ (ILB/4-250)
RK-S – REGULAČNÍ (UZAVÍRACÍ Klapka) SE SERVOPOHONEM
TL – ABSORPČNÍ TLUMIČ HLUKU VZT
VP-R01 – VÝUSTKA V PRŮMYSLOVÉM PŘEVODNÍ S REGULACÍ PRŮTOKU

LEGENDA MÍSTNOSTÍ						
Č.M.	NÁZEV MÍSTNOSTI	m2	s.v.	PODLAHA	STĚNY	STROP
101	STROJOVNA SHZ	245,0	4350	P1 – EPOX. STĚRKA	OMÍTKA + MALBA	BETON + NÁTĚR



ŠKO-ENERGO, s.r.o.

ZADÁVACÍ DOKUMENTACE PRO VÝBĚR ZHOTOVITELE
Modernizace teplárny Mladá Boleslav

OB 6 – STAVBA
SO 105 – SHZ
D.1.4.2 – VZDUCHOTECHNIKA

PŮDORYS 1.NP

MĚŘÍTKO: 1:100
DATUM: 02/2024
REVIZE: 0

ČÍSLO VÝKRESU: **OB6_A114.07-501**
LIST: 1