


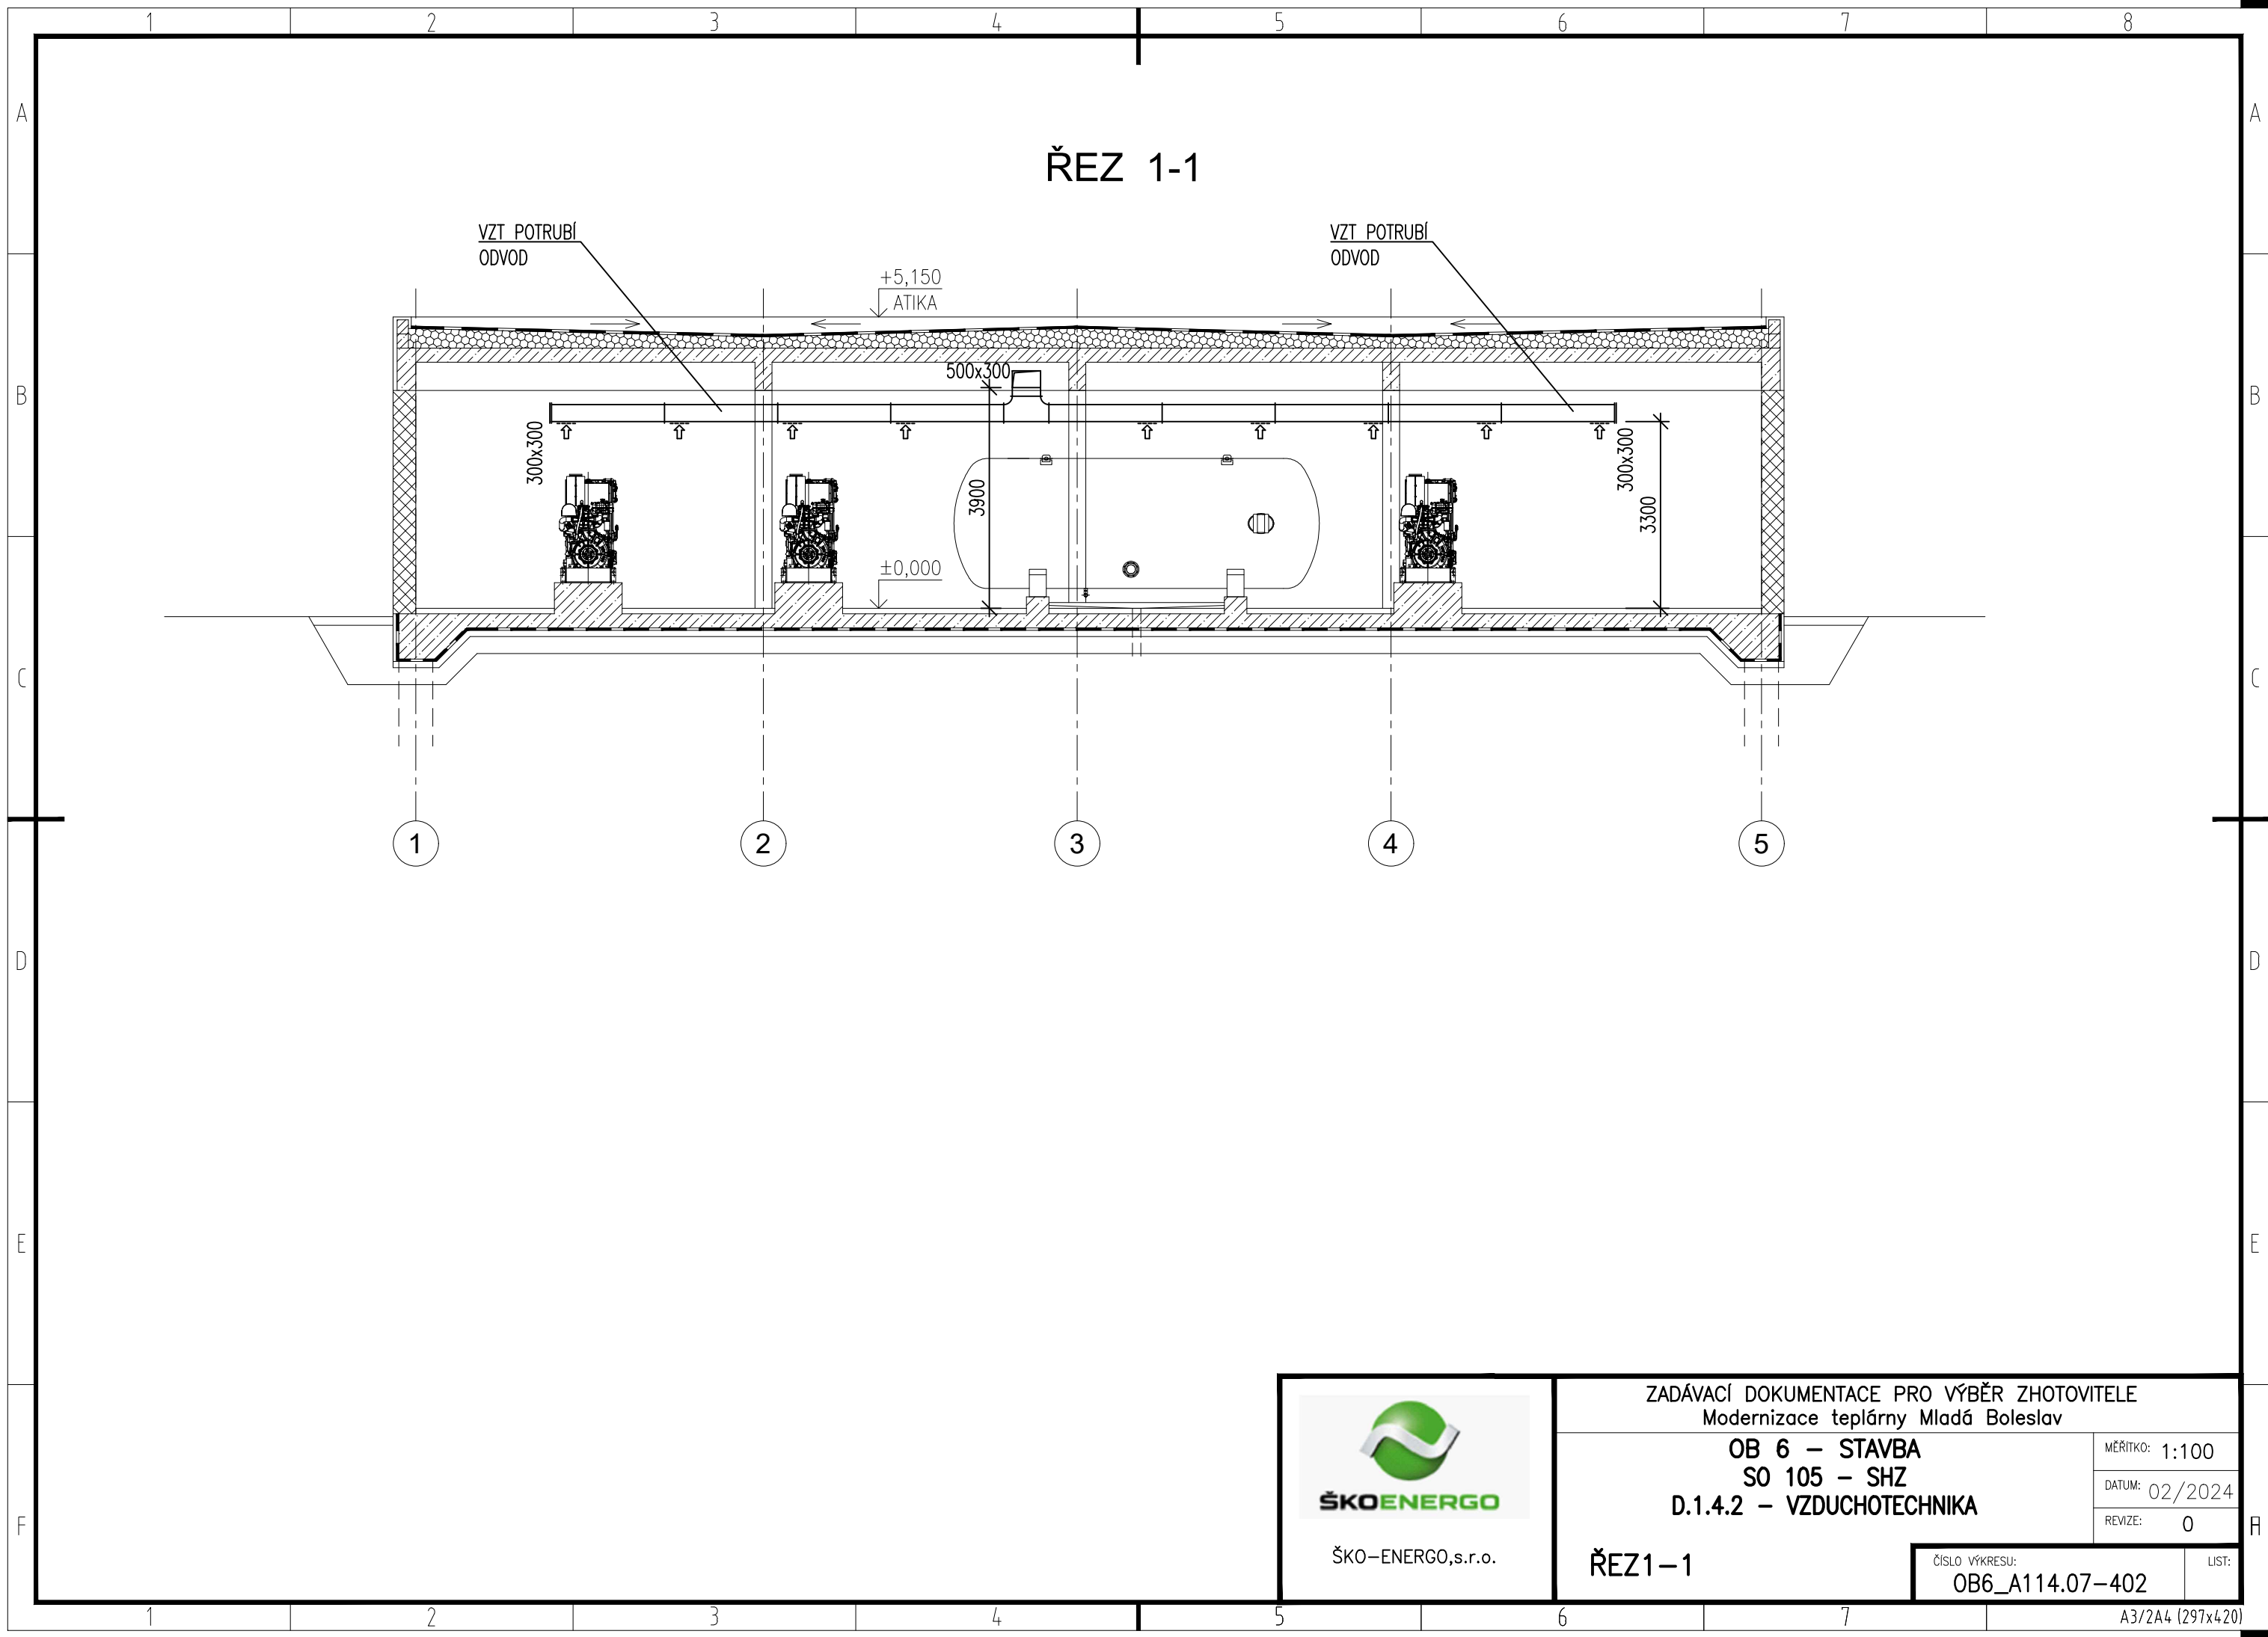

ŠKO-ENERGO, s.r.o.

ZADÁVACÍ DOKUMENTACE PRO VÝBĚR ZHOTOVITELE
Modernizace teplárny Mladá Boleslav

OB 6 – STAVBA
SO 105 – SHZ
D.1.4.2 – VZDUCHOTECHNIKA

ŘEZ1-1

ČÍSLO VÝKRESU:
OB6_A114.07-402

MĚŘÍTKO: 1:100
DATUM: 02/2024
REVIZE: 0

LIST: