




ZÁKLADNÍ SESTAVA PRO DN 300

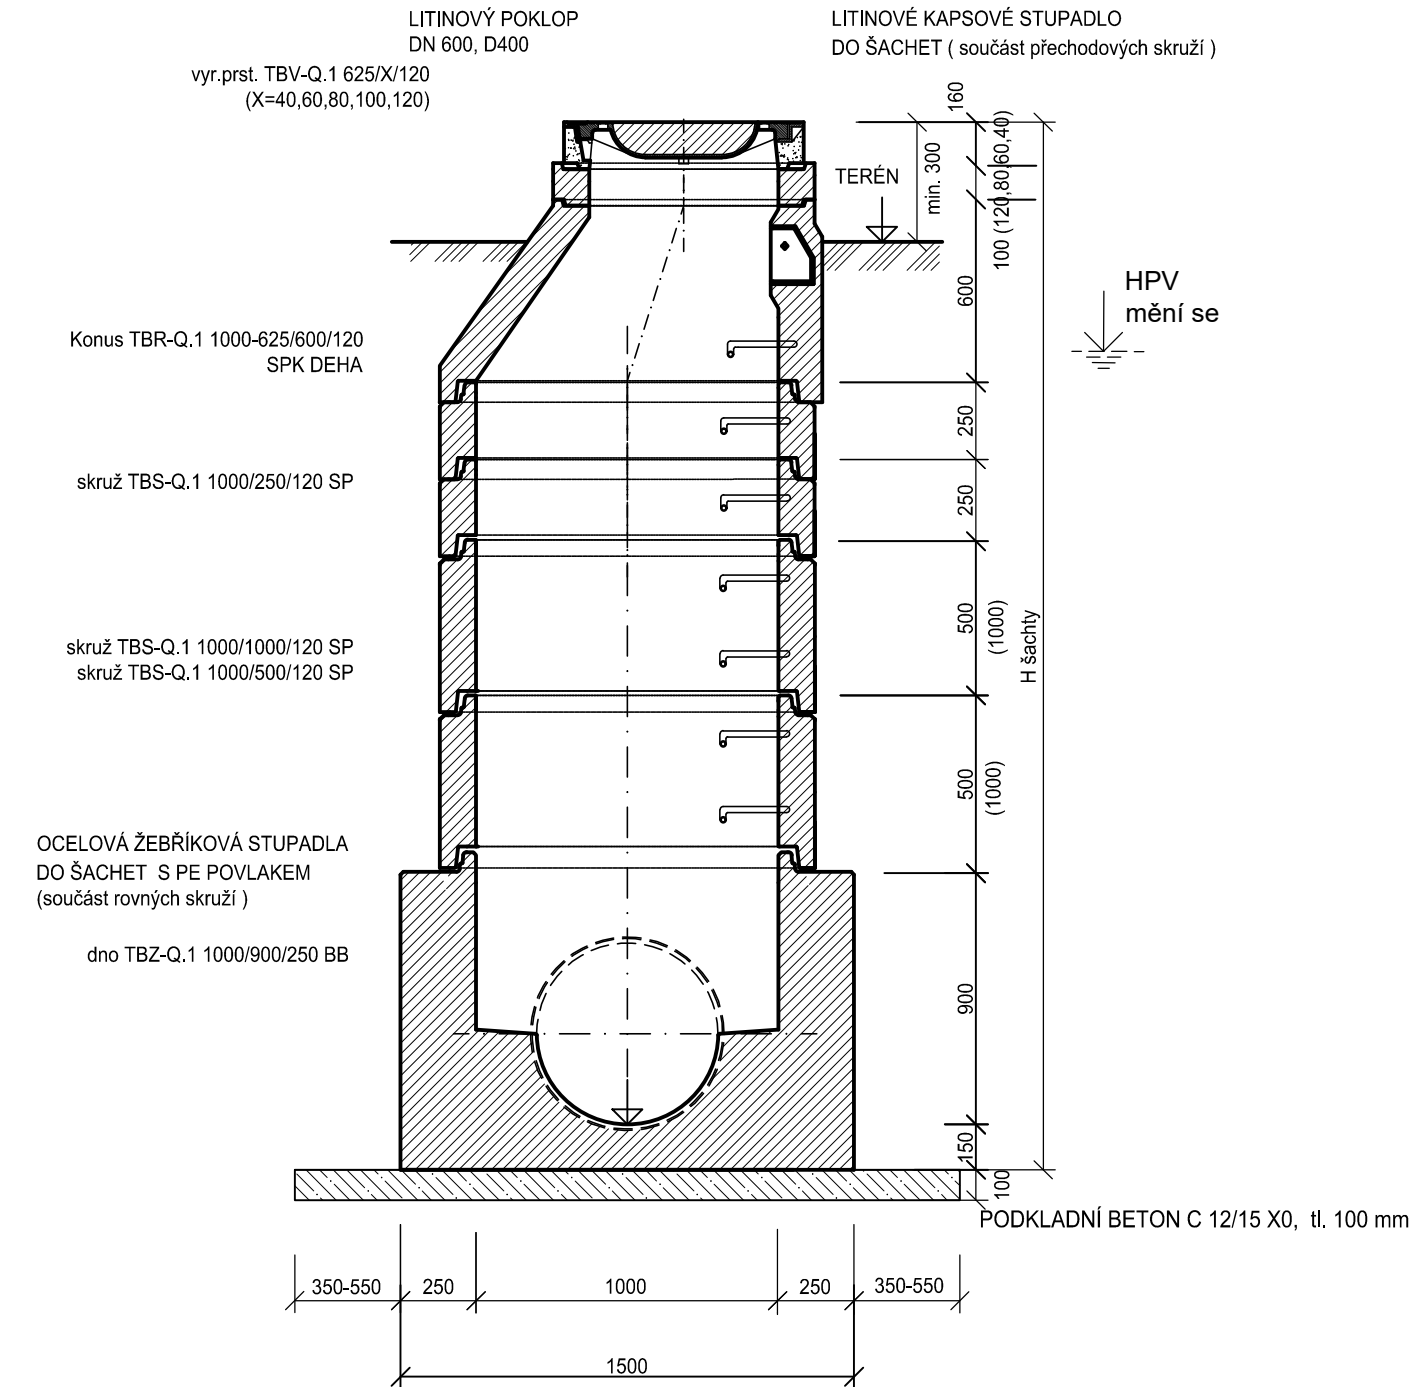


PŮDORYS SPODNÍ ČÁSTI ŠACHTY

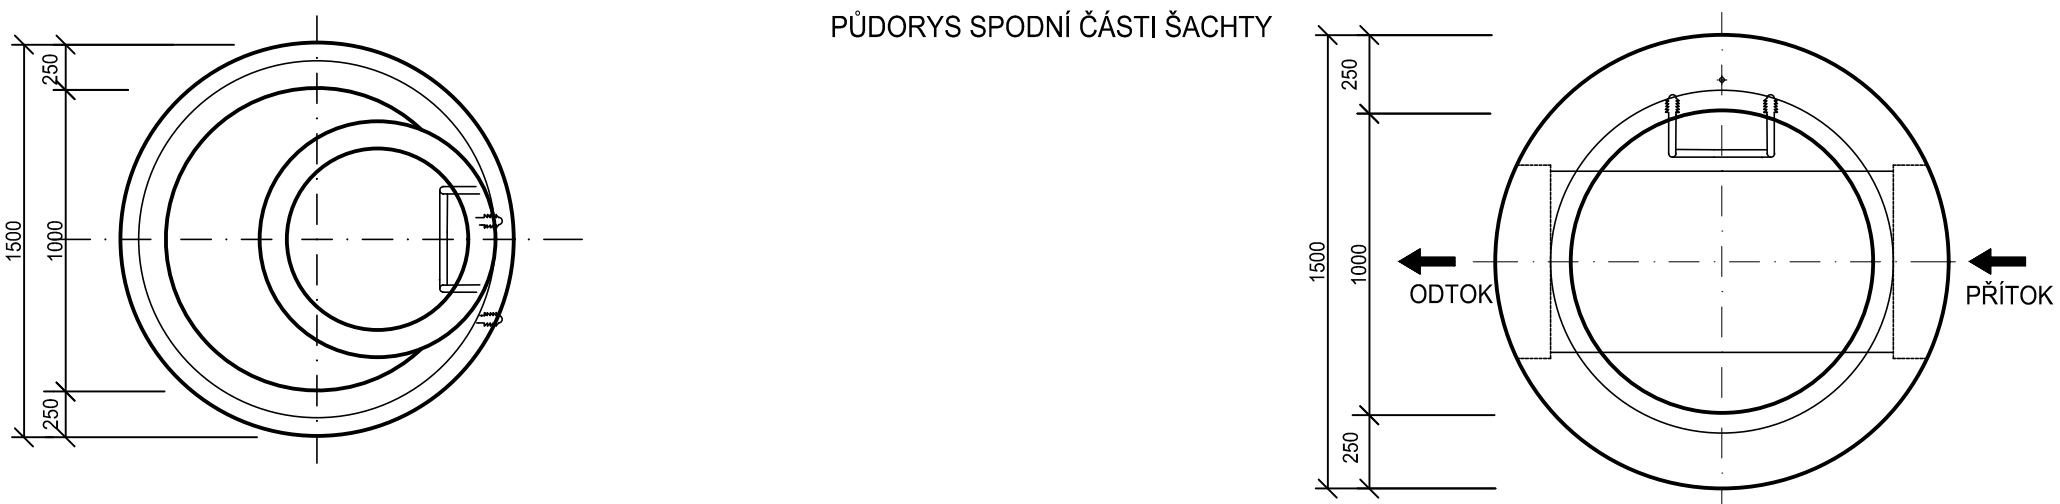

LITINOVÝ POKLOP
DN 600, D400

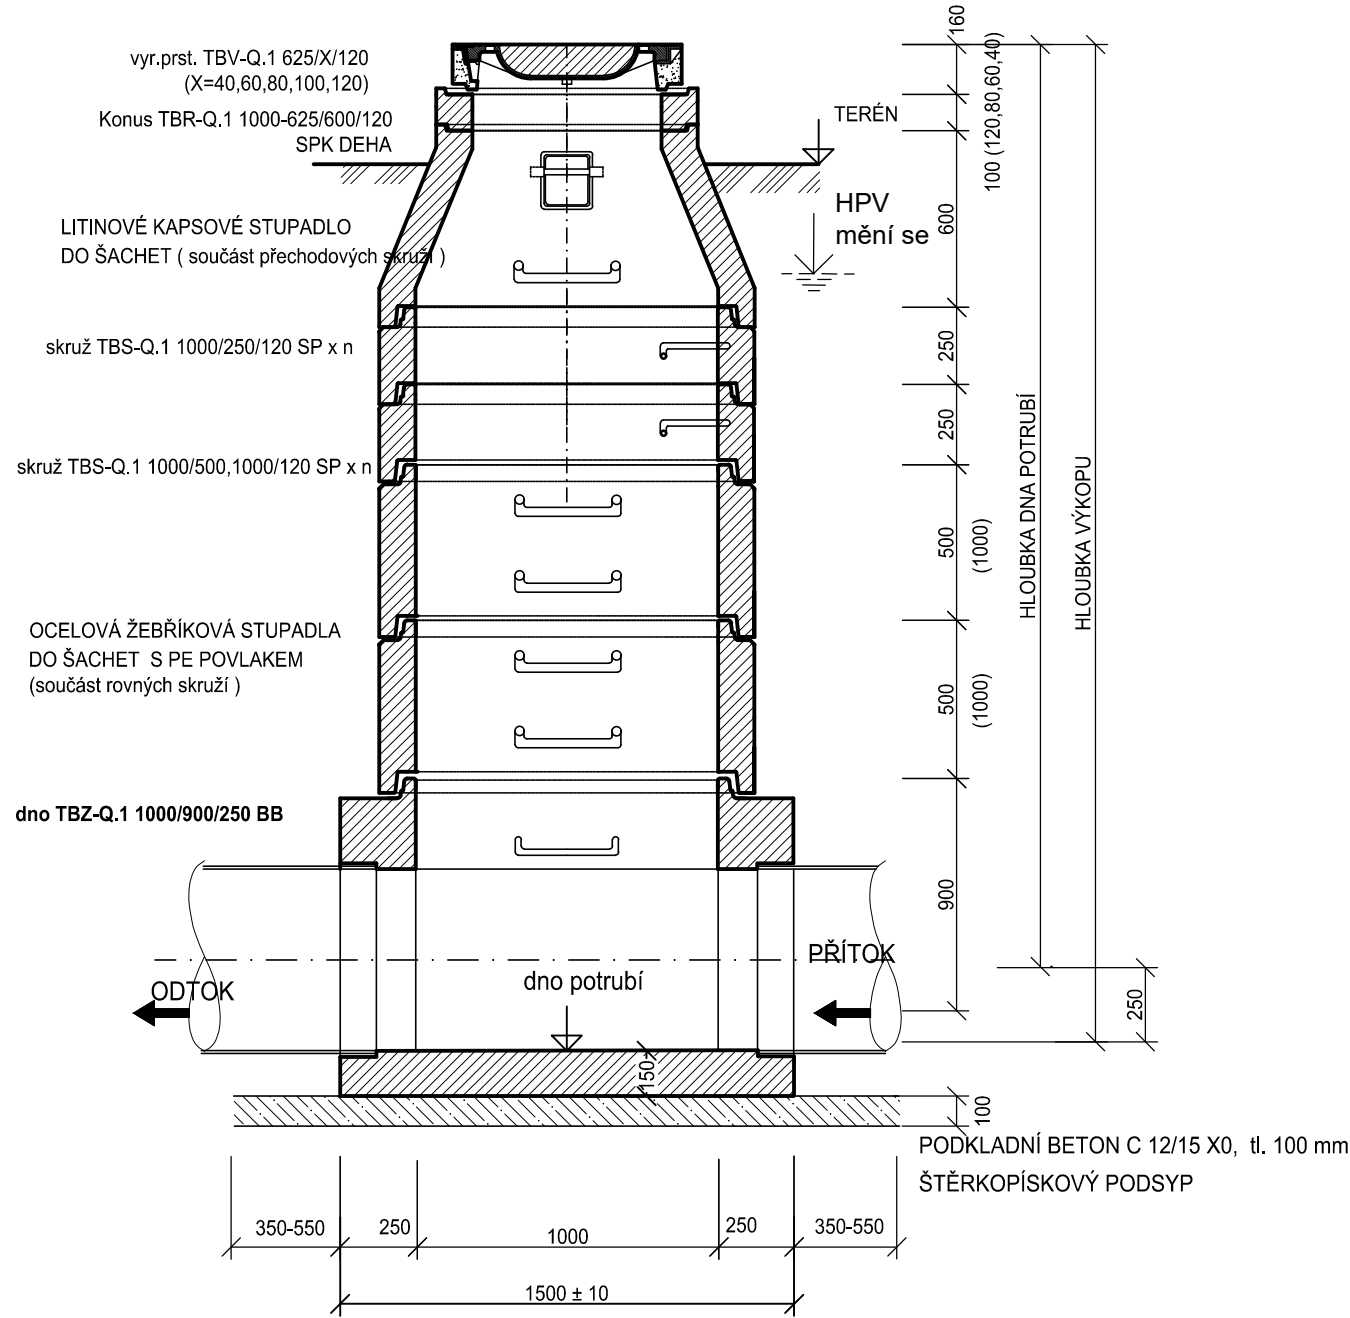

PŘÍKLAD OSAZENÍ POKLOPU DO KOMUNIKACE

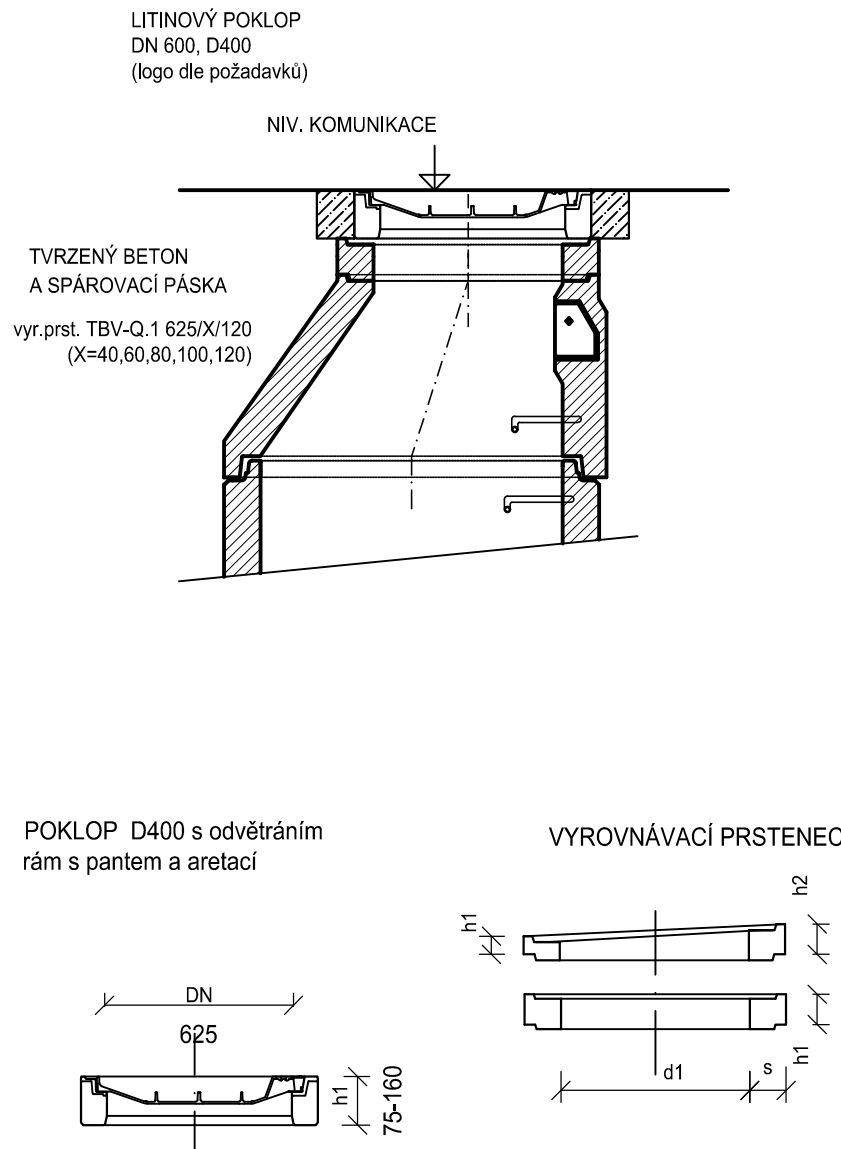

POZN:
- Spoje jednotlivých šachetních prefabrikovaných dílců musí být řešeny jako **vodotěsné**, bude použito pryžové elastomerové těsnění dodávané výrobcem dle ČSN EN 681-1.



ŠKO-ENERGO,s.r.o.

ZADÁVACÍ DOKUMENTACE PRO VÝBĚR ZHOTOVITELE
Modernizace teplárny Mladá Boleslav

OB 6 – STAVBA
IO 302 Kanalizace

MĚŘÍTKO: 1:25

DATUM: 02/2024

REVIZE: 0

VZOROVÁ ŠACHTA

ČÍSLO VÝKRESU:
OB6_A114.14-004

LIST: