



PŮDORYS NA KÓŤE 206,00

M = 1:100

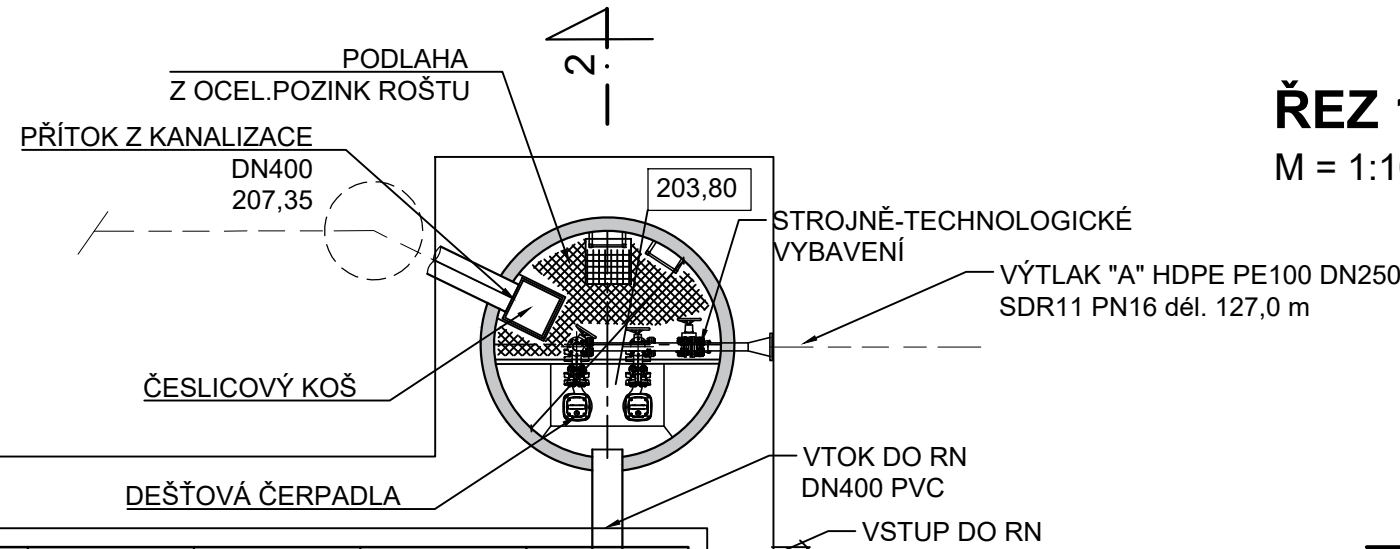

ŘEZ 1-1


M = 1:100

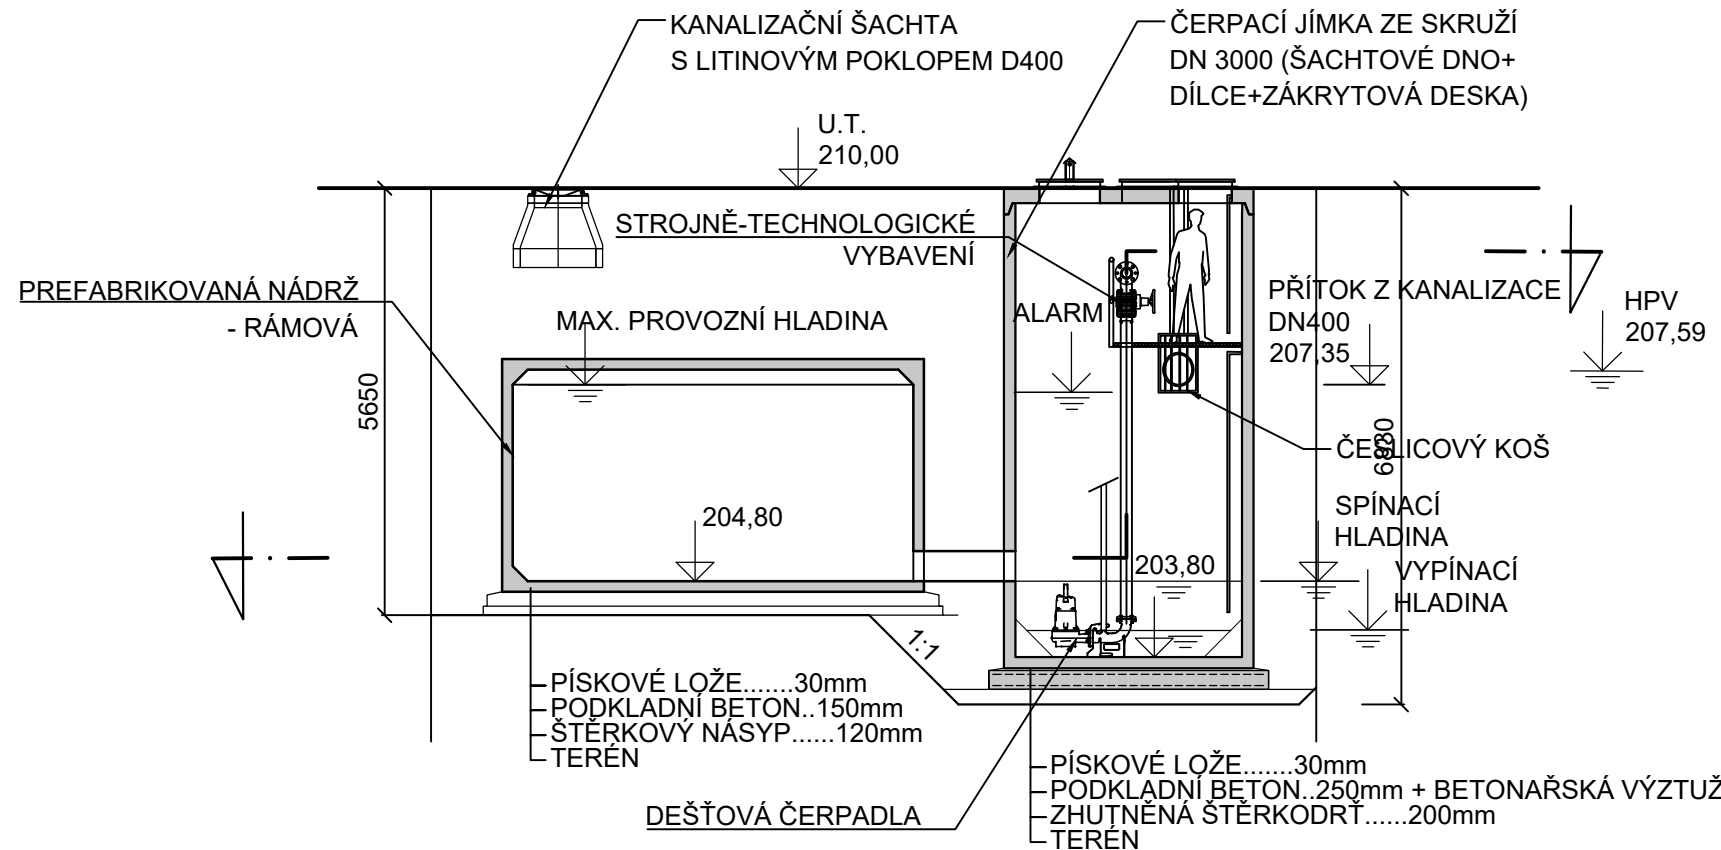

ÚPRAVA KONSTRUKCÍ VŮČI VZTLAKU


- RETENČNÍ NÁDRŽ A ČERPAČÍ JÍMKA BUDE OPATŘENÁ KONSTRUKCÍ PROTI VZTLAKU PODZEMNÍ VODY
- KONKRÉTNÍ OPATŘENÍ JE POTŘEBA NAVRHNOUT PŘED REALIZACÍ
- BETONOVÝ ZÁKLAD MUSÍ BÝT PEVNĚ SPOJEN Z KONSTRUKCÍ RN A ČJ
- V PŘÍPADĚ ČJ JE ODPOŘUČENO OBETONOVÁNÍ SPODNÍHO DÍLU DO URČENÉ VÝŠKY (URČÍ VÝPOČET) A JEHO PROPOJENÍ SE ZÁKLADOVOU KONSTRUKCÍ
- PŘI VÝSTAVBĚ JE NUTNO UVAŽOVAT Z PŘÍTOKEM VODY DO STAVEBNÍ JÁMY.
- BĚHEM VÝSTAVBY JE NUTNO VODY Z JÁMY ODČERPÁVAT

SCHÉMA OBETONOVÁNÍ

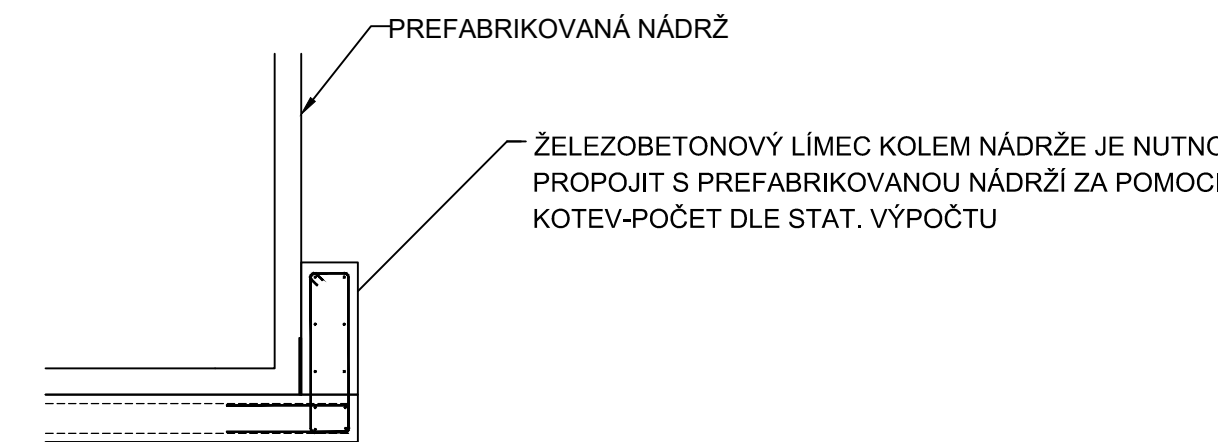

ŘEZ 1-1

M = 1:100

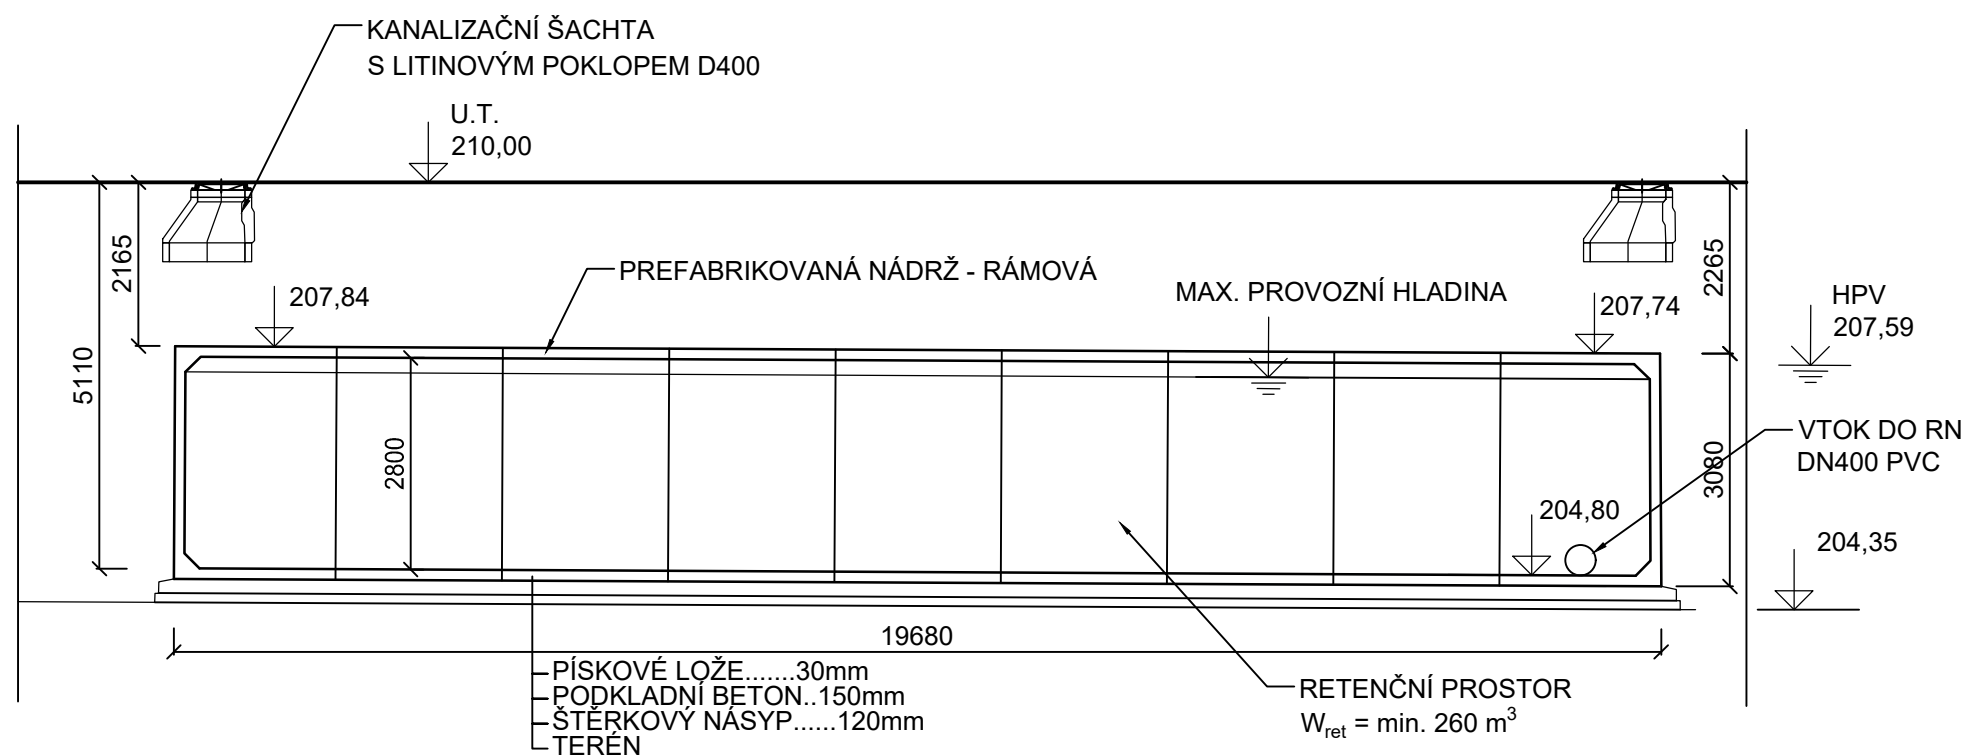

POZN.:

- NA PŘÍTOKU DO ČJ BUDE OSAZEN ČESLICOVÝ KOŠ PRO POTRUBÍ DN400
- TECHNOLOGICKÝ ROZVADĚČ BUDE OSAZEN MIMO ZPEVNĚNOU PLOCHU - DO ZELENĚ
- POKLOPY PRO TECHNOLOGII A VSTUPY DO ČJ JSOU NAVRŽENY JAKO KOMPOZITNÍ. V PŘÍPADĚ ROZHODNUTÍ JE MOŽNÉ JE ZAMĚNIT JE ZA LITINOVÉ, POJÍZDNÉ.
- KLDKA PRO VYTAHOVÁNÍ ČESLICOVÉHO KOŠE JE NAVRŽENA JAKO MOBILNÍ. V PŘÍPADĚ POTŘEBY SE OSADÍ DO OCELOVÉHO TOULCE, UKOTVENÉHO DO STROPU ČJ V MÍSTĚ OTVORU PRO KOŠ.
- V MÍSTĚ VSTUPŮ DO RN STUPAČKY ZREALIZOVAT AŽ PO DNO
- PROSTUPY V RÁMCI RN A VTOKU DO ČJ TĚSNIT PROTI PRŮNIKU VODY
- VNITŘNÍ ŘEBŘÍK (OD MEZIPODESTY NÍŽE) BUDE VYSTROJEN BEZPEČNOSTNÍM LANEM NA UPÍNÁNÍ



ŠKO-ENERGO, s.r.o.

ZADÁVACÍ DOKUMENTACE PRO VÝBĚR ZHOTOVITELE
Modernizace tepláreny Mladá Boleslav

OB 6 - STAVBA
IO 302 Kanalizace

RETENČNÍ DEŠŤOVÁ NÁDRŽ S
ČERPAČÍ JÍMKOU

MĚŘÍTKO: 1:100

DATUM: 02/2024

REVIZE: 0

ČÍSLO VÝKRESU:
OB6_A114.14-005

LIST: