


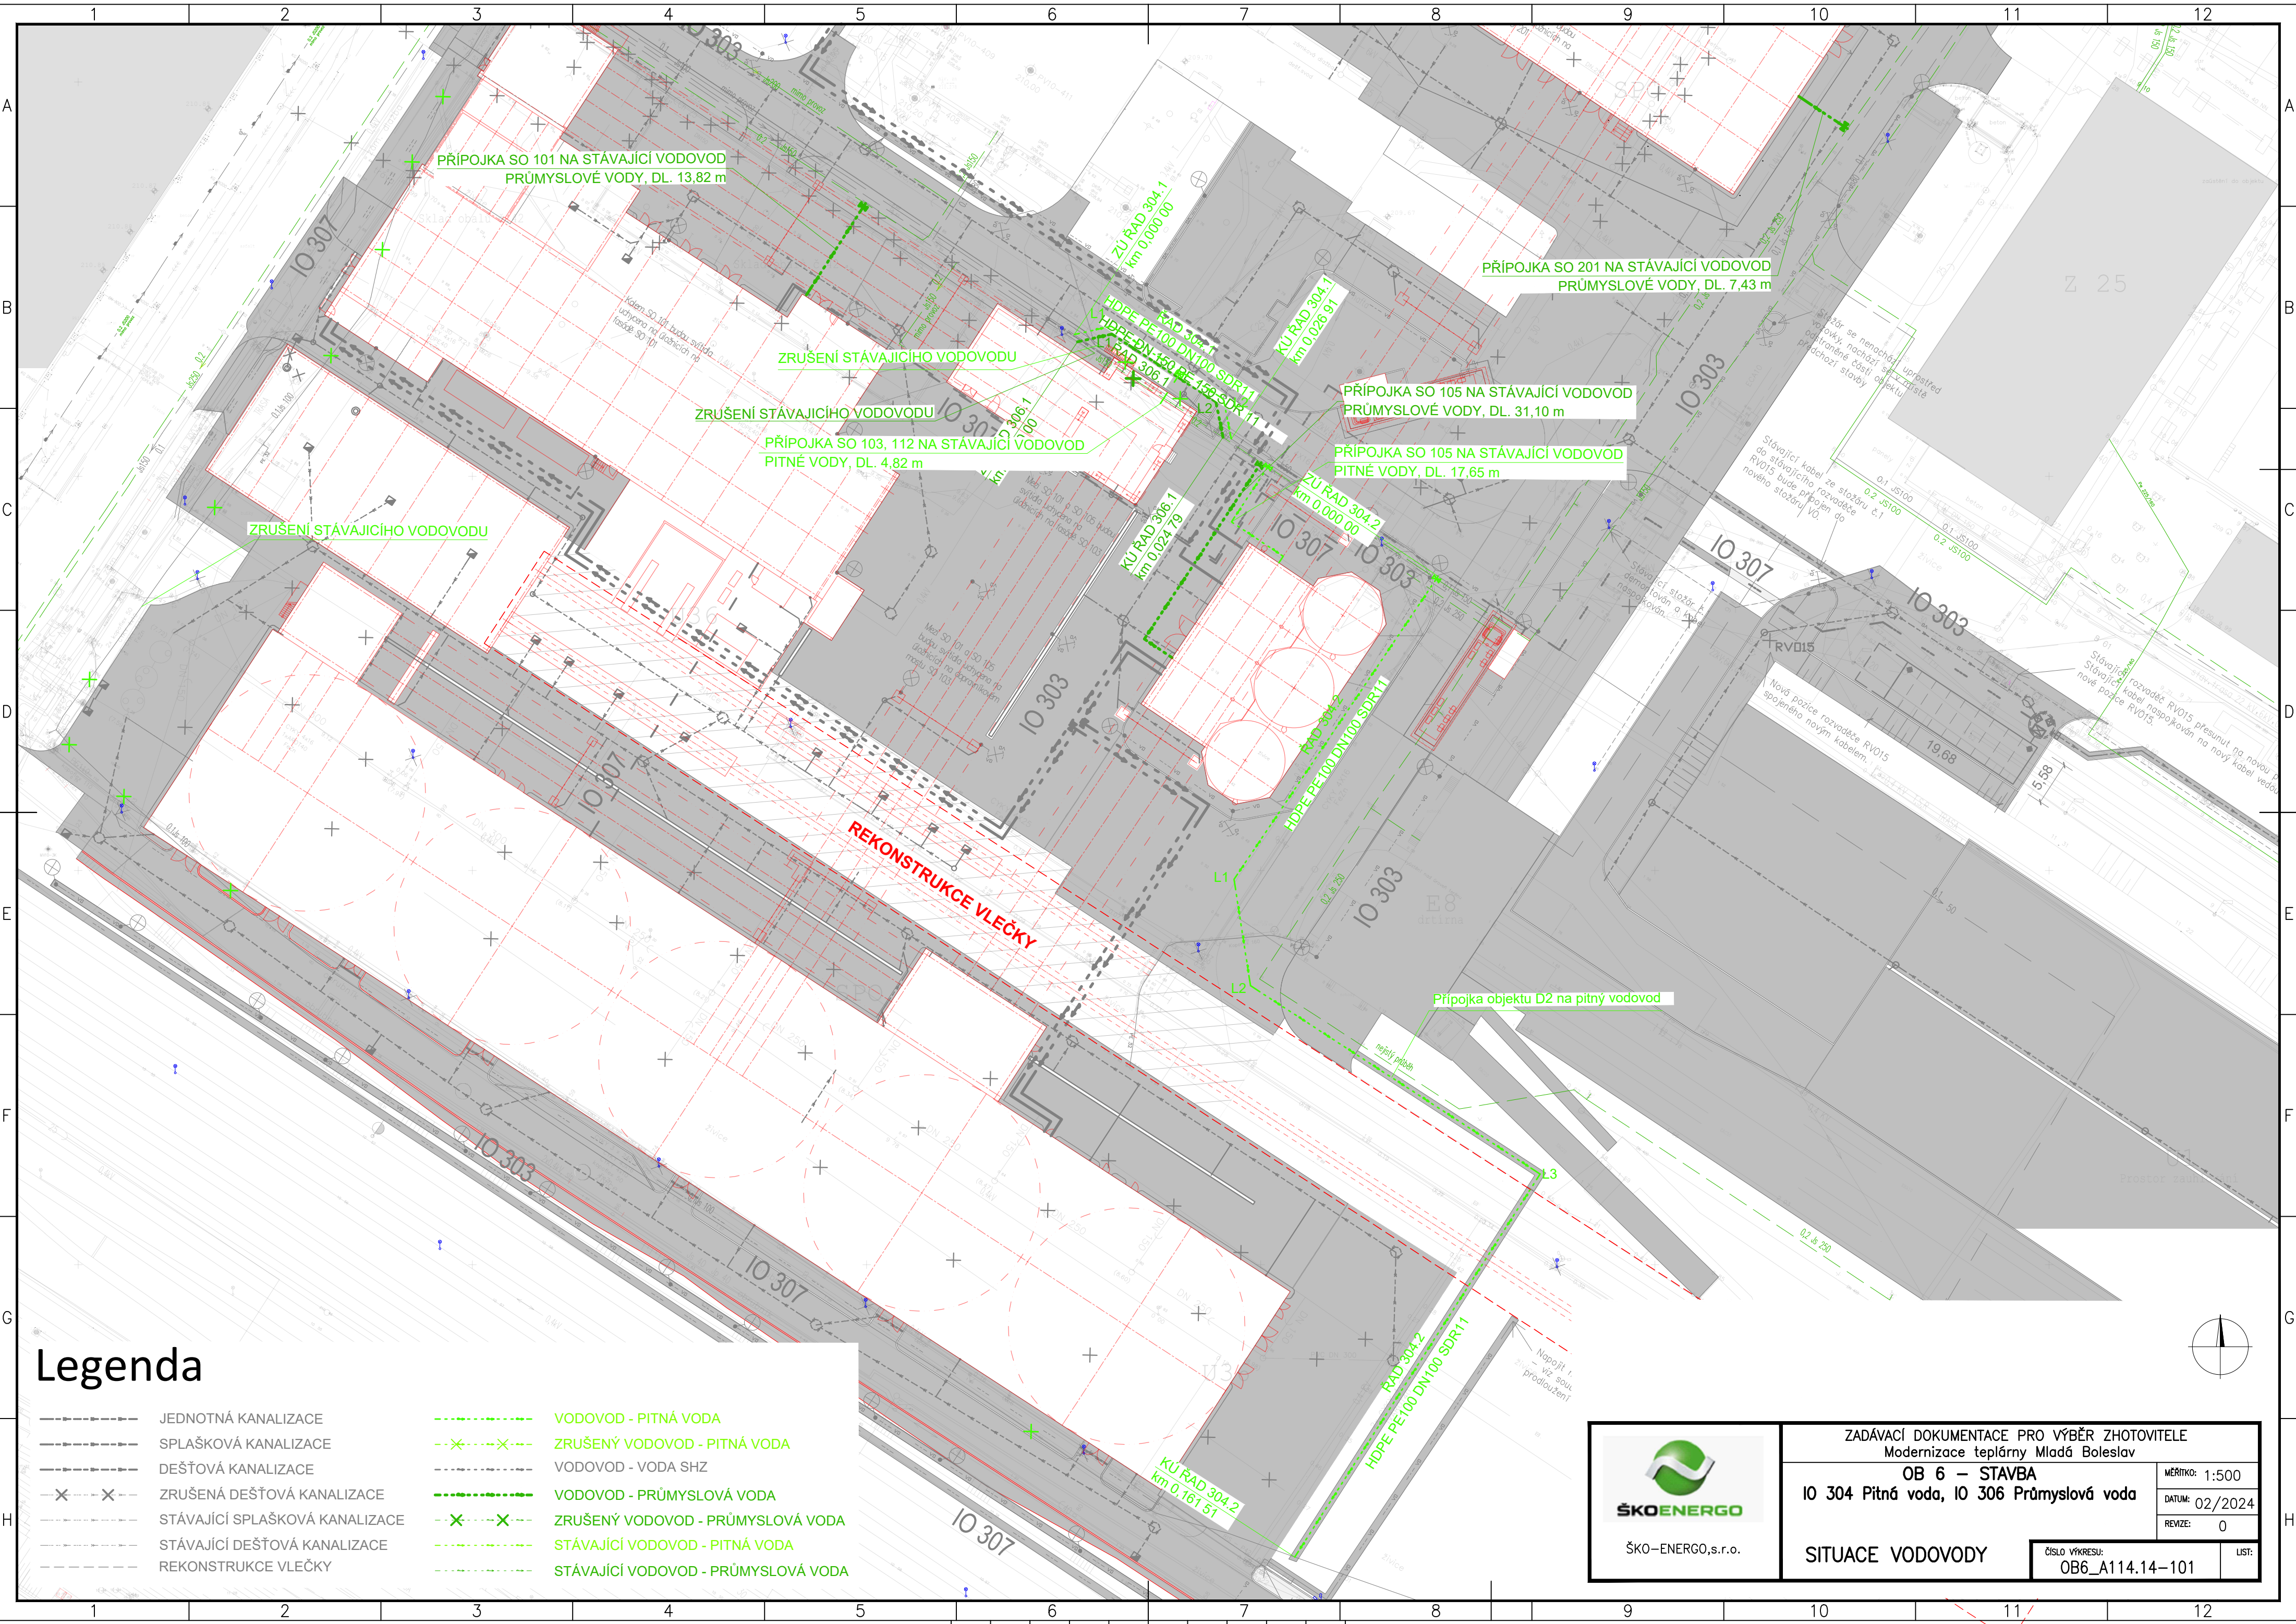

Legenda

- | | | | |
|---------|--------------------------------|-------|-------------------------------------|
| ----- | JEDNOTNÁ KANALIZACE | ----- | VODOVOD - PITNÁ VODA |
| ----- | SPLAŠKOVÁ KANALIZACE | ----- | ZRUŠENÝ VODOVOD - PITNÁ VODA |
| ----- | DEŠŤOVÁ KANALIZACE | ----- | VODOVOD - VODA SHZ |
| ✕-----✕ | ZRUŠENÁ DEŠŤOVÁ KANALIZACE | ----- | VODOVOD - PRŮMYSLOVÁ VODA |
| ----- | STÁVAJÍCÍ SPLAŠKOVÁ KANALIZACE | ----- | ZRUŠENÝ VODOVOD - PRŮMYSLOVÁ VODA |
| ----- | STÁVAJÍCÍ DEŠŤOVÁ KANALIZACE | ----- | STÁVAJÍCÍ VODOVOD - PITNÁ VODA |
| ----- | REKONSTRUKCE VLEČKY | ----- | STÁVAJÍCÍ VODOVOD - PRŮMYSLOVÁ VODA |

 ŠKO-ENERGO, s.r.o.	ZADÁVACÍ DOKUMENTACE PRO VÝBĚR ZHOTOVITELE Modernizace teplárny Mladá Boleslav	
	OB 6 – STAVBA IO 304 Pitná voda, IO 306 Průmyslová voda	
	MĚŘÍTKO: 1:500	DATUM: 02/2024
	REVIZE: 0	ČÍSLO VÝKRESU: OB6_A114.14-101
SITUACE VODOVODY		LIST: