


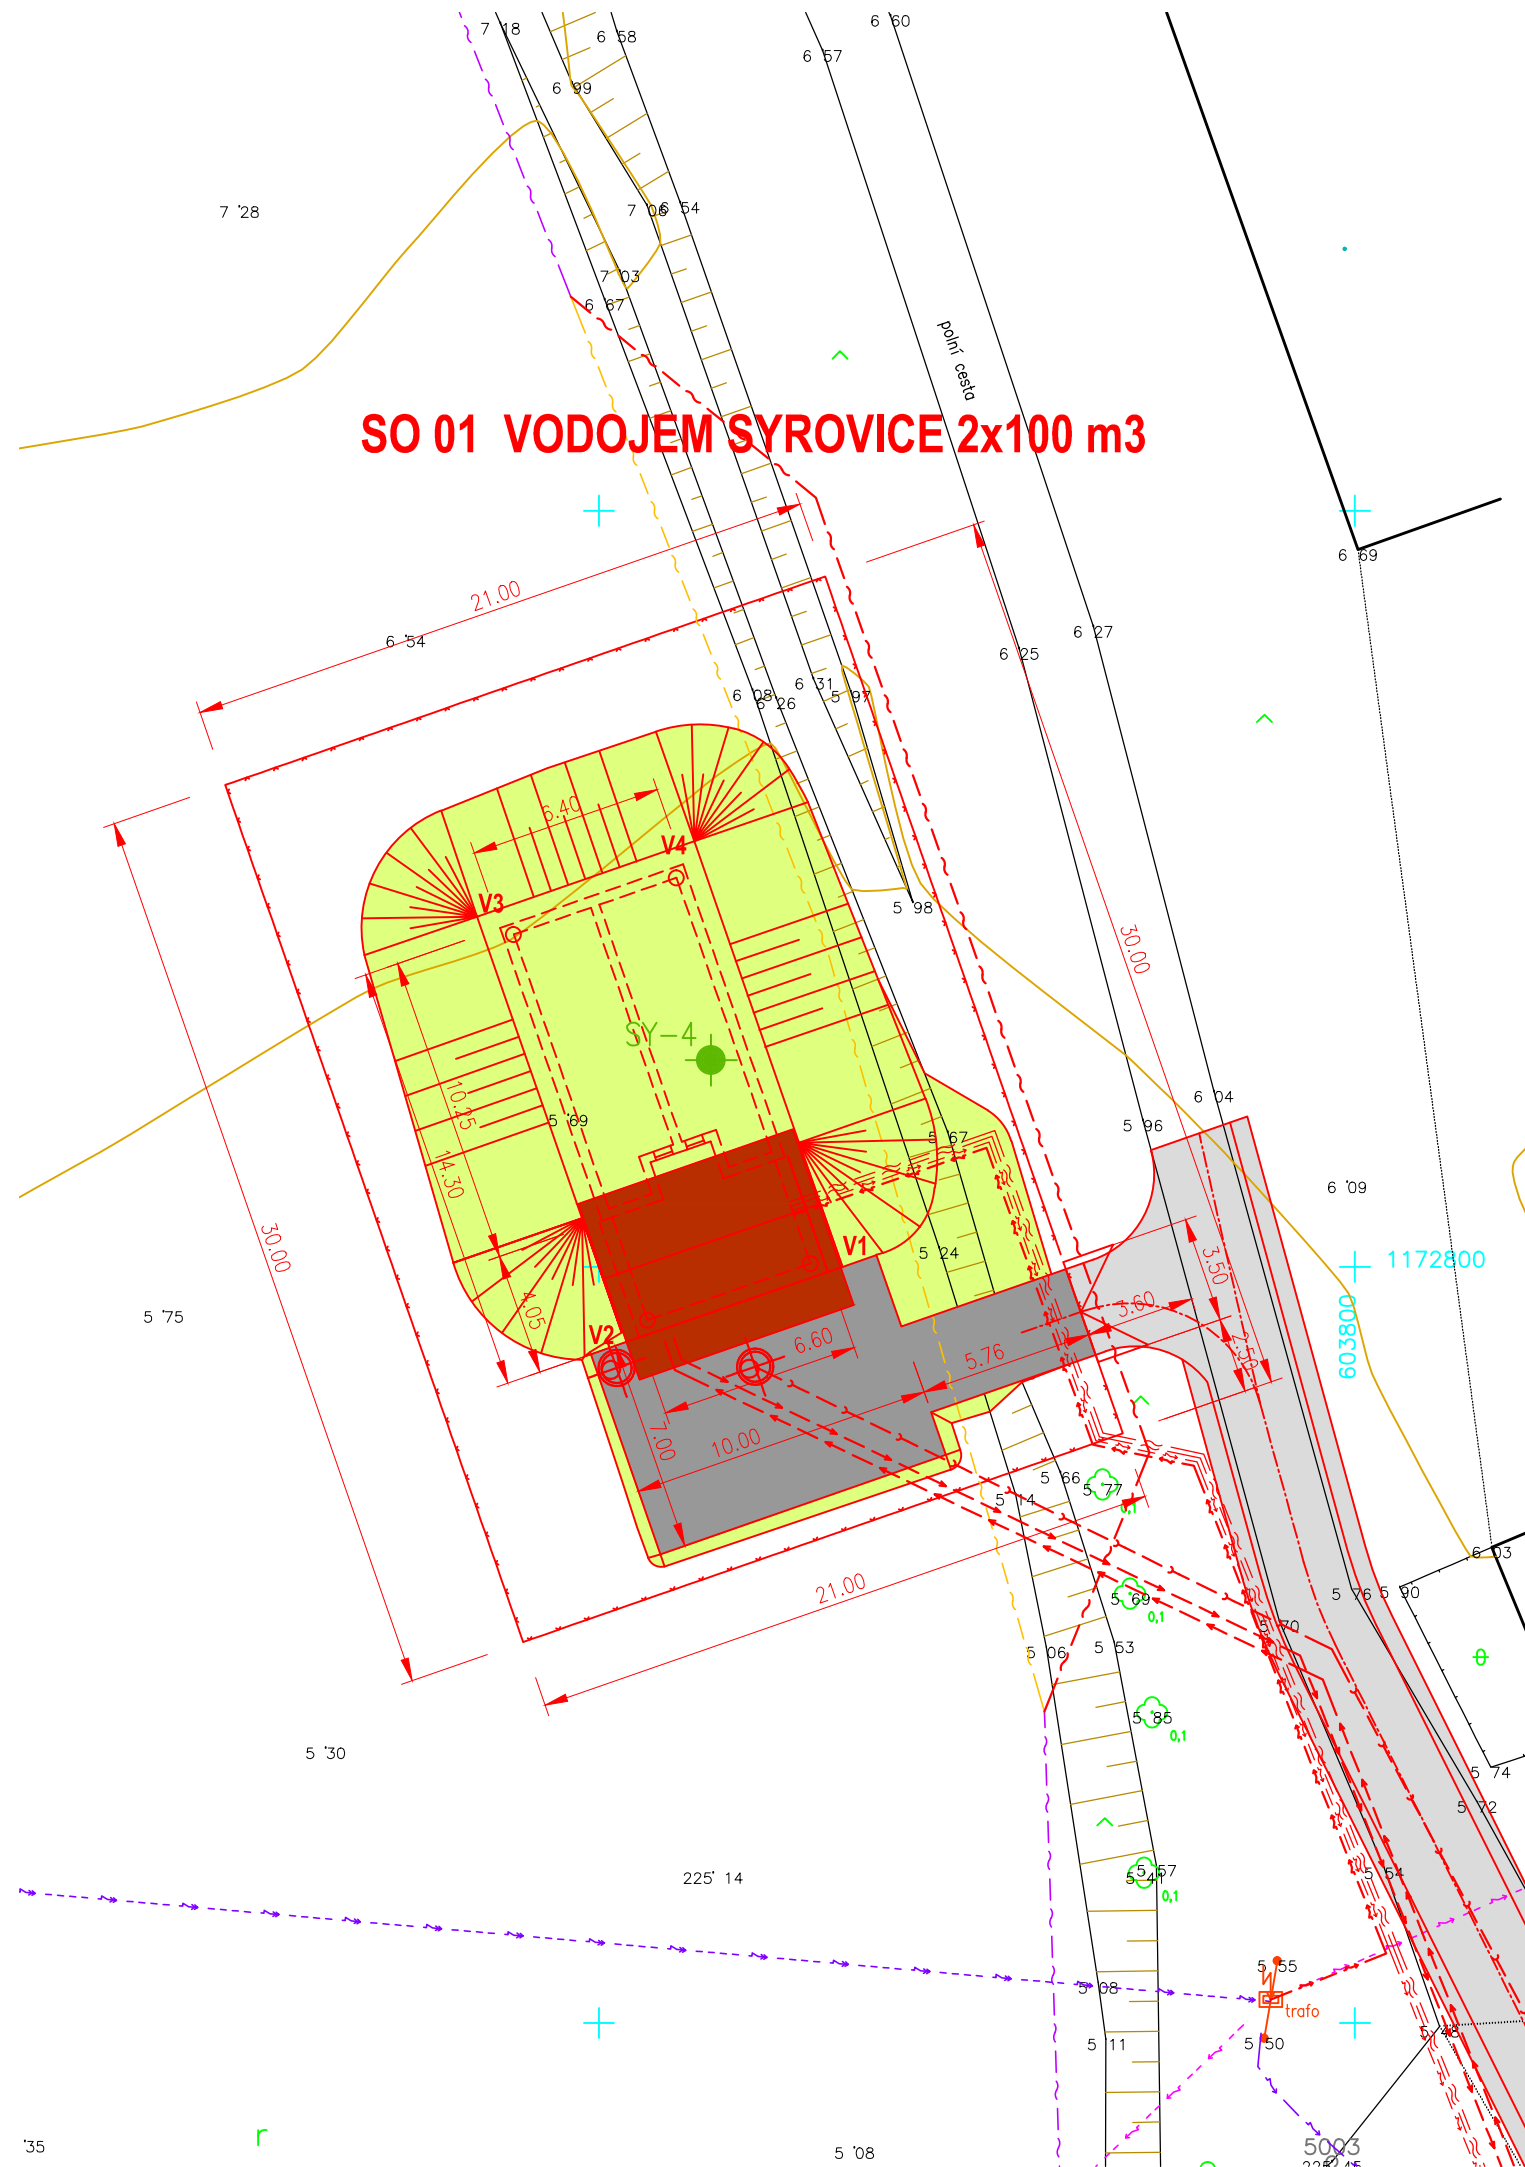

LEGENDA:

STÁVAJÍCÍ INŽENÝRSKÉ SÍTĚ:
VODOVOD
SDĚLOVACÍ KABEL O2
SDĚLOVACÍ KABEL NET4GAS
NADZEMNÍ VEDENÍ VN
NADZEMNÍ VEDENÍ NN
PODZEMNÍ VEDENÍ NN

RUŠENÉ INŽENÝRSKÉ SÍTĚ:
VODOVOD
KABEL NN
SDĚLOVACÍ KABEL

NAVRHOVANÉ INŽENÝRSKÉ SÍTĚ:
VODOVOD
SDĚLOVACÍ KABEL
KABEL NN
ODPADNÍ POTRUBÍ

UPRAVENÉ PLOCHY:

NÁSYPY - OHUMUSOVÁNO, OSETO
ARMATURNÍ KOMORA VODOJEMU - SEDLOVÁ STŘECHA
ZPEVNĚNÁ PLOCHA
PŘÍJEZDNÁ CESTA
OPEVNĚNÍ SVAHŮ A DNA SYRŮVKY OKOLO VÝUSTNÍHO OBJEKTU

DŮLEŽITÉ UPOZORNĚNÍ:

PODZEMNÍ SÍTĚ JSOU V SITUACI ZAKRESLENY POUZE ORIENTAČNĚ!

PŘED ZAHÁJENÍM JAKÝCHKOLIV ZEMNÍCH PRACÍ
JE NUTNO POŽÁDAT PŘÍSLUŠNÉ SPRÁVCE O JEJICH
PŘESNÉ VYTÝČENÍ!

SOUČASNĚ JE NUTNO RESPEKTOVAT POŽADAVKY A PODMÍNKY PRO PRÁČ
STAVEBNÍCH MECHANISMŮ V OCHRANNÝCH PÁSMECH SÍTÍ.

V MÍSTECH PŘEDPOKLÁDANÉHO KRÍŽENÍ BUDOU VÝKOPY PROVÁDĚNY
RUČNĚ. NIVELETA POTRUBÍ MŮŽE BÝT V TĚCHTO MÍSTECH UPRAVENA
PODLE SKUTEČNÉ HLOUBKY ULOŽENÍ KRÍŽENÉ SÍTĚ
PŘI DODRŽENÍ ČSN 73 6005.

SEZNAM SOUŘADNIC VYTÝČOVACÍCH BODŮ

VODOJEM		
č.bodu	X	Y
V1	1 172 799,89	603 818,00
V2	1 172 801,76	603 823,39
V3	1 172 789,01	603 827,82
V4	1 172 787,14	603 822,44



Pöyry Environment a.s. Botanická 834/56, 602 00 Brno	Tel: +420 541 554 111 Fax: +420 541 211 205	E-mail : trade.wecz@poyry.com http://www.poyry.cz
Zodpovědný projektant ING. PETR CHALOUPKA	Hlavní inženýr projektu ING. VÁCLAV KAŠTAN	Vedoucí střediska ING. VÁCLAV KAŠTAN
Vypracoval ING. PETR CHALOUPKA	Kontroloval ING. TOMÁŠ PLESKÝ	Zakázkové číslo 3A13118.41C01
Datum 07/2013	Stupeň dokumentace DPS	Název souboru situace_vse.dwg

Akce

VODOJEM SYROVICE

SO 01 VODOJEM SYROVICE 2x100 m3

Příloha

SITUACE, VYTÝČENÍ

Objednatel

OBEC SYROVICE

Měřítko

1:250

Příloha

SO 01.2.



SOUŘADNICOVÝ SYSTÉM: S-JTSK
VÝŠKOVÝ SYSTÉM: BPV