

 


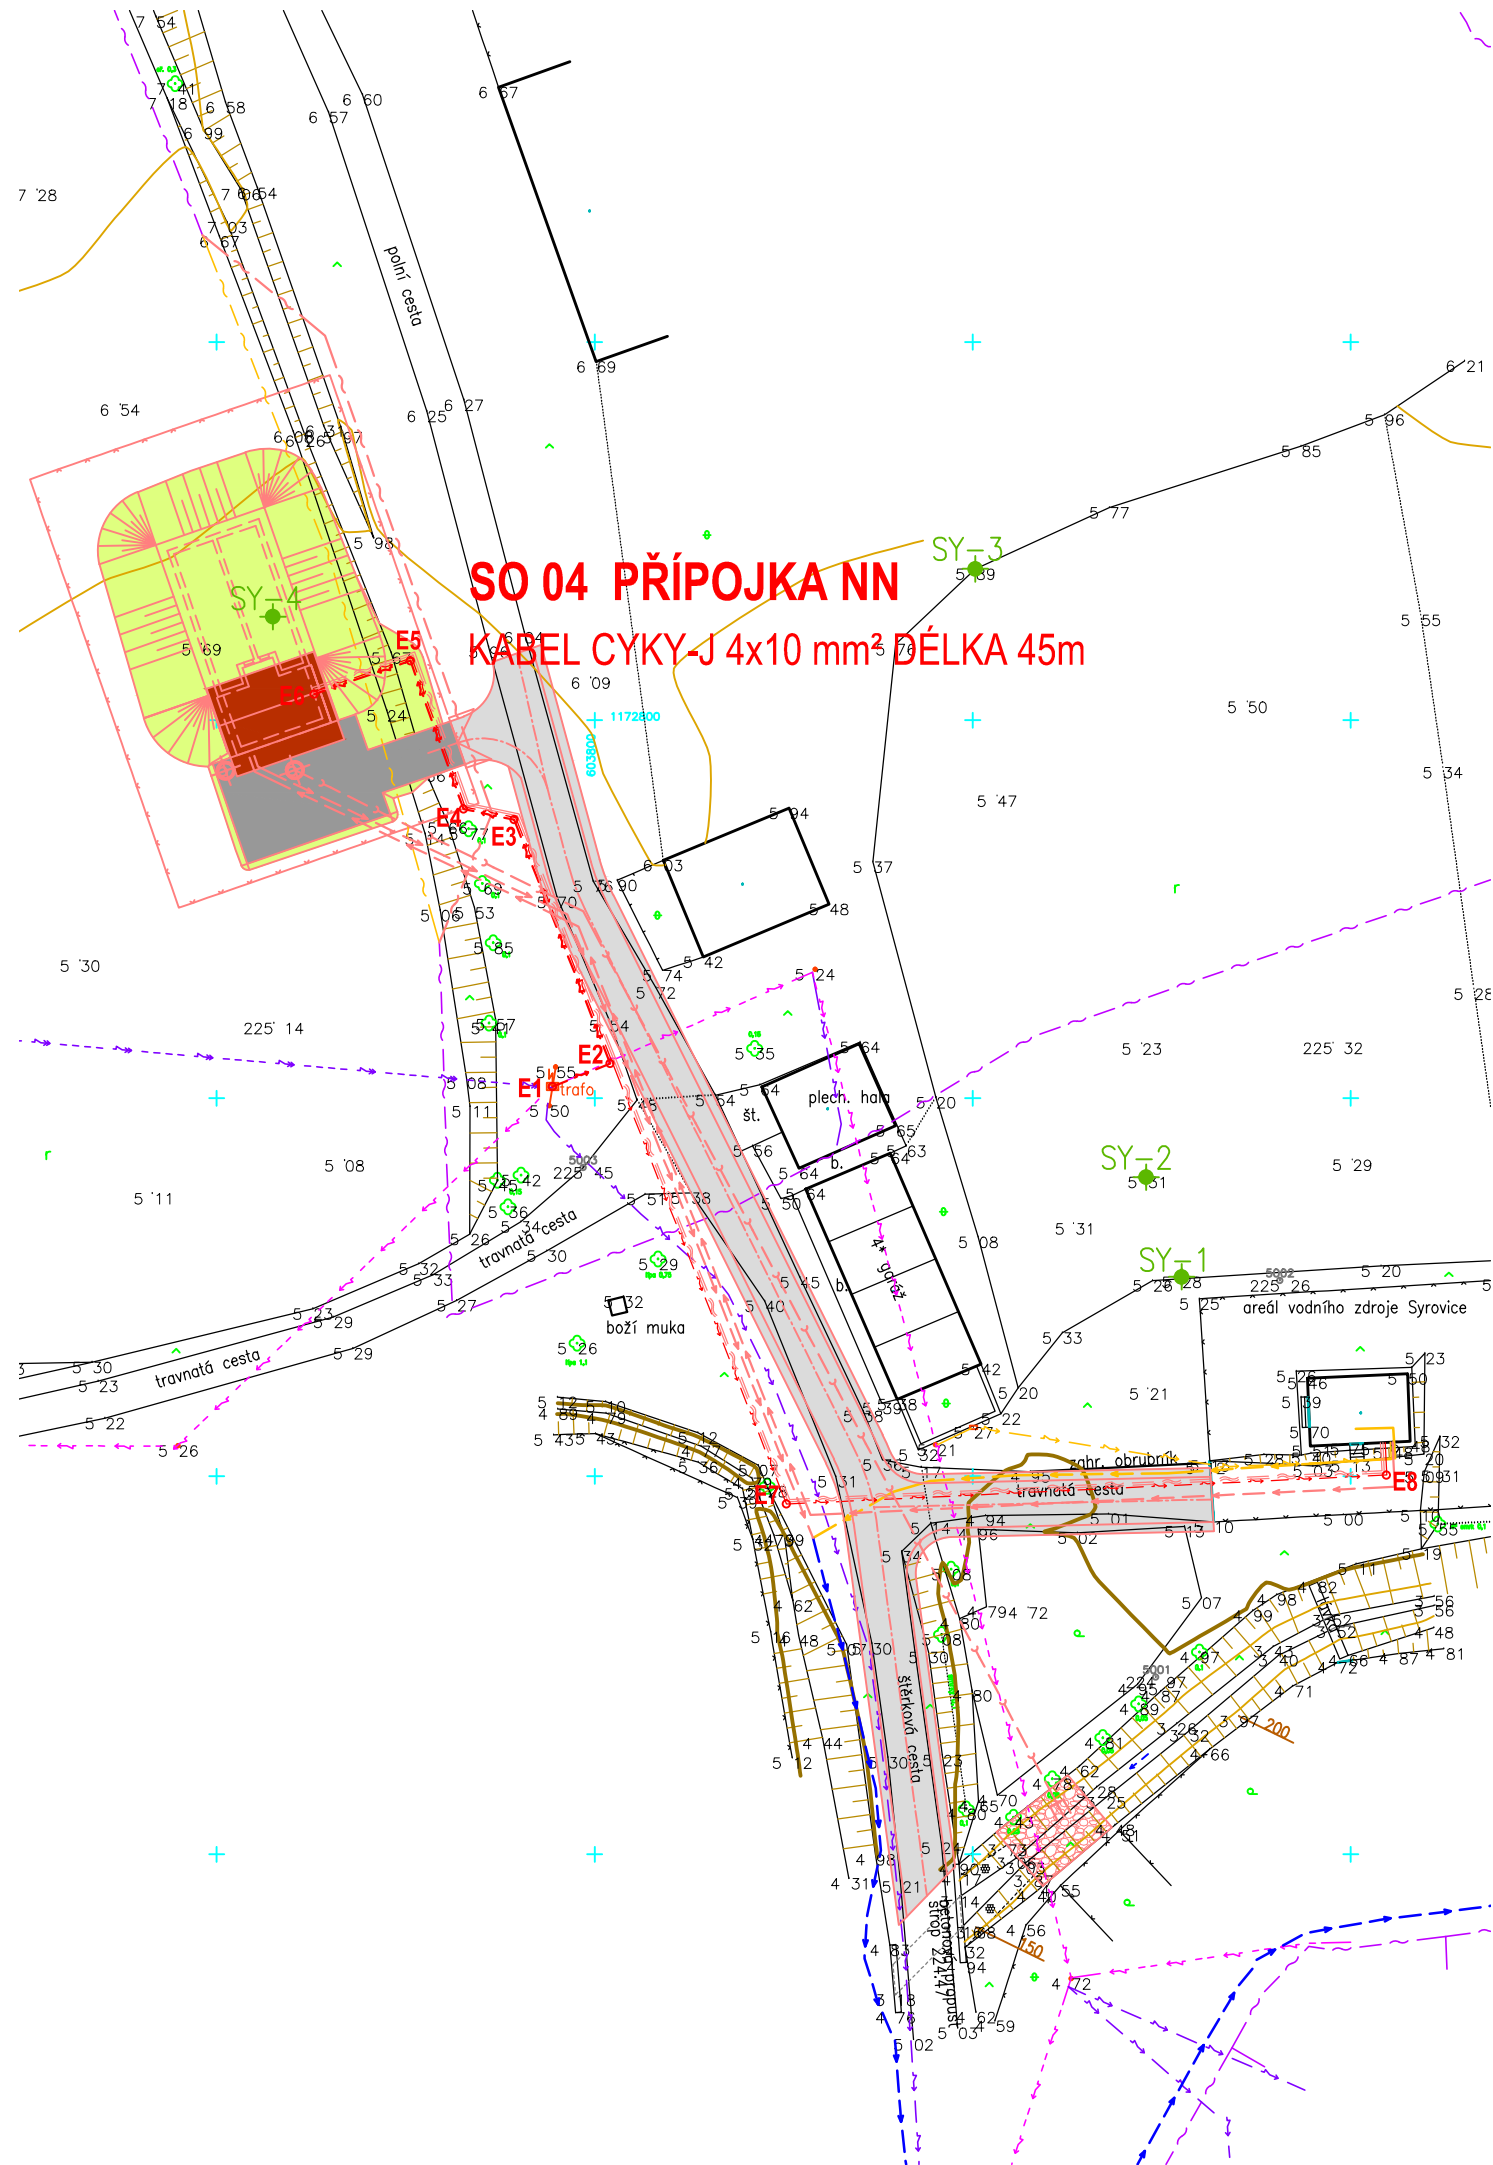

LEGENDA:

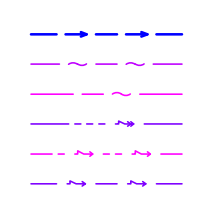


STÁVAJÍCÍ INŽENÝRSKÉ SÍTĚ:
VODOVOD
SDĚLOVACÍ KABEL O2
SDĚLOVACÍ KABEL NET4GAS
NADZEMNÍ VEDENÍ VN
NADZEMNÍ VEDENÍ NN
PODZEMNÍ VEDENÍ NN



RUŠENÉ INŽENÝRSKÉ SÍTĚ:
VODOVOD
KABEL NN
SDĚLOVACÍ KABEL



NAVRHOVANÉ INŽENÝRSKÉ SÍTĚ:
VODOVOD
SDĚLOVACÍ KABEL
KABEL NN
ODPADNÍ POTRUBÍ

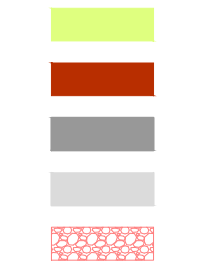

UPRAVENÉ PLOCHY:

NÁSYPY - OHUMUSOVÁNO, OSETO

ARMATURNÍ KOMORA VODOJEMU - SEDLOVÁ STŘECHA

ZPEVNĚNÁ PLOCHA

PŘÍJEZDNÁ CESTA

OPEVNĚNÍ SVAHŮ A DNA SYRŮVKY OKOLO VÝUSTNÍHO OBJEKTU

DŮLEŽITÉ UPOZORNĚNÍ:

PODZEMNÍ SÍTĚ JSOU V SITUACI ZAKRESLENY POUZE ORIENTAČNĚ!

PŘED ZAHÁJENÍM JAKÝCHKOLIV ZEMNÍCH PRACÍ
JE NUTNO POŽÁDAT PŘÍSLUŠNÉ SPRÁVCE O JEJICH
PŘESNÉ VYTÝČENÍ!

SOUČASNĚ JE NUTNO RESPEKTOVAT POŽADAVKY A PODMÍNKY PRO PRÁČ
STAVEBNÍCH MECHANISMŮ V OCHRANNÝCH PÁSMECH SÍTÍ.

V MÍSTECH PŘEDPOKLÁDANÉHO KRÍŽENÍ BUDOU VÝKOPY PROVÁDĚNY
RUČNĚ. NIVELETA POTRUBÍ MŮŽE BÝT V TĚCHTO MÍSTECH UPRAVENA
PODLE SKUTEČNÉ HLOUBKY ULOŽENÍ KRÍŽENÉ SÍTĚ
PŘI DODRŽENÍ ČSN 73 6005.

PŘÍPOJKA NN		
č. bodu	X	Y
E1	1 172 824,22	603 802,78
E2	1 172 822,71	603 798,97
E3	1 172 806,59	603 805,33
E4	1 172 805,89	603 808,67
E5	1 172 796,07	603 812,19
E6	1 172 798,29	603 818,56
E7	1 172 851,85	603 787,32
E8	1 172 849,92	603 747,63

Pozn.: BODY E7, E8 - VYTÝČENÍ KABELOVÉ TRASY - SOUČÁST PS 02



Pöyry Environment a.s. Botanická 834/56, 602 00 Brno	Tel: +420 541 554 111 Fax: +420 541 211 205	E-mail : trade.wecz@poyry.com http://www.poyry.cz
Zodpovědný projektant ING. PETR CHALOUPKA	Hlavní inženýr projektu ING. VÁCLAV KAŠTAN	Vedoucí střediska ING. VÁCLAV KAŠTAN
Vypracoval ING. PETR CHALOUPKA	Kontroloval ING. TOMÁŠ PLESKÝ	Zakázkové číslo 3A13118.41C01
Datum 07/2013	Stupeň dokumentace DPS	Název souboru situace_vse.dwg

VODOJEM SYROVICE

SO 04 PŘÍPOJKA NN

Příloha

SITUACE, VYTÝČENÍ

Objednatel


OBEC SYROVICE

Měřítko

1:500

Příloha

SO 04.2.

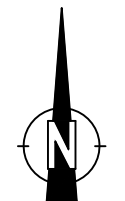

SOUŘADNICOVÝ SYSTÉM: S-JTSK
VÝŠKOVÝ SYSTÉM: BPV