 



ČÍS	MÍSTNOST	SKLADBA	PODLAHA	STROP	STĚNY	PLOCHA m2
601	POKOJ, SCHODIŠTĚ	S-6b	Vinyl	Beton pohledový	Omítka	19.51
602	KOUPELNA	S-4	Dlažba		Obklad	3.90

LEGENDA ČAR A ZNAČENÍ:

	ODTAHOVÝ VZDUCH		TALÍŘOVÝ VENTIL
	PŘÍVODNÍ VZDUCH		TLUMIČ HLUKU
	PŘEFUKOVÝ VZDUCH		REGULÁTOR PRŮTOKU
	ODTAH VZDUCHU		OVLADÁNÝ SERVOPOHONEM
	PŘÍVOD VZDUCHU		POTRUBNÍ ODVODNÍ VENTILÁTOR
	VZT ZAŘÍZENÍ		ZPĚTNÁ KLAPKA
	CU POTRUBÍ CHLADIVO		REGULAČNÍ KLAPKA
	TEPELNÁ IZOLACE		OVLADANÁ SERVOPOHONEM

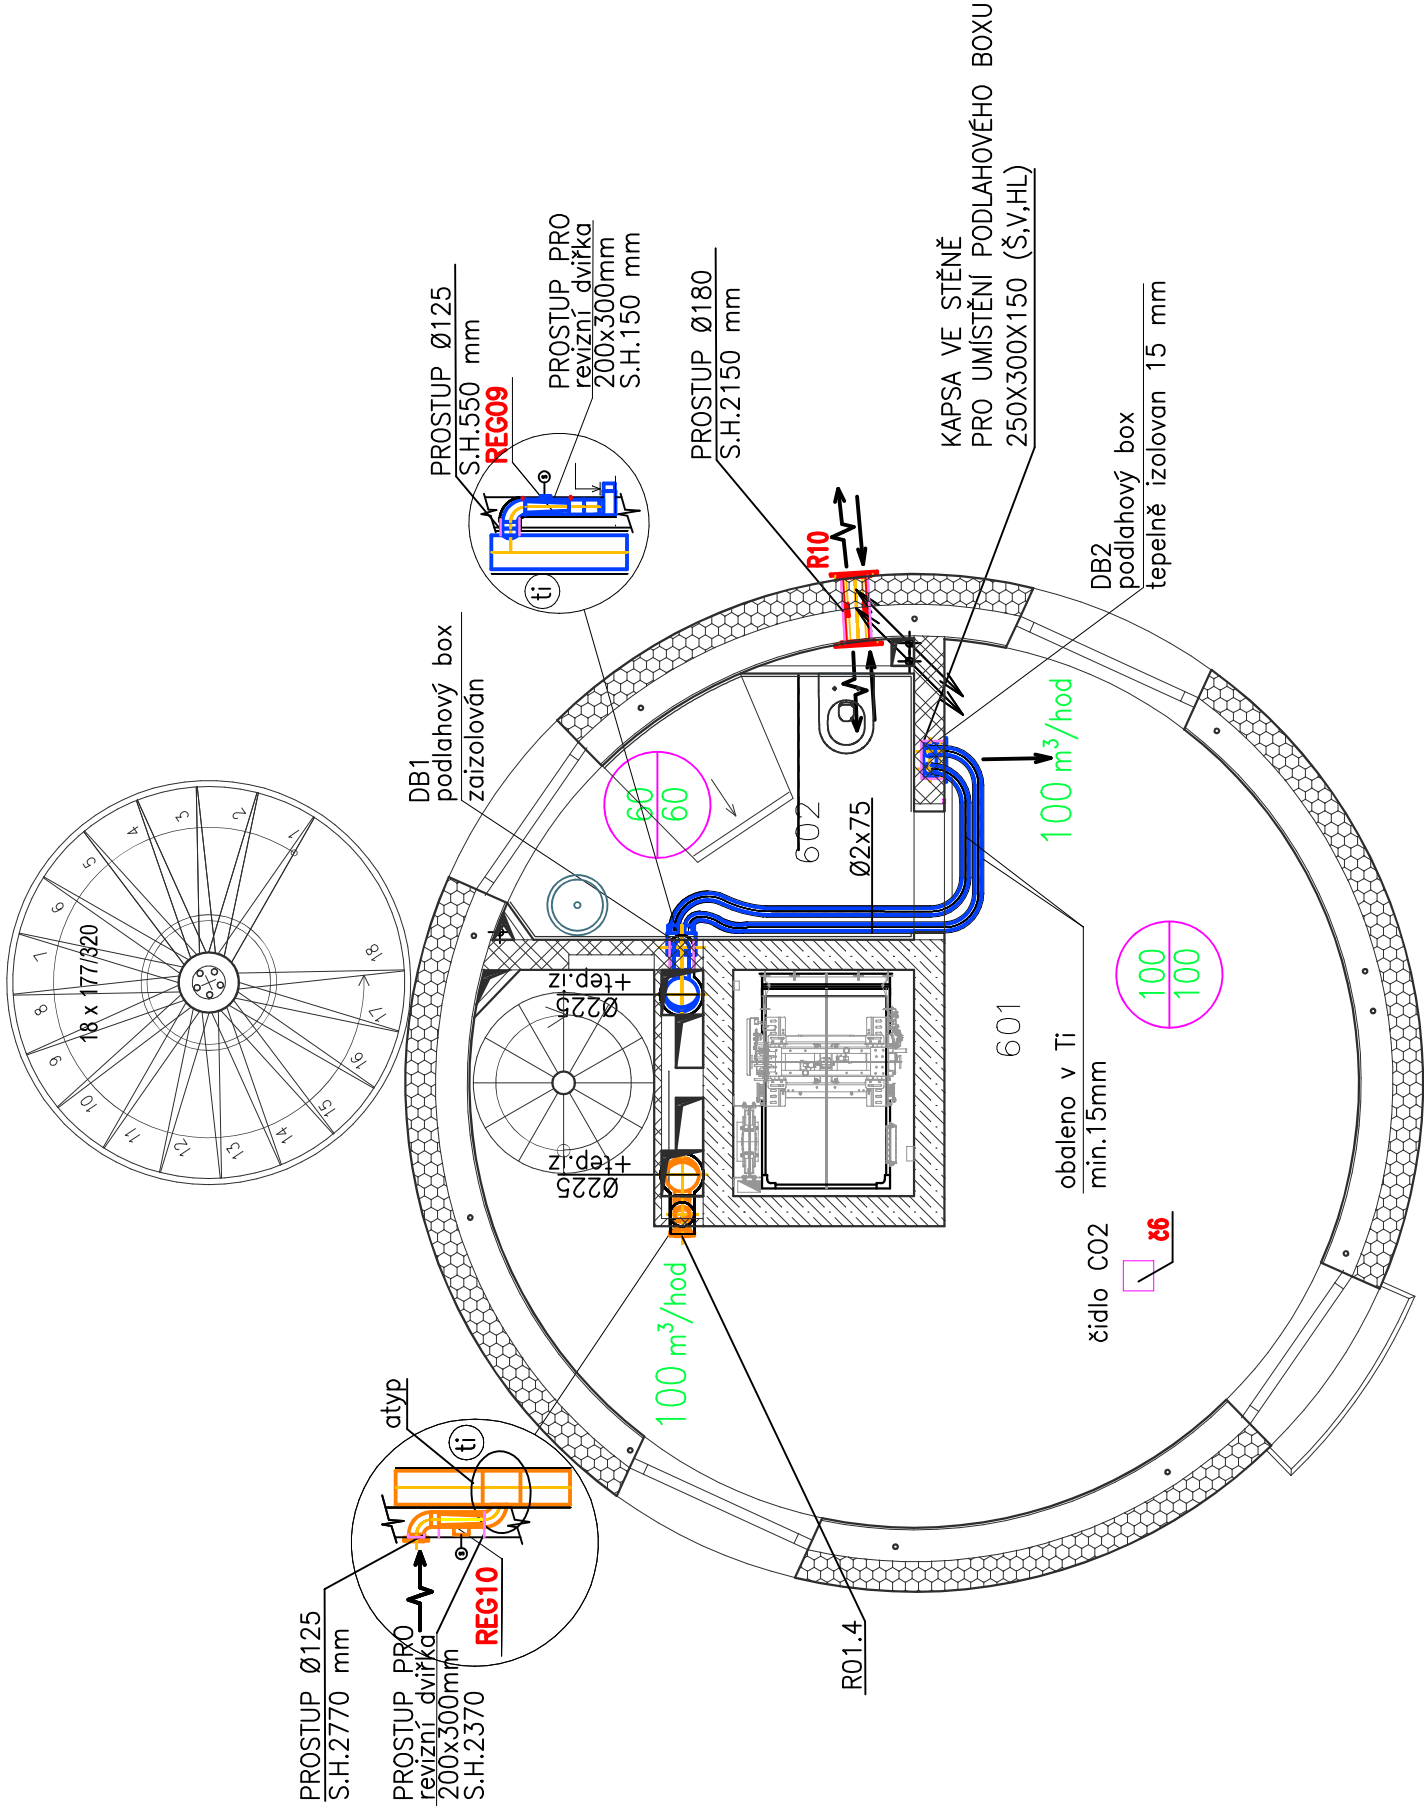

	HIP	VYPRACOVAL	KONTROLOVAL	PPS KANIA PROJEKTOVATEL	
	Ing. Jan Kania	Ing. Lindovská Linda	Ing. Jaromír Schindler	PPS Kania s.r.o. - Nerecká 695/10, 709 00 tel.: 596 245 252, fax: 596 245 252, e-mail: projekty@pps-kania.cz	
				KATASTRÁLNÍ ÚZEMÍ, PARC.Č. : Pudlov (736716)	
	MÍSTO STAVBY : parcela č. 423/13, 423/5, 381/2		ARCHÍV	STUPEŇ DPS	
NÁZEV AKCE : Konverze Vodárenské věže - výstavba větrné elektrárny Bohumín - Pudlov, parc. č. 423/13, 423/5, 381/2. k.ú. Pudlov				DATUM UNOR 2024	PARÉ
				Č. ZAKÁZKY 01/24	
				MĚŘÍTKO 1 : 50	
OBJEKT : SO 02 - KONVERZE VODÁRENSKÉ VĚŽE					
ČÁST : D.1.2.4.3 - VZDUCHOTECHNIKA					
OBSAH : PŮDORYS 6.NP				ARCHIVNÍ ČÍSLO : PPS- 01/24-D.1.2.4.3-b-6	Č.V. 00