 



LEGENDA MÍSTNOSTÍ 8.NP:

ČÍS	MÍSTNOST	SKLADBA	PODLAHA	STŘOP	STĚNY	PLOCHA m2
801	POKOJ, SCHODIŠTĚ	S-6b	Vinyl	Beton pohledový	Omítka	19.51
802	KOUPELNA	S-4	Dlažba		Obklad	3.90

LEGENDA ČAR A ZNAČENÍ:

	ODTAHOVÝ VZDUCH		TALÍŘOVÝ VENTIL
	PŘÍVODNÍ VZDUCH		TLUMIČ HLUKU
	PŘEFUKOVÝ VZDUCH		REGULÁTOR PRŮTOKU OVLADÁNÝ SERVOPOHONEM
	ODTAH VZDUCHU		POTRUBNÍ ODVODNÍ VENTILÁTOR
	PŘÍVOD VZDUCHU		ZPĚTNÁ Klapka
	VZT ZAŘÍZENÍ		REGULAČNÍ Klapka OVLADANÁ SERVOPOHONEM
	CU POTRUBÍ CHLADIVO		
	TEPELNÁ IZOLACE		

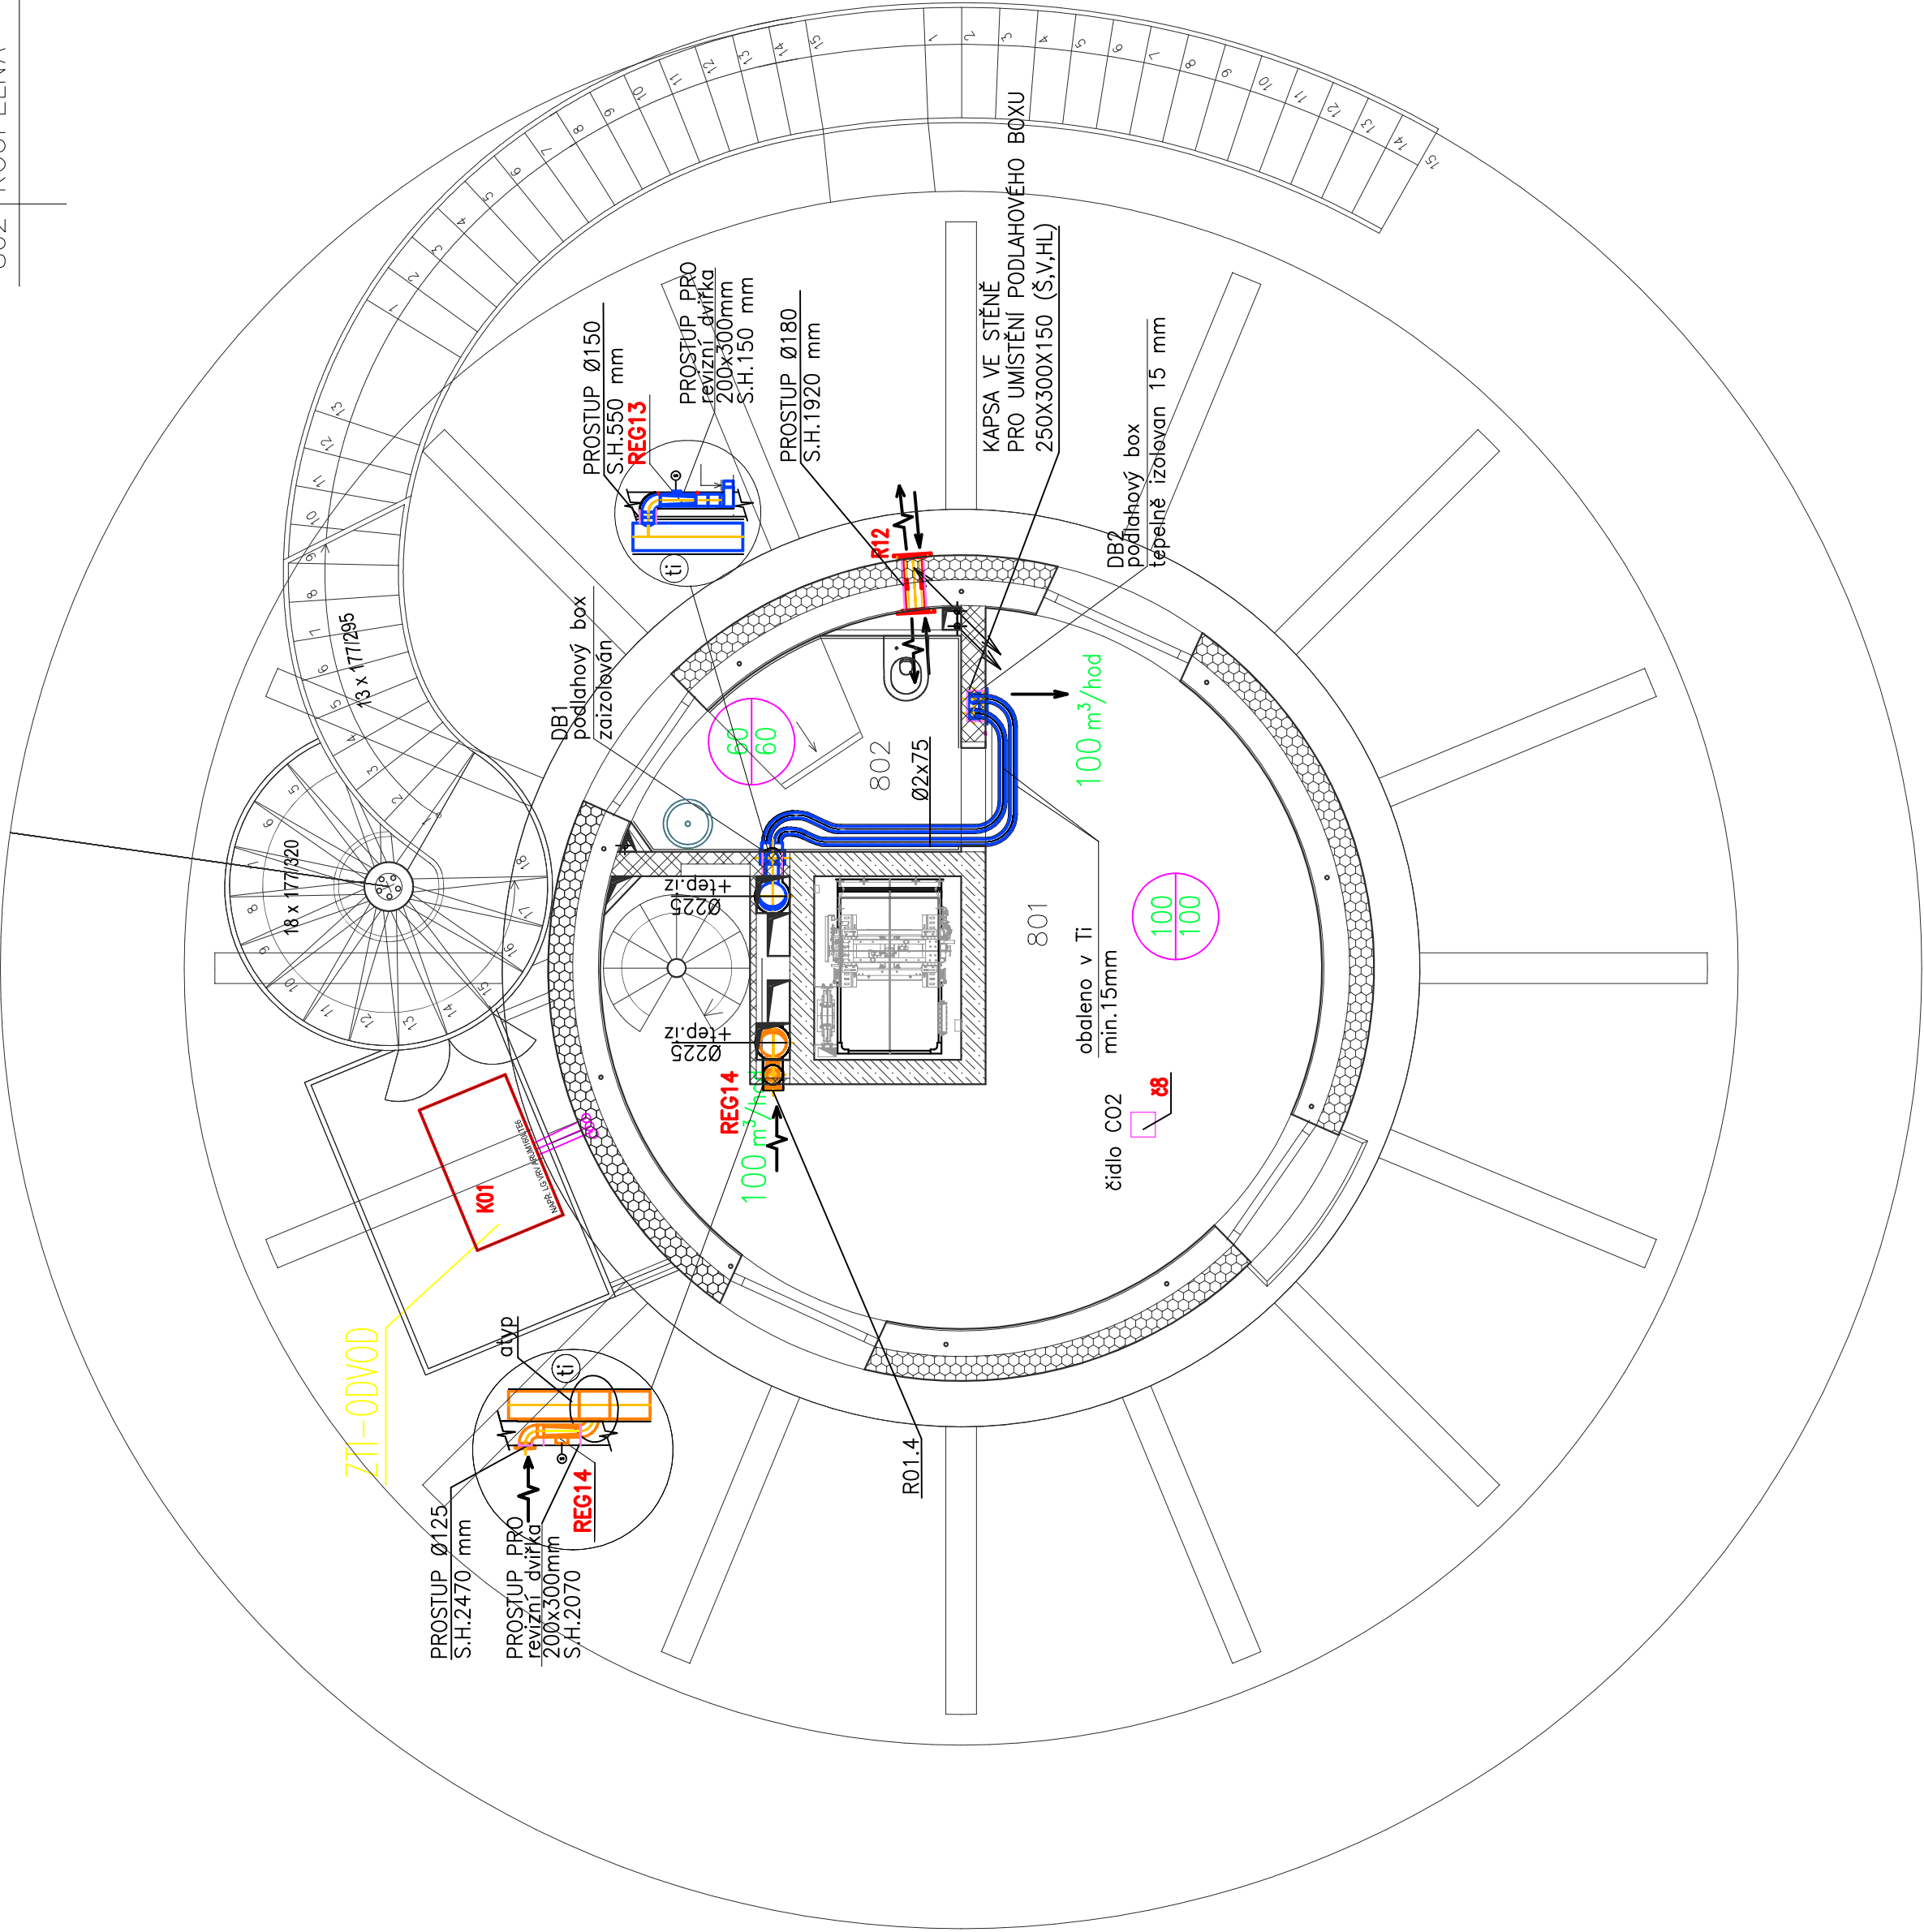

		HIP	VYPRACOVAL	KONTROLOVAL	PPS KANIA PROJEKTOVATEL
		Ing. Jan Kania	Ing. Lindovská Linda	Ing. Jaromír Schindler	
		KATASTRÁLNÍ ÚZEMÍ, PARC.Č. : Pudlov (736716)			
MÍSTO STAVBY : parcela č. 423/13, 423/5, 381/2					ARCHÍV
STAVEBNÍK / OBJEDNATEL : Ing. Vladimír Čížek, Ratiborská 180, 735 51 Bohumín Pudlov					STUPEŇ DPS
NÁZEV AKCE : Konverze Vodárenské věže - výstavba větrné elektrárny Bohumín - Pudlov, parc. č. 423/13, 423/5, 381/2. k.ú. Pudlov					DATUM UNOR 2024 Č. ZAKÁZKY 01/24 PARE
OBJEKT : SO 02 - KONVERZE VODÁRENSKÉ VĚŽE					MĚŘÍTKO 1 : 50
ČÁST : D.1.2.4.3 - VZDUCHOTECHNIKA					
OBSAH : PŮDORYS 8.NP					ARCHIVNÍ ČÍSLO : PPS- 01/24-D.1.2.4.3-b-8 Č.V. 00