
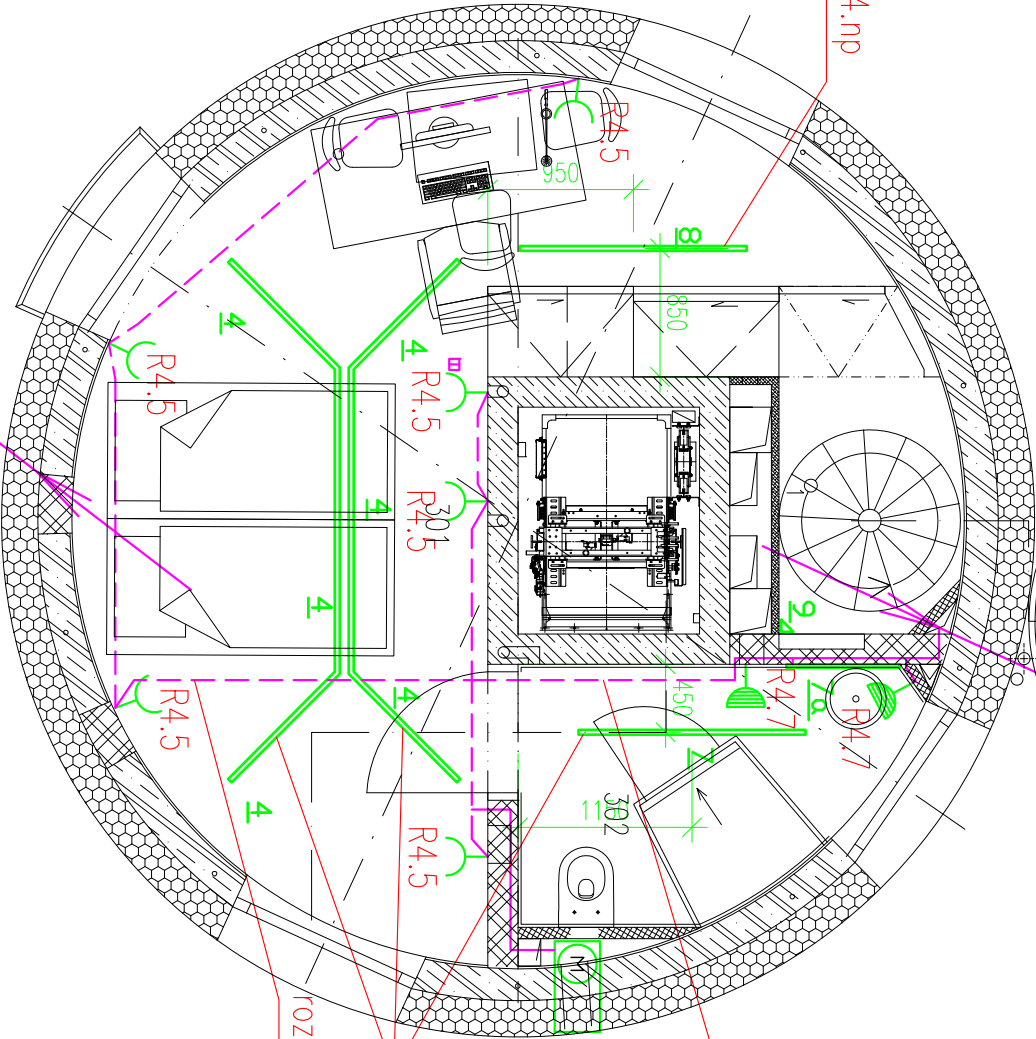


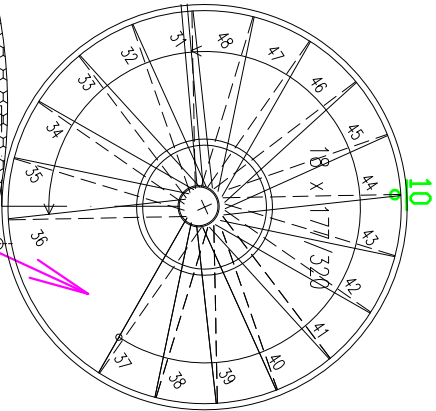

napojení svítidel z podlahy 4.np

rozvod v podlaze

R4.9
ventilátor

napojení svítidel z podlahy 4.np

rozvod v podlaze

čís	místnost	skladba	podlaha	strop	stěny	výška obl.		plocha m ²	
301	POKŮJ, SCHODIŠTĚ	S-6	CEMFLOW	beton pohledový	strukturovaná omítka	2,76 m		19,51	
302	KOUPELNA	S-4a	Diožba	strukt. srovnávací	keramický obklad			3,90	

LEGENDA MÍSTNOSTÍ 3.NP:

- LEGENDA PŘÍSTROJŮ :
- SPINAČ, ŘÁZENÍ 1, ZAPUŠTĚNÁ MONTÁŽ, 230V, 10A, IP20
 - SPINAČ, ŘÁZENÍ 6, ZAPUŠTĚNÁ MONTÁŽ, 230V, 10A, IP20
 - SPINAČ, ŘÁZENÍ 5, ZAPUŠTĚNÁ MONTÁŽ, 230V, 10A, IP20
 - SPINAČ, ŘÁZENÍ 7, ZAPUŠTĚNÁ MONTÁŽ, 230V, 10A, IP20
 - JEDNOPÓLOVÝ SPINAČ, ŘÁZENÍ 1, ZAPUŠTĚNÁ MONTÁŽ, 230V, 10A, IP44
 - STŘÍDAVÝ SPINAČ, ŘÁZENÍ 6, 230V, 10A, IP44
 - TLAČÍTKOVÝ OVLADÁČ S ORIENTAČNÍ DOUHAČKOU, ZAPUŠTĚNÁ MONTÁŽ, 230V, 10A, IP20
 - ZÁSOVKA 230 V DVOJITĚ, ZAPUŠTĚNÁ MONTÁŽ, 230V, 16A, IP20
 - ZÁSOVKA 230 V DVOJITĚ, ZAPUŠTĚNÁ MONTÁŽ, 2x0,58 ZÁSOVKA, 230V, 16A, IP20
 - ZÁSOVKA 230 V DVOJITĚ, 230V, 16A, S PŘEPĚTOVOU OCHRANOU 0"
 - ZÁSOVKA 230 V JEDNODUCHĚ, 230V, 16A, IP44
 - ZÁSOVKA 400 V NÁSTĚNNÁ, 16A, IP44
 - PODLAHOVÁ KRABICE, 4xZÁSOVKA 230V, 16 POZIC
 - PROSTOROVÝ TERMOSTAT
 - ZNAČKA UDÁVAJÍCÍ ZVÝŠENOU OCHRANU POSPOJOVÁNÍM
 - EL.VÝVOD MIN. 2M, 230 V/400V
 - POHYBOVÝ SPINAČ, ČASOVAČ, 360°, IP44
 - POHYBOVÝ SPINAČ, IP44
 - BEZPEČNOSTNÍ TLAČÍTKO, IP44, SKLO
 - MET — PŘÍPOJNICE HLAVNÍHO OCHRANĚNÉHO POSPOJOVÁNÍ

NÁZEV AKCE : Konverze Vodárenské věže - výstavba větrné elektrárny Bohumín - Pudlov, parc. č. 423/13, 423/5, 381/2. k.ú. Pudlov	ZODP. PROJEKTANT	VYPRACOVAL	KONTROLOVAL	PPS KANIA PPS Kariš s.r.o. Nivnická 666/10, 709 00 tel : 596 245 262, fax : 596 245 262 e-mail : projekce@ppskania.cz
	Josef Nezval	Josef Nezval	Jan Kania	
				
	KATASTRÁLNÍ ÚZEMÍ, PARC.Č. : Pudlov (736716)			
	MÍSTO STAVBY : parcels č. 423/13, 423/5, 381/2	ARCHIV		
STAVEBNÍK / OBJEDNATEL : Ing. Vladimír Čigánek, Růžnická 180, 735 51 Bohumín Pudlov	STUPEŇ	DPS		
OBJEKT : SO 02 - KONVERZE VODÁRENSKÉ VĚŽE	DATUM	PARÉ		
	ÚNOR 2024			
	Č. ZAKÁZKY 01/24			
ČÁST : D.1.2.4.5 Zařízení Silnoproudé elektrotechniky a tlomivosvod	MĚŘÍTKO 1:50			
OBSAH : PŮDORYS 3NP	ARCHIVNÍ ČÍSLO : PPS- 01/24-D.1.2.4.5.b-4	Č.V. 04		