


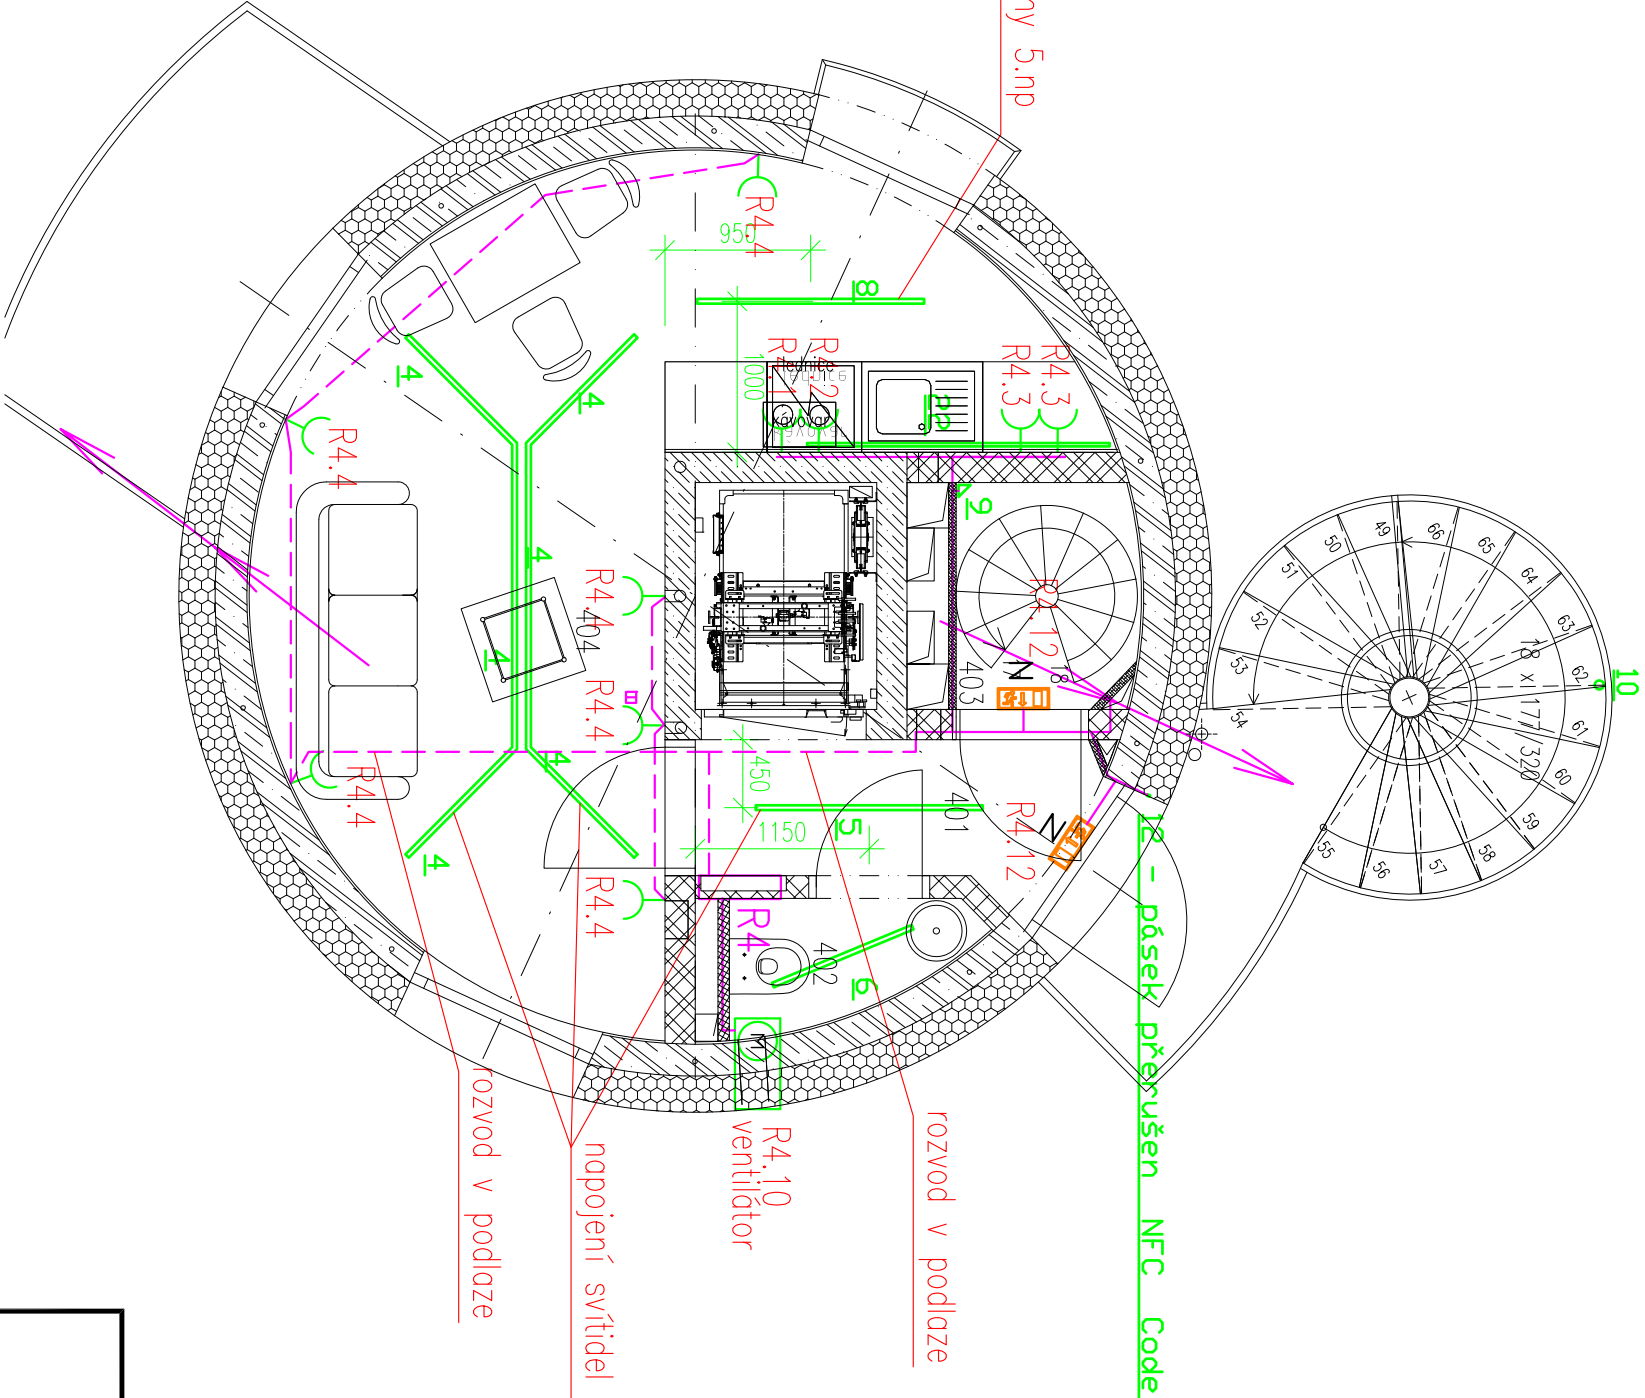

napojení svítidel z podlahy 5.np

12 - páspek přesušen NFC Code

rozvod v podlahe

R4.10 ventilátor

napojení svítidel z podlahy 5.np

rozvod v podlahe

Čís	MÍSTNOST	SKLADBA	PODLAHA	STŘOP	STĚNY	výška obl.	PLOCHA m2
401	ZADVEŘÍ, CHODBA	S-5	CEMFLOWlook	Betón pohledový strukt. sřizováno plechu	Strukturovaná omítka	2,95 m	2.38
402	KOUPELNA, WC	S-5b			Bendáský štuk – omývatelný		1.19
403	SCHODIŠTĚ	S-5			Omítka		2.00
404	POKOJ, KUCHYNĚ		Strukturovaná omítka	17.24			

LEGENDA MÍSTNOSTÍ 4.NP:

- LEGENDA PŘÍSTROJŮ :
- SPINAČ, ŘAZENÍ 1, ZAPUŠTĚNÁ MONTÁŽ, 230V, 10A, IP20
 - SPINAČ, ŘAZENÍ 6, ZAPUŠTĚNÁ MONTÁŽ, 230V, 10A, IP20
 - SPINAČ, ŘAZENÍ 5, ZAPUŠTĚNÁ MONTÁŽ, 230V, 10A, IP20
 - SPINAČ, ŘAZENÍ 7, ZAPUŠTĚNÁ MONTÁŽ, 230V, 10A, IP20
 - JEDNOPÓLOVÝ SPINAČ, ŘAZENÍ 1, ZAPUŠTĚNÁ MONTÁŽ, 230V, 10A, IP44
 - STŘIDAVÝ SPINAČ, ŘAZENÍ 6, 230V, 10A, IP44
 - TLAČÍTKOVÝ OVLÁDÁČ S ORIENTAČNÍ DOUJANKOU, ZAPUŠTĚNÁ MONTÁŽ, 230V, 10A, IP20
 - ZASUVKA 230 V DVOJITÁ, ZAPUŠTĚNÁ MONTÁŽ, 230V, 16A, IP20
 - ZASUVKA 230 V DVOJITÁ, ZAPUŠTĚNÁ MONTÁŽ, 2xUSB ZASUVKA, 230V, 16A, IP20
 - ZASUVKA 230 V DVOJITÁ, 230V, 16A, S PŘEPĚTOVOU OCHRANOU "0"
 - ZASUVKA 230 V JEDNODUCHÁ, 230V, 16A, IP44
 - ZASUVKA 400 V NÁSTĚNNÁ, 16A, IP44
 - PODLAHOVÁ KRAJICE, 4xZASUVKA 230V, 16 POZIC
 - PROSTOROVÝ TERMOSTAT
 - ZNAČKA UDAVÁJÍCÍ ZVÝŠENOU OCHRANU POSPOJOVANÍM
 - EL.VÝVOD MIN. 2M, 230 V,400V
 - POHOTOVÝ SPINAČ, ČASOVACÍ, 360°, IP44
 - POHOTOVÝ SPINAČ, IP44
 - BEZPEČNOSTNÍ TLAČÍTKO, IP44, SKLO
 - PŘÍPOJNICE HLAVNÍHO OCHRANĚNÉHO POSPOJOVANÍ

	ZODP. PROJEKTANT	VYPRACOVAL	KONTROLOVAL	PPS PPS KANIA PPS Kania s.r.o., Nivnická 666/10, 709 00 tel : 966 245 262 , fax : 966 245 262 e-mail : projekce@pps-kania.cz	
	Josef Nezval	Josef Nezval	Jan Kania		
					
	KATASTRÁLNÍ ÚZEMÍ, PARC.Č. : Pudlov (736716)				
	MÍSTO STAVBY : parcela č. 423/13, 423/5, 381/2				
	STAVEBNÍK / OBJEDNATEL : Ing. Vladimír Čigánek, Růžnické 180, 735 51 Bohumín Pudlov			ARCHIV	
NÁZEV AKCE : Konverze Vodárenské věže - výstavba větrné elektrárny Bohumín - Pudlov, parc. č. 423/13, 423/5, 381/2. k.ú. Pudlov				STUPEŇ	DPS
	OBJEKT : SO 02 - KONVERZE VODÁRENSKÉ VĚŽE			DATUM	
	ČÁST : D.1.2.4.5 Zařízení Stínoproudé elektrotechniky a Hromosvod			ÚNOR 2024	
	OBSAH : PŮDORYS 4NP			Č. ZAKÁZKY 01/24	
	MĚŘÍTKO 1:50				
	ARCHIVNÍ ČÍSLO : PPS- 01/24-D.1.2.4.5.b-5			Č. V. 05	