


čís	MÍSTNOST	SKLADBA	PODLAHA	STŘOP	STĚNY	výška obl.		PLOCHA m2	
801	POKOU, SCHODIŠTĚ	S-6b	Cerfliflowlook	Beiton pohledový střekl. sivožito pletu	Strukturované omítka	2.62 m		19.51	
802	KOUPELNA	S-4	Dlažba		Keramičij obklad			3.90	

LEGENDA MÍSTNOSTI 8.NP:

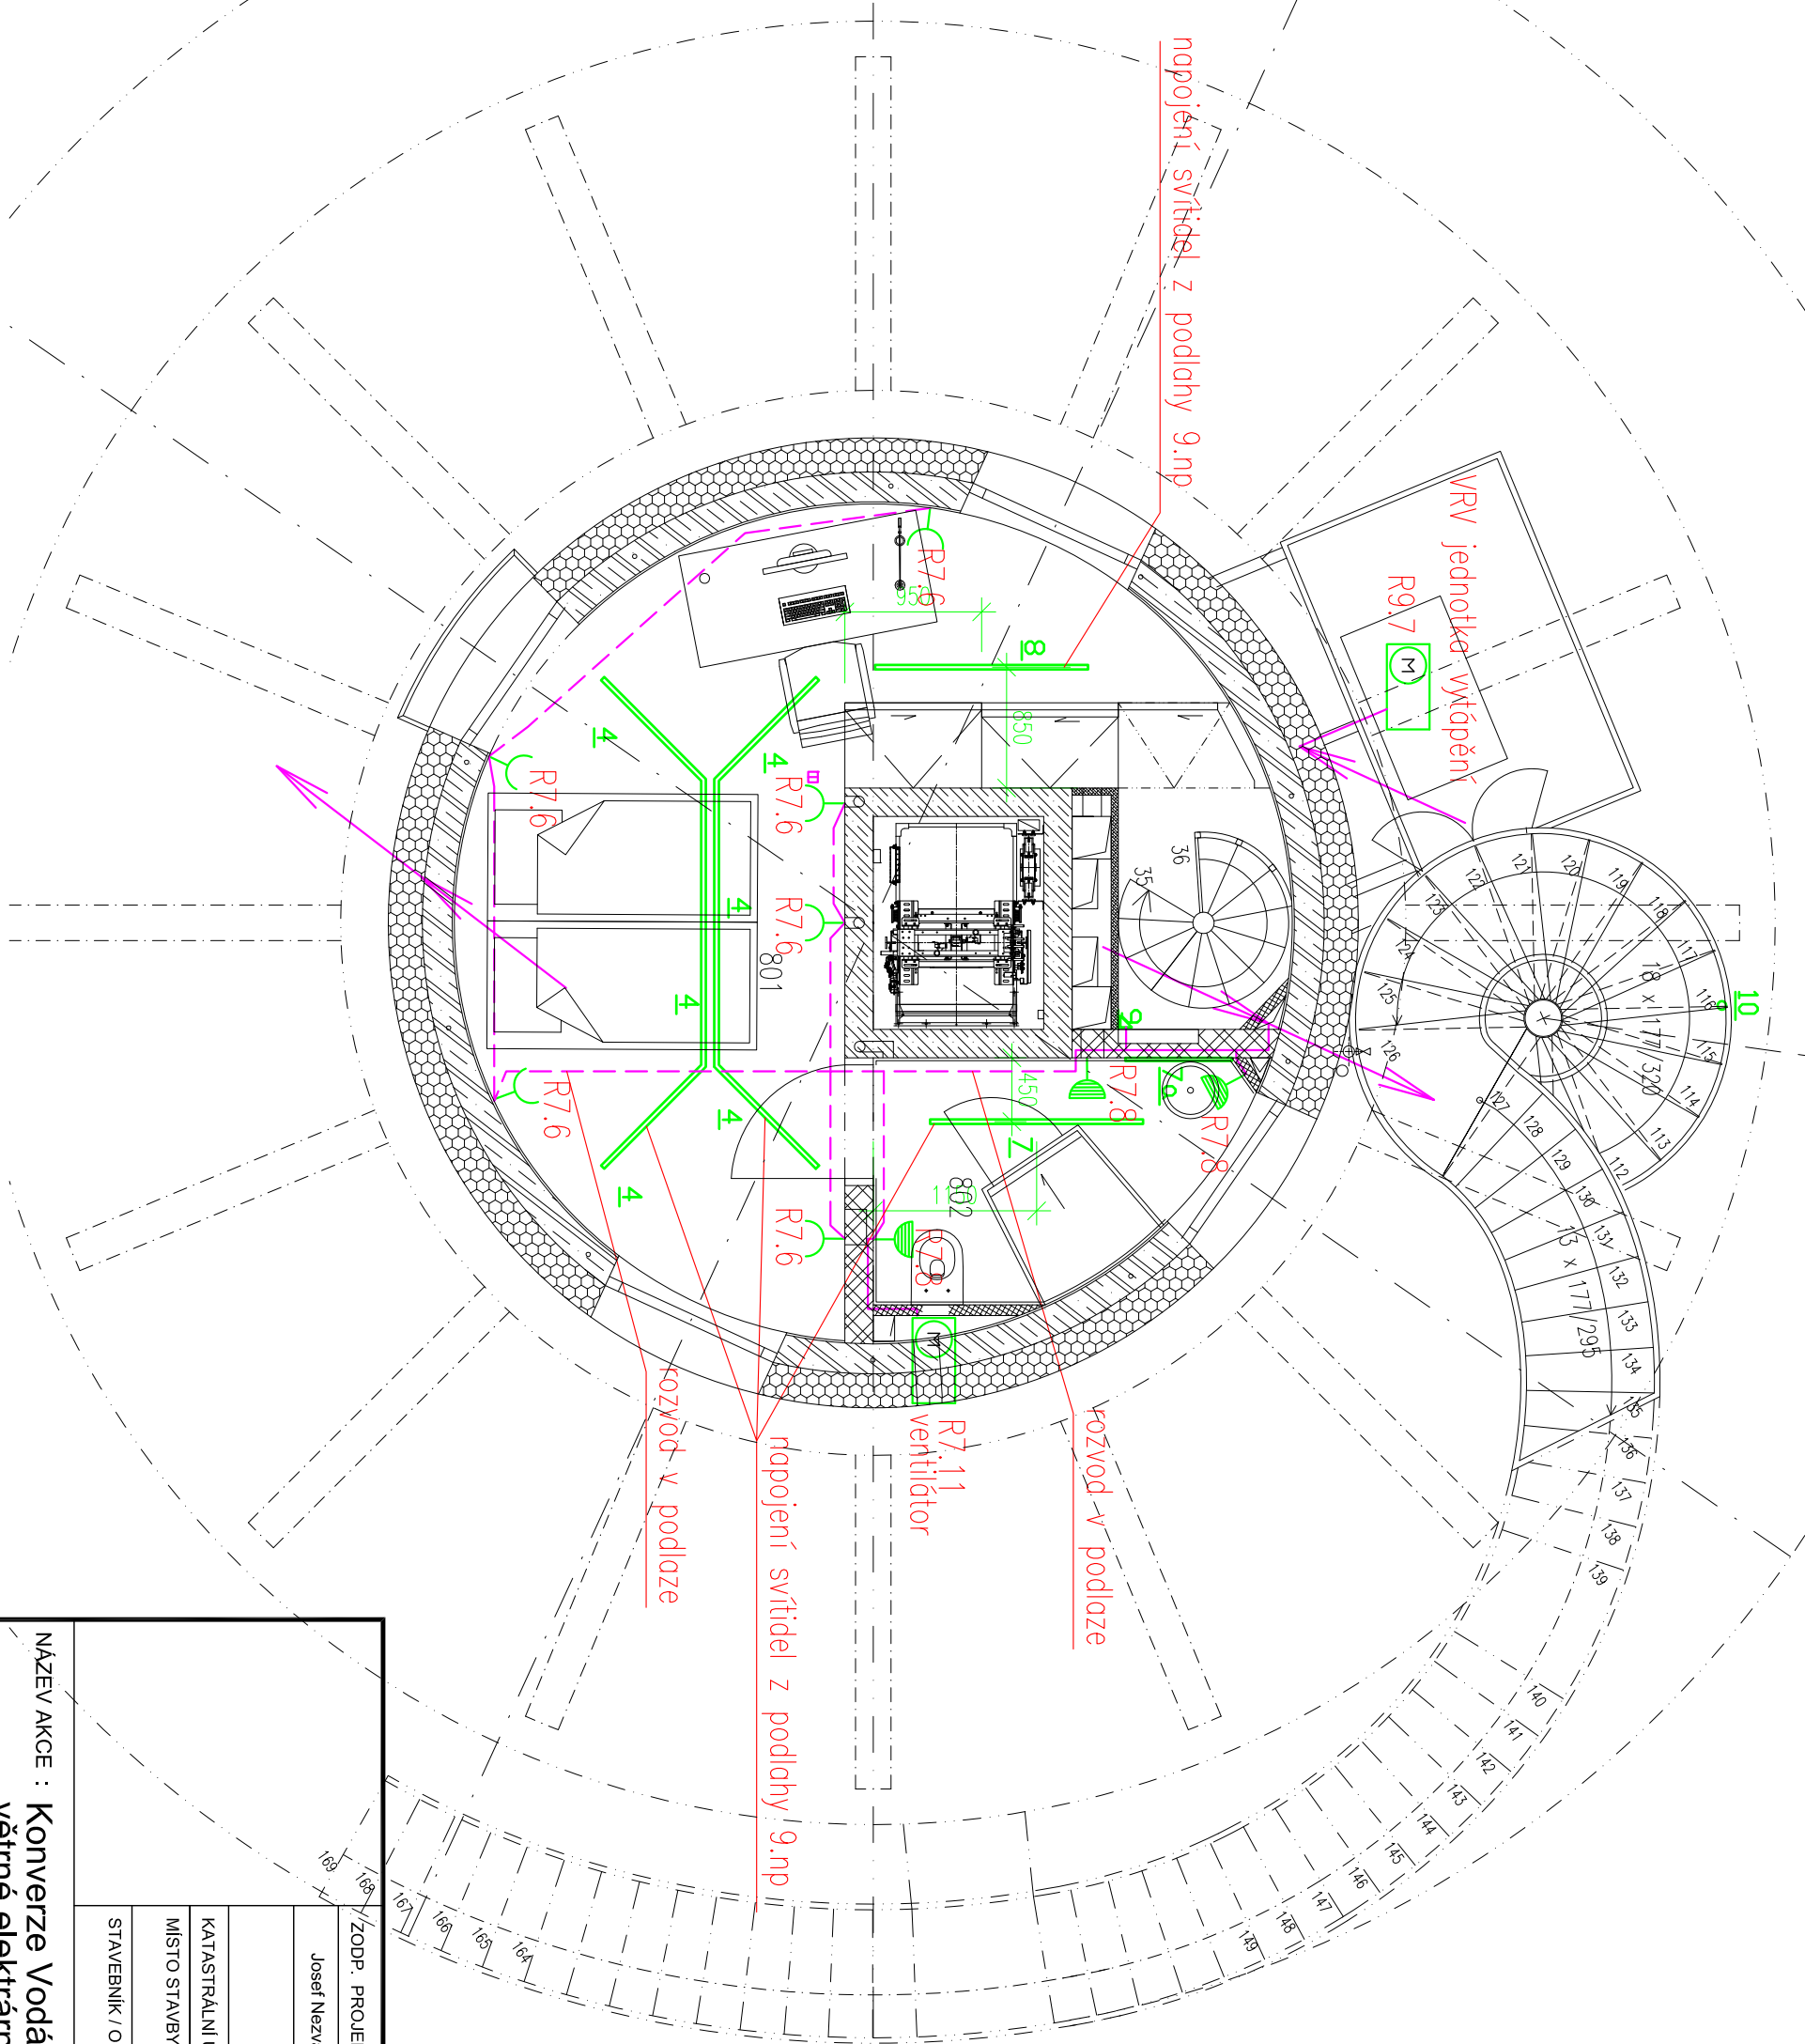

LEGENDA PŘÍSTROJŮ :

- SPINAČ, ŘÁZENÍ 1, ZAPUŠTĚNÁ MONTÁŽ, 230V, 10A, IP20
- SPINAČ, ŘÁZENÍ 6, ZAPUŠTĚNÁ MONTÁŽ, 230V, 10A, IP20
- SPINAČ, ŘÁZENÍ 5, ZAPUŠTĚNÁ MONTÁŽ, 230V, 10A, IP20
- SPINAČ, ŘÁZENÍ 7, ZAPUŠTĚNÁ MONTÁŽ, 230V, 10A, IP20
- JEDNOPÓLOVÝ SPINAČ, ŘÁZENÍ 1, ZAPUŠTĚNÁ MONTÁŽ, 230V, 10A, IP44
- STŘIDAVÝ SPINAČ, ŘÁZENÍ 6, 230V, 10A, IP44
- TLAČÍTKOVÝ OVLÁDAČ S ORIENTAČNÍ DOUTNÁKOU, ZAPUŠTĚNÁ MONTÁŽ, 230V, 10A, IP20
- ZÁSUKA 230 V DVOULÍŤ, ZAPUŠTĚNÁ MONTÁŽ, 230V, 16A, IP20
- ZÁSUKA 230 V DVOULÍŤ, ZAPUŠTĚNÁ MONTÁŽ, 2x0,5B ZÁSUKA, 230V, 16A, IP20
- ZÁSUKA 230 V DVOULÍŤ, 230V, 16A, S PŘEPĚTOVOU OCHRANOU "0"
- ZÁSUKA 230 V JEDNODUCHÁ, 230V, 16A, IP44
- ZÁSUKA 400 V NÁSTĚNNÁ, 16A, IP44
- PODLAHOVÁ KRABICE, 4xZÁSUKA 230V, 16 POZIC
- PROSTOROVÝ TERMOSTAT
- ZNAČKA UDAVUJÍCÍ ZVYŠENOU OCHRANU PŘI POSPOJENÍM
- EL.VYVOD MM. 2M, 230 V, 400V
- POHYBOVÝ SPINAČ, ČASOVAC, 360°, IP44
- POHYBOVÝ SPINAČ, IP44
- BEZPEČNOSTNÍ TLAČÍTKO, IP44, SKLO
- PŘÍPOJNICE HLAVNÍHO OCHRANNÉHO POSPOJENÍ

180° 180°			PPS KANIA PROJEKTOVÁ INŽENÝRSKÁ FIRMU		
ZODP. PROJEKTANT VYPRACOVAL KONTROLOVAL			PPS Kania s.r.o., Nivnická 666/10, 709 00 tel : 596 245 252, fax : 596 245 262 e-mail : projekce@ppskania.cz		
Josef Nezval Josef Nezval Jan Kania					
KATASTRÁLNÍ ÚZEMÍ, PARC.Č. : Pudlov (736716)					
MÍSTO STAVBY : parcela č. 423/13, 423/5, 381/2			ARCHIV		
STAVEBNÍK / OBJEDNATEL : Ing. Vladimír Čigánek, Růžnická 180, 735 51 Bohumín Pudlov			STUPEŇ DPS		
NÁZEV AKCE : Konverze Vodárenské věže - výstavba větrné elektrárny Bohumín - Pudlov, parc. č. 423/13, 423/5, 381/2. k.ú. Pudlov			DATUM ÚNOR 2024 PARÉ		
OBJEKT : SO 02 - KONVERZE VODÁRENSKÉ VĚŽE			Č. ZAKÁZKY 01/24		
ČÁST : D.1.2.4.5 Zařízení Slinoproudé elektrotechniky a Hromosvod			MĚŘÍTKO 1:50		
OBSAH : PŮDORYS 8NP			ARCHIVNÍ ČÍSLO : PPS-01/24-D.1.2.4.5.b-9 Č. V. 09		