


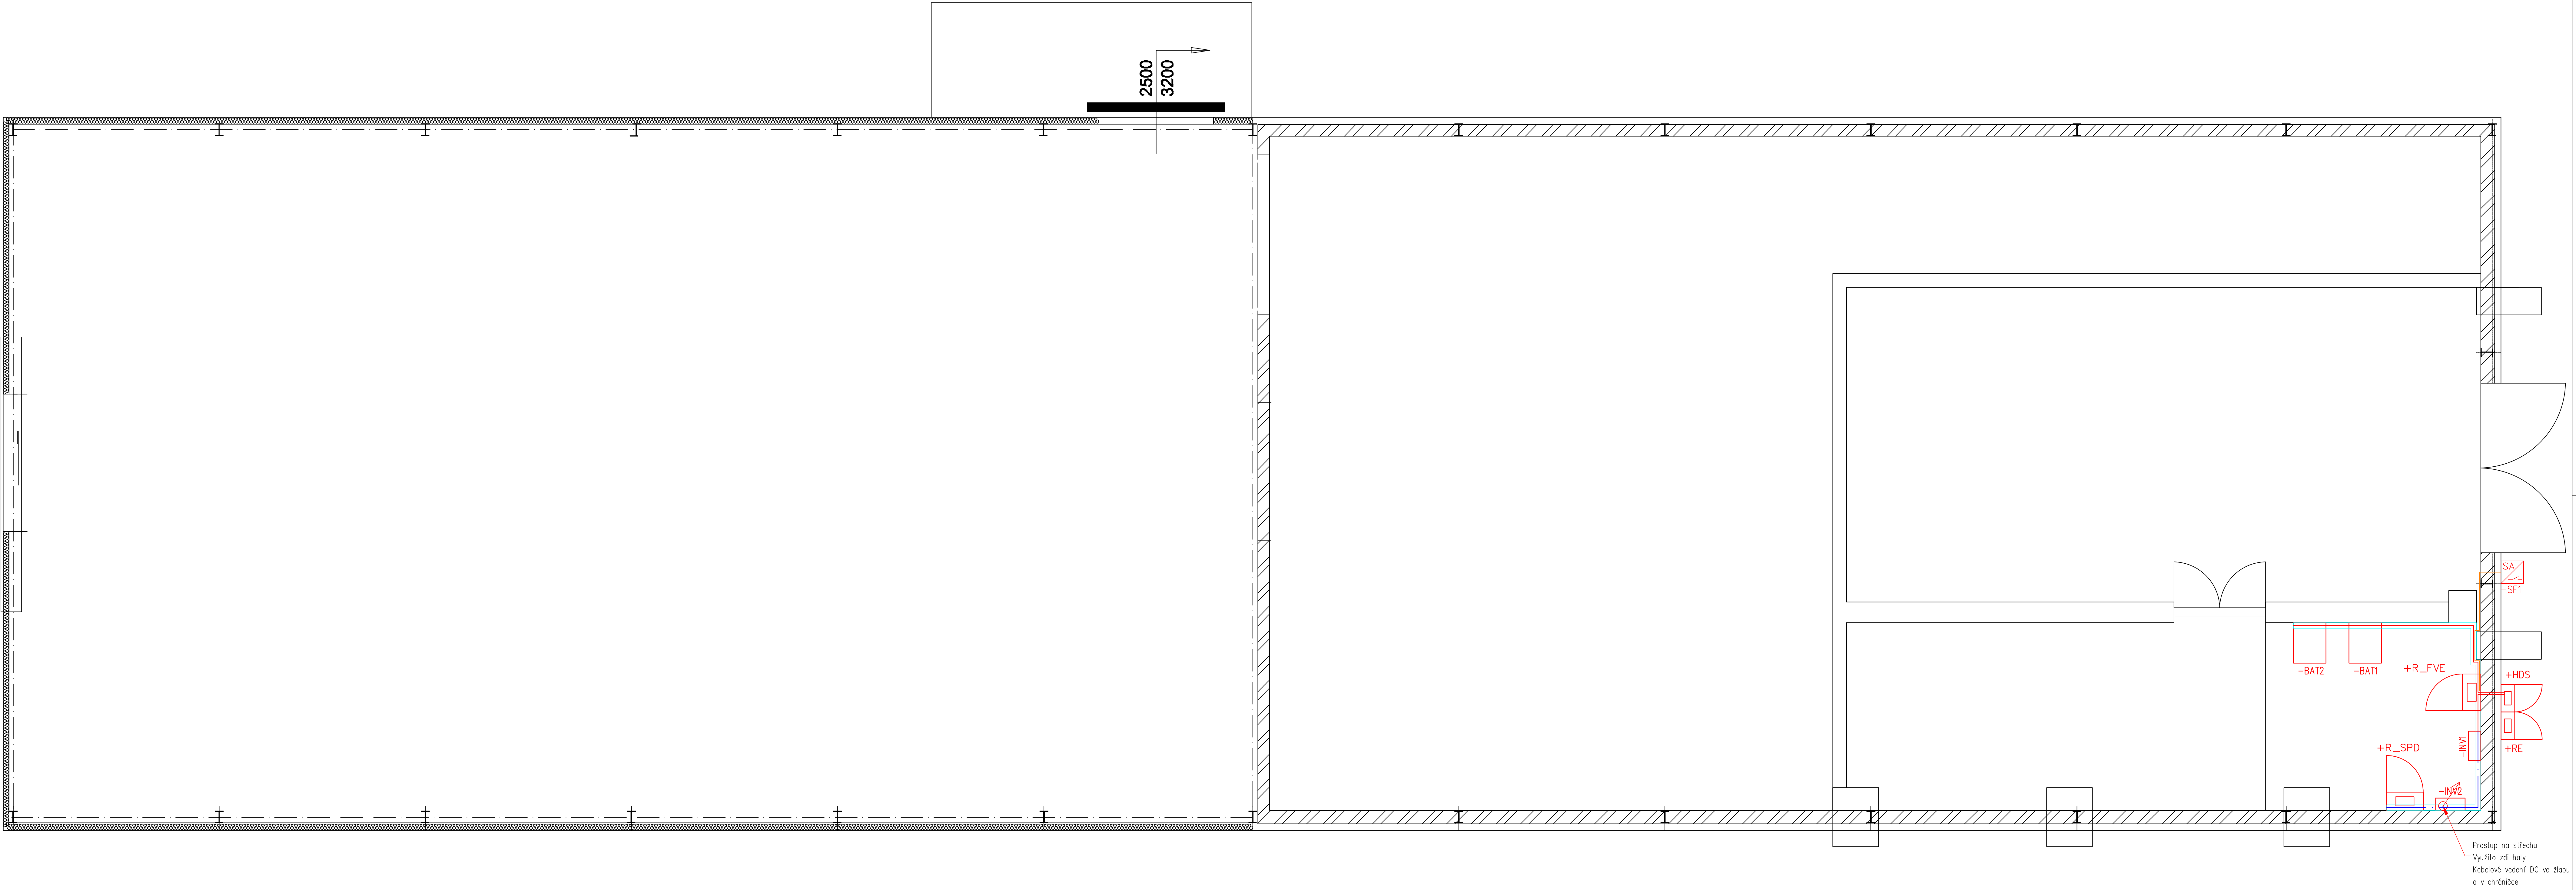

LEGENDA:

X/YZ/N

FOTOVOLTAICKÝ PANEL
X – ČÍSLO STŘÍDAČE
Y – ČÍSLO MPPT STÍDAČE
Z – POŘADÍ STRINGU MPPT
N – POŘADÍ VE STRINGU

STŘÍDAČ

STOUPACÍ / KLESACÍ VEDENÍ

HLAVNÍ KABELOVÁ TRASA DC FVE

HLAVNÍ KABELOVÁ TRASA

VEDLEJŠÍ KABELOVÁ TRASA


KABELOVÁ TRASA SE ZACHOVÁNÍM FUNKČNOSTI PŘI POŽÁRU

ROZVADĚČ

KABELOVÝ ŽLAB

TLAČÍTKO VYPNUTÍ FVE

SITUACE 1:200

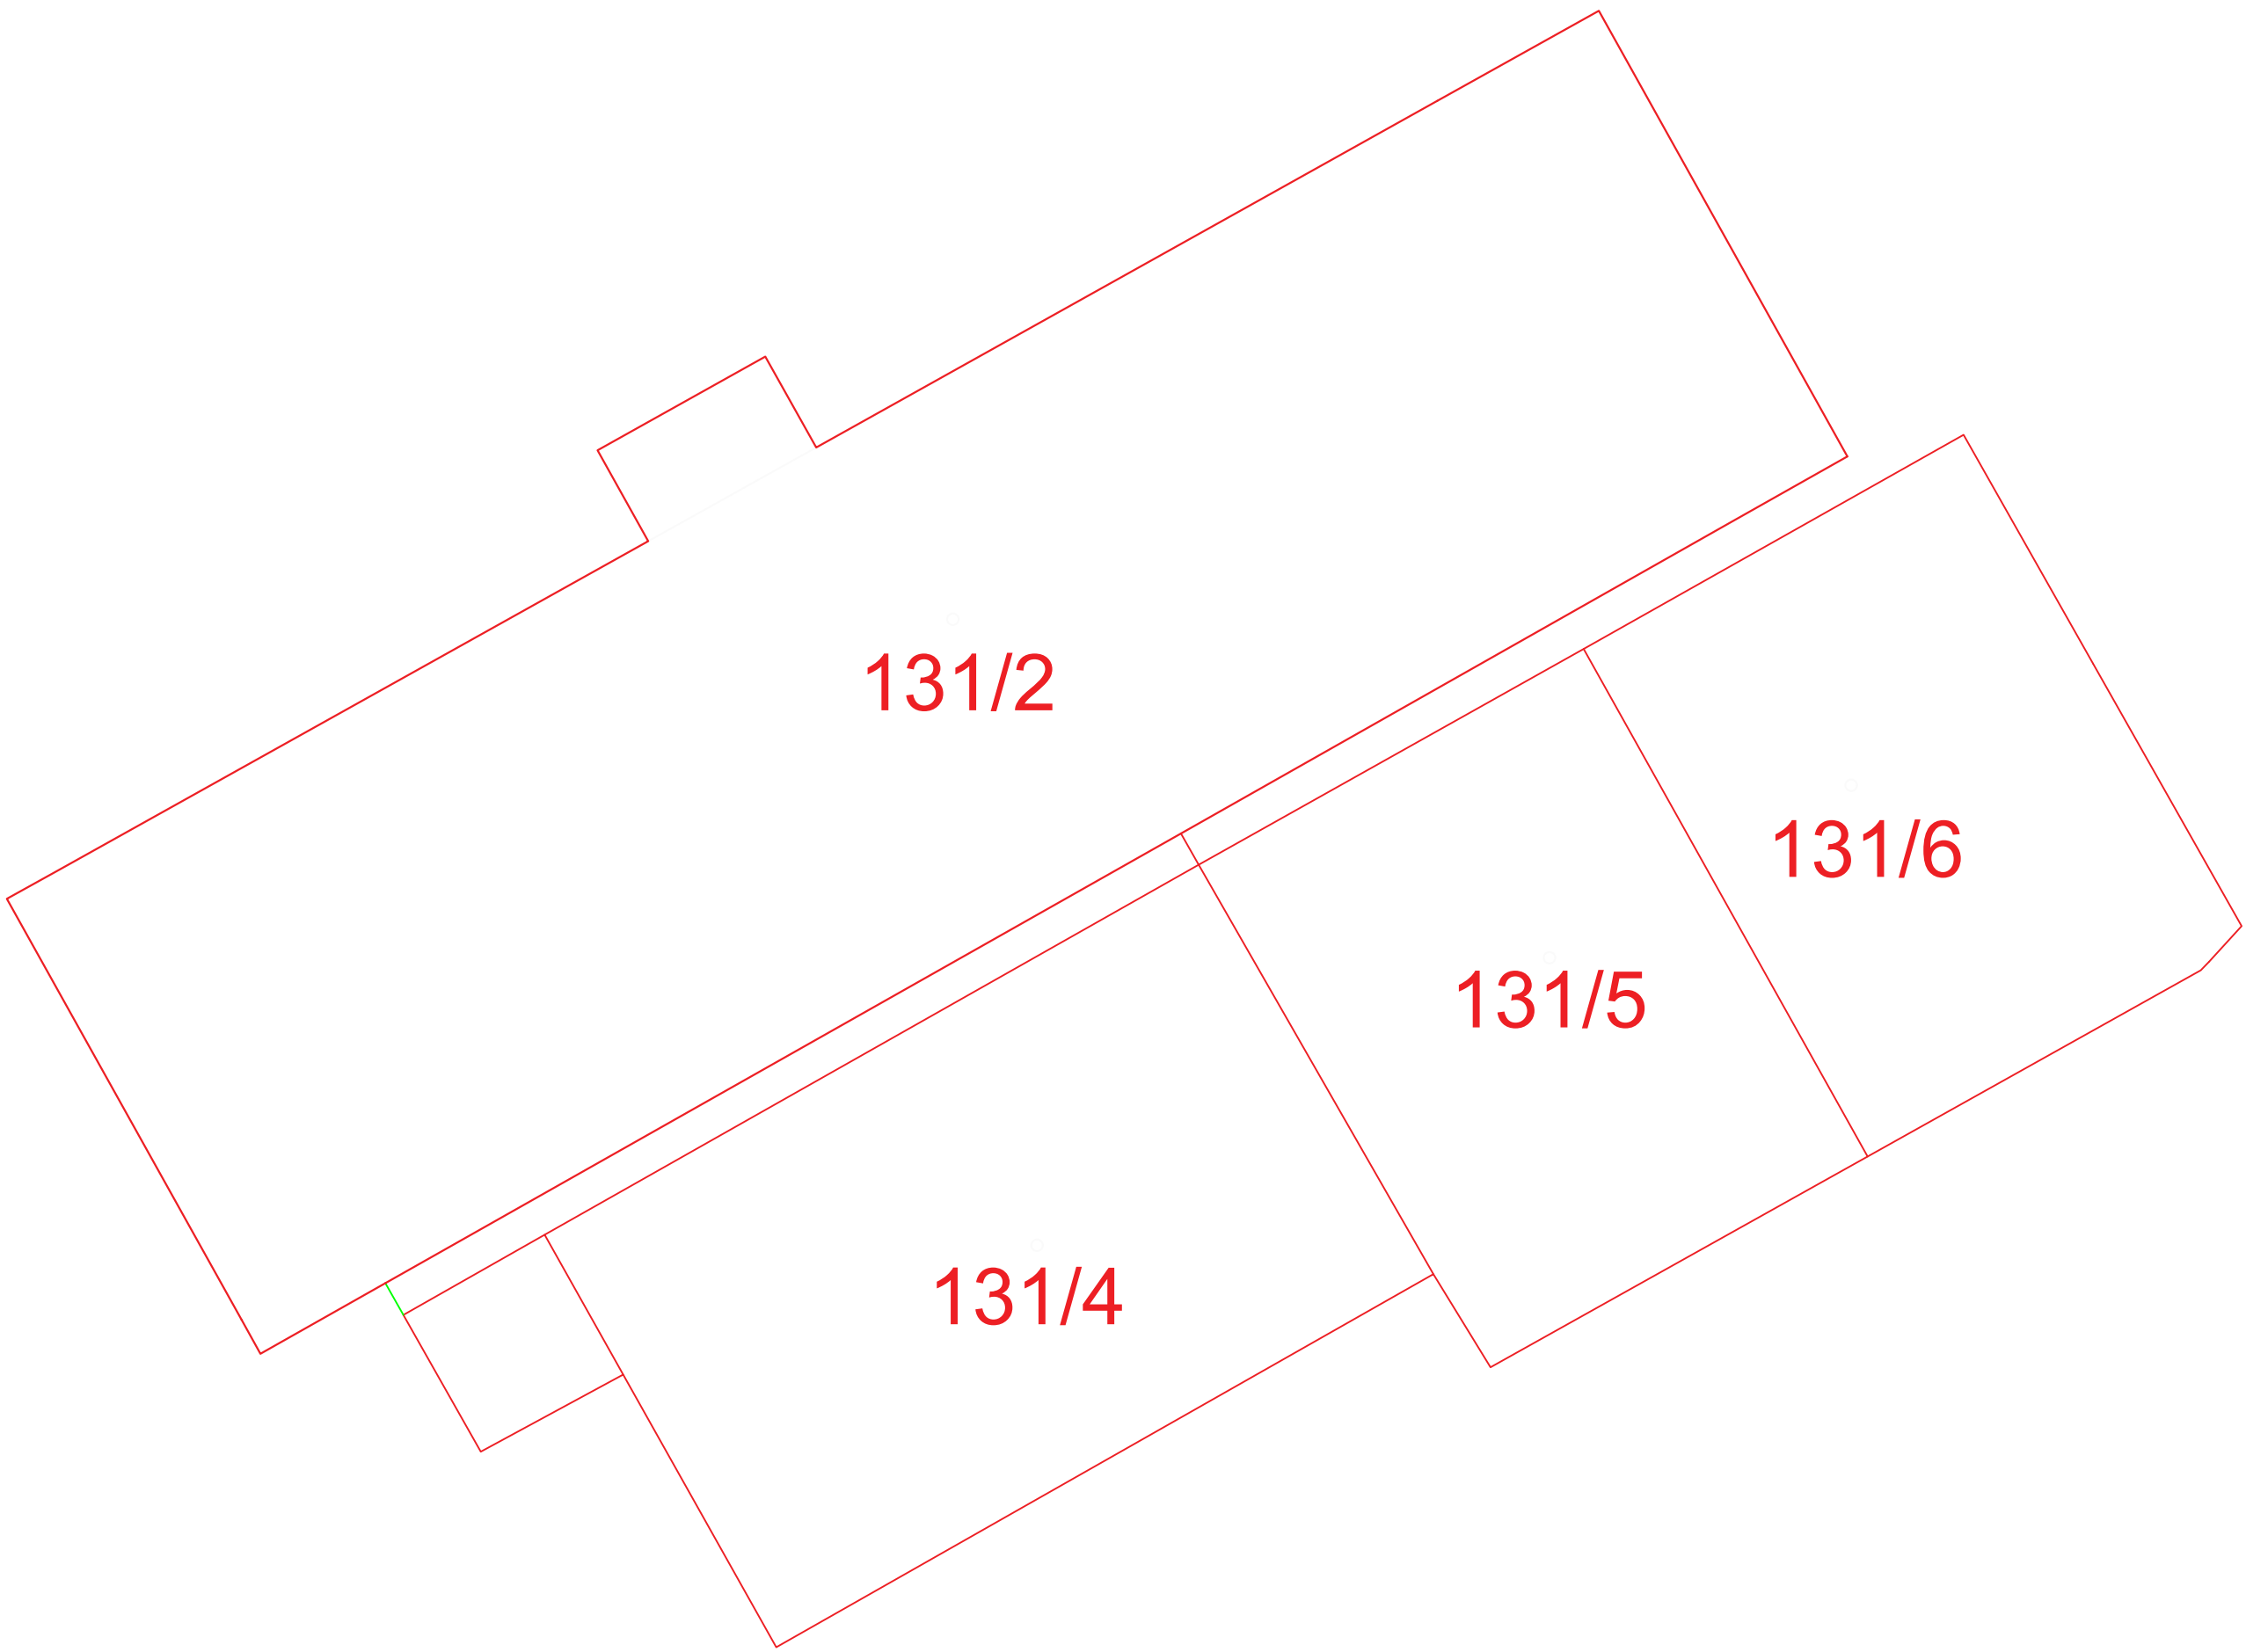

Celkem 188ks fotovoltaických panelů
Výkon 1 panelu = 400Wp
Hmotnost 1 panelu = 19kg
Výkon celé FVE = 75,2kWp
Rozměr panelu 1690x1046mm, tloušťka 40mm

- POZNÁMKY:
- Stavební práce a úpravy nesmí narušovat bezpečnost a provoz v okolí stavby
 - Vnitřní dispozice nebyla ověřována
 - Skutečné rozměry je nutno ověřit na místě

Vypracoval:	HiP:	Generální projektant:
Bc. David Mamula	Ing. Michal Želebek	VŠB - TECHNICKÁ VÝZKUMNÉ Kontroloval: UNIVERZITA OPAVSKÁ Ing. Tomáš Husník Zodpovědný projektant: STŘEŠNÍ Ing. Tomáš Husník Ing. Tomáš Husník CENTRUM
Projekt:	FVE Klášterec nad Ohří	Základní číslo: 051-21
Projektant profes:	VŠB -TU Ostrava, Výzkumné energetické centrum	Stupeň PD: DVZ
Investor:	Sady Klášterec nad Ohří spol. s r.o., Cihlářská 627, 431 51 Klášterec nad Ohří	Datum: 06/2021
Místo stavby:	Cihlářská 627, 431 51 Klášterec nad Ohří	Formát: A0
Stavební úkoly:	Fotovoltaika	Měřítko: 1:50
Díl projektu:	Půdorys 1NP	Číslo výkresu: 051-21-SP1-03
Název dokumentu:	Půdorys 1NP	Revize: 1
S TATO DOKUMENTACE JE VŠADEN DUBENNÝ SLABIKOVÝKOD VYŠETŘOVÁNÍ A JINÉ ROZŠÍŘOVÁNÍ BEZ SOHLASU VŠB -TU OPAVSKÉ ENERGETICKÉ SLUŽBY JE PROHRAZEN		