




ŘEZ BUDOVOU 1:50

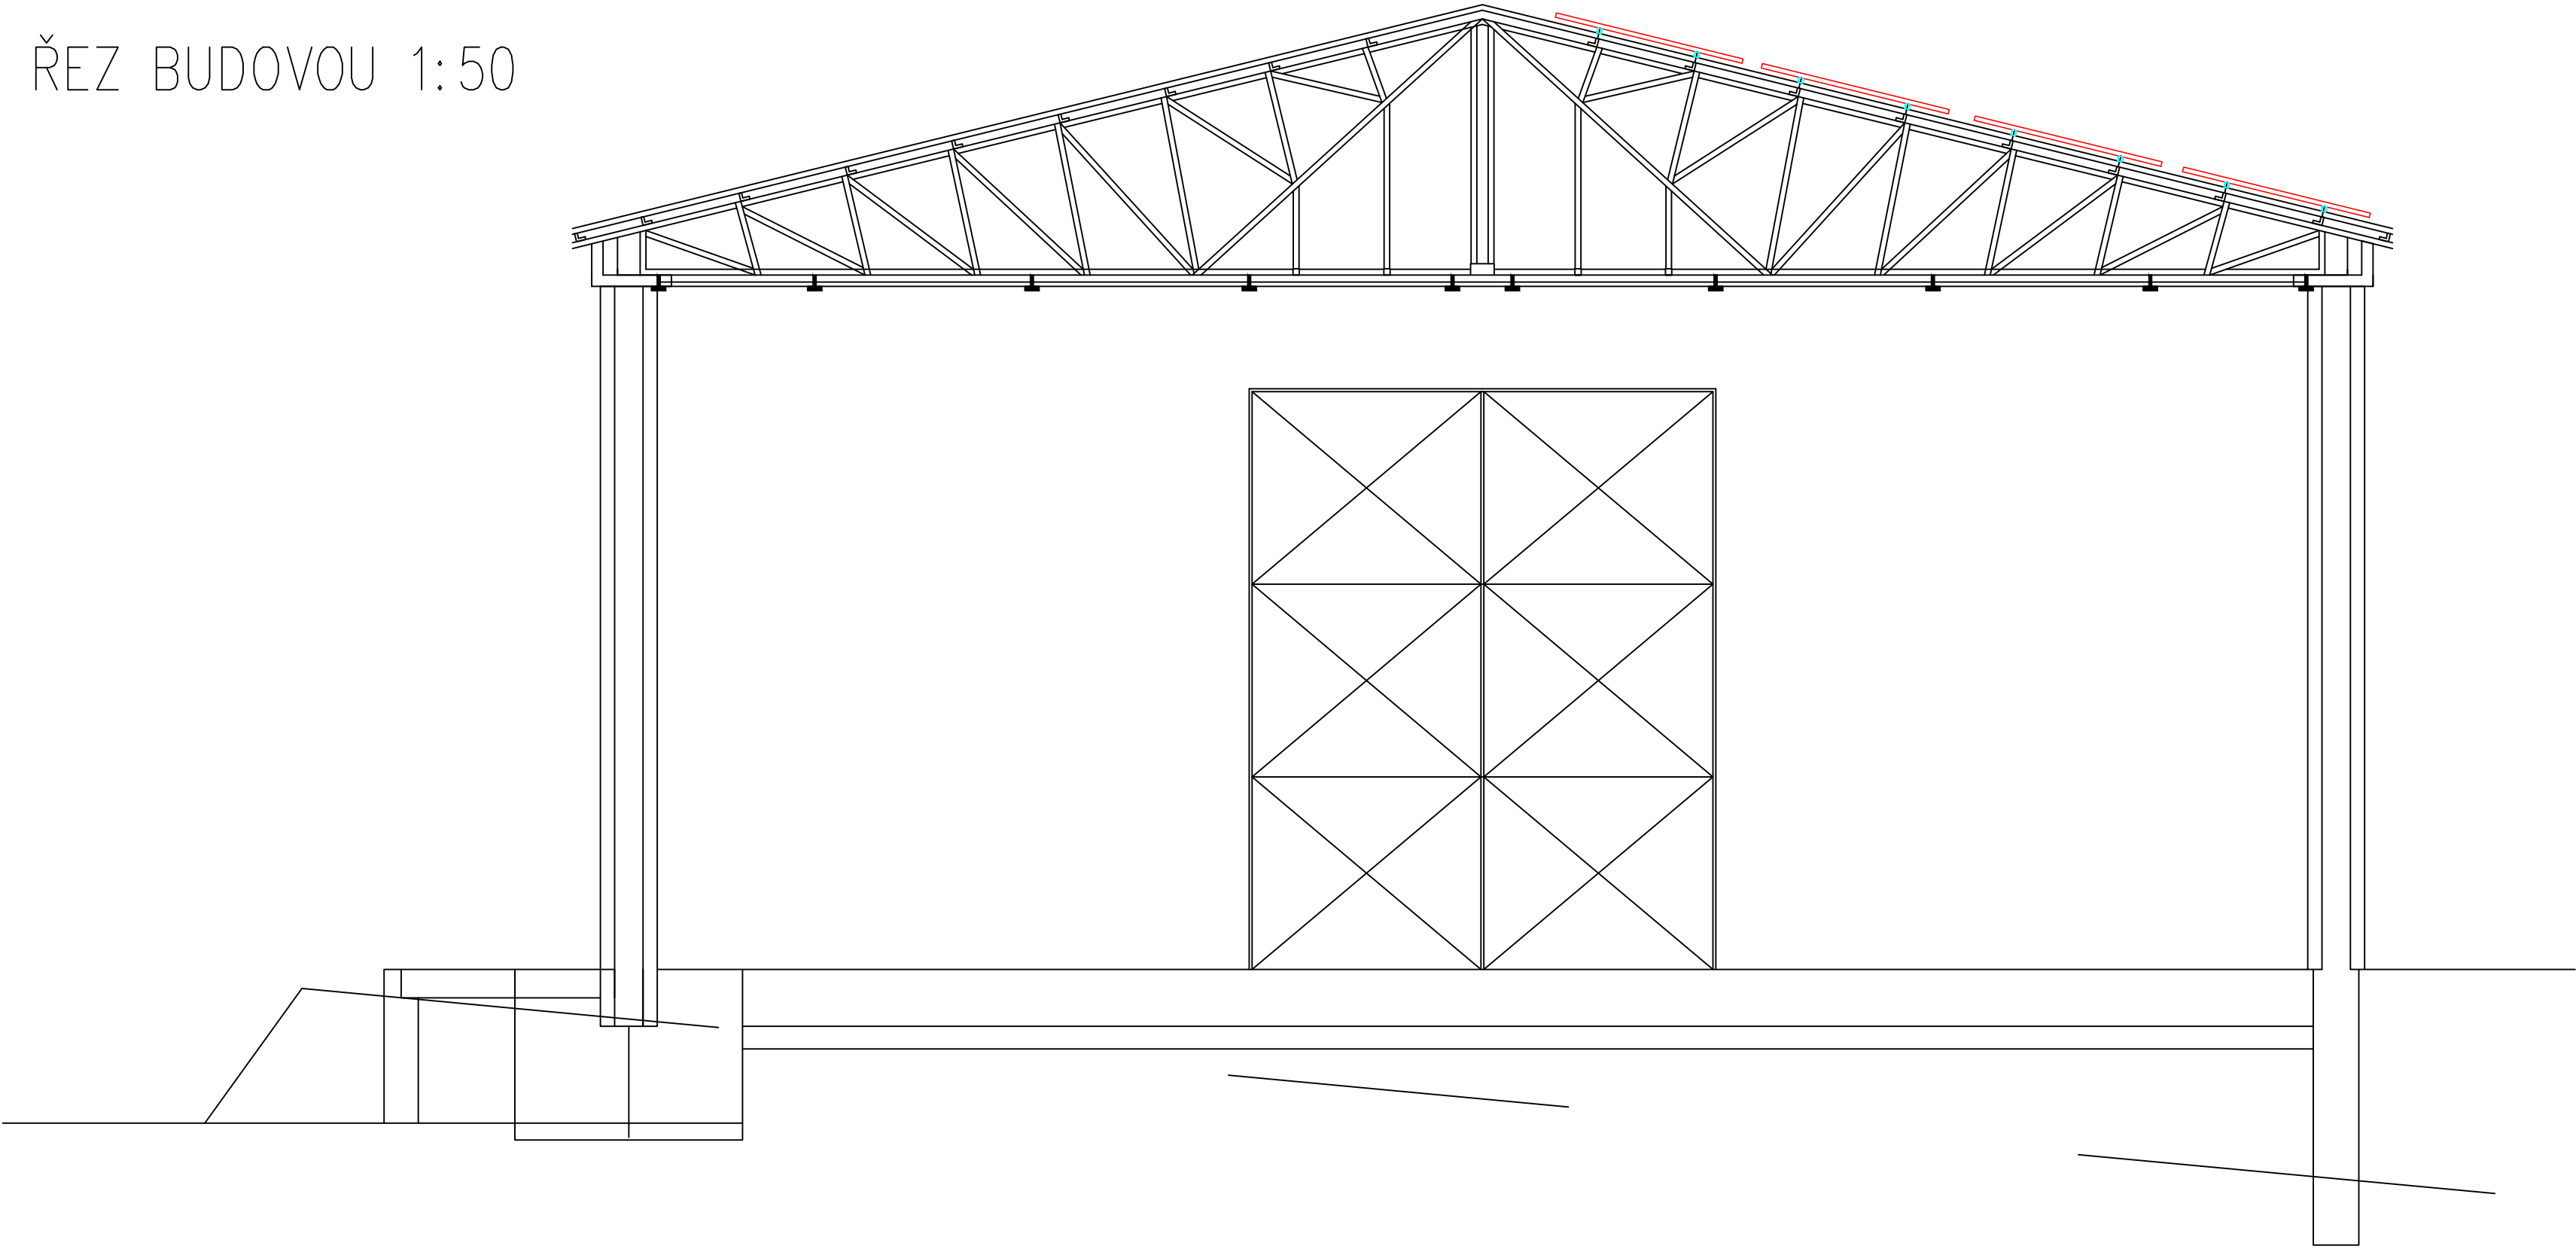

KOTEVNÍ KONSTRUKCE PRO TRAPÉZOVÉ STŘECHY

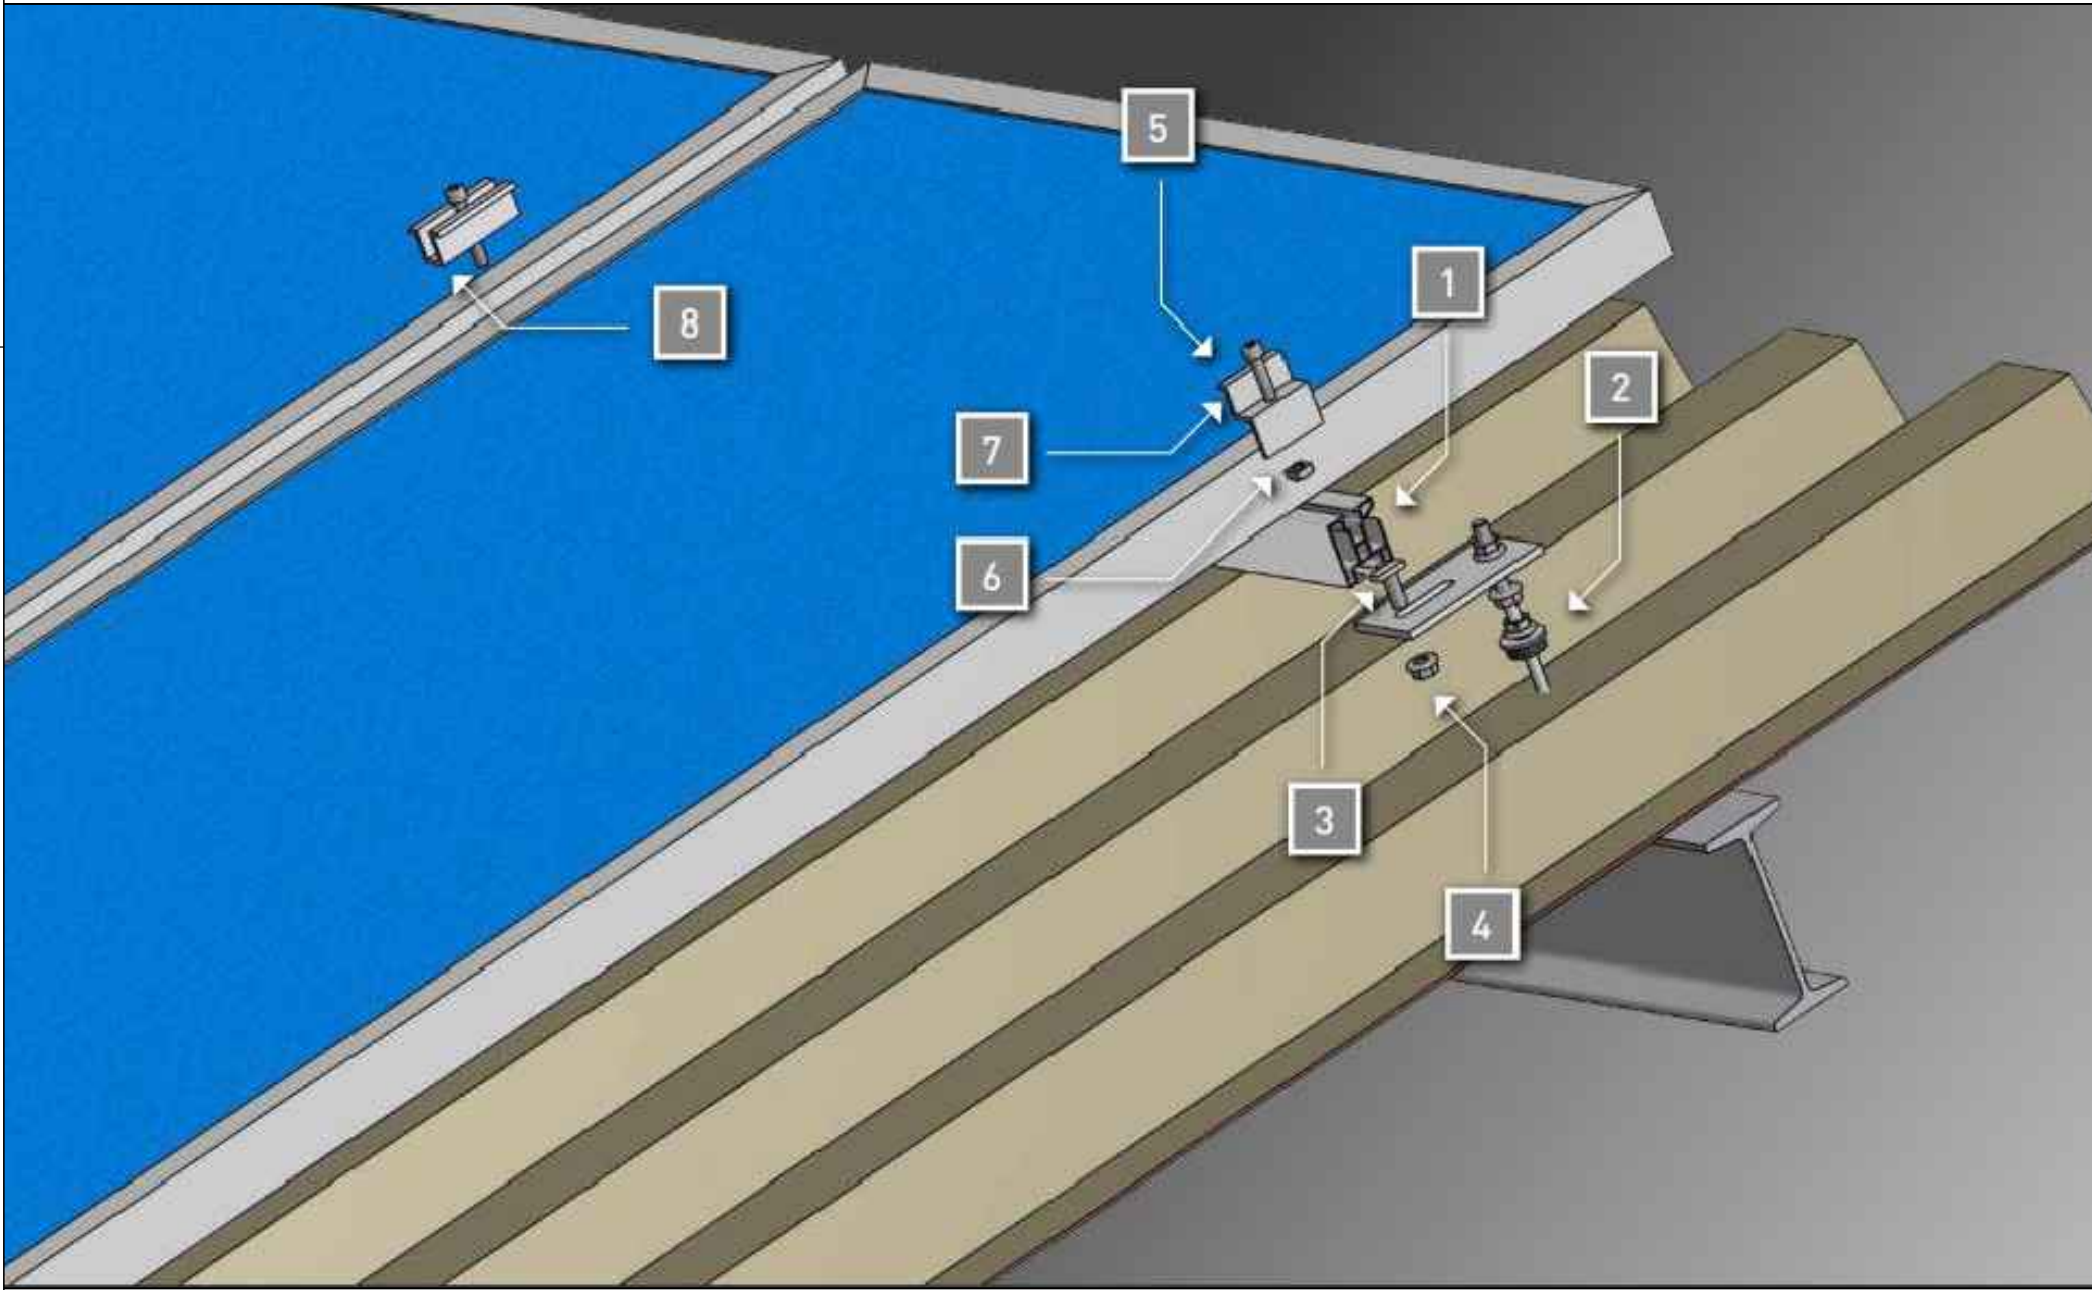

SITUACE 1:200

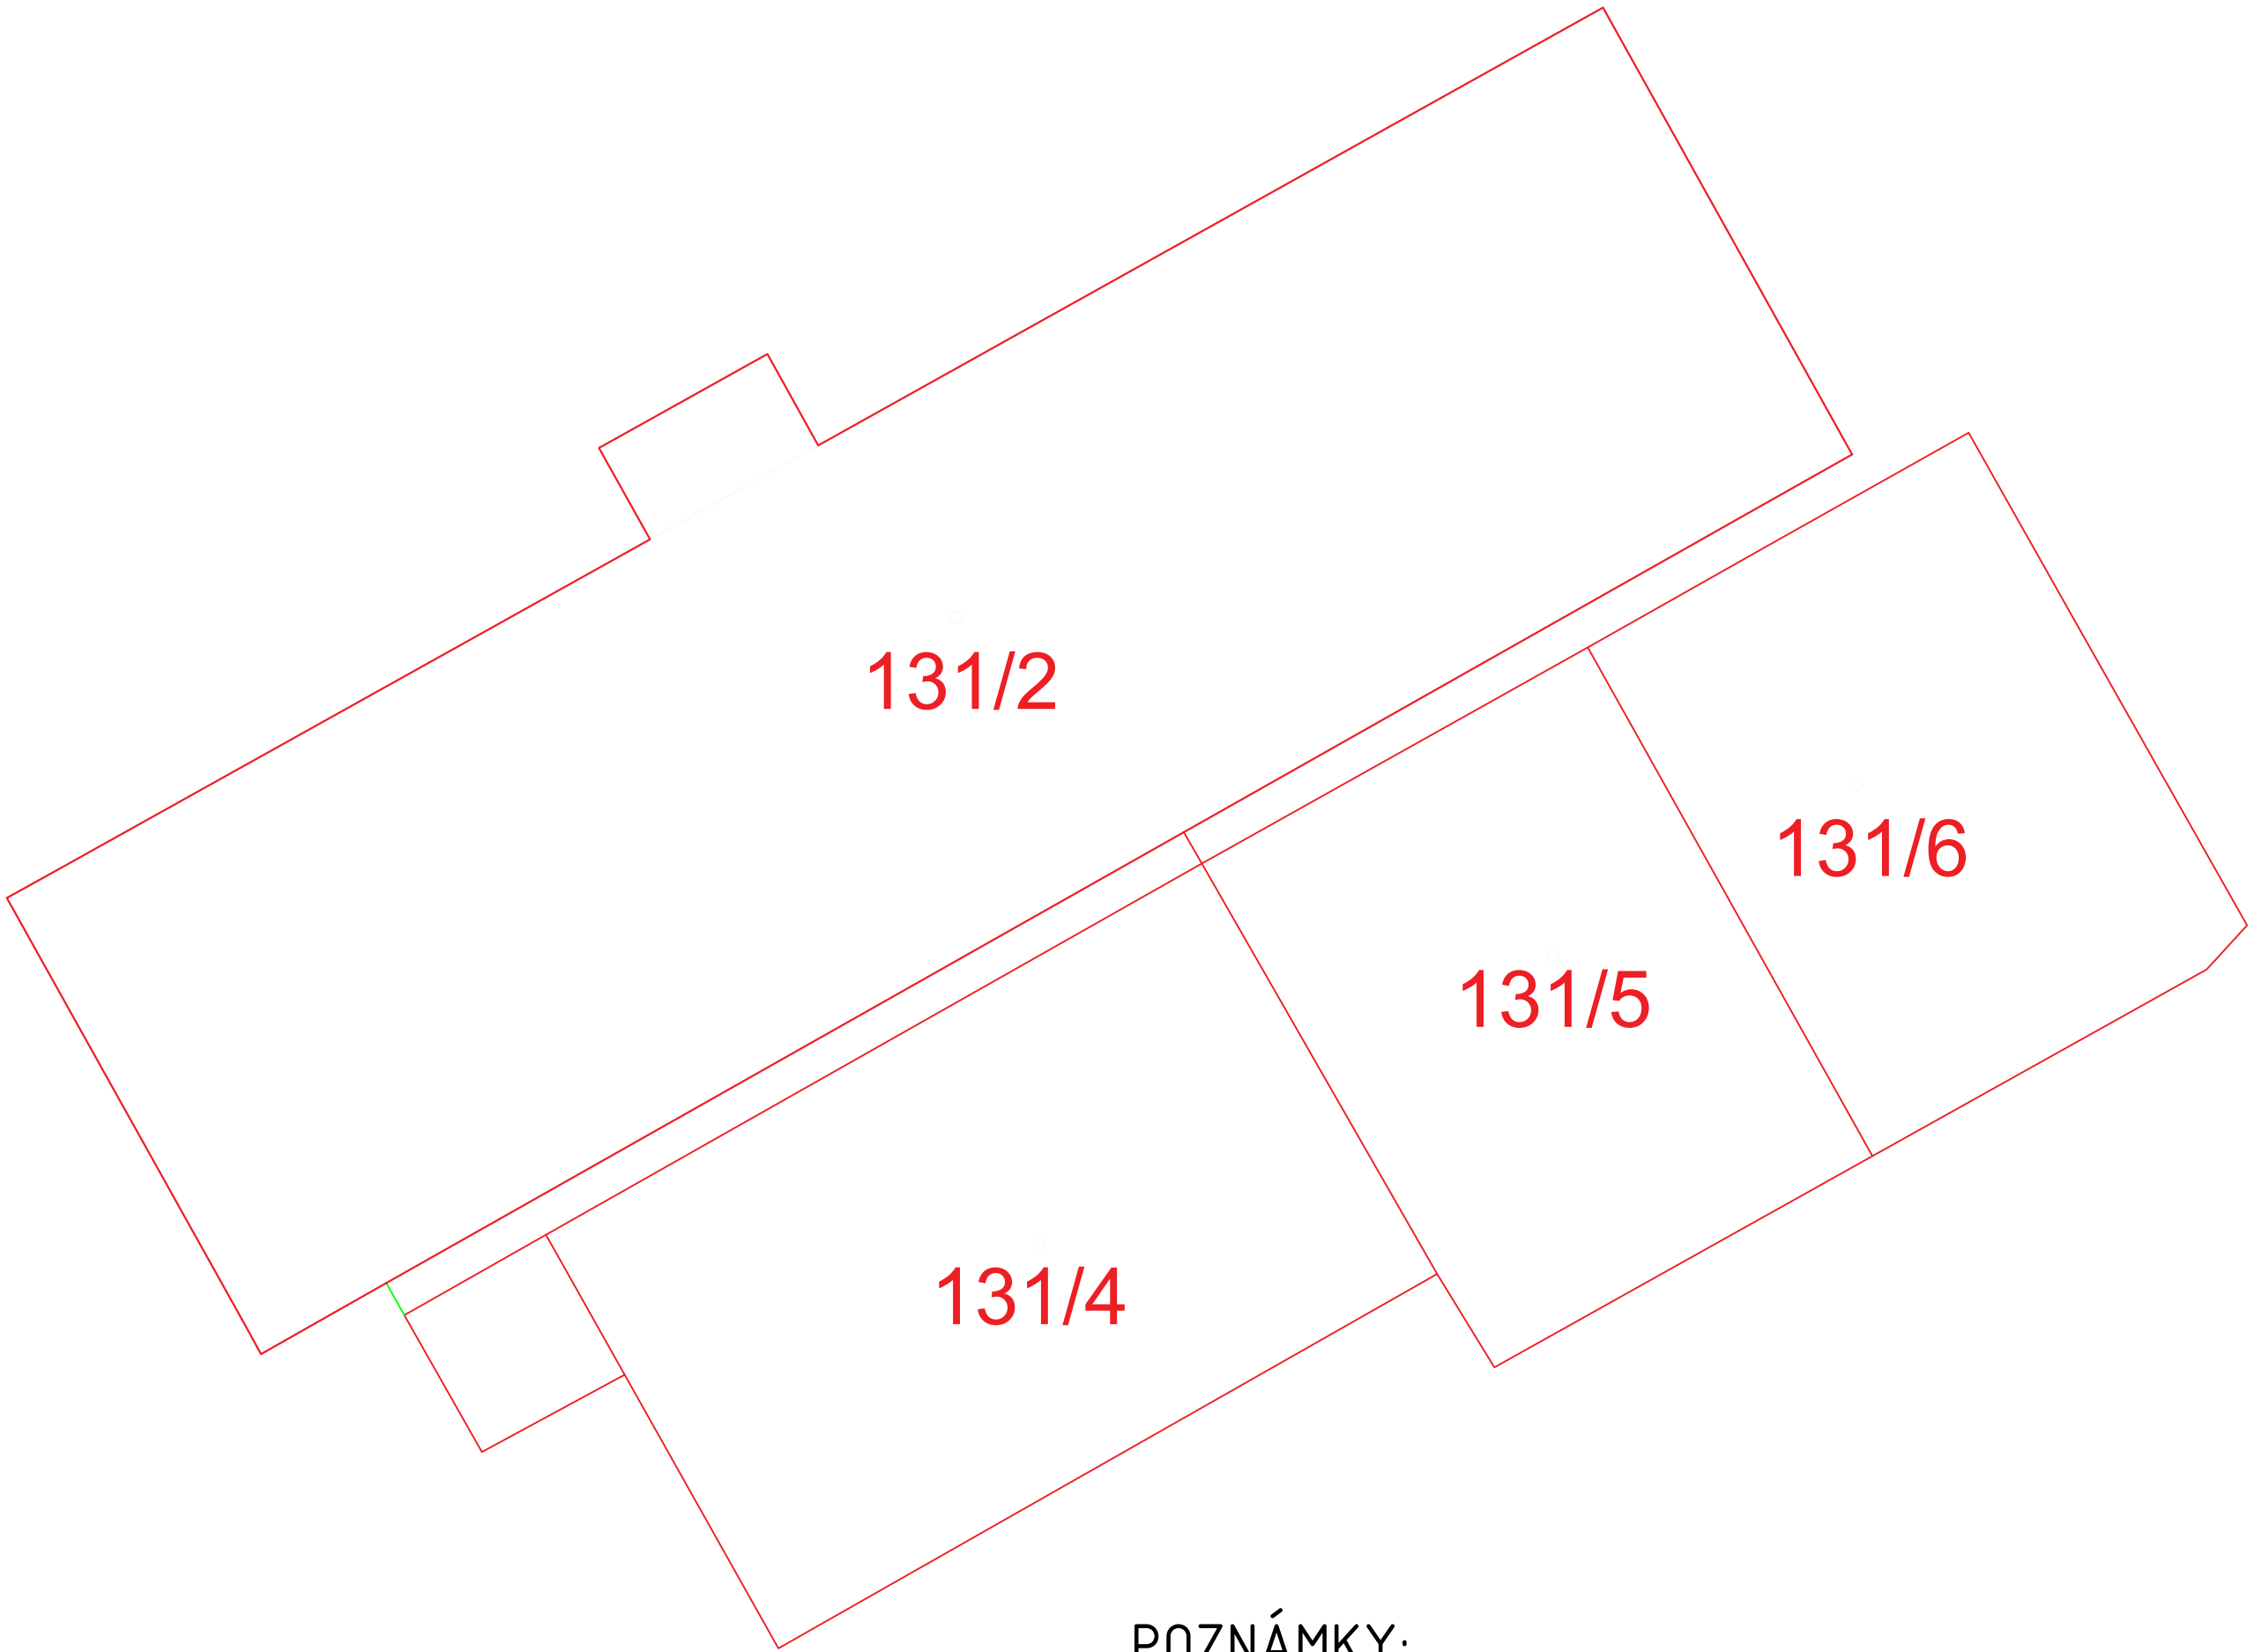

POZNÁMKY:

- Stavební práce a úpravy nesmí narušovat bezpečnost a provoz v okolí stavby
- Vnitřní dispozice nebyla ověřována
- Skutečné rozměry je nutno ověřit na místě

Celkem 188ks fotovoltaických panelů
Výkon 1 panelu = 400Wp
Hmotnost 1 panelu = 19kg
Výkon celé FVE = 75,2kWp
Rozměr panelu 1690x1046mm, tloušťka 40mm

LEGENDA:

- X/YZ/N

FOTOVOLTAICKÝ PANEL
X – ČÍSLO STŘÍDAČE
Y – ČÍSLO MPPT STÍDAČE
Z – POŘADÍ STRINGU MPPT
N – POŘADÍ VE STRINGU
- STŘÍDAČ
- STOUPACÍ / KLESACÍ VEDENÍ
- HLAVNÍ KABELOVÁ TRASA DC FVE
- HLAVNÍ KABELOVÁ TRASA
- VEDLEJŠÍ KABELOVÁ TRASA
- KABELOVÁ TRASA SE ZACHOVÁNÍM FUNKČNOSTI PŘI POŽÁRU
- ROZVADĚČ
- KABELOVÝ ŽLAB
- TLAČÍTKO VYPNUTÍ FVE

Vypracoval: Bc. David Mamula		HIP: Ing. Michal Žiebek		Generální projektant:  VŠB - TU Ostrava VÝZKUMNÉ ENERGETICKÉ CENTRUM	
Kontroloval: Ing. Tomáš Husník		Zodpovědný projektant: Ing. Tomáš Husník		 17. listopadu 2172/15 708 00 Ostrava-Poruba	
Projekt	FVE Klášterec nad Ohří			Zákaznické číslo 051-21	
Projektant profese	VŠB - TU Ostrava, Výzkumné energetické centrum			Stupeň PD DVZ	
Investor	Sady Klášterec nad Ohří spol. s r.o., Cihlářská 627, 431 51 Klášterec nad Ohří			Datum 06/2021	
Místo stavby	Cihlářská 627, 431 51 Klášterec nad Ohří			Formát A1	
Stavební objekt				Měřítko 1:50	
Díl projektu	Fotovoltaika			Číslo výkresu 051-21-5P1-04	
Název dokumentu	Řez budovou			Revize 1	
© TATO DOKUMENTACE JE NAŠIM DUŠEVNÍM VLASTNICTVÍM. KOPIOVÁNÍ A JINÉ ROZŠÍŘOVÁNÍ BEZ SOUHLASU VŠB - TUO VEG ENERGETICKÉ SLUŽBY JE PROTIPRAVNÍ					