




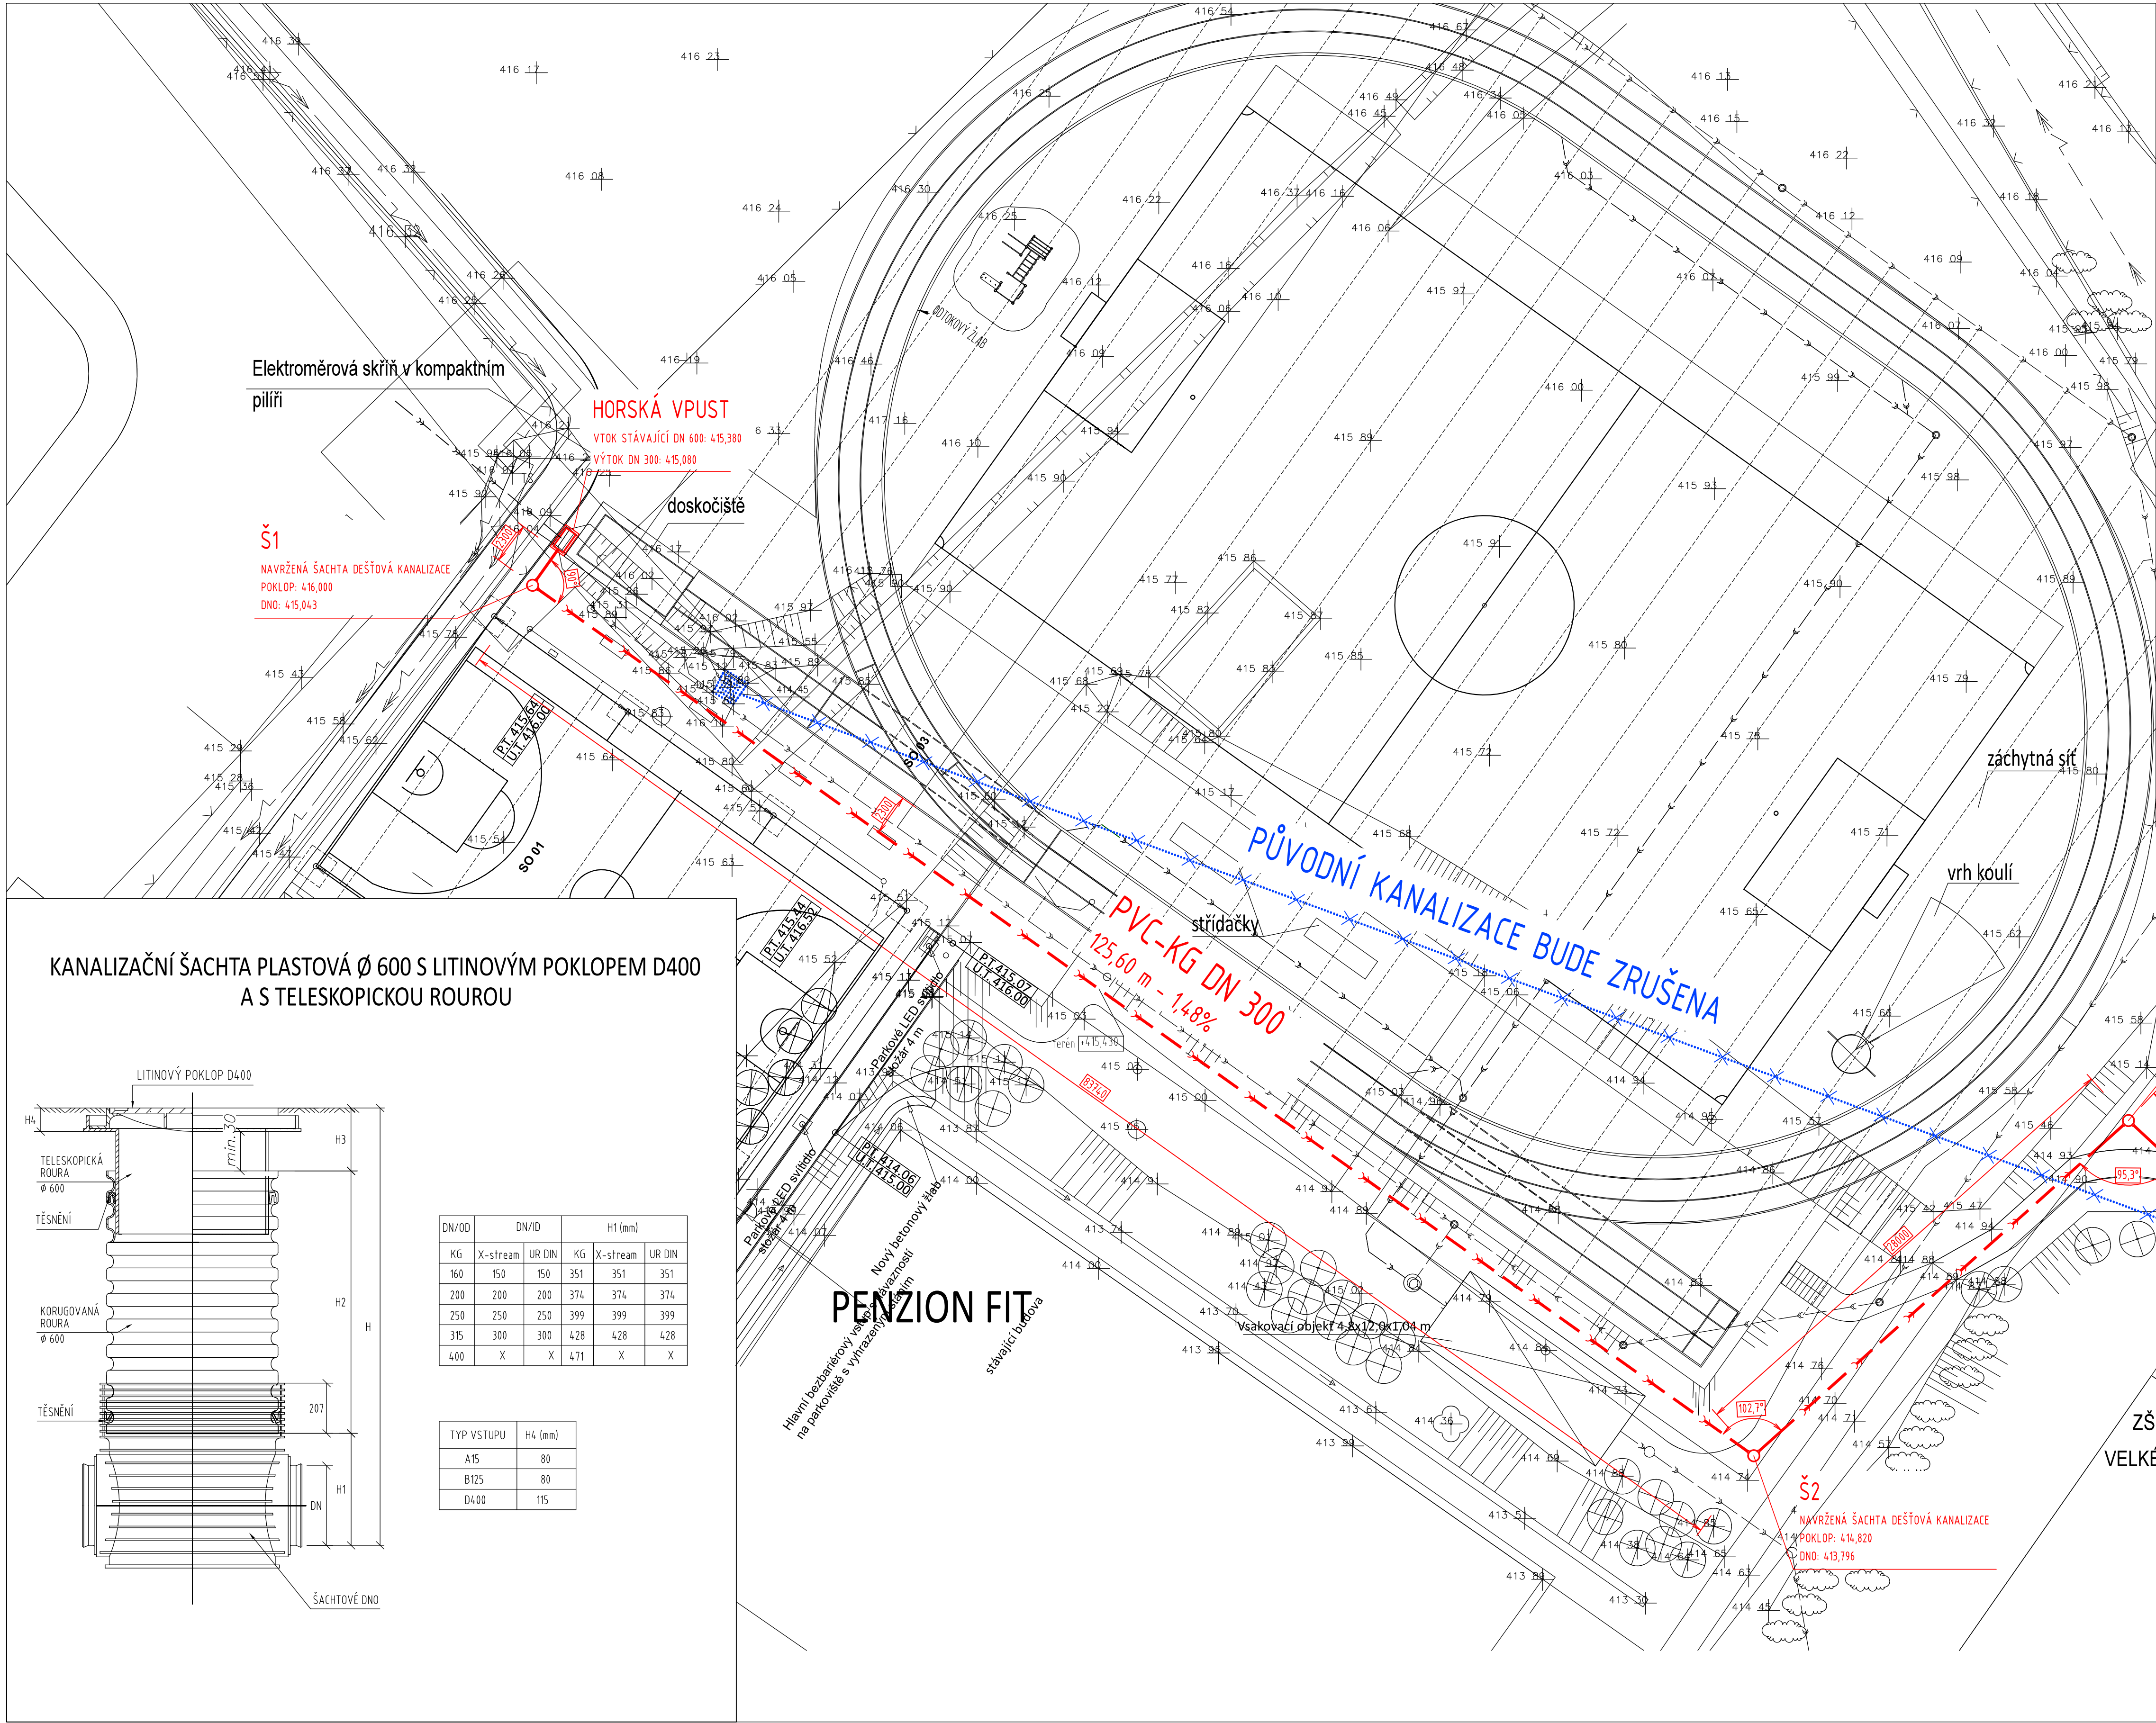

VZOROVÝ PŘÍČNÝ ŘEZ ULOŽENÍ POTRUBÍ

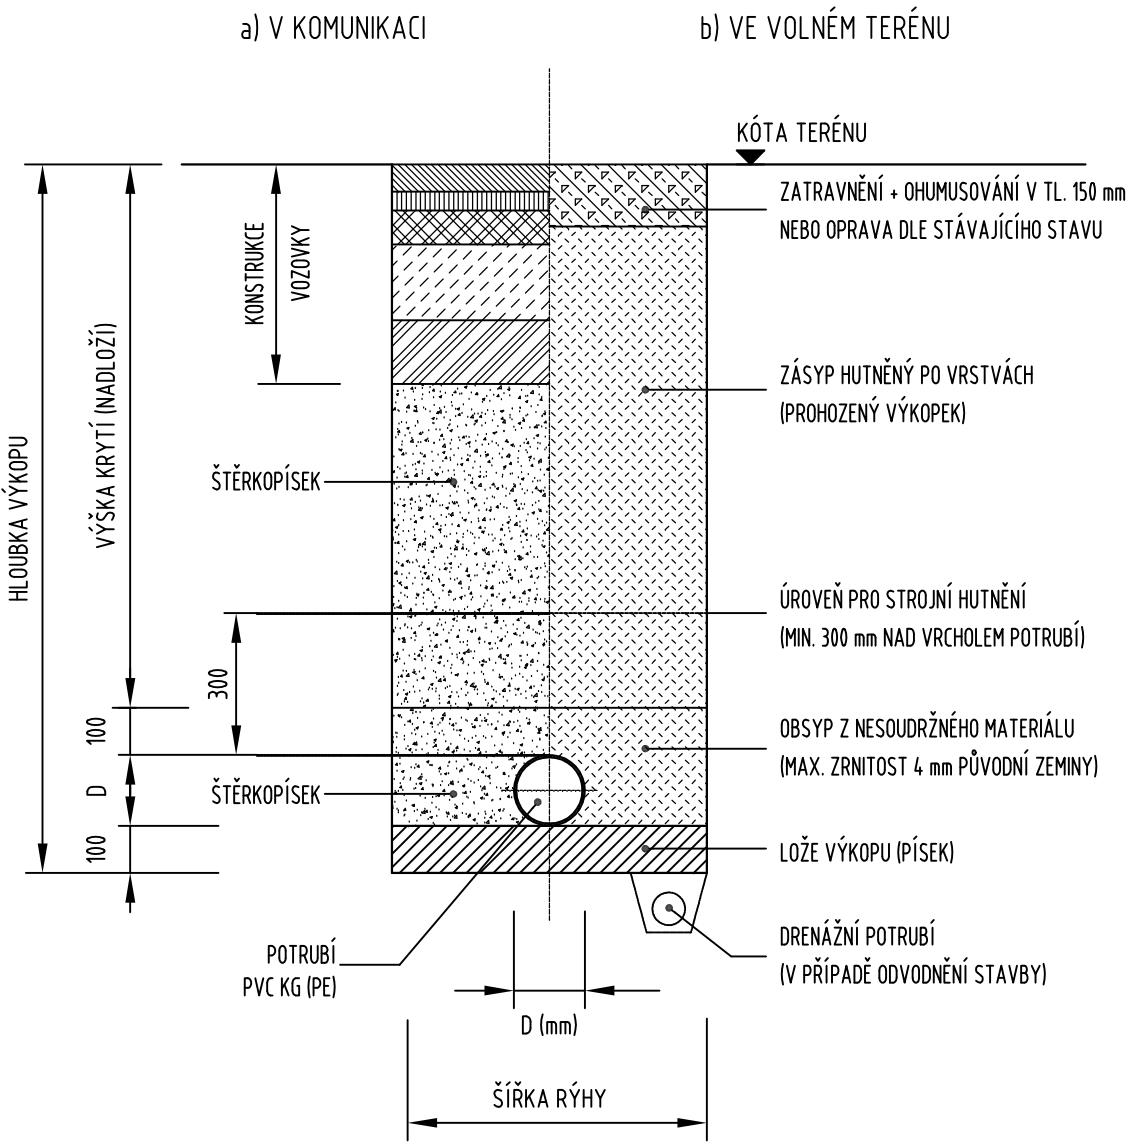

KANALIZAČNÍ ŠACHTA PLASTOVÁ Ø 600 S LITINOVÝM POKLOPEM D400 A S TELESKOPICKOU ROUROU

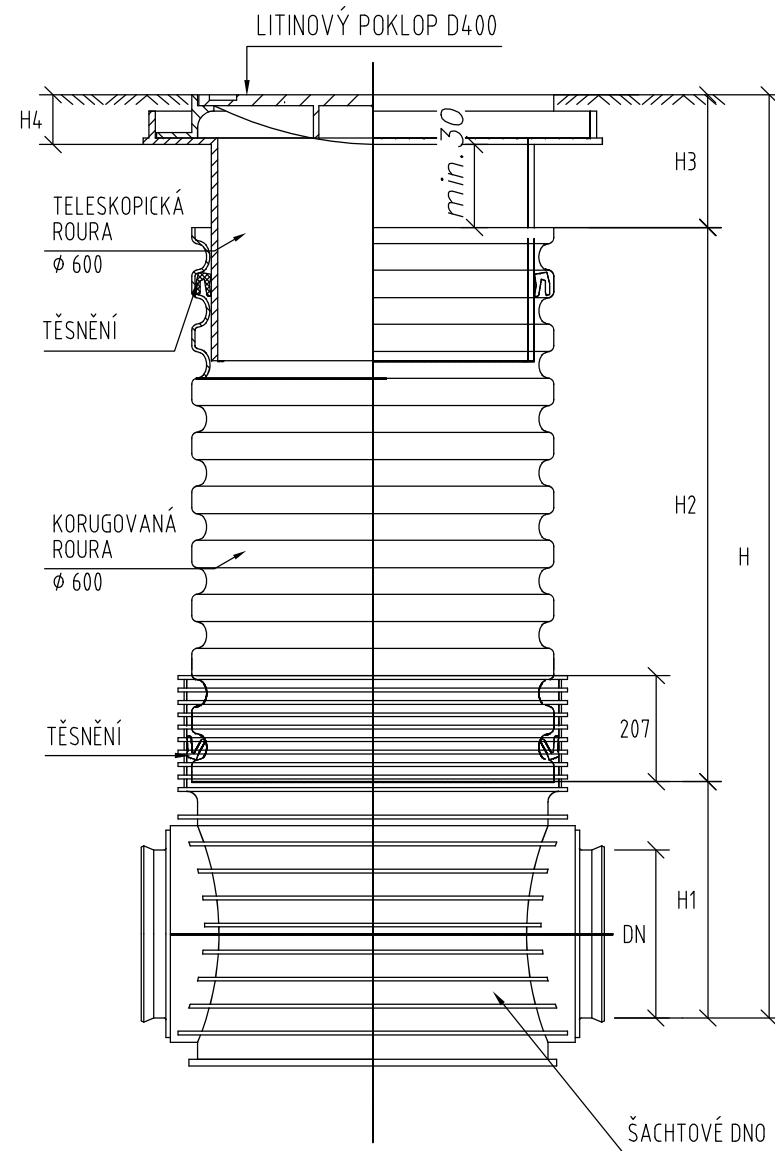

DN/OD	DN/D		H1 (mm)			
KG	X-stream	UR DIN	KG	X-stream	UR DIN	
160	150	150	351	351	351	
200	200	200	374	374	374	
250	250	250	399	399	399	
315	300	300	428	428	428	
400	X	X	471	X	X	

TYP VSTUPU	H4 (mm)
A15	80
B125	80
D400	115

TABULKA ŠACHT

šachta	kóta poklopu [m n.m.]	kóta odtoku [m n.m.]	výška šachty [m]	typ šachty	typ dna	DN potr. [mm]	DN šach. roury [mm]
Š1	416,00	415,043	0,957	PLAST Ø 600	Ø 600/315 - ÚHEL 90°	315	600
Š2	414,82	413,796	1,024	PLAST Ø 600	Ø 600/315 - ÚHEL 90°	315	600
Š3	414,90	413,378	1,522	PLAST Ø 600	Ø 600/315 - ÚHEL 90°	315	600

POZNÁMKA:

PRŮBĚH SÍTÍ JE ZAKRESLEN POUZE INFORMATIVNĚ, STAVEBNÍK POŽADÁ PŘED ZAHÁJENÍM ZEMNÍCH PRACÍ O JEJICH VYTÝČENÍ

--- NAVRŽENÁ DEŠŤOVÁ KANALIZACE - PVC-KG, DN 300
--- ZRUŠENÁ KANALIZACE

Dešťová kanalizace:

Celková délka: 125,24 m
Materiál: PVC KG (SN 4)
Světlost potrubí: 300 mm
Průměrná hloubka uložení: 1,25 m

Zodp. projektant Vladimír Schertler <i>Schertl</i>		Vypracoval Vladimír Schertler <i>Schertl</i>		Kreslil Vladimír Schertler <i>Schertl</i>		FRYS STAVEBNÍ PROJEKCE	
Kraj: Olomoucký		Obecní úřad		Velké Losiny			
Investor: obec Velké Losiny, Rudé armády 321, 788 15 Velké Losiny							
Stavba: MULTIFUNKČNÍ HRŠTĚ OBCE VELKÉ LOSINY							
Část:		Přeložka dešťové kanalizace				Formát: Bx A4	
						Měřítko: 1:200	
						Datum: 09/2024	
						Účel: DPS	
						Číslo zakázky: 23/72b	
						Číslo výkresu:	
						Číslo paré:	
Název výkresu:		SITUACE				K 01	