


PŮDORYS Y V ÚROVNI 8,400

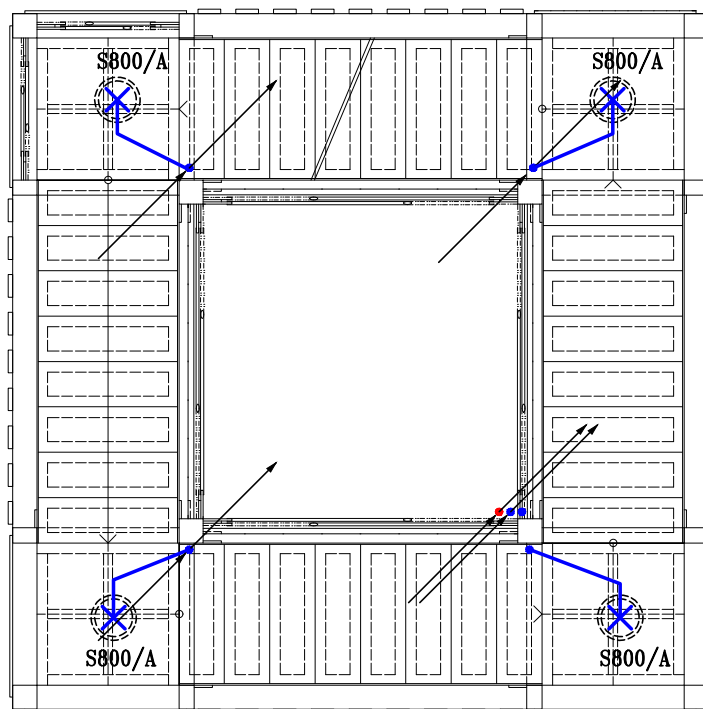

vertikální kabelový rozvod bude veden
v ochranných trubkách PVC tuhých
Ø 21mm kotvených do konstrukce věže.

ZODP. PROJEKTANT	VYPRACOVAL	KRESLIL	Ing.arch.Vladimír Volman architektonický atelier Komenského 29/11 418 01 Bílina - město 607 858 825 e-mail : volman@volny.cz		
MIROSLAV FOKT	MIROSLAV FOKT	MIROSLAV FOKT			
STAVEBNÍK: MĚSTO TŘEBENICE, PAŘÍKOV NÁMĚSTÍ Č.P. 1, 411 13 TŘEBENICE IČ 00264521					
KRAJ: ÚSTECKÝ		OBEC: TŘEBENICE		ZAK. Č.: 9045-04-2020-věž	
VĚŽ – areál MŠ+multif.objekt TŘEBENICE				ARCH. Č.: 9045-04-2020	
				FORMÁT: 1 A4	KOPIE:
				DATUM: 01/2021	
				STUPEŇ: DPS	
				MĚŘÍTKO: 1:50	
OBJEKT: Věž		VÝKRES Č.: 03			
ČÁST: D.C.1.4.e.		REVIZE Č.: 000			
VÝKRES: VĚŽ – půdorys 2 NP.					