


CYKY J 3x2,5 - sv.obvod S700 chrán.
CYKY J 3x2,5 - zás.obvod Z700 chrán.
CYKY J 5x2,5 - V700 vrátek chrán.
chránička kopoflex Ø36mm
pro slaboproudý (antény)

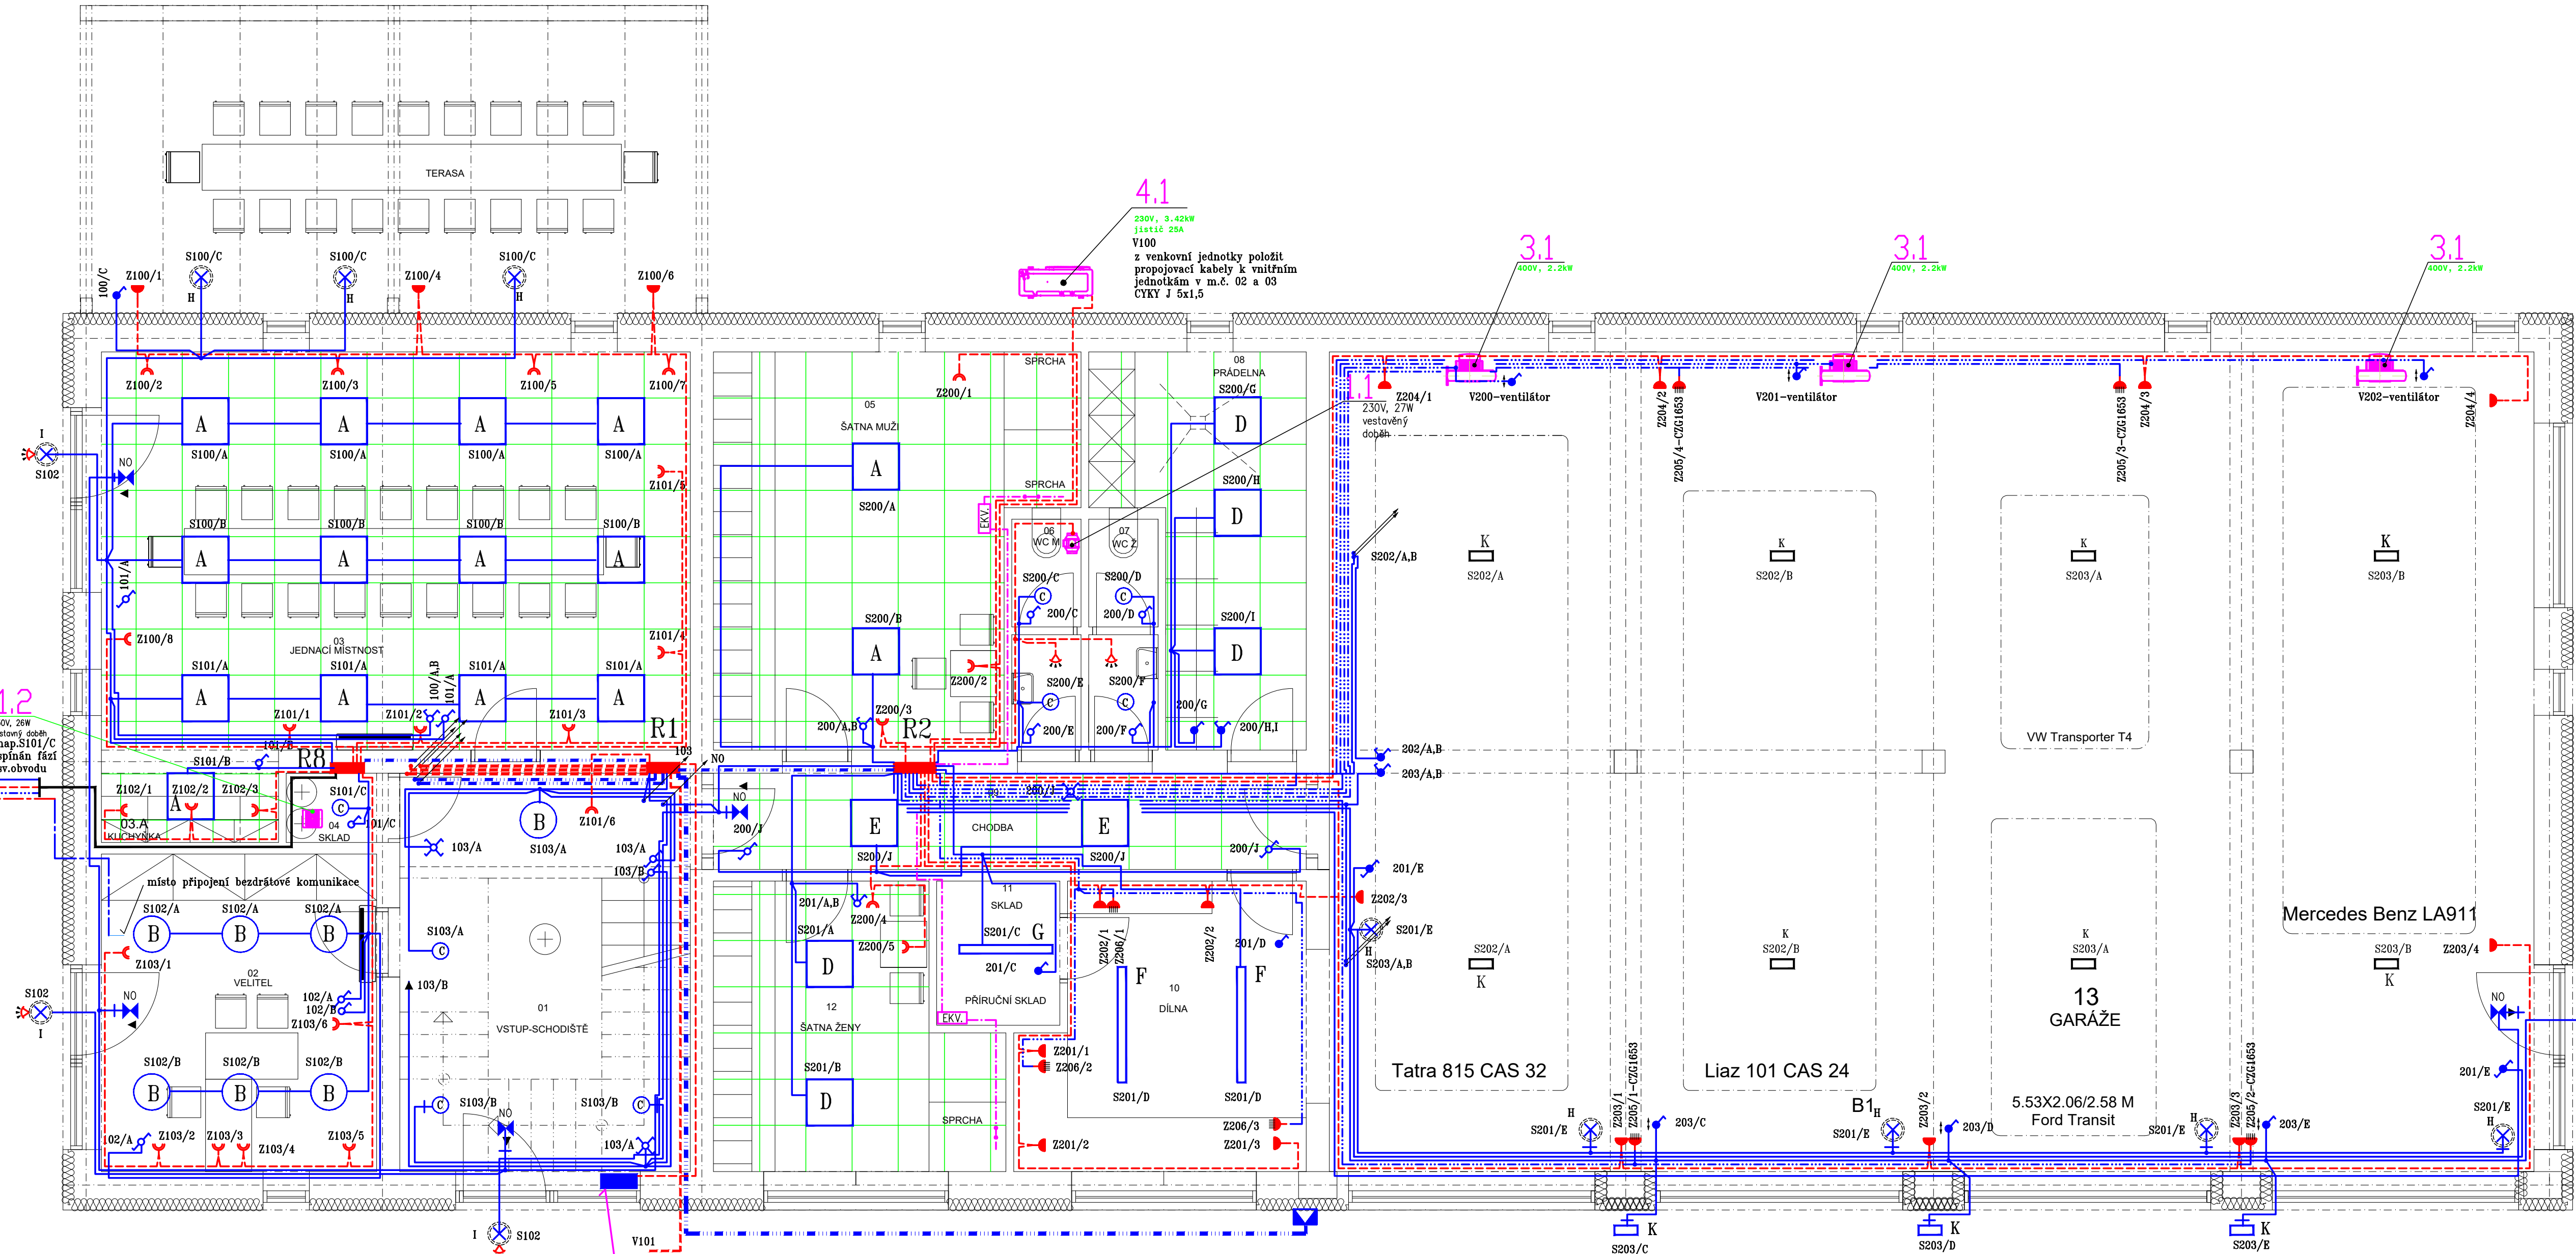

ústředna EZS

LEGENDA MÍSTNOSTÍ		
Č.	MÍSTNOST	1. NP
01	SCHODIŠTĚ	
02	VELITEL	
03	JEDNACÍ MÍSTNOST	
03A	KUCHYŇKA	
04	ÚKLID	
05	ŠATNA MUŽI	
06	WC MUŽI	
07	WC ŽENY	
08	PRÁDELNA / SUŠENÍ	
09	CHODBA	
10	DILNA - ÚDRŽBA	
11	DILNA - SKLAD	
12	ŠATNA ŽENY	
13	GARAŽE - VOZOVÝ PARK	

ZODP. PROJEKTANT	VYPRACOVAL	KRESLIL	Ing.arch.Vladimír Volman architektonický atelier Komenského 29/11 418 01 Bilina - město 607 858 825 e-mail : volman@volny.cz	
MIROSLAV FOKT	ING. RADEK FOKT	ING. RADEK FOKT		
STAVEBNÍK: MĚSTO TŘEBENICE, PÁRKOVÉ NÁMĚSTÍ Č.P. 1, 411 13 TŘEBENICE IČ 00264521			ZAK. Č.: 3820519	
KRAJ: OSTECKÝ	OBEČ: TŘEBENICE		ARCH. Č.:	KOPIE:
MULTIFUNKČNÍ OBJEKT MĚSTA TŘEBENICE			FORMÁT: 6 A4	
			DATUM: 01/2021	
OBJEKT: DB Dobrovolní hasiči			STUPEŇ: DPS	VÝKRES Č.: 02
			MĚŘÍTKO: 1 : 50	
ČÁST: DB.1.4.e – dobrovolní hasiči			REVIZE Č.: 000	
VÝKRES: PŮDORYS 1.NP				