




ŘEZ NAC A7 PODÉLNÝ

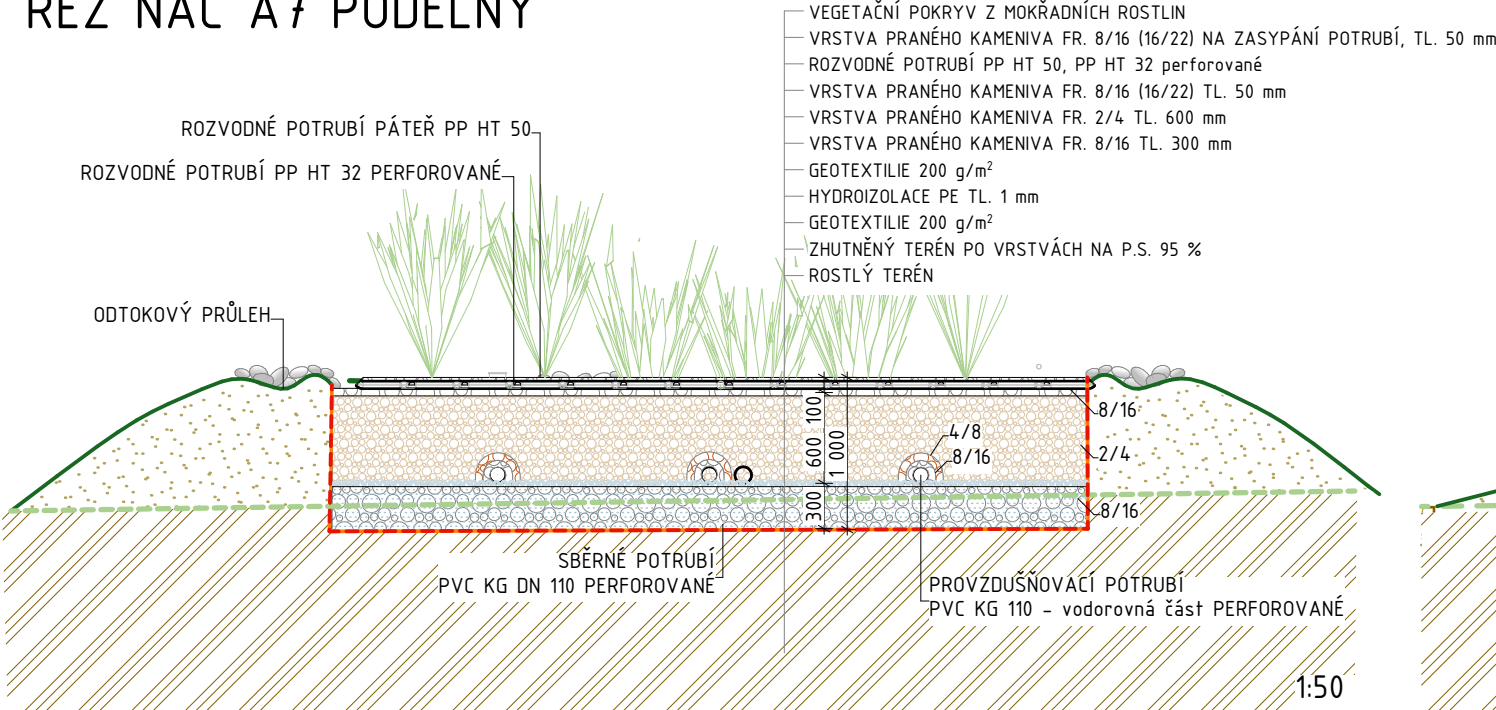

ŘEZ NAC A5 PŘÍČNÝ s nátokem do jezera

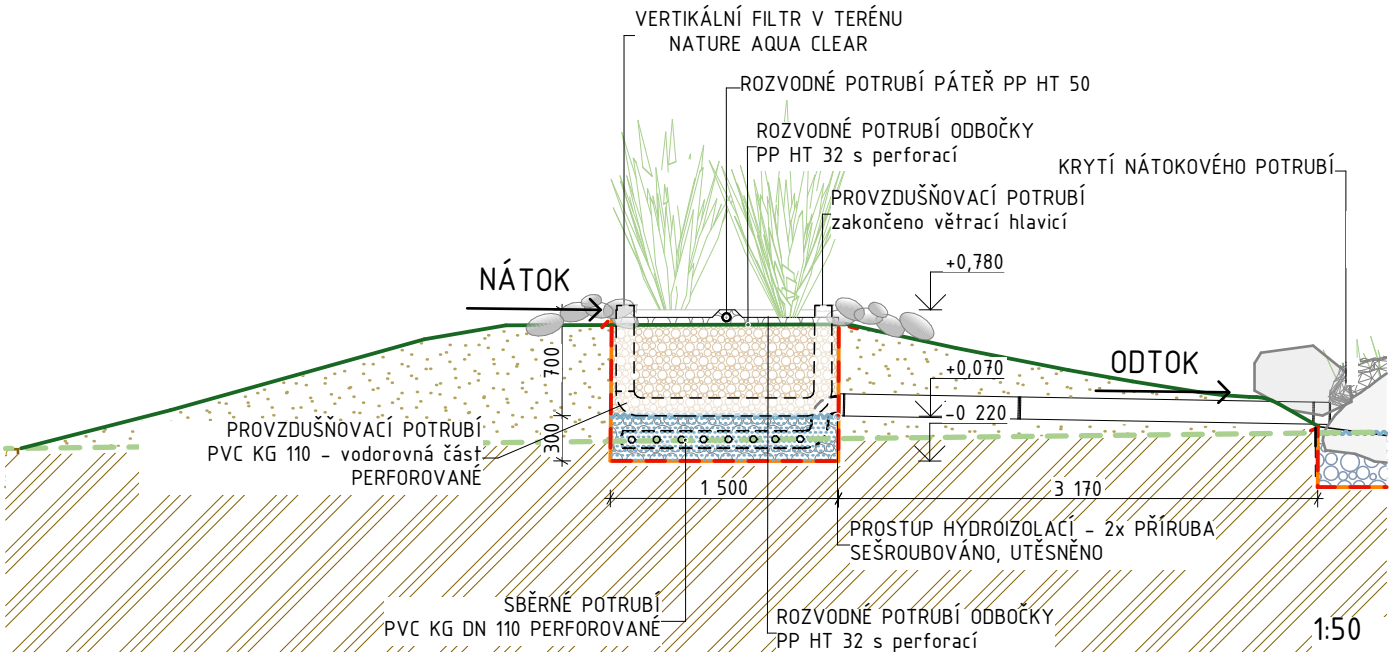

PŮDORYS

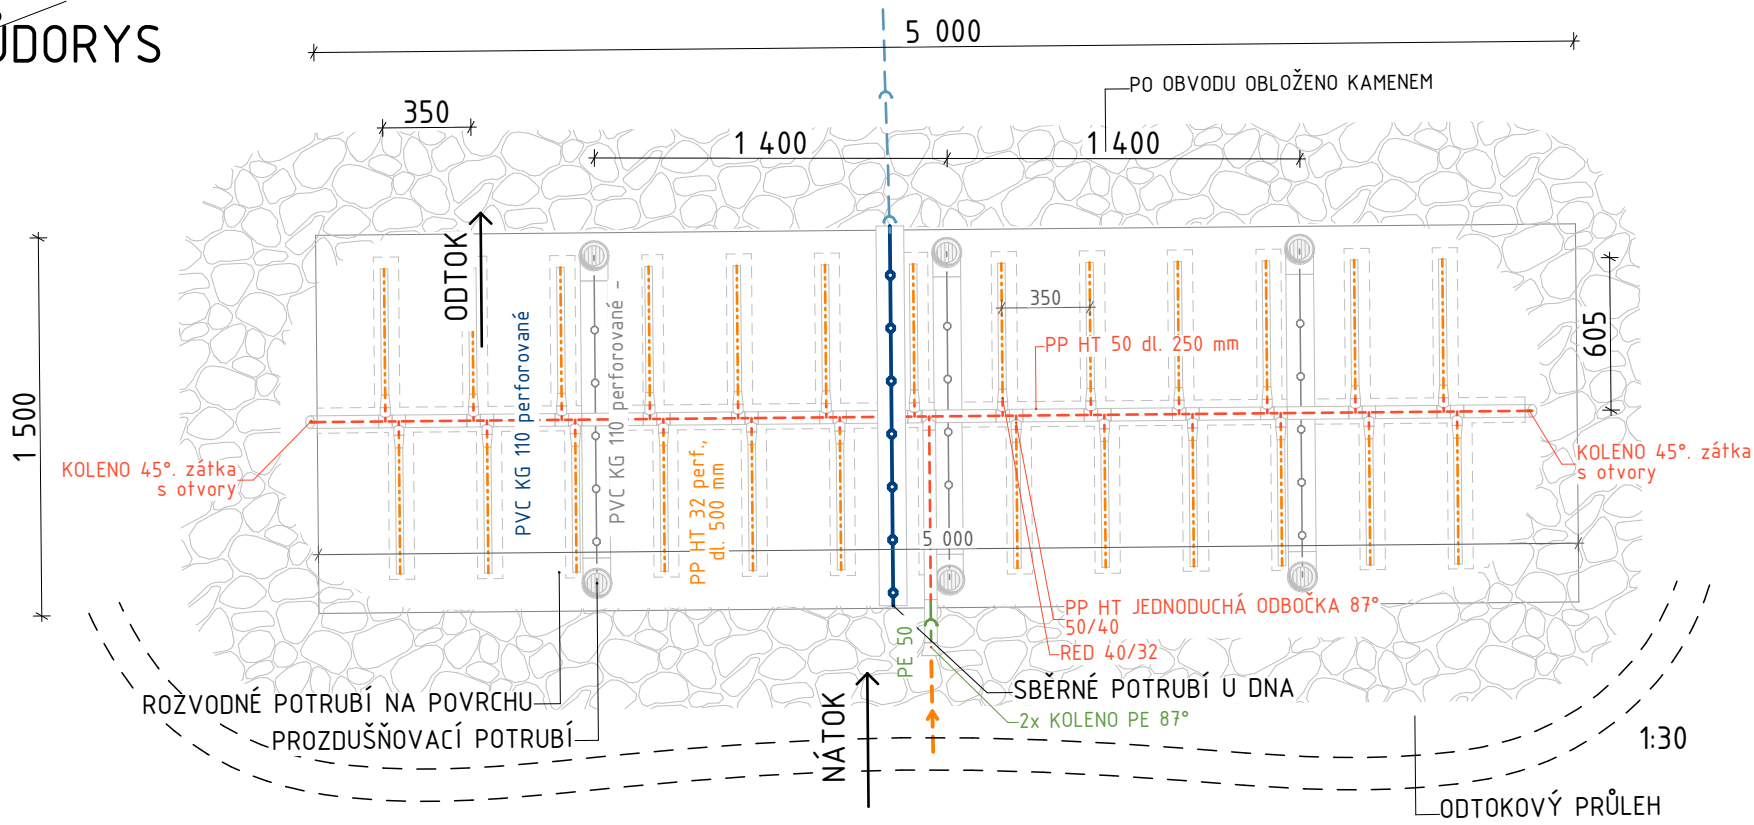


LEGENDA PLOCH:

- HLADINA VODY VE FILTRU
- DOSYPANÁ HUTNĚNÁ ZEMINA PO VRSTVÁCH
- ZEMINA - ROSTLÝ TERÉN
- PRANÉ KAMENIVO FR. 2/4 mm
- PRANÉ KAMENIVO FR. 4/8 mm
- PRANÉ KAMENIVO FR. 8/16 mm
lze použít fr. 12/24, 16/22 nebo 16/32 mm
- MOKŘADNÍ ROSTLINY
- HYDROIZOLACE PE
- GEOTEXTILIE 200 g/m²
- PŮVODNÍ TERÉN
- ÚROVEŇ TERÉNU

POZNÁMKA:

- PERFORACE POTRUBÍ PP HT 32 JE V ÚSECÍCH PO 250 mm, PRŮMĚR OTVORŮ JE 8 mm
- PO OBVODU VF BUDE KAMENNÝ VAL O VÝŠCE MIN. 100 mm, V MÍSTECH, KDE STÉKÁ VODA ZE SVAHU (DO VF), BUDE OKOLO KAMENNÉHO VALU VYHLoubEN ODTOKOVÝ PRŮLEH O HLOUBCE MIN. 100 mm
- VEŠKERÉ SPOJE NA POTRUBÍ A MEZI OBJEKTY PROVÁDĚT VODOTĚSNĚ, VČETNĚ PRŮCHODU SKRZ FÓLII. PŘED ZAPLNĚNÍ VF KAMENIVEM PROVĚST ZKOUŠKU VODOTĚSNOSTI CELÉHO SYSTÉMU

DETAIL ROZVODNÉHO PERFOROVANÉHO POTRUBÍ

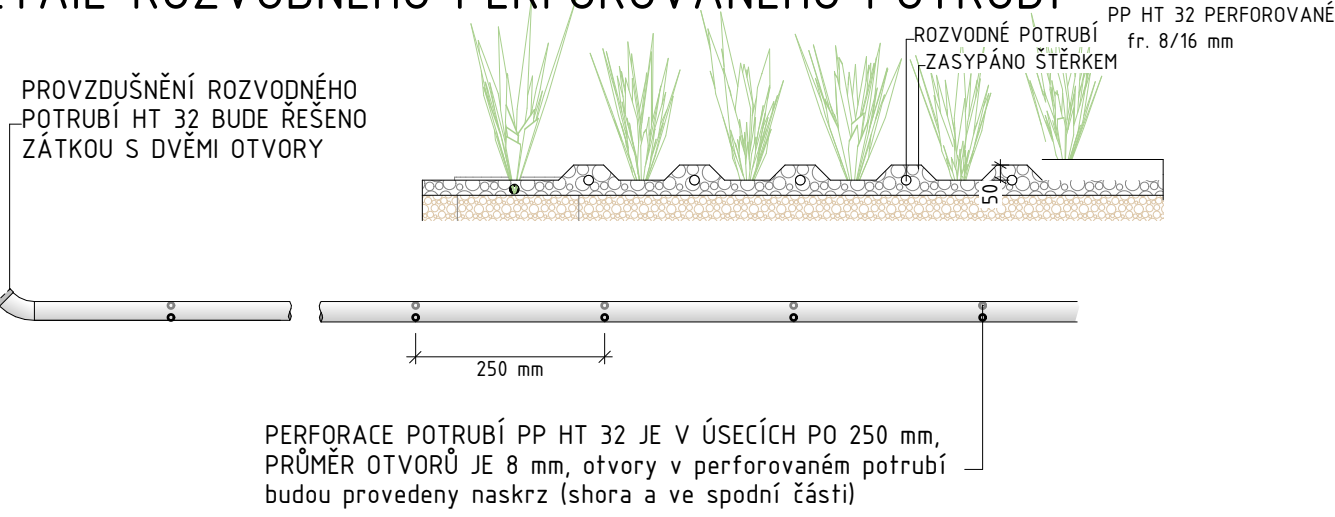

Veškerý obsah dokumentace je duševním vlastnictvím zpracovatele dokumentace dle zákona č. 121/2000 Sb., zákon o právu autorském. Žádná část dokumentace tudíž nesmí být bez souhlasu autora rozmnožována, upravována či využívána k jiným účelům, než byl zhotovena.

Projekt JEZERO ŘEPÍN k. ú. Řepín [745171], parc. č. st. 144		Kořenovky Kořenovky.cz +420 722 991 194 projekty@korenovky.cz www.korenova-cisticka.cz		
Zákazník Obec Řepín, Hlavní 8, 277 33 Řepín				
Vypracoval Ing. Tereza Pragerová	Kontroloval Ing. Michal Šperling			
Část D.2 DOKUMENTACE TECHNICKÝCH A TECHNOLOGICKÝCH ZAŘÍZENÍ		Stupeň RDS	Měřítko 1:50	Formát A3
Název výkresu VERTIKÁLNÍ FILTR NATURE AQUA CLEAR		Datum 10/2024	Číslo části 06	Kopie