


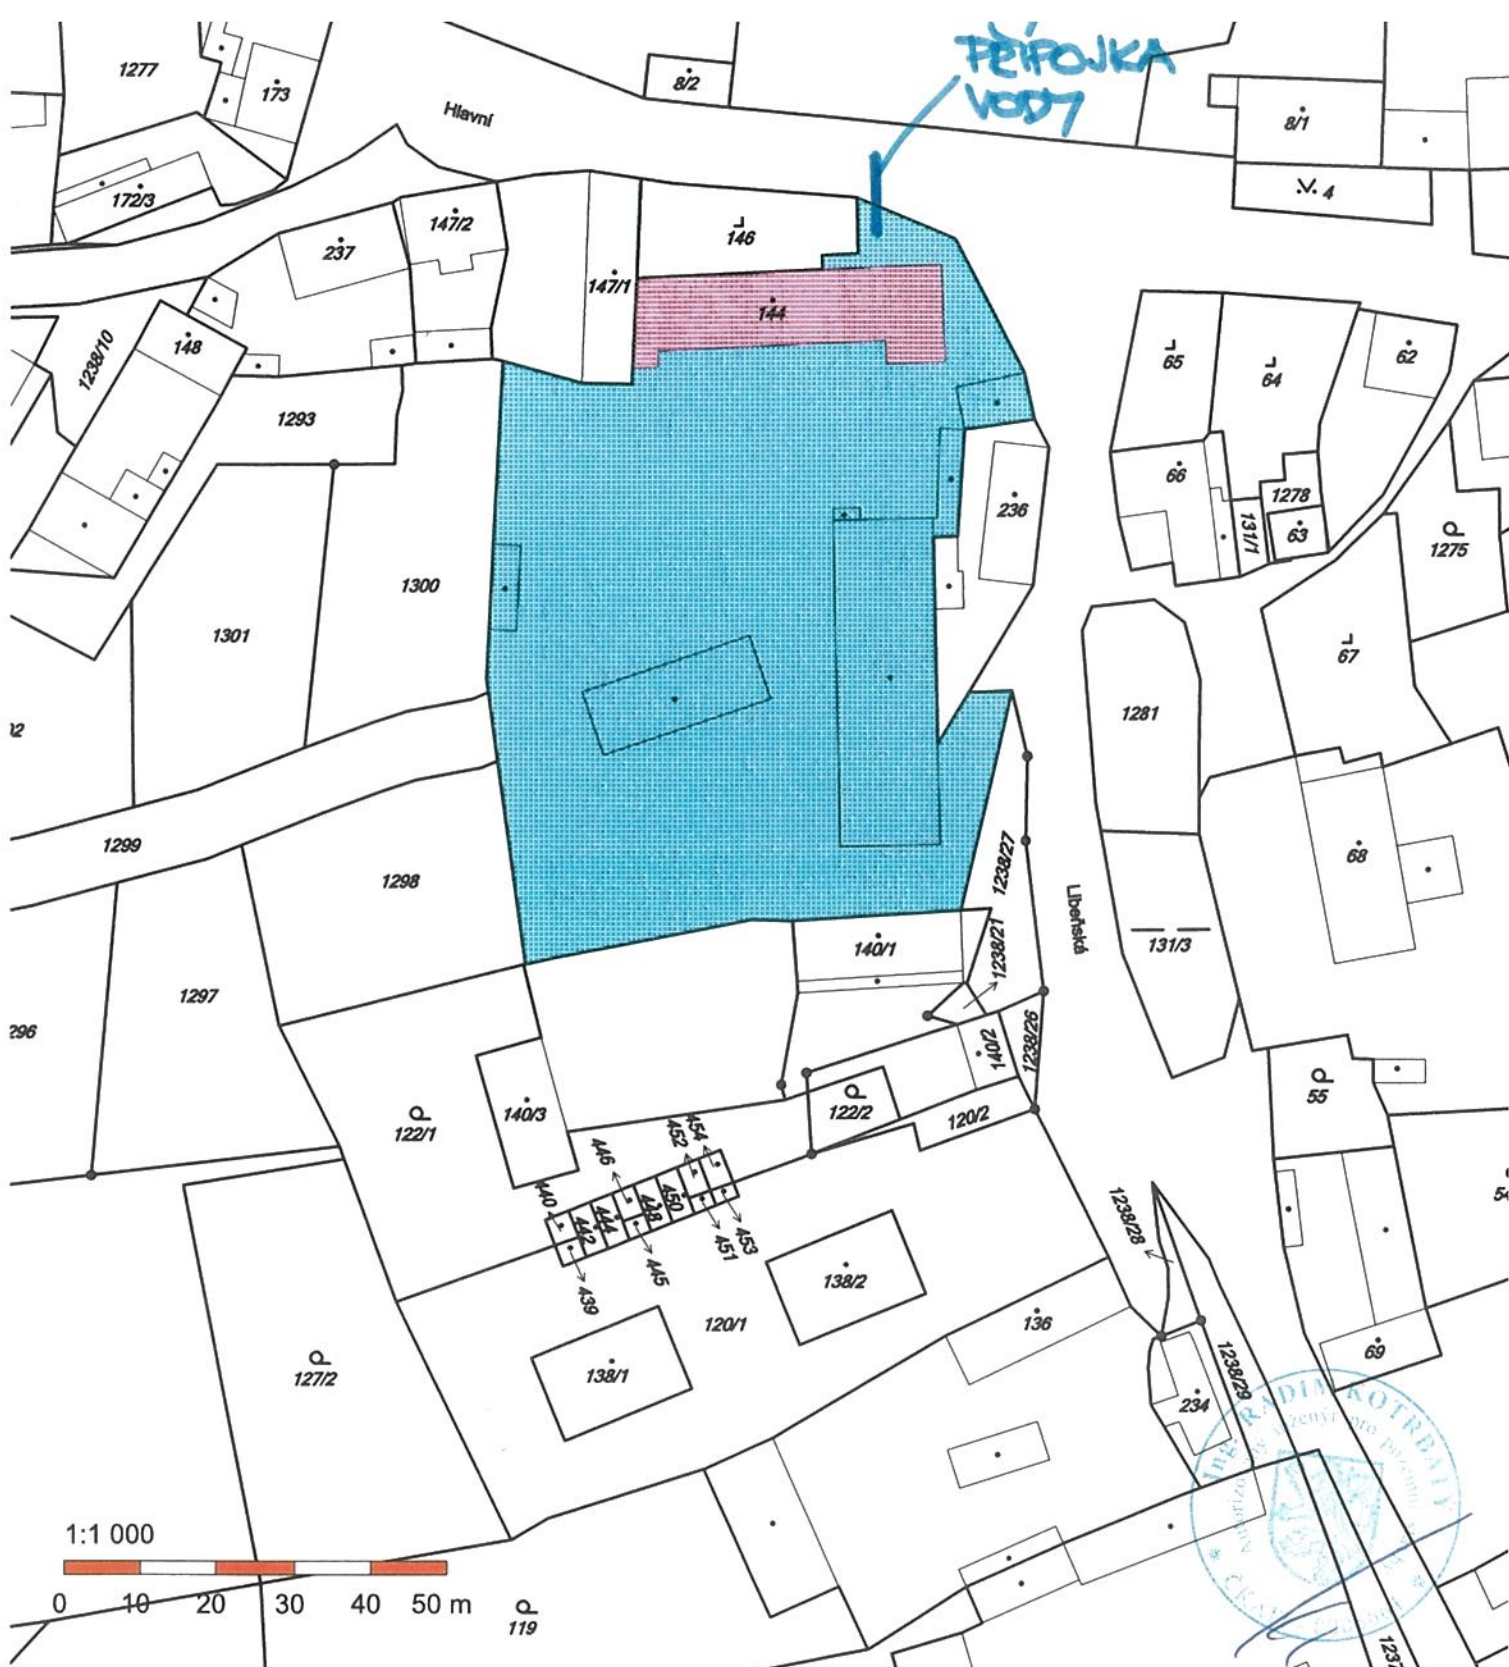

PROJEKTOVÁ DOKUMENTACE PRO SPOLEČNÉ POVOLENÍ		datum: 09/2020
NÁZEV AKCE		měřítko: 1:1000
POLYFUNKČNÍ AREÁL ŘEPÍN IO 01 - PŘÍPOJKA VODY k.ú. Řepín, č.parc. st. 144, Středočeský kraj		PARE 0
INVESTOR Obec Řepín Hlavní 8, 277 33 Řepín		PMM projekt PROJEKCE Pražská 3939, 276 01 Mělník IČ 24315273 martinovskyy@pmmprojekt.cz www.pmmprojekt.cz 775 621 516 777638427
NÁZEV VÝKRESU CELKOVÁ SITUACE		č. akce: 11-20
		změna:
		č. VÝKRESU VP 01
		kreslil: Petr Martinovský
		schválil: