


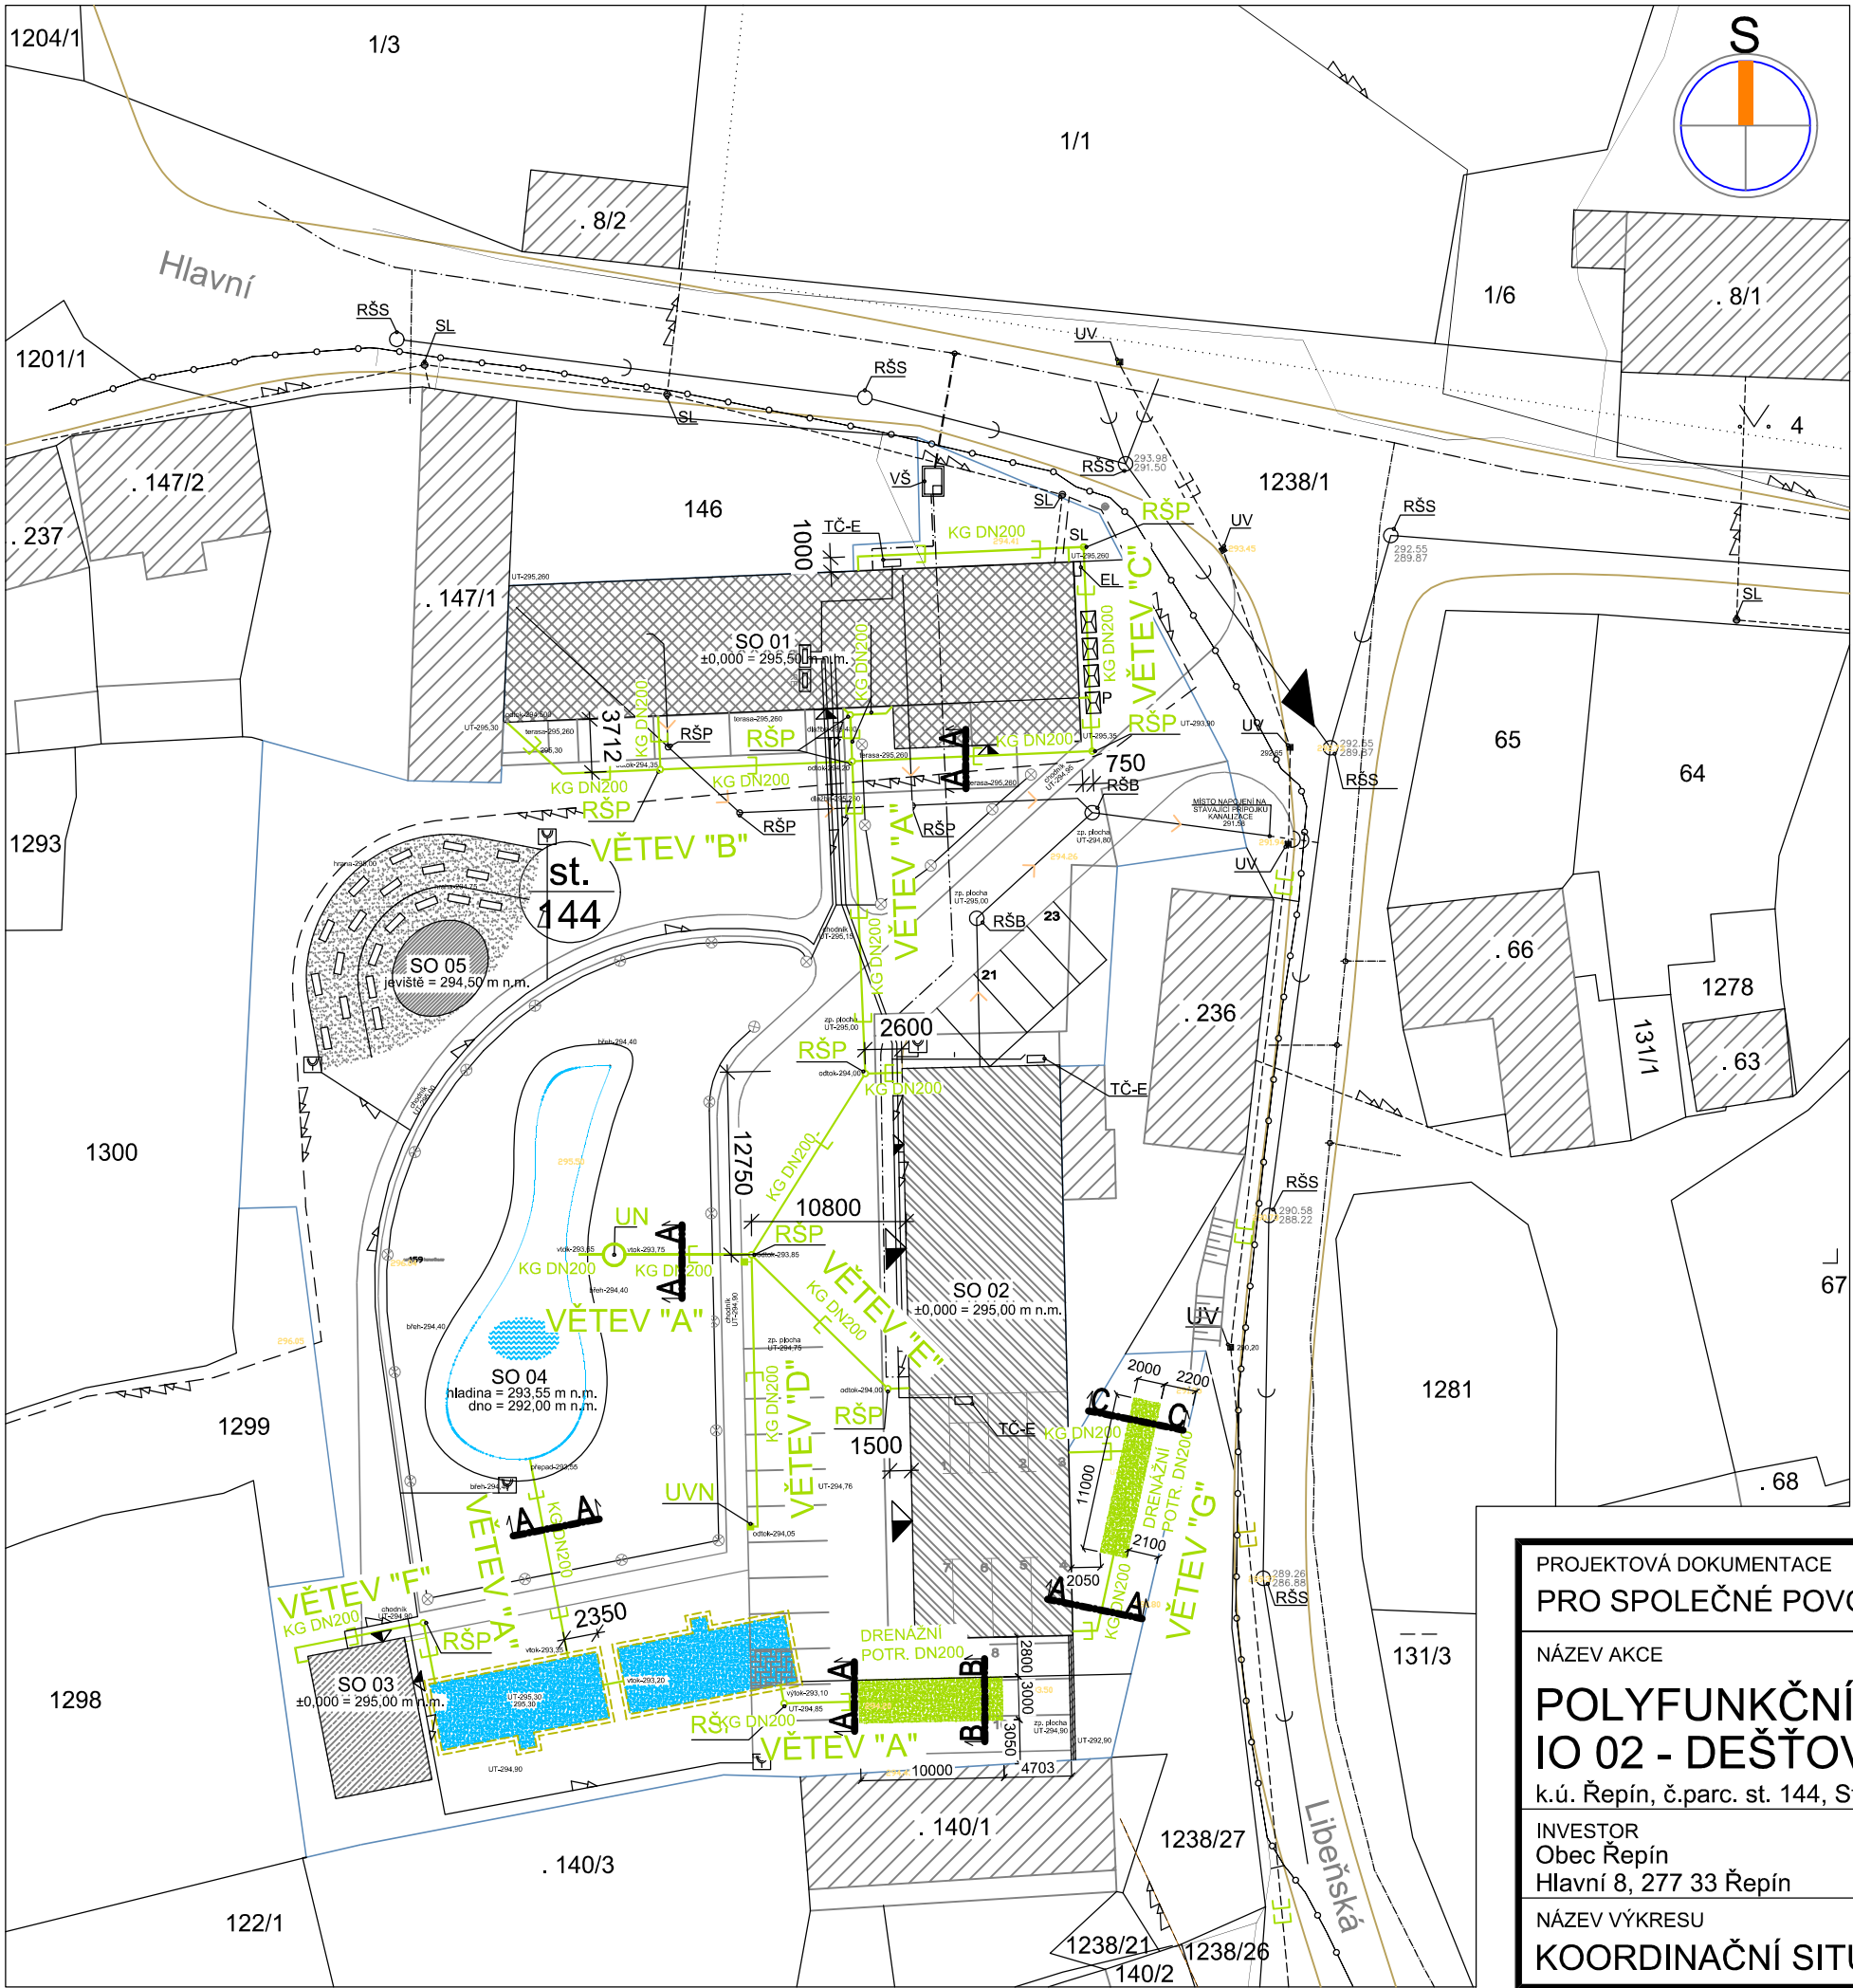

LEGENDA

	HRANICE DOTČENÉHO POZEMKU INVESTORA
	HRANICE POZEMKU DLE KN
	STÁVAJÍCÍ ŘAD KANALIZACE KT DN 300
	STÁVAJÍCÍ PŘÍPOJKA KANALIZACE KT DN 200
	NOVÝ VENKOVNÍ ROZVOD GRAVITAČNÍ KANALIZACE KG DN 125
	NOVÝ VENKOVNÍ ROZVOD GRAVITAČNÍ KANALIZACE KG DN 200
	STÁVAJÍCÍ ROZVOD DEŠŤOVÉ KANALIZACE KT DN 300
	NOVÝ ROZVOD DEŠŤOVÉ KANALIZACE KG DN 200
	STÁVAJÍCÍ VEŘEJNÝ ŘAD VODY LT DN 125
	STÁVAJÍCÍ VEŘEJNÝ ŘAD VODY LT DN 50 + STÁVAJÍCÍ PŘÍPOJKY VODY DN25
	NOVÁ PŘÍPOJKA VODY PE-HD PE 100 SDR 11 63x5,8 (DN 50) (vedeno v trase stávající přípojky, ukončeno v nové VS)
	NOVÝ VENKOVNÍ DOMOVNÍ ROZVOD PITNÉ VODY PE DN 40
	STÁVAJÍCÍ PODZEMNÍ VEDENÍ NN do 1 kV
	STÁVAJÍCÍ NADZEMNÍ VEDENÍ NN do 1 kV
	NOVÉ VENKOVNÍ VEDENÍ NN + VENKOVNÍ ZÁSUVKY
	NOVÉ VENKOVNÍ OSVĚTLENÍ - SOLÁRNÍ LAMPY, 24 ks
	PLÁNOVANÉ PODZEMNÍ VEDENÍ NN
	CETIN - metalický kabel
	CETIN - optický kabel
	CETIN - neprovozovaná síť
	OPERNÁ ZEĎ SE ZÁBRADLÍM v. 1000 mm NAD PARKOVACÍ PLOCHU
	HRANICE KOMUNIKACE
	NOVOSTAVBA OBJEKTU SO 01
	NOVOSTAVBA OBJEKTU SO 02
	NOVOSTAVBA OBJEKTU SO 03
	VODNÍ PLOCHA - SO 04
	AMFITEÁTR - SO 05
	VSAKOVACÍ ZAŘÍZENÍ - IO 02
	STÁVAJÍCÍ NÁDRŽE NA DEŠŤOVOU VODU (objem cca 300 m³) S PŘEPADEM
	SOUSEDNÍ OBJEKTY
	P PROSTOR PRO POPELNICE
	VŠ NOVÁ VODOMĚRNÁ ŠACHTA 1200/1800 S KOMPLETNÍ VODOMĚRNOU SESTAVOU V PROVEDENÍ POJEZDNÁ OSAZENÁ V TRASE PŮVODNÍ REKONSTRUOVANÉ PŘÍPOJKY VODY
	EL NOVÝ PILÍŘ ELEKTRO
	SL STÁVAJÍCÍ SLOUP EL + VO
	TČ-E UMÍSTĚNÍ EXTERNÍCH JEDNOTEK TEPELNÝCH ČERPADEL
	RŠS STÁVAJÍCÍ ŠACHTA KANALIZACE
	RŠB NOVÁ BETONOVÁ REVIZNÍ ŠACHTA KANALIZACE Ø1000
	RŠP NOVÁ PLASTOVÁ REVIZNÍ ŠACHTA KANALIZACE Ø400
	UV STÁVAJÍCÍ ULIČNÍ VPUŠŤ DEŠŤOVÉ KANALIZACE
	UVN NOVÁ ULIČNÍ VPUŠŤ DEŠŤOVÉ KANALIZACE
	UN USAZOVACÍ NÁDRŽ PRO HRUBÉ NEČISTOTY (objem cca 3 m³)

PROJEKTOVÁ DOKUMENTACE PRO SPOLEČNÉ POVOLENÍ

NÁZEV AKCE

POLYFUNKČNÍ AREÁL ŘEPÍN IO 02 - DEŠŤOVÁ KANALIZACE

k.ú. Řepín, č.parc. st. 144, Středočeský kraj

INVESTOR
Obec Řepín
Hlavní 8, 277 33 Řepín

NÁZEV VÝKRESU

KOORDINAČNÍ SITUACE - DEŠŤOVÁ KANALIZACE

PARE

Č. VÝKRESU

DK 01

datum: 09/2020

měřítko: 1:500

PMM projekt

PROJEKCE
Pražská 3939, 276 01 Mělník
IČ 24315273
martinovskyy@pmmprojekt.cz
www.pmmprojekt.cz

775 621 518 777 638 427

č.akce: 11-20

změna:

kreslil: Petr Martinovský

schválil: