
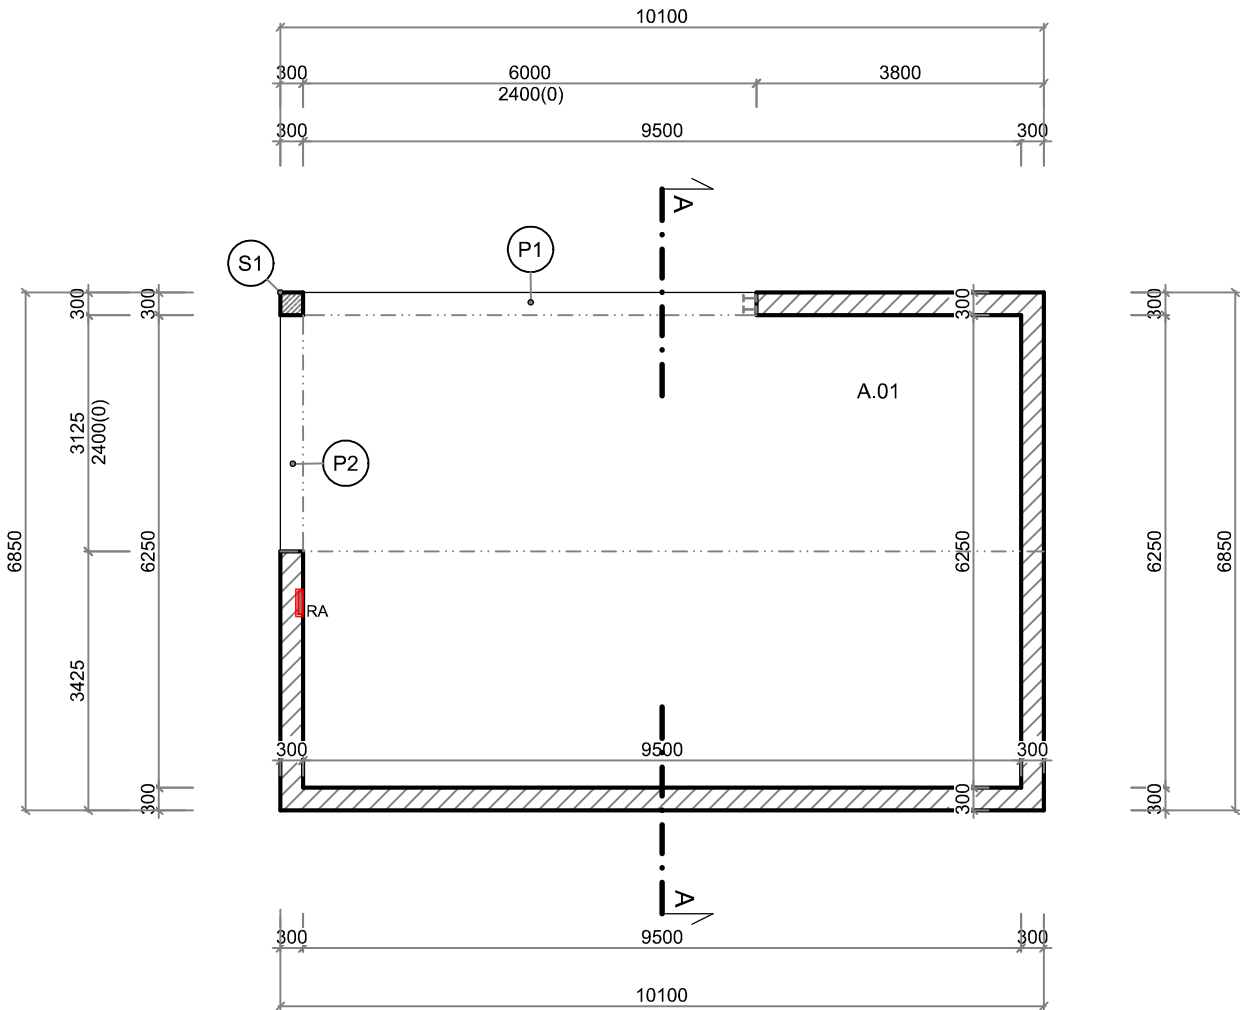


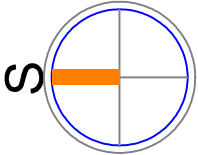

## LEGENDA

RA ROZVODNICE ELEKTRO - ALTÁN

## TABULKA MÍSTNOSTÍ

| Č.M.  | NÁZEV MÍSTNOSTI | m²    | PODLAHA                          | STĚNY              | STROPY | POZNÁMKA          |
|-------|-----------------|-------|----------------------------------|--------------------|--------|-------------------|
| SO 03 |                 |       |                                  |                    |        |                   |
| A.01  | ALTÁN           | 62,10 | mrazuvzdorná protiskluzná dlažba | om. hladká štuková |        | sokl dtto podlaha |

## ZNAČENÍ HMOT

- ZDIVO Z BROUŠENÝCH CIHELNÝCH BLOKŮ PRO tl. STĚNY 300 mm NA MALTU PRO TENKÉ SPÁRY
- ZDIVO Z PLNÝCH CIHEL

- SLOUPEK Z PLNÝCH CIHEL
- ŽB MONOLITICKÝ PRŮVLAK 300/500 - viz. STATIKA - jako součást věnce
- ŽB MONOLITICKÝ PRŮVLAK 300/500 - viz. STATIKA - jako součást věnce

|                                                                                                               |      |                                                                                                                                                                    |
|---------------------------------------------------------------------------------------------------------------|------|--------------------------------------------------------------------------------------------------------------------------------------------------------------------|
| PROJEKTOVÁ DOKUMENTACE<br>PRO SPOLEČNÉ POVOLENÍ                                                               |      | datum: 09/2020                                                                                                                                                     |
|                                                                                                               |      | měřítko: 1:100                                                                                                                                                     |
| NÁZEV AKCE<br><b>POLYFUNKČNÍ AREÁL ŘEPÍN</b><br><b>SO 03</b><br>k.ú. Řepín, č.parc. st. 144, Středočeský kraj | PARE | <b>PMM projekt</b><br>s.r.o.<br>PROJEKCE<br>Pražská 3939, 276 01 Mělník<br>IČ 24315273<br>martinovskyy@pmmprojekt.cz<br>www.pmmprojekt.cz<br>775 621 516 777638427 |
| INVESTOR<br>Obec Řepín<br>Hlavní 8, 277 33 Řepín                                                              |      | č.akce: <b>11-20</b>                                                                                                                                               |
| NÁZEV VÝKRESU<br><b>PŮDORYS</b>                                                                               |      | změna:                                                                                                                                                             |
|                                                                                                               |      | kreslil: <b>Petr Martinovský</b>                                                                                                                                   |
|                                                                                                               |      | schválil:                                                                                                                                                          |
|                                                                                                               |      | Č. VÝKRESU<br><b>D 02</b>                                                                                                                                          |