


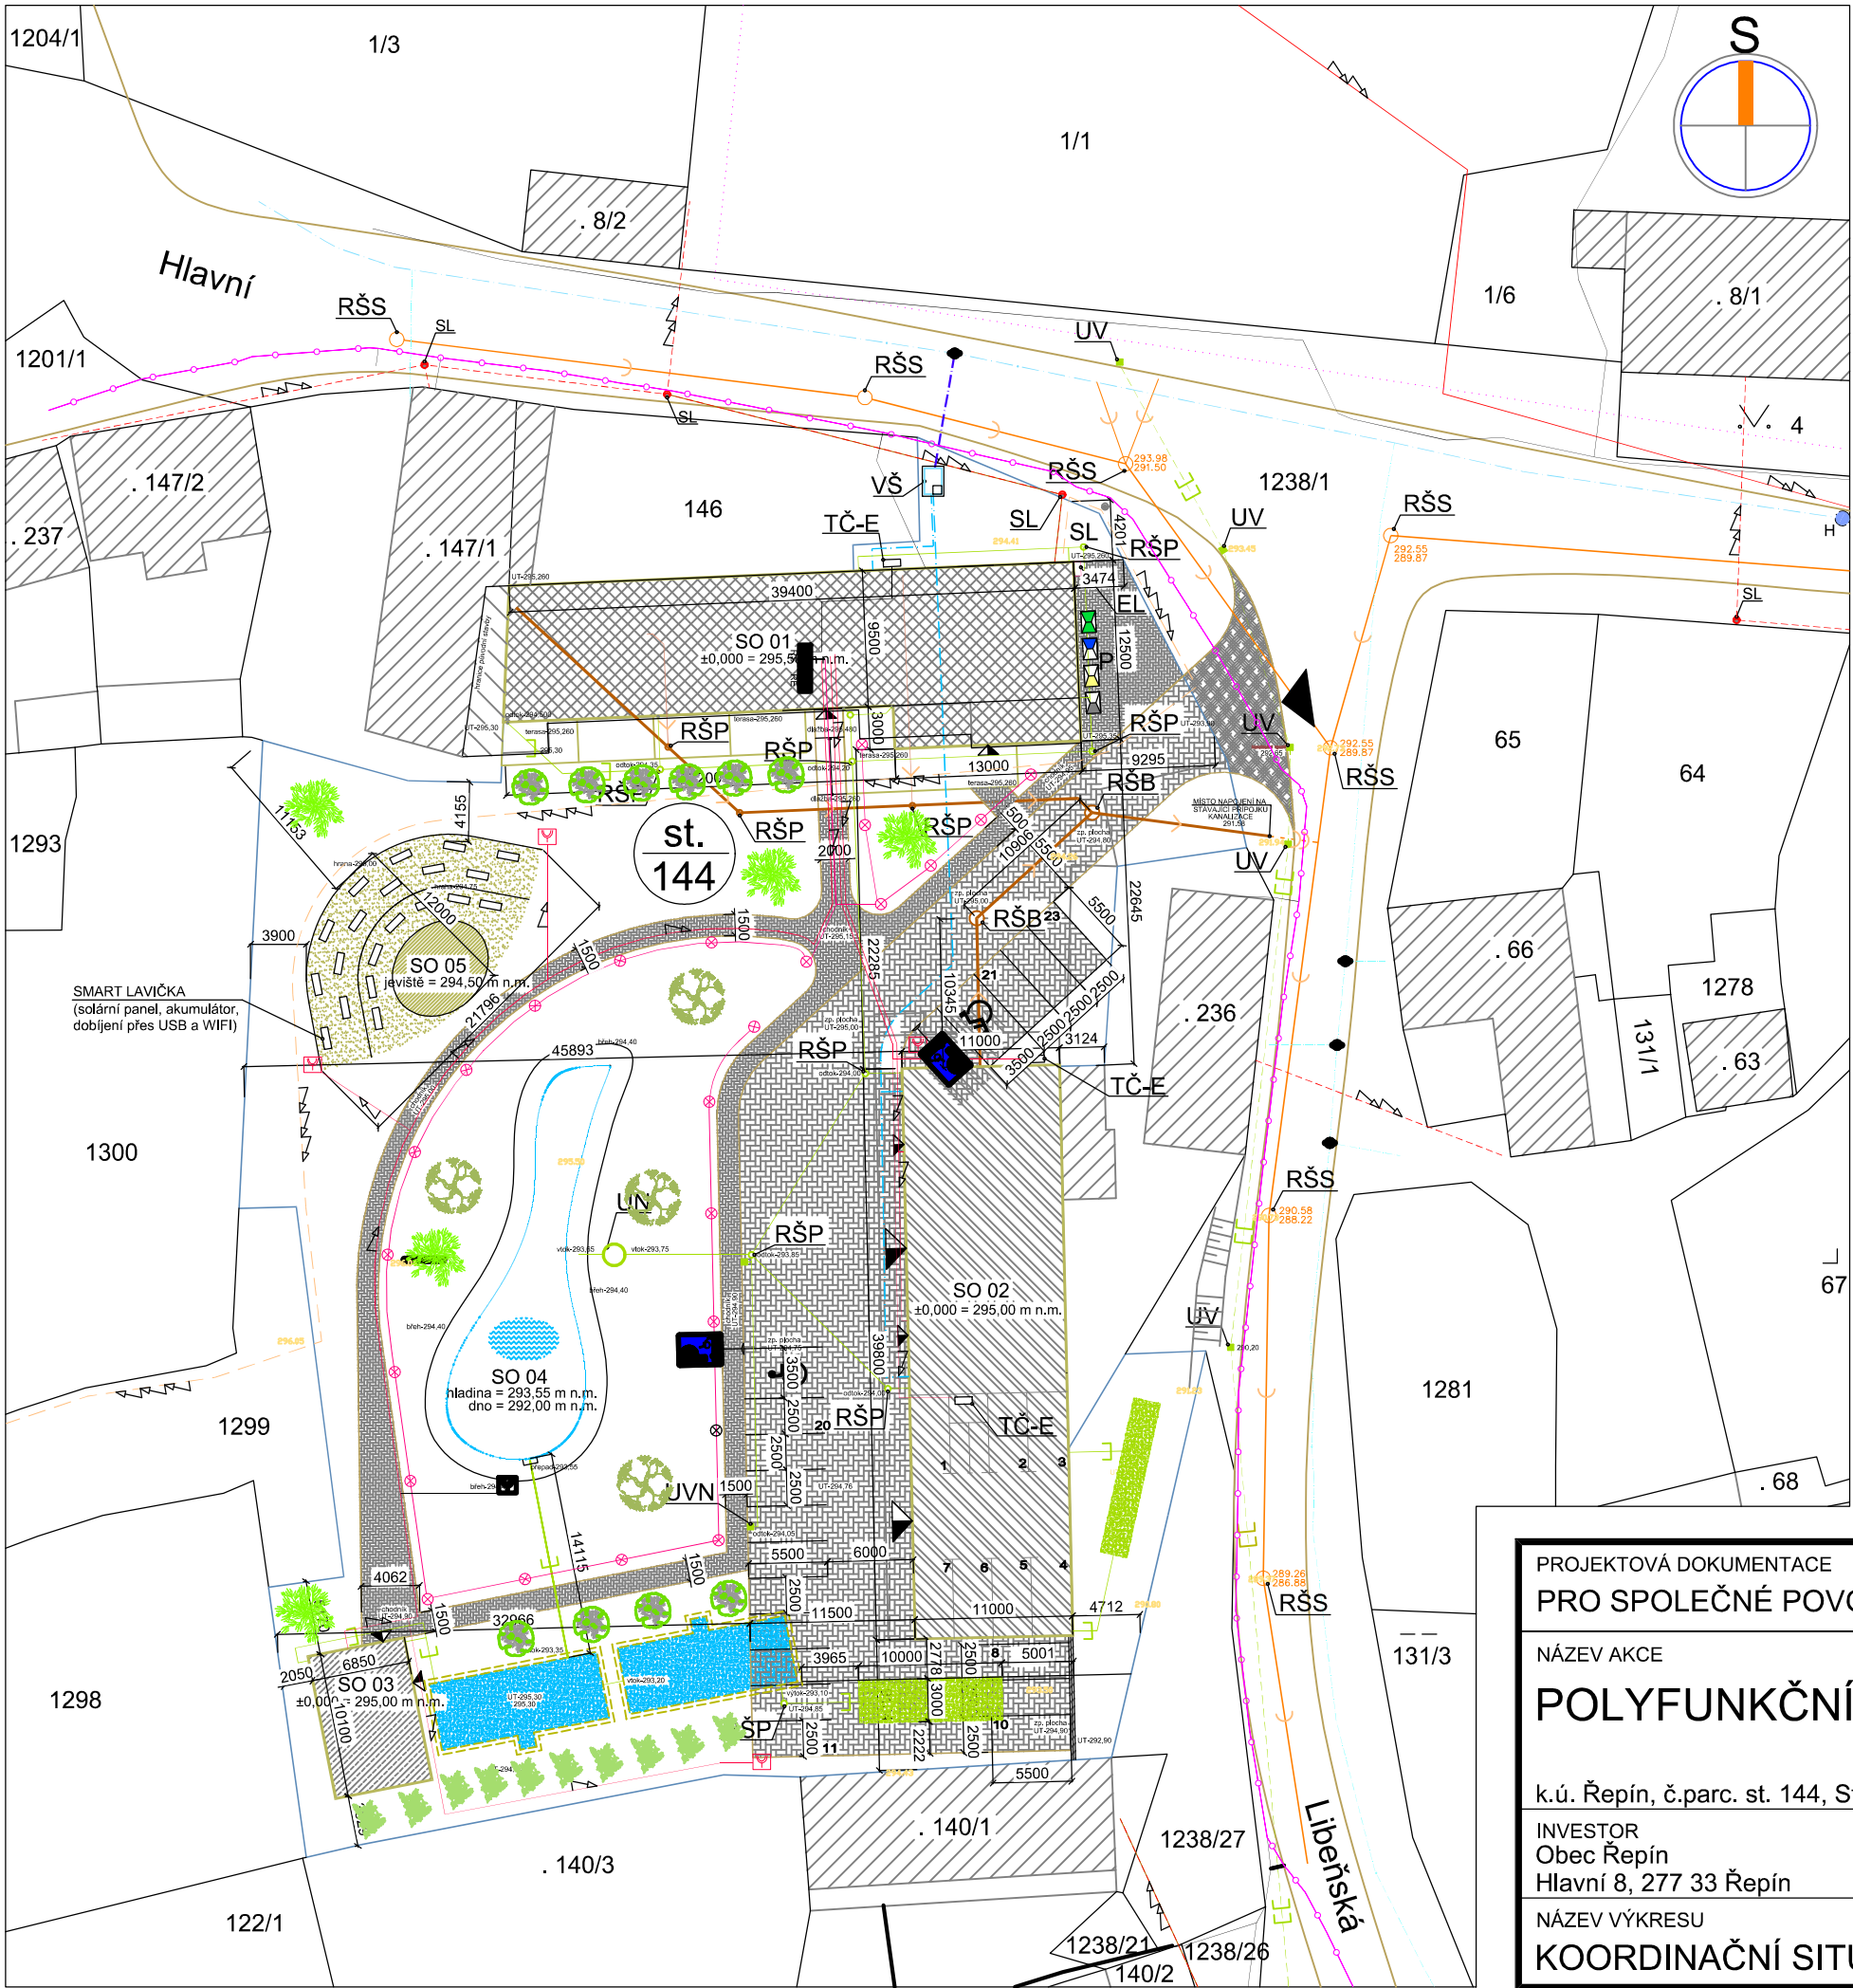

LEGENDA

- HRANICE DOTČENÉHO POZEMKU INVESTORA
HRANICE POZEMKU DLE KN
STÁVAJÍCÍ ŘAD KANALIZACE KT DN 300
STÁVAJÍCÍ PŘÍPOJKA KANALIZACE KT DN 200
NOVÝ VENKOVNÍ ROZVOD GRAVITAČNÍ KANALIZACE KG DN 125
NOVÝ VENKOVNÍ ROZVOD GRAVITAČNÍ KANALIZACE KG DN 200
STÁVAJÍCÍ ROZVOD DEŠŤOVÉ KANALIZACE KT DN 300
NOVÝ ROZVOD DEŠŤOVÉ KANALIZACE KG DN 200
STÁVAJÍCÍ VEŘEJNÝ ŘAD VODY LT DN 125
STÁVAJÍCÍ VEŘEJNÝ ŘAD VODY LT DN 50 + STÁVAJÍCÍ PŘÍPOJKY VODY DN25
NOVÁ PŘÍPOJKA VODY PE-HD PE 100 SDR 11 63x5,8 (DN 50)
(vedeno v trase stávající přípojky, ukončeno v nové VŠ)
NOVÝ VENKOVNÍ DOMOVNÍ ROZVOD PITNÉ VODY PE DN 40
STÁVAJÍCÍ PODZEMNÍ VEDENÍ NN do 1 kV
STÁVAJÍCÍ NADZEMNÍ VEDENÍ NN do 1 kV
NOVÉ VENKOVNÍ VEDENÍ NN + VENKOVNÍ ZÁSUVKY
NOVÉ VENKOVNÍ OSVĚTLENÍ - SOLÁRNÍ LAMPY, 24 ks
PLÁNOVANÉ PODZEMNÍ VEDENÍ NN
CETIN - metalický kabel
CETIN - optický kabel
CETIN - neprovozovaná síť
OPĚRNÁ ZEď SE ZÁBRADLÍM v. 1000 mm NAD PARKOVACÍ PLOCHU
HRANICE KOMUNIKACE
- NOVOSTAVBA OBJEKTU SO 01
NOVOSTAVBA OBJEKTU SO 02
NOVOSTAVBA OBJEKTU SO 03
VODNÍ PLOCHA - SO 04
AMFITEÁTR - SO 05
VSAKOVACÍ ZAŘÍZENÍ - IO 02
ZPEVNĚNÁ PLOCHA - SO 06 (pojezdná/pochozí)
ZPEVNĚNÁ PLOCHA - SJEZD
STÁVAJÍCÍ NÁDRŽE NA DEŠŤOVOU VODU (objem cca 300 m³) S PŘEPADEM
SOUSEDNÍ OBJEKTY
- P PROSTOR PRO POPELNICE
VŠ NOVÁ VODOMĚRNÁ ŠACHTA 1200/1800 S KOMPLETNÍ VODOMĚRNOU SESTAVOU
V PROVEDENÍ POJEZDNÁ OSAZENÁ V TRASE PŮVODNÍ REKONSTRUOVANÉ PŘÍPOJKY VODY
EL NOVÝ PILÍŘ ELEKTRO
SL STÁVAJÍCÍ SLOUP EL + VO
TČ-E UMÍSTĚNÍ EXTERNÍCH JEDNOTEK TEPELNÝCH ČERPADEL
RŠS STÁVAJÍCÍ ŠACHTA KANALIZACE
RŠB NOVÁ BETONOVÁ REVIZNÍ ŠACHTA KANALIZACE Ø1000
RŠP NOVÁ PLASTOVÁ REVIZNÍ ŠACHTA KANALIZACE Ø400
UV STÁVAJÍCÍ ULIČNÍ VPUSŤ DEŠŤOVÉ KANALIZACE
UVN NOVÁ ULIČNÍ VPUSŤ DEŠŤOVÉ KANALIZACE
UN USAZOVACÍ NÁDRŽ PRO HRUBÉ NEČISTOTY (objem cca 3 m³)
- VÝMĚRY PLOCH:
PLOCHA POZEMKU 4930 m²
ZASTAVĚNÁ PLOCHA SO 01 417,25 m²
ZASTAVĚNÁ PLOCHA SO 02 437,75 m²
ZASTAVĚNÁ PLOCHA SO 03 69,20 m²
ZASTAVĚNÁ PLOCHA SO 04 252,00 m²
ZASTAVĚNÁ PLOCHA SO 05 165,00 m²
ZPEVNĚNÁ PLOCHA - POJEZDNÁ SO06 cca 970,00 m²
ZPEVNĚNÁ PLOCHA - POCHOZÍ SO06 cca 400,00 m²
PLOCHA ZELENĚ (možnost vsaků dešťových vod) cca 45 %

PROJEKTOVÁ DOKUMENTACE PRO SPOLEČNÉ POVOLENÍ

NÁZEV AKCE

POLYFUNKČNÍ AREÁL ŘEPÍN

k.ú. Řepín, č.parc. st. 144, Středočeský kraj

INVESTOR
Obec Řepín
Hlavní 8, 277 33 Řepín

NÁZEV VÝKRESU

KOORDINAČNÍ SITUACE

datum: 09/2020

měřítko: 1:500

PMM projekt

PROJEKCE
Pražská 3939, 276 01 Mělník
IČ 24315273
martinovsky@pmmprojekt.cz
www.pmmprojekt.cz

775 621 518 777 638 427

č.akce: 11-20

změna:

kreslil: Petr Martinovský

schválil:

Č. VÝKRESU
C 03