


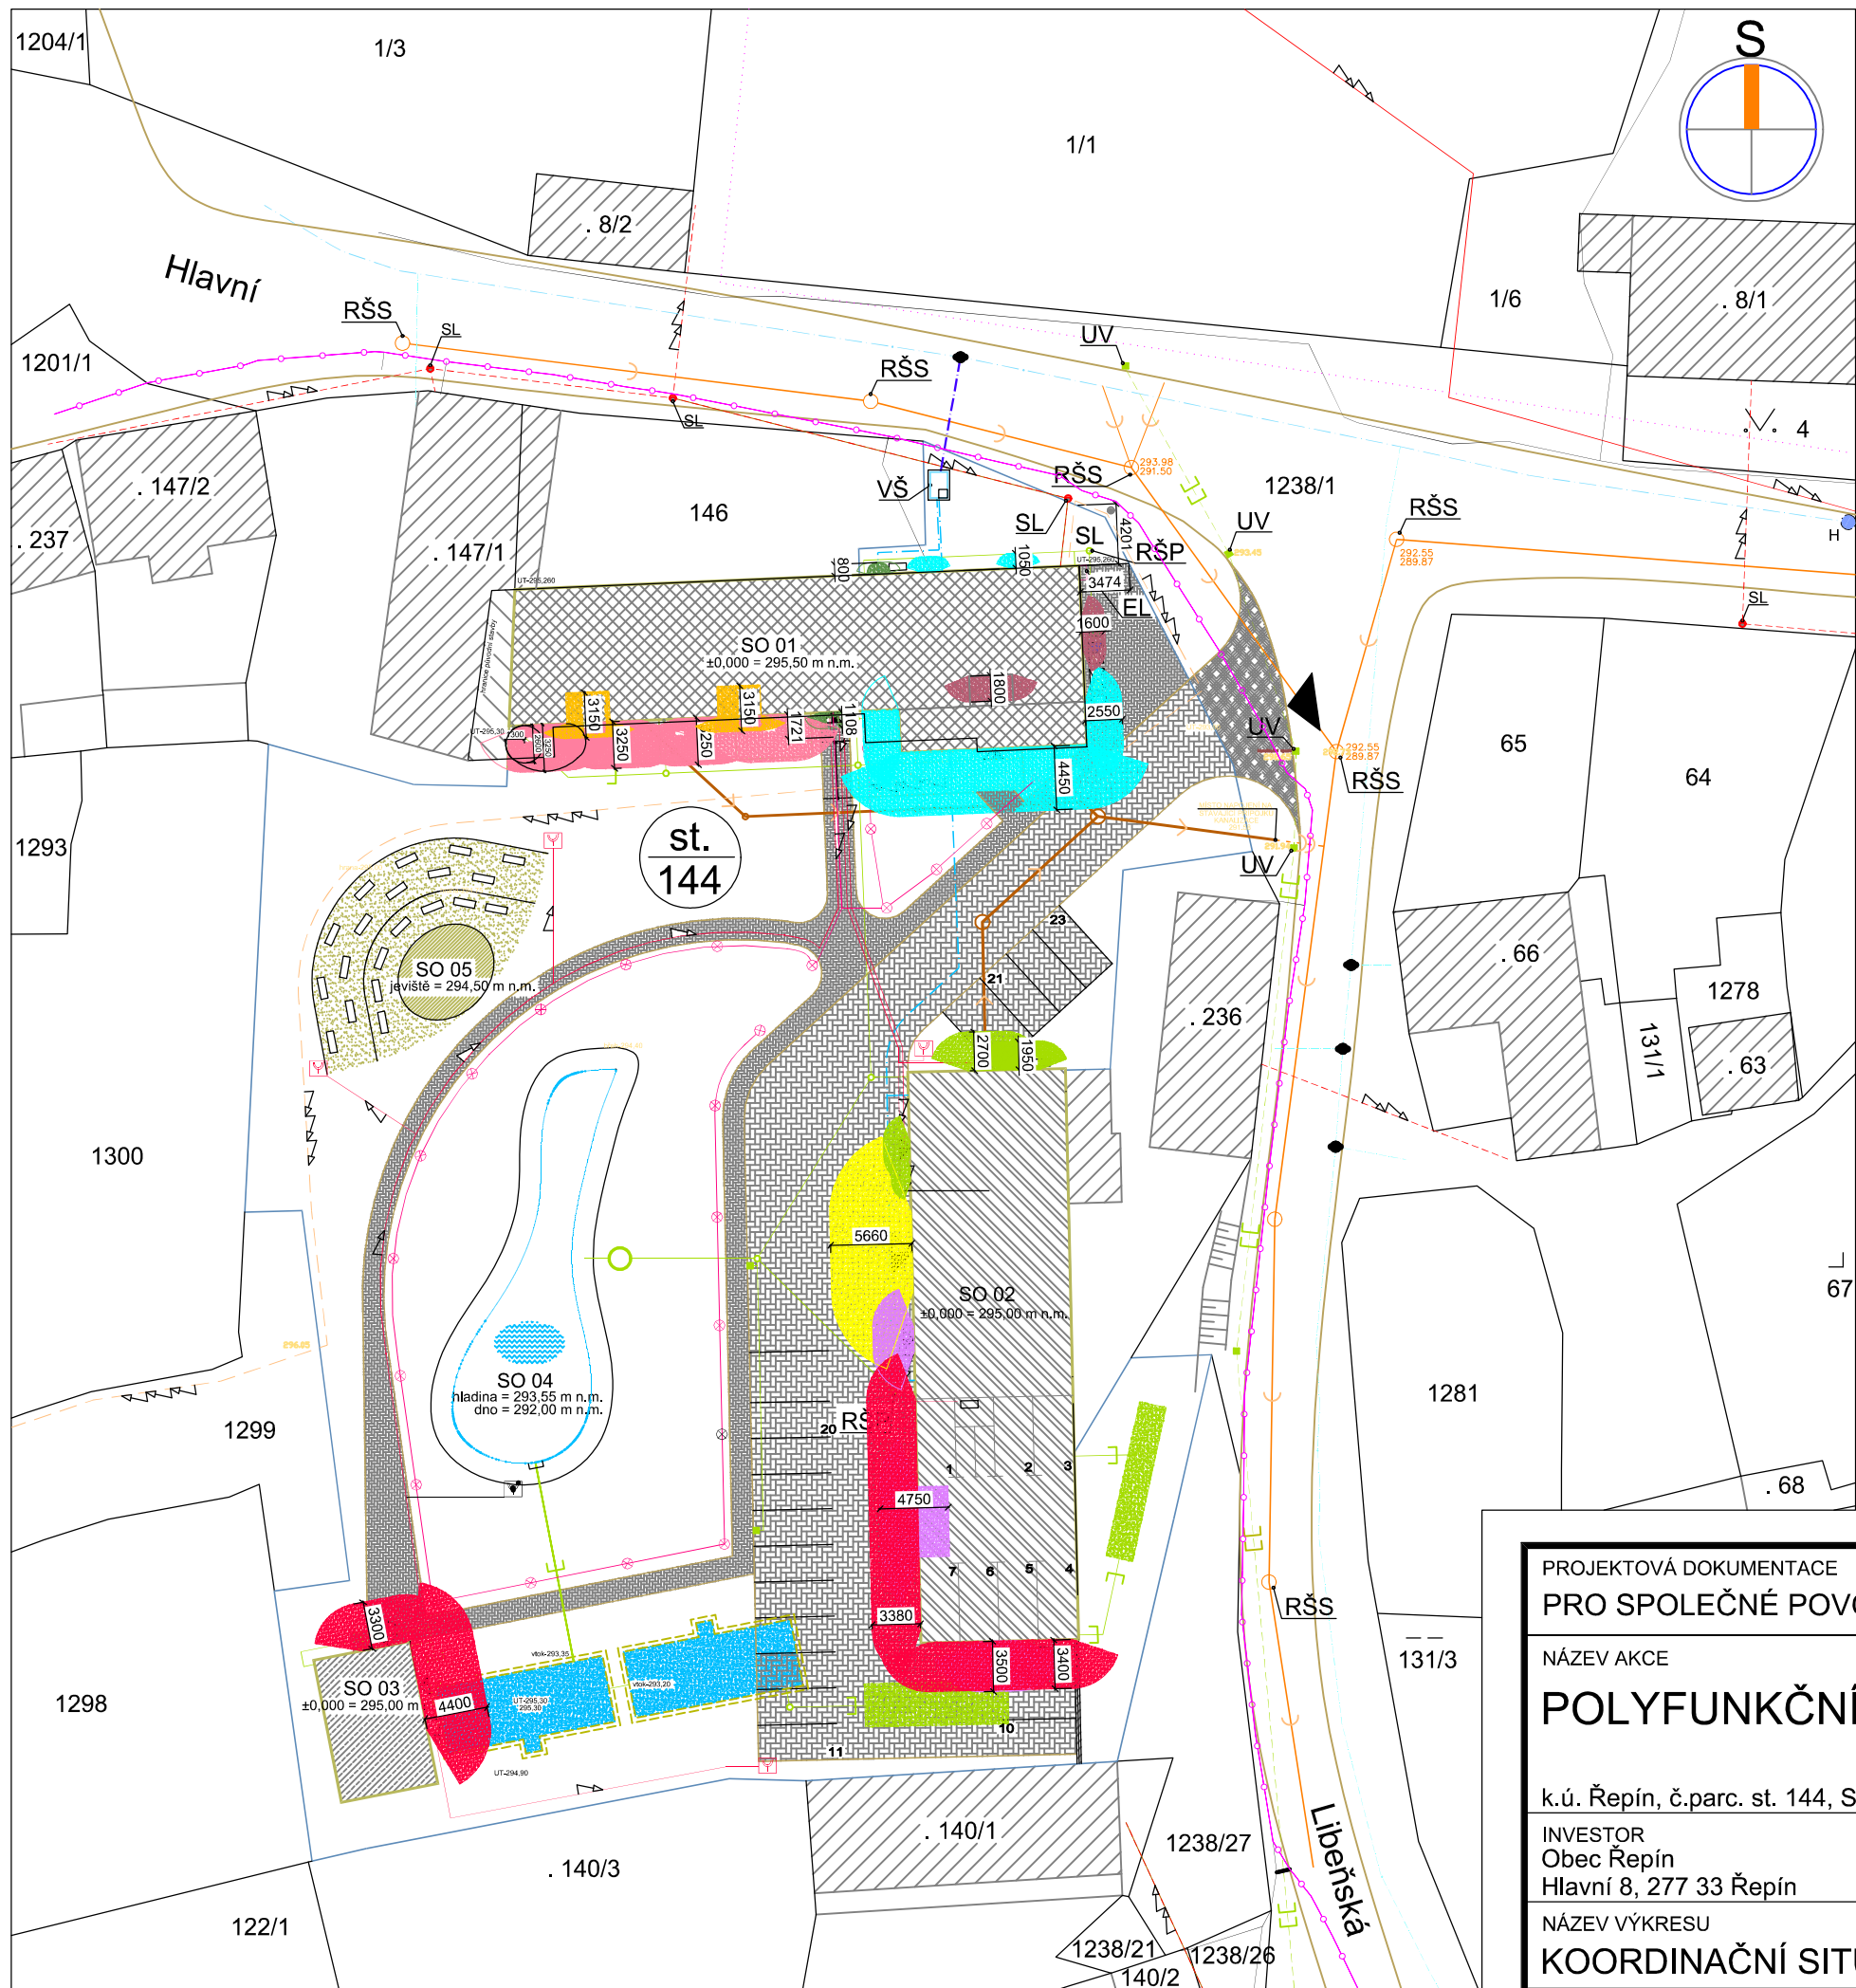

LEGENDA

- HRANICE DOTČENÉHO POZEMKU INVESTORA
 - HRANICE POZEMKU DLE KN
 - STÁVAJÍCÍ ŘAD KANALIZACE KT DN 300
 - STÁVAJÍCÍ PŘÍPOJKA KANALIZACE KT DN 200
 - NOVÝ VENKOVNÍ ROZVOD GRAVITAČNÍ KANALIZACE KG DN 125
 - NOVÝ VENKOVNÍ ROZVOD GRAVITAČNÍ KANALIZACE KG DN 200
 - STÁVAJÍCÍ ROZVOD DEŠŤOVÉ KANALIZACE KT DN 300
 - NOVÝ ROZVOD DEŠŤOVÉ KANALIZACE KG DN 200
 - STÁVAJÍCÍ VEŘEJNÝ ŘAD VODY LT DN 125
 - STÁVAJÍCÍ VEŘEJNÝ ŘAD VODY LT DN 50 + STÁVAJÍCÍ PŘÍPOJKY VODY DN25
 - NOVÝ VENKOVNÍ DOMOVNÍ ROZVOD PITNÉ VODY PE DN 40 (vedeno v trase stávající přípojky, ukončeno v nové VŠ)
 - NOVÁ PŘÍPOJKA VODY PE-HD PE 100 SDR 11 63x5,8 (DN 50)
 - STÁVAJÍCÍ PODZEMNÍ VEDENÍ NN do 1 kV
 - STÁVAJÍCÍ NADZEMNÍ VEDENÍ NN do 1 kV
 - NOVÉ VENKOVNÍ VEDENÍ NN + VENKOVNÍ ZÁSUVKY
 - NOVÉ VENKOVNÍ OSVĚTLENÍ - SOLÁRNÍ LAMPY, 24 ks
 - PLÁNOVANÉ PODZEMNÍ VEDENÍ NN
 - CETIN - metalický kabel
 - CETIN - optický kabel
 - CETIN - neprovozovaná síť
 - OPĚRNÁ ŽEĎ SE ZÁBRADLÍM v. 1000 mm NAD PARKOVACÍ PLOCHU
 - HRANICE KOMUNIKACE
- NOVOSTAVBA OBJEKTU SO 01
 - NOVOSTAVBA OBJEKTU SO 02
 - NOVOSTAVBA OBJEKTU SO 03
 - VODNÍ PLOCHA - SO 04
 - AMFITEÁTR - SO 05
 - VSÁKOVACÍ ZAŘÍZENÍ - IO 02
 - ZPEVNĚNÁ PLOCHA - SO 06 (pojezdna/pochozí)
 - ZPEVNĚNÁ PLOCHA - SJEZD
 - STÁVAJÍCÍ NÁDRŽE NA DEŠŤOVOU VODU (objem cca 300 m³) S PŘEPADEM
 - SOUSEDNÍ OBJEKTY
 - PŮVODNÍ OBJEKT
- P PROSTOR PRO POPELNICE
 - VŠ NOVÁ VODOMĚRNÁ ŠACHTA 1200/1800 S KOMPLETNÍ VODOMĚRNOU SESTAVOU V PROVEDENÍ POJEZDNÁ OSAZENÁ V TRASE PŮVODNÍ REKONSTRUOVANÉ PŘÍPOJKY VODY
 - EL NOVÝ PILÍŘ ELEKTRO
 - SL STÁVAJÍCÍ SLOUP EL + VO
 - H STÁVAJÍCÍ PODZEMNÍ POŽÁRNÍ HYDRANT na DN 100

- POŽÁRNĚ NEBEZPEČNÝ PROSTOR - PNP PÚ 01-04 (SO 01)
- POŽÁRNĚ NEBEZPEČNÝ PROSTOR - PNP PÚ 01 (SO02, SO 03)
- POŽÁRNĚ NEBEZPEČNÝ PROSTOR - PNP PÚ 02 (SO 02)
- POŽÁRNĚ NEBEZPEČNÝ PROSTOR - PNP PÚ 03 (SO 02)
- POŽÁRNĚ NEBEZPEČNÝ PROSTOR - PNP PÚ 04 (SO 02)
- POŽÁRNĚ NEBEZPEČNÝ PROSTOR - PNP PÚ 05-06 (SO 01)
- POŽÁRNĚ NEBEZPEČNÝ PROSTOR - PNP PÚ 06 (SO 02)
- POŽÁRNĚ NEBEZPEČNÝ PROSTOR - PNP PÚ 07 (SO 01)
- POŽÁRNĚ NEBEZPEČNÝ PROSTOR - PNP PÚ 09 (SO 01)
- POŽÁRNĚ NEBEZPEČNÝ PROSTOR - PNP PÚ 10 (SO 01)

PROJEKTOVÁ DOKUMENTACE PRO SPOLEČNÉ POVOLENÍ

NÁZEV AKCE

POLYFUNKČNÍ AREÁL ŘEPÍN

k.ú. Řepín, č.parc. st. 144, Středočeský kraj

INVESTOR
Obec Řepín
Hlavní 8, 277 33 Řepín

NÁZEV VÝKRESU

KOORDINAČNÍ SITUACE - PNP

datum: 09/2020

měřítko: 1:500

PMM projekt

PROJEKCE
Pražská 3939, 276 01 Mělník
IČ 24315273
martinovsky@pmmprojekt.cz
www.pmmprojekt.cz

775 621 518 777638427

č.akce: 11-20

změna:

kreslil: Petr Martinovský

schválil:

Č. VÝKRESU
C 04