




PŮDORYS

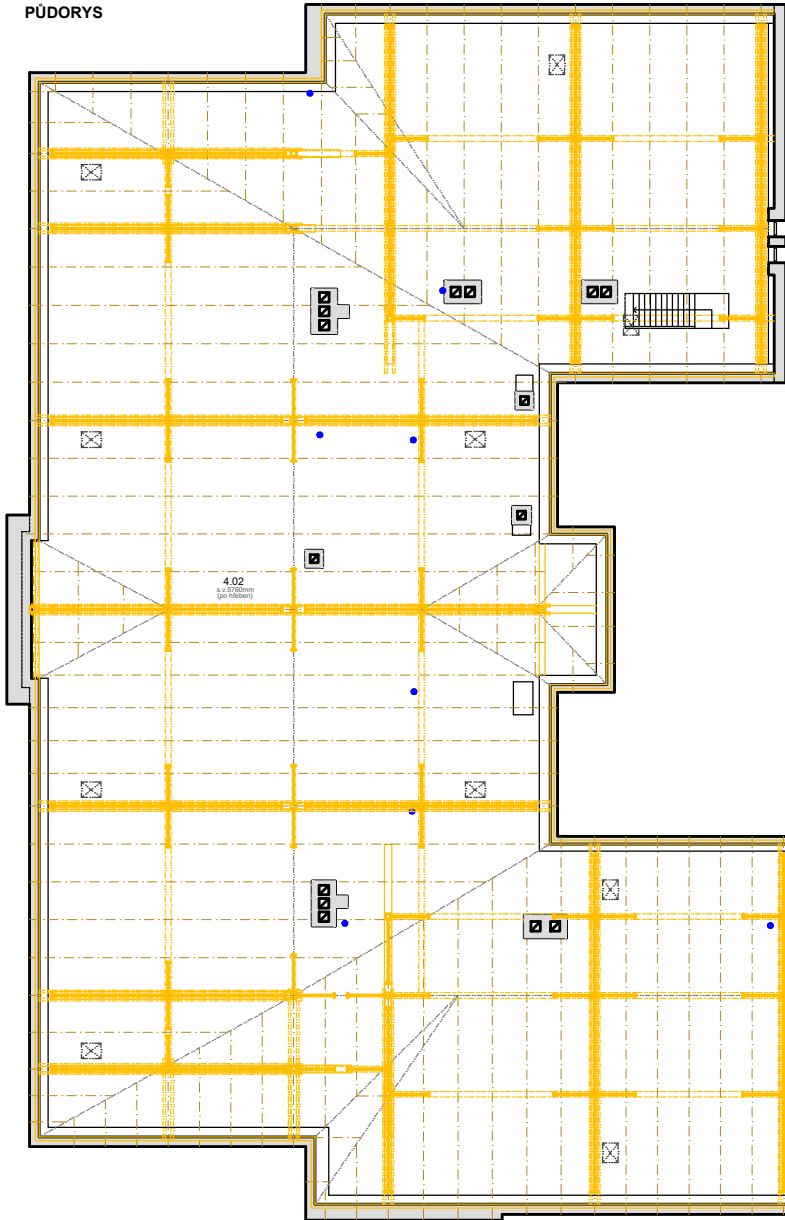

PODLAHOVÁ PLOCHA - PŮDA		VÝMĚRA (m²)	SVĚTLÁ VÝŠKA
4.01	PŮDA 4.1	426.8	7300 mm (po hřebeni)
4.02	PŮDA 4.2	874.2	5760 mm (po hřebeni)
CELKEM		1101.0	m²

- LEGENDA
- SVĚTLÝ PRŮŘEZ KROUV V ŘEZU (SLoupky)
 - SVĚTLÝ PRŮŘEZ KROUV NAHROVNĚKŮ ŘEZU (SLoupky)
 - VODROVNÝ PRŮŘEZ KROUV V POHLEDU
 - VODROVNÝ PRŮŘEZ KROUV NAHROVNĚKŮ ŘEZU
 - SVĚTLÝ PRŮŘEZ KROUV - KROVY
 - SVĚTLÝ PRŮŘEZ KROUV - PRŮŘEZ
 - SVĚTLÝ PRŮŘEZ KROUV - PRŮŘEZ

ŘEZ A-A'

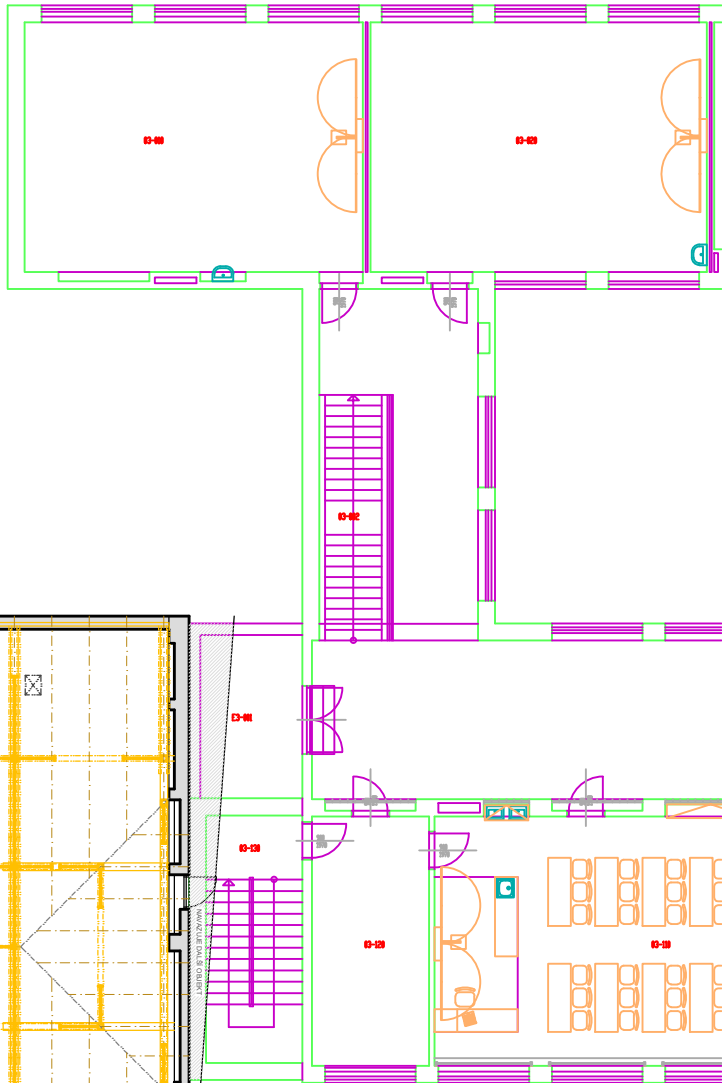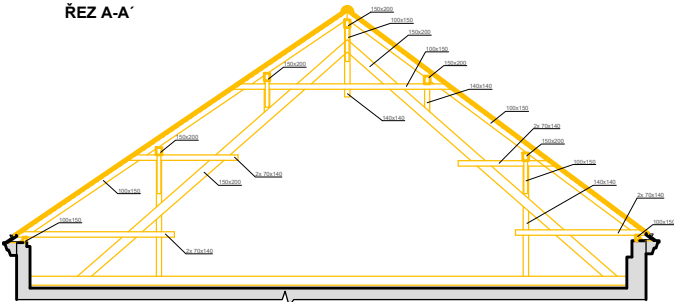

VÝKRES - 3NP - KROV

DOMĚŘENÍ PODKROVÍ - ZŠ VALTICE

DATUM: 11/2023 TECHNIK: ING. ONDŘEJ BERAN
MĚŘÍTKO: 1:200 Č.LISTU: 01

