




PŮDORYS

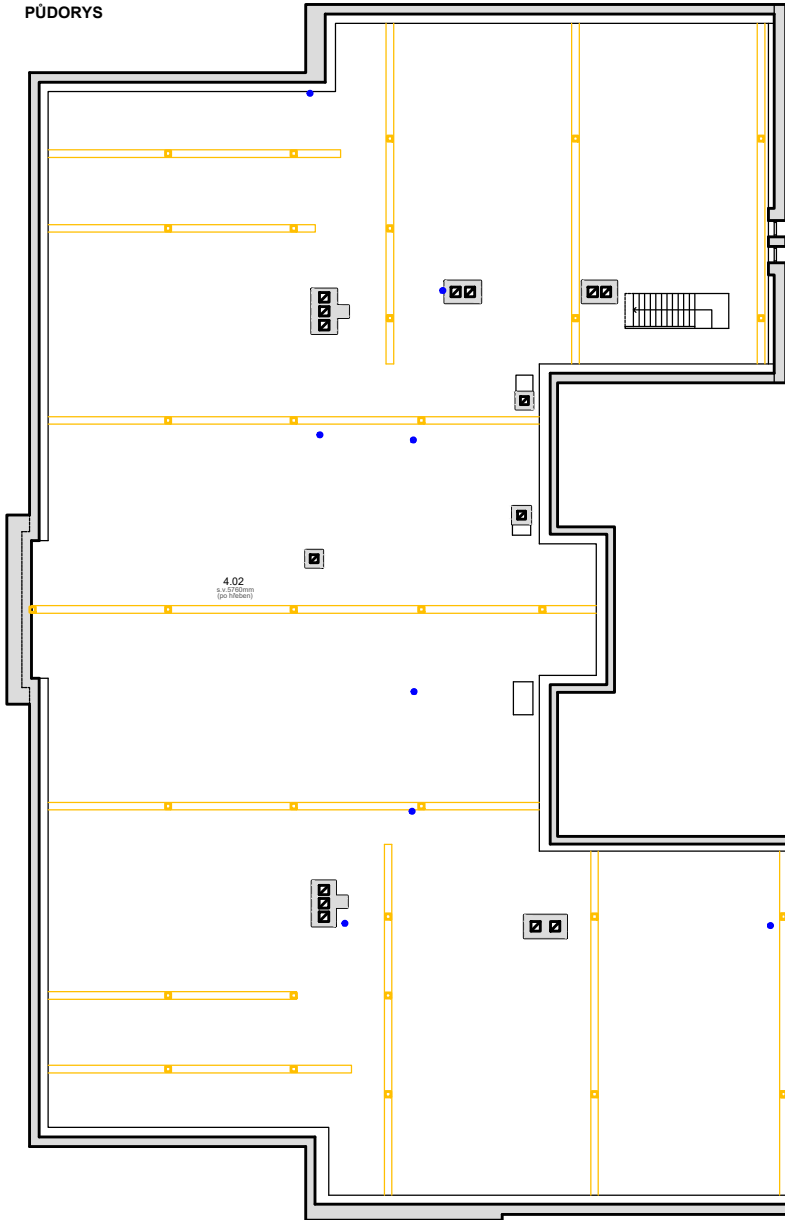

PODLAHOVÁ PLOCHA - PŮDA		VÝMĚRA (m ²)	SVĚTLÁ VÝŠKA
4.01	PŮDA 4.1	426,8	7300 mm (po hrében)
4.02	PŮDA 4.2	874,2	5760 mm (po hrében)
CELKEM		1301,0	MP

- LEGENDA
- SVĚTLÝ PRŮVĚK KROUV V ŘEZU (SLoupky)
 - SVĚTLÝ PRŮVĚK KROUV NAČI ROVNĚŽNĚ ŘEZU (SLoupky)
 - VODOKOVNÝ PRŮVĚK KROUV V POHLÉDU
 - VODOKOVNÝ PRŮVĚK KROUV NAČI ROVNĚŽNĚ ŘEZU
 - BAVÝ PRŮVĚK KROUV - KROUV
 - BAVÝ PRŮVĚK KROUV - PRŮVĚK
 - ZNAČKA PRŮSTUPU POTRUBÍ PODLAHOVÉ PŮDY

ŘEZ A-A'

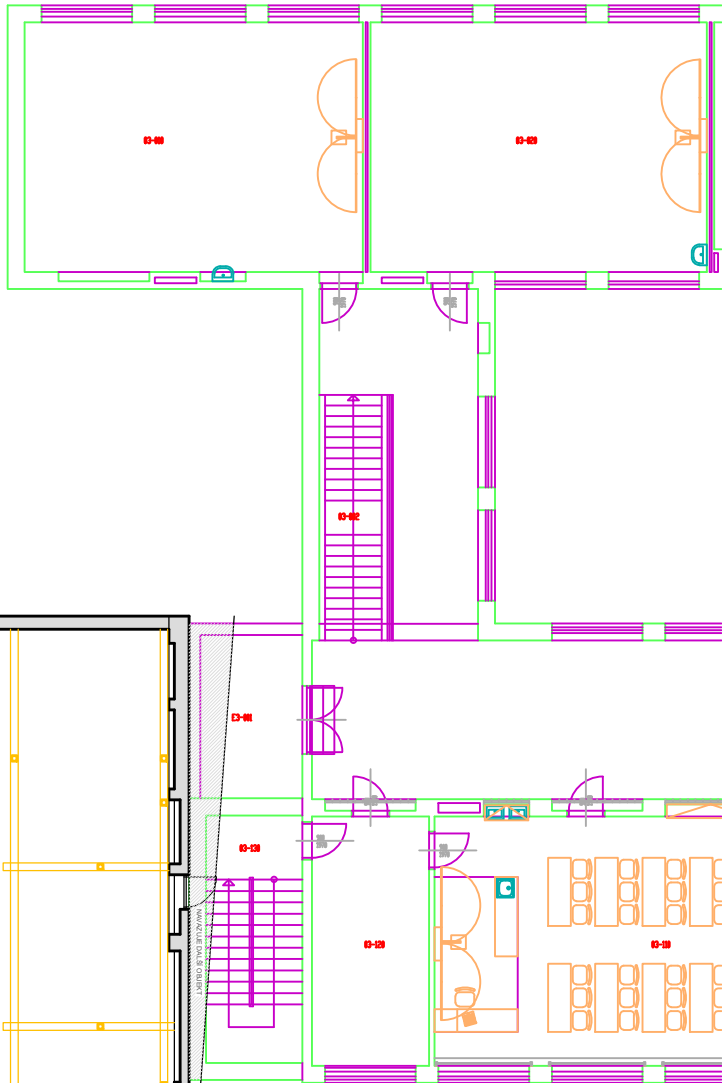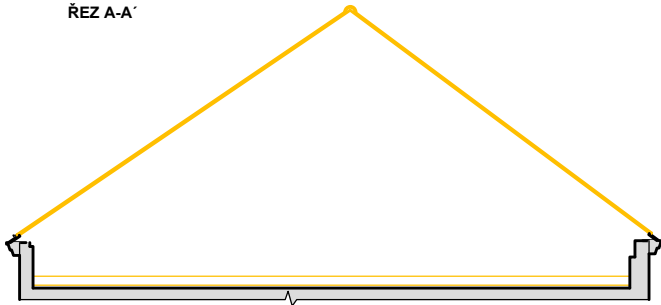

VÝKRES - 3NP - KROV

DOMĚŘENÍ PODKROVÍ - ZŠ VALTICE

DATUM: 11/2023 TECHNIK: ING. ONDŘEJ BERAN
MĚŘÍTKO: 1:200 Č.LISTU: 03

