


HOTELOVÝ KOMPLEX
PŮDORYS 1.NP

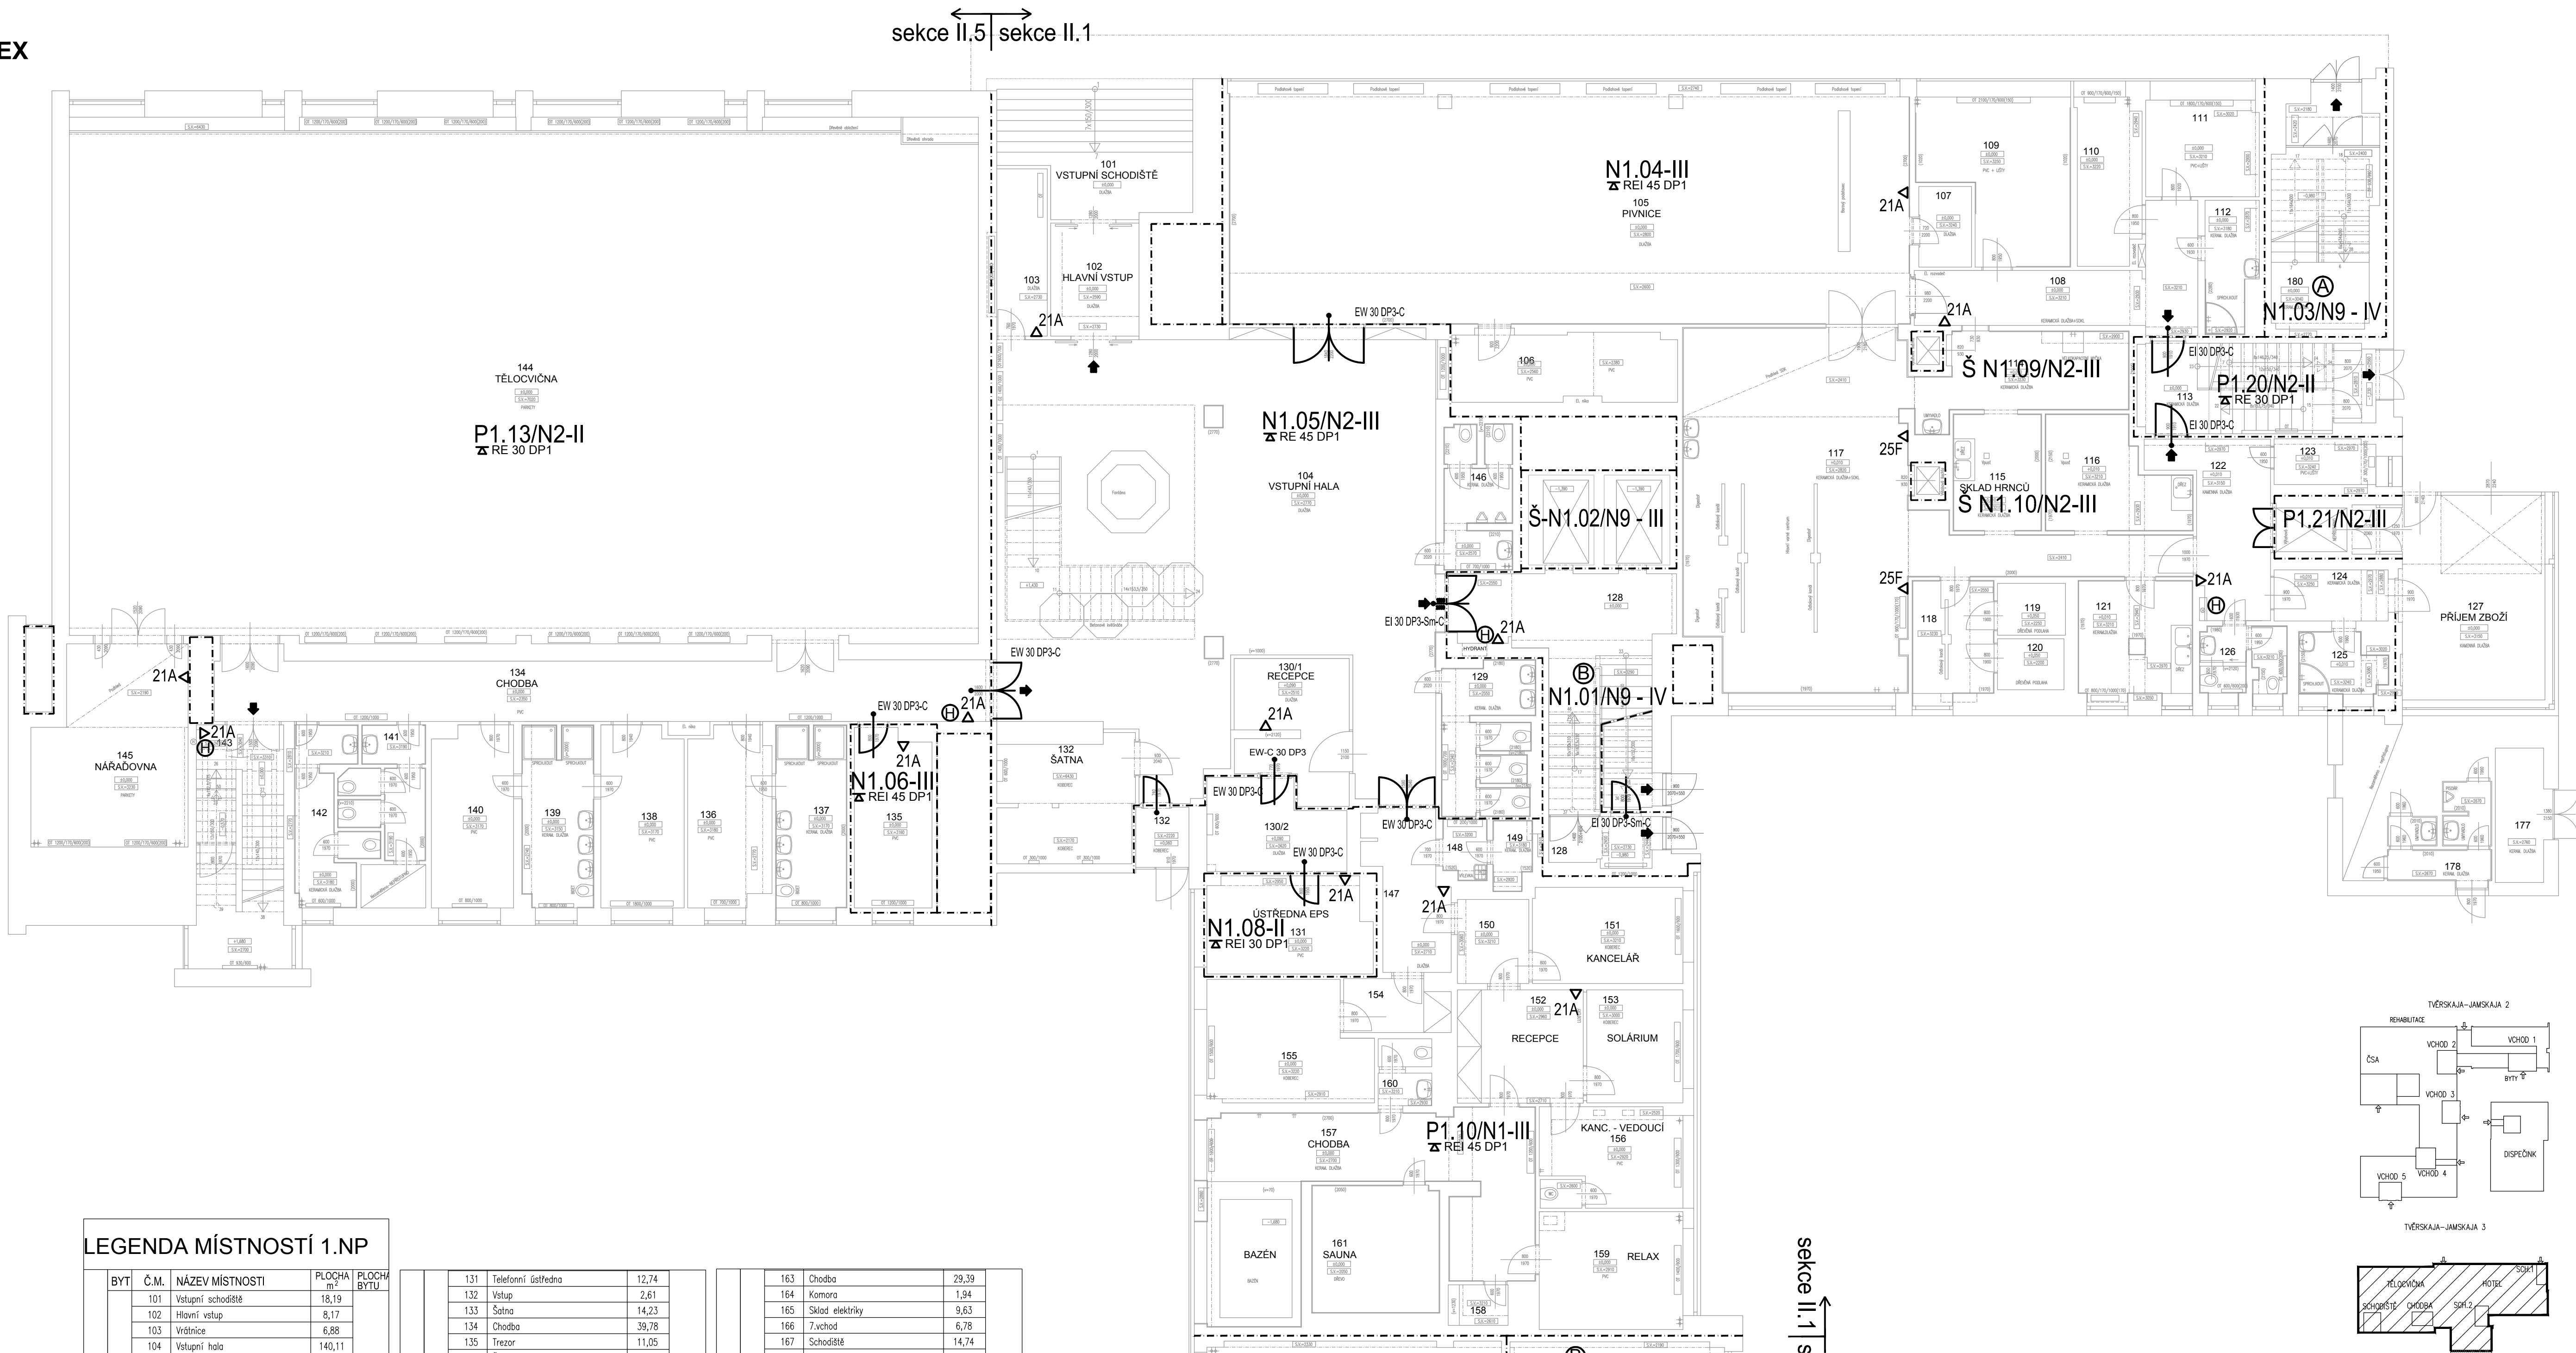

LEGENDA MÍSTNOSTÍ 1.NP

BYT	Č.M.	NÁZEV MÍSTNOSTI	PLOCHA m ²	PLOCHA BYTU
	101	Vstupní schodiště	18,19	
	102	Hlavní vstup	8,17	
	103	Vrtnice	6,88	
	104	Vstupní hala	140,11	
	105	Pivnice	135,18	
	106	Komora	12,56	
	107	Komora	3,47	
	108	Chodba	16,12	
	109	Zaměstnanecká jídelna	17,46	
	110	Kancelář	8,56	
	111	Kancelář	8,93	
	112	Šatna	5,3	
	113	Schodiště	17,18	
	114	Mýcí prostor	13,17	
	115	Sklad hrnců	8,48	
	116	Žázení kuchyně	11,17	
	117	Kuchyně+chodba	76,1	
	118	Žázení kuchyně	7,56	
	119	Chladárna	2,87	
	120	Mrazárna	2,77	
	121	Žázení kuchyně	11,75	
	122	Chodba	12,06	
	123	Sklad	3,74	
	124	Chodba	5,08	
	125	Sprcha	4,00	
	126	WC	4,55	
	127	Přijem zboží	26,01	
	128	Výťahy+schodiště	31,71	
	129	WC ženy	10,67	
	130/1	Recepce	11,75	
	130/2	Recepce	9,29	

131	Telefonní ústředna	12,74
132	Vstup	2,61
133	Šatna	14,23
134	Chodba	39,78
135	Trezor	11,05
136	Šatna	11,85
137	Sprcha	10,67
138	Šatna	12,19
139	Sprcha	10,66
140	Šatna ostrahy	10,66
141	WC ženy	7,37
142	WC muži	8,45
143	Schodiště	17,11
144	Tělocvična	374,27
145	Nářadovna	23,66
146	WC ženy	7,6
147	Chodba	9,08
148	Okřídlová místnost	2,12
149	Okřídlová místnost	2,16
150	Relaxační centrum	4,9
151	Relaxační centrum	11,8
152	Recepce	9,43
153	Solárium	8,84
154	Chodba	3,53
155	Relaxační centrum	15,38
156	Relaxační centrum	11,7
157	Chodba	25,49
158	Relaxační centrum	1,98
159	Relaxační centrum	13,83
160	WC	2,85
161	Sauna	13,35
162	6.vchod	3,1

163	Chodba	29,39
164	Komora	1,94
165	Sklad elektriky	9,63
166	7.vchod	6,78
167	Schodiště	14,74
168	Vrtnice	8,31
169	Chodba	36,66
170	8.vchod	3,23
171	Schodiště	15,61
172	Chodba	11,01
173	Komora	2,23
174	Chodba	8,12
175	Kancelář	12,01
176	WC	1,31
177	Sklad	5,30
178	WC	5,90
179	Místnost s kontejnery	3,92
180	Únikové schodiště	18,60

LEGENDA :

- Hranice požárních úseků
- Dveře s požární odolností
- ➡ Značení únikových cest
- ⊕ Hydrant
- Δ Přenosný hasicí přístroj

ZHOTOVITEL: STAVOPROJEKT OLOMOUC, a.s. Holická 31, 772 00 OLOMOUC, Telefon: 585531111, Fax: 585531333 E-mail: info@stavoprojekt.cz, IČ: 45192031, DIČ: CZ45192031	PAŽTYK:	
STUPEŇ DOKUMENTACE: DOKUMENTACE PRO VÝBĚR ZHOTOVITELÉ	ŘEDITEL: RNDr. Lukáš Štěpánek	MANAŽER PROJEKTU: Pavel Dr. Zdeněk Štěpánek
OBJEDNATEL: Česká centra Václavské náměstí 816/47, 110 00 Praha 1	HLAVNÍ INŽENÝR PROJEKTU: Ing. Zdeněk ROZSYPAL	VEDOUcí PROJEKTANT: Ing. Zdeněk ROZSYPAL
MÍSTO STAVBY: Areal Českého domu v Moskvě ulice 3. Tverskaja - Jamskaja 36/40	ODPOVĚDNÝ PROJEKTANT: Ing. Marek Lívinský	VÝPRACOVAVŠÍ: Ing. Marek Lívinský
MĚSTO: MOSKVA	FORMÁT: 8 A4	DATA: 11/2014
STÁT: RUSKÁ FEDERACE	MĚŘÍTKO: 1 : 100	FORMÁT: 8 A4
ZNAČKA: Moskva - PBŘ části hotelového komplexu ČDM - sekce II/1 a II/5		
OBJEKT: Požární bezpečnostní řešení	ČÁST: D.1.3	
VYKRES: PŮDORYS 1.PN - HOTEL	ČÍSLO: 04	