
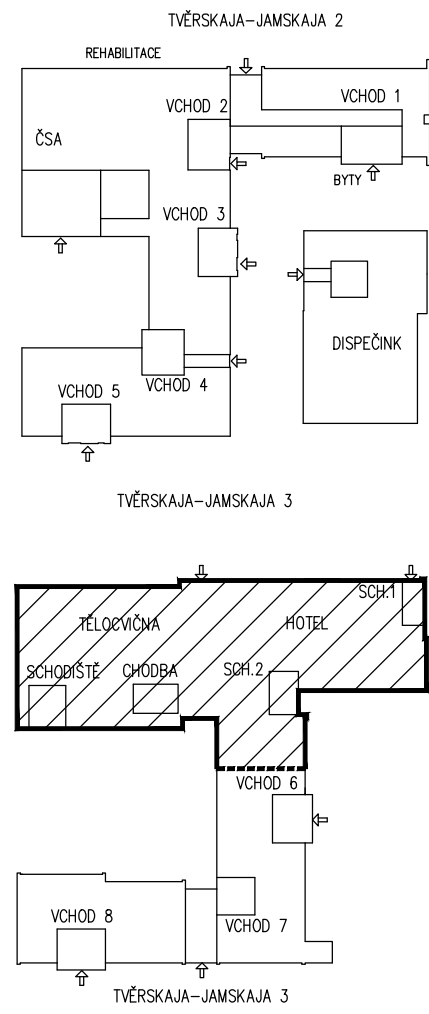


HOTELOVÝ KOMPLEX
PŮDORYS 4.NP - HOTEL

LEGENDA :

-
-
-
-
-
-

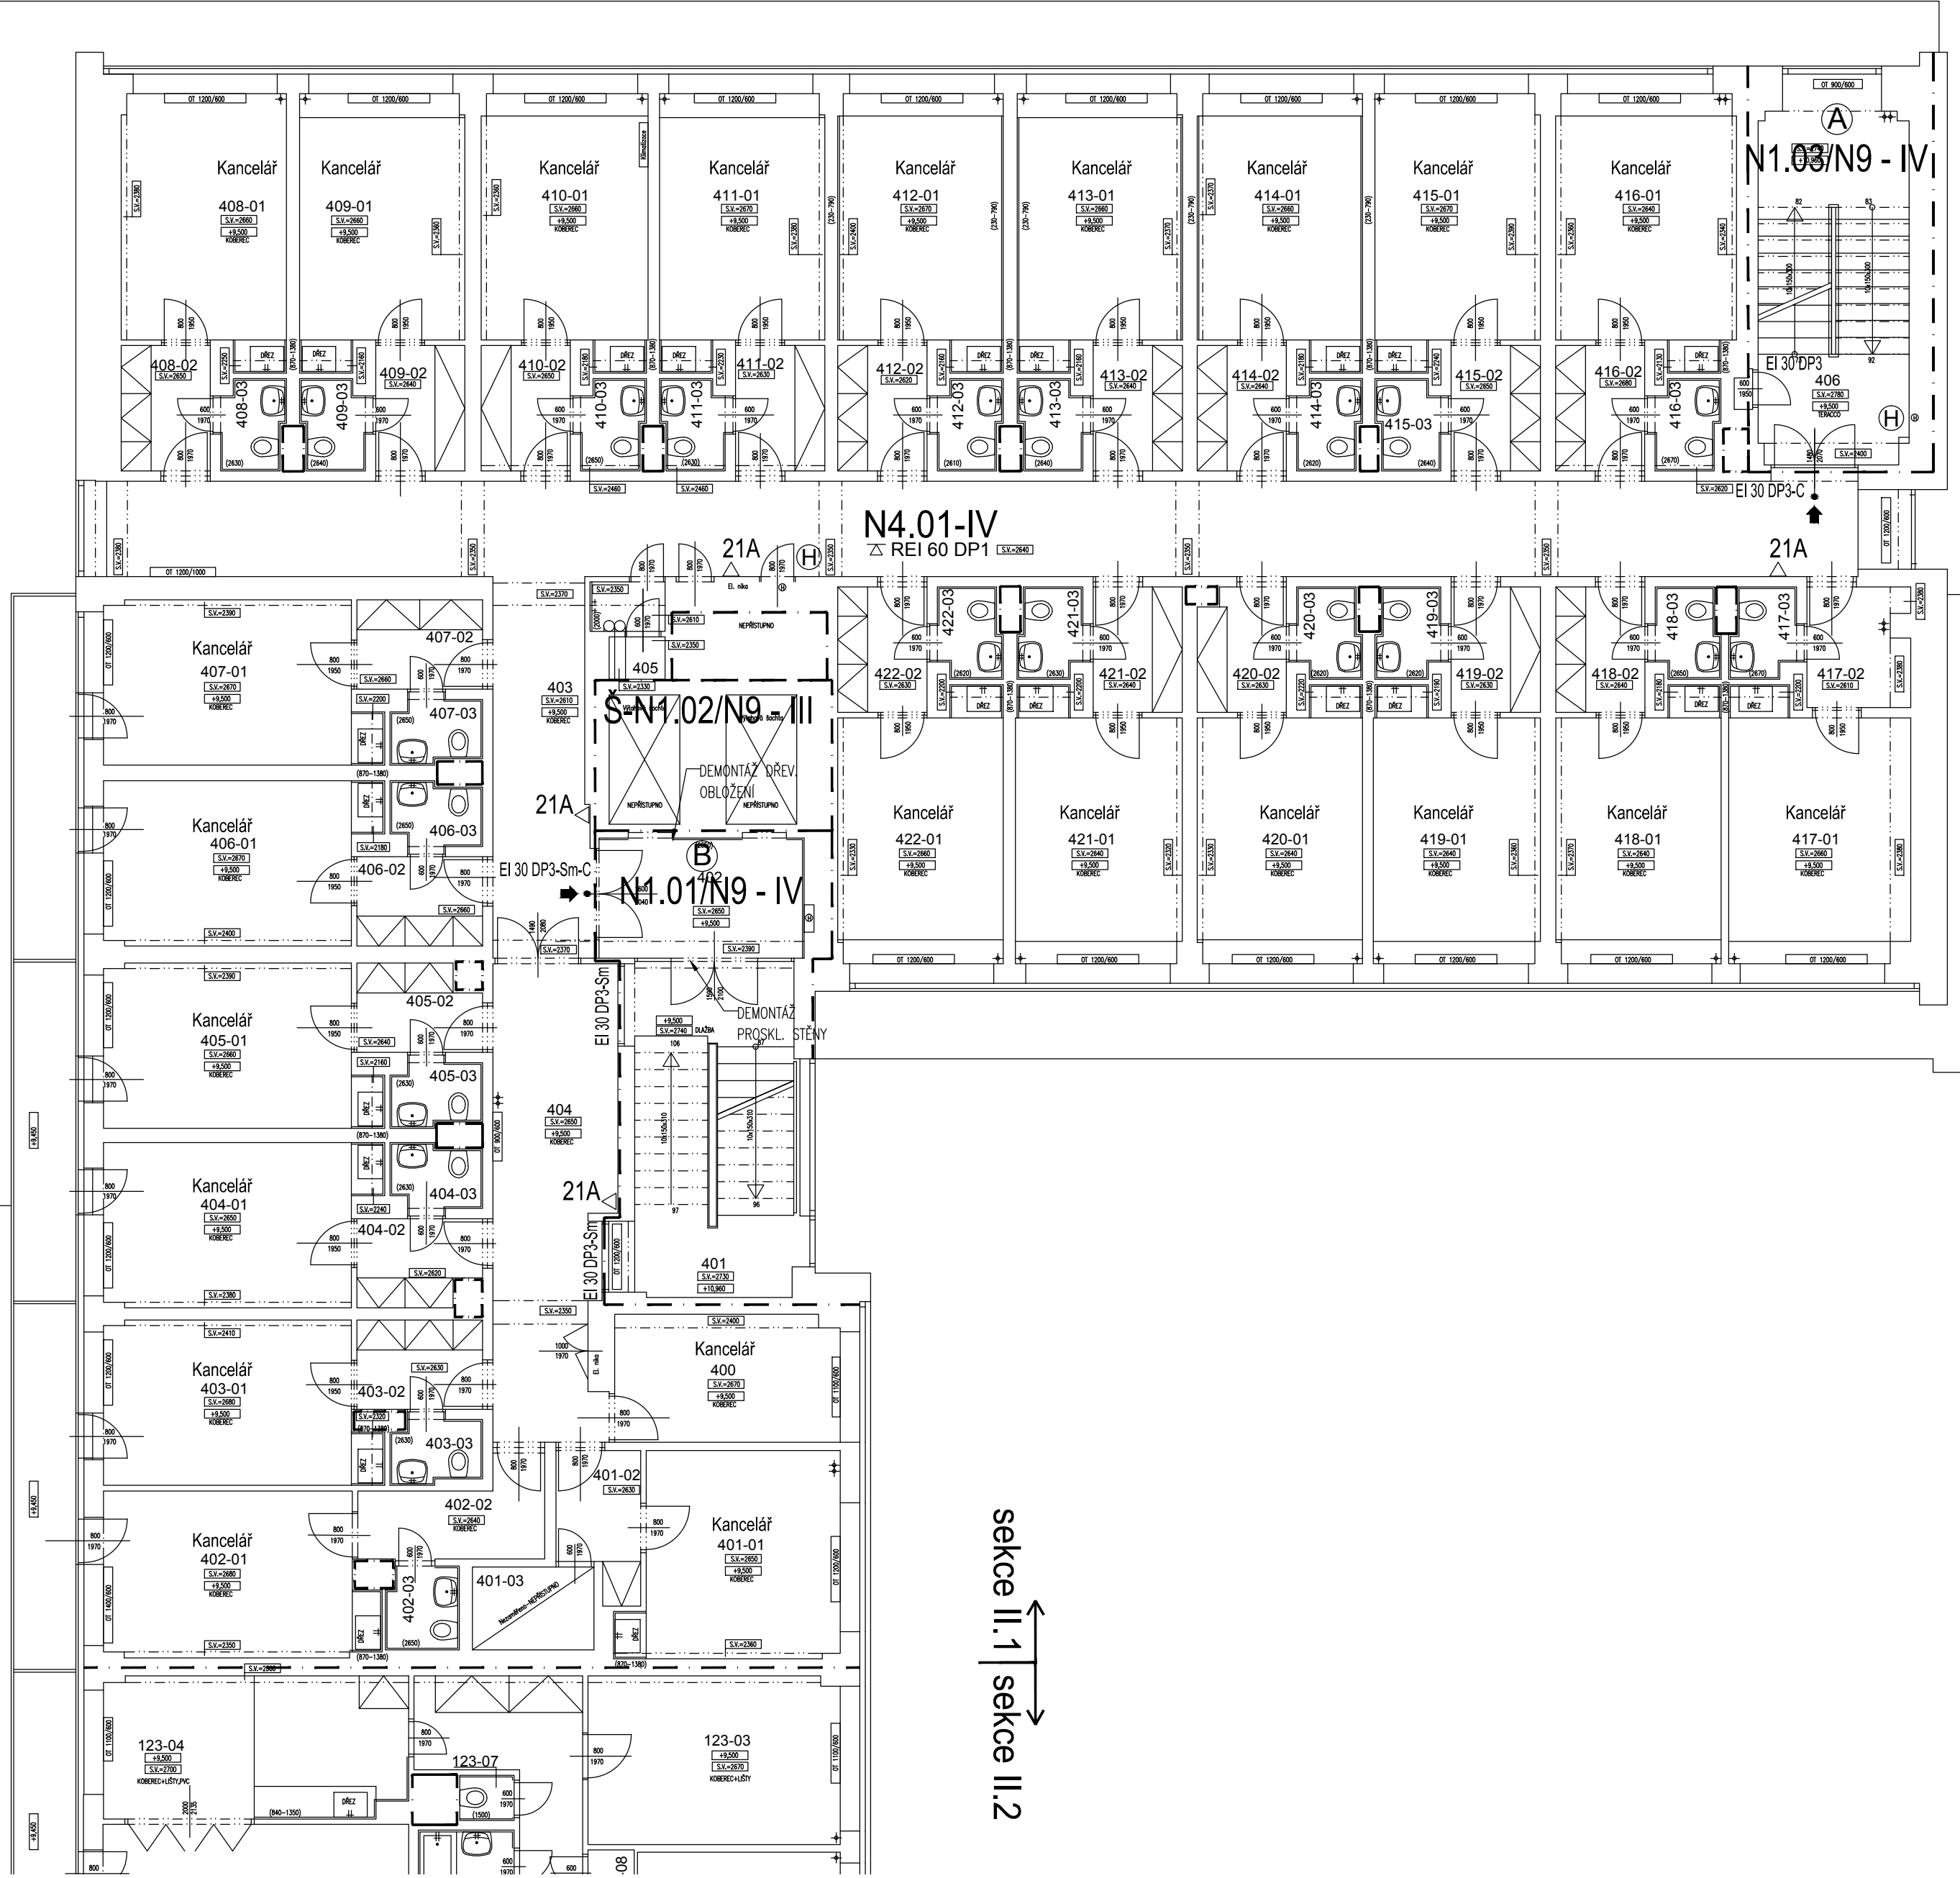

sekte II.1
sekte II.2

ZHOTOVITEL: STAVOPROJEKT OLOMOUC, a.s. Holická 31, 772 00 OLOMOUC, Telefon: 585531111, Fax: 585531333 E-mail: info@stavoprojekt.cz, IČ: 45192031, DIČ: CZ45192031		RAZÍTKO:	
STUPEŇ DOKUMENTACE: DOKUMENTACE PRO VÝBĚR ZHOTOVITELE		ŘEDITEL:	MANAŽER PROJEKTU:
		RNDr. Luděk Šťastný	PaedDr. Zoja Šťastná
OBJEDNATEL: Česká centra Václavské náměstí 816/47, 110 00 Praha 1	HLAVNÍ INŽENÝR PROJEKTU: Ing. Zdeněk ROZSYPAL	VEDOUcí PROJEKTANT: Ing. Zdeněk ROZSYPAL	ZAK.ČÍSLO: 01-002/330
MÍSTO STAVBY: Areal Českého domu v Moskvě ulice 3, Tverskaja - Jamskaja 36/40	ODPOVĚDNÝ PROJEKTANT:	VYPRACOVAL:	Č. SMLOUVY: 11/2014
MĚSTO: 123 047 MOSKVA	Ing. Marie Lívová	Ing. Marie Lívová	FORMÁT: 6 A4
STÁT: RUSKÁ FEDERACE			MĚŘÍTKO: 1 : 100
ZAKÁZKA: Moskva - PBŘ části hotelového komplexu ČDM - sekce II/1 a II/5			
OBJEKT: Požárně bezpečnostní řešení	ČÁST: D.1.3		07
VÝKRES: PŮDORYS 4.PN - HOTEL	ČÍSLO:		