
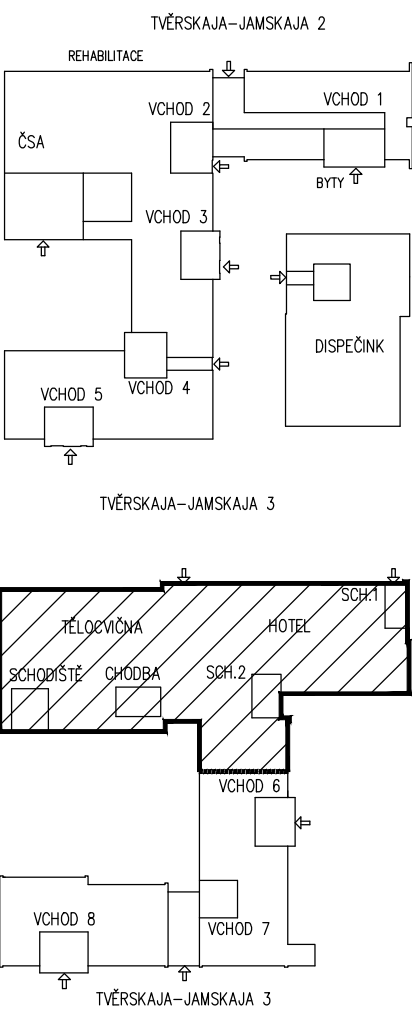
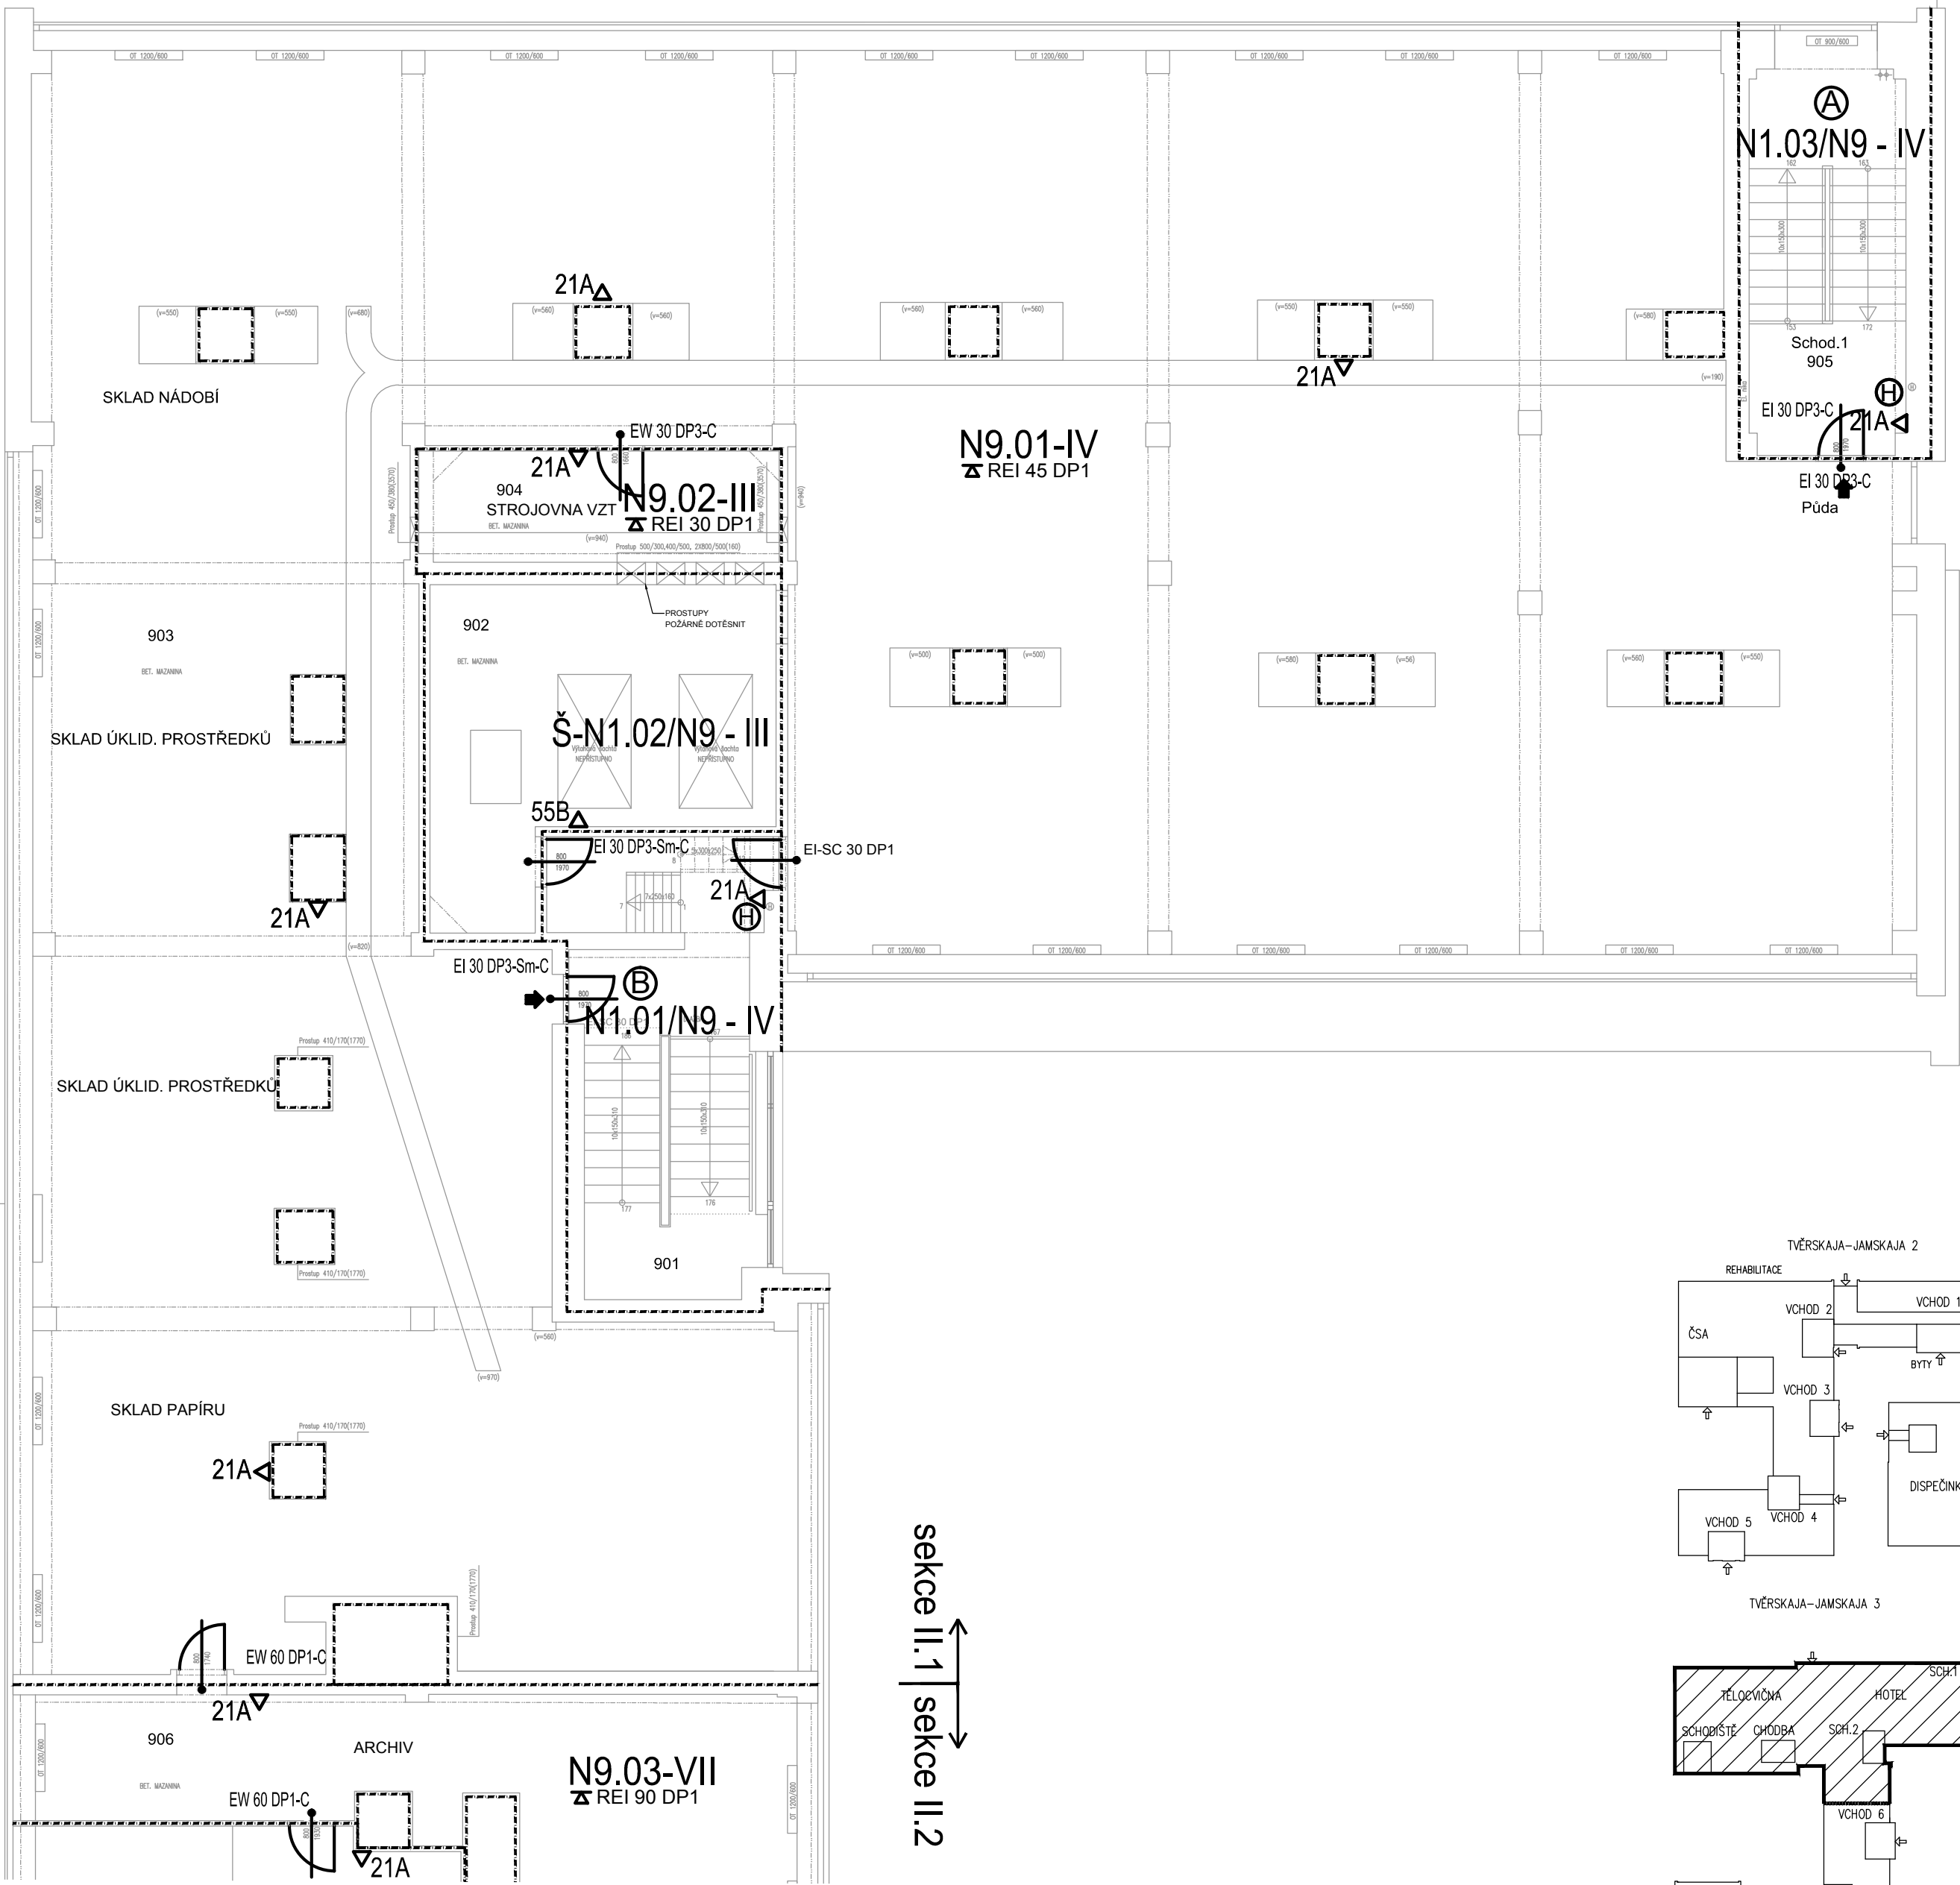


HOTELOVÝ KOMPLEX
PŮDORYS 9.NP - HOTEL

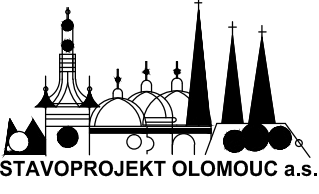

LEGENDA :

- HRANICE POŽÁRNÍCH ÚSEKŮ
- DVEŘE S POŽÁRNÍ ODOLNOSTÍ
- ZNACENÍ ÚNIKOVÝCH CEST
- HYDRANT
- PŘENOSNÝ HASÍČÍ PŘÍSTROJ

ZHOTOVITEL: STAVOPROJEKT OLOMOUC, a.s. Holická 31, 772 00 OLOMOUC, Telefon: 585531111, Fax: 585531333 E-mail: info@stavoprojekt.cz, IČ: 45192031, DIČ: CZ45192031			RAŽÍTKO:	
STUPEŇ DOKUMENTACE: DOKUMENTACE PRO VÝBĚR ZHOTOVITELE	ŘEDITEL:	MANAŽER PROJEKTU:	 STAVOPROJEKT OLOMOUC a.s.	
	RNDr. Luděk Štátný	PaedDr. Zoja Štátná		
OBJEDNATEL: Česká centra Václavské náměstí 816/47, 110 00 Praha 1	HLAVNÍ INŽENÝR PROJEKTU: Ing. Zdeněk ROZSYPAL	VEDOUČÍ PROJEKTANT: Ing. Zdeněk ROZSYPAL	ZAK.ČÍSLO:	PARÉ:
MÍSTO STAVBY: Areal Českého domu v Moskvě ulice 3. Tverskaja - Jamskaja 36/40	ODPOVĚDNÝ PROJEKTANT: Ing. Marie Livová	VYPRACOVAL: Ing. Marie Livová	Č. SMLOUVY:	
MĚSTO: 123 047 MOSKVA			DATUM: 11/2014	
STAT: RUSKÁ FEDERACE			FORMÁT: 4 A4	
			MĚŘÍTKO: 1 : 100	
ZAKÁZKA: Moskva - PBŘ části hotelového komplexu ČDM - sekce II/1 a II/5				
OBJEKT: Požárně bezpečnostní řešení	ČÁST: D.1.3			
VÝKRES: PŮDORYS 9.PN - HOTEL	ČÍSLO: 09			