



POZNÁMKA:

OVLÁDÁNÍ POŽÁRNÍHO VĚTRÁNÍ CHÚC BUDE PROVEDENO ZE SYSTÉMU EPS.
NÁVAZNOST ELEKTROINSTALACE NA EPS, JE POPSÁNA V SAMOSTATNÉ ČÁSTI PROJEKTOVÉ
PROJEKTOVÉ DOKUMENTACE, ČÁST G SLABOPROUDÉ ROZVODY-POŽADAVKY NA EPS
V PROSTORU SCHODIŠTĚ 1 BUDOU ELEKTRICKÉ INSTALACE PROVEDENY POD OMÍTKOU

LEGENDA:

VIZ VÝKRES Č. 02

- PROUDOVÁ SOUSTAVA: 3x400/230V, 50Hz, TN-C-S
PŘÍVOD DO ROZVADĚČŮ RH.N1, RH.N2, RP1 AŽ RP8 - TN-C; 3x400/230V; 50Hz; 3+PEN
STÁVAJÍCÍ NOVÉ INSTALACE V OBJEKTU - TN-C-S; 3x400/230V; 50Hz; 3+PEN
NOVÉ INSTALACE V OBJEKTU - TN-S; 3x400/230V; 50Hz; 3+N+PE
MÍSTEM ZMĚNY SOUSTAVY TN-C NA TN-S JSOU ROZVADĚČE RHN1, R.SHZ, RP1 AŽ RP9
- OCHRANA PŘED ÚRAZEM ELEKTRICKÝM PROUDEM DLE ČSN 33 2000-4-41 ed2:
ZÁKLADNÍ OCHRANA ŽIVÝCH ČÁSTÍ - IZOLACÍ, KRYTY
OCHRANA PŘI PORUŠE:
ZÁKLADNÍ - AUTOMATICKÝM ODPOJENÍM OD ZDROJE V SÍTÍCH TN, OCHRANNÝM POSPOJOVÁNÍM
DOPLŇKOVÁ OCHRANA-PROUDOVÝM CHRÁNIČEM, DOPLŇUJÍCÍM POSPOJOVÁNÍM

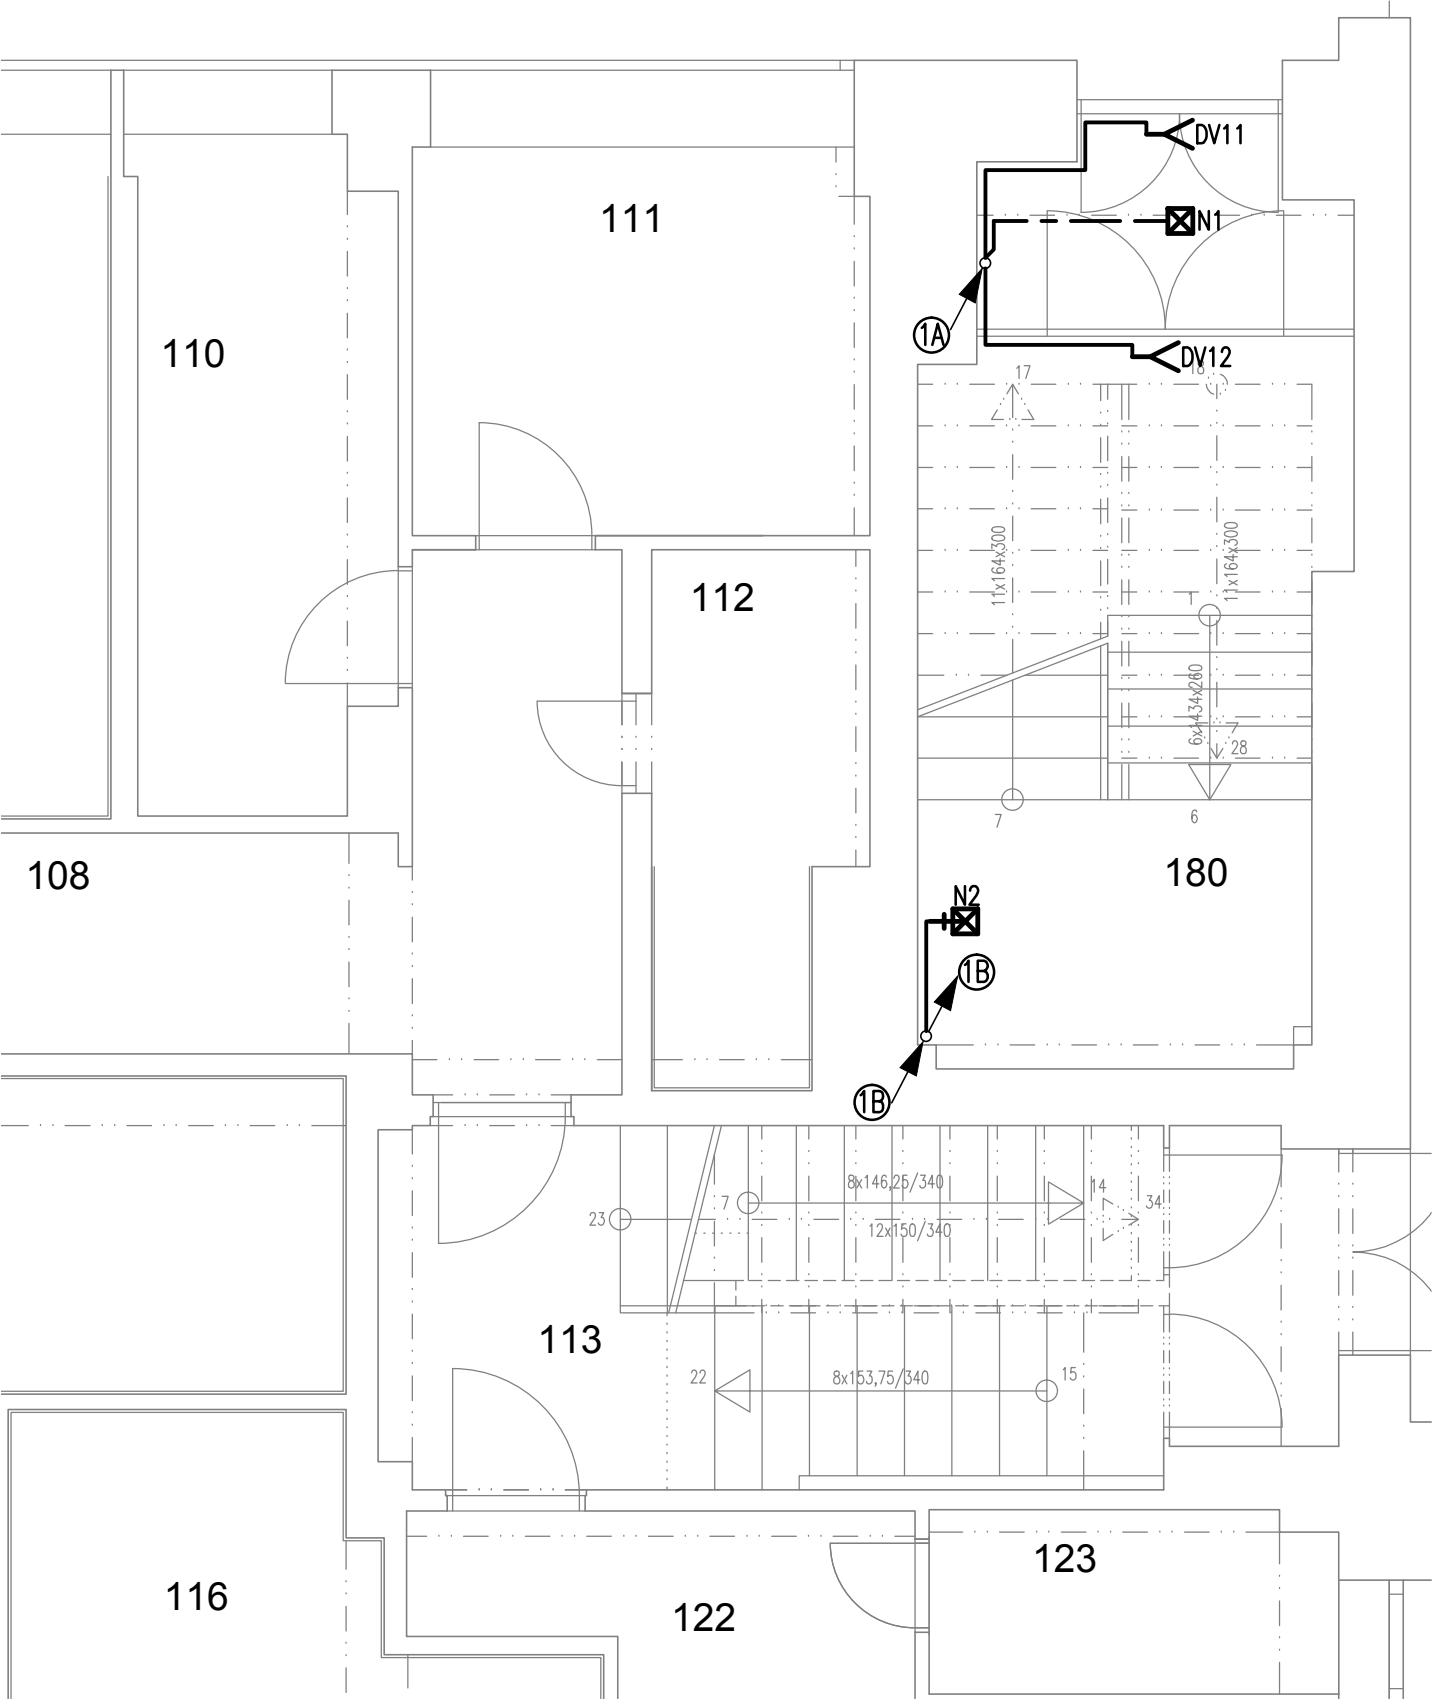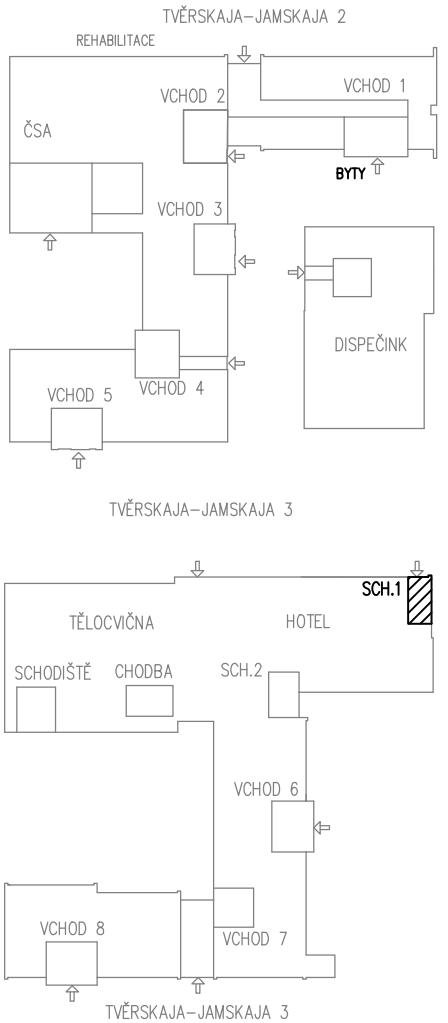

POPIS STOUPACÍCH VEDENÍ:

- 1A- 1xNXXH FE180 E60 3-Jx1,5-NAPÁJENÍ DVEŘÍ DV11 Z ROZVADĚČE RHN1 V 1.PP
1xNXXH FE180 E60 3-Jx1,5-NAPÁJENÍ DVEŘÍ DV12 Z ROZVADĚČE RHN1 V 1.PP
1xNXXH FE180 E60 3-Jx1,5-NOUZOVÉ OSVĚTLENÍ SCHODIŠTĚ 1 Z ROZVADĚČE OSVĚTLENÍ SCHODIŠTĚ
- 1B- 1xNXXH FE180 E60 3-Jx1,5-NOUZOVÉ OSVĚTLENÍ SCHODIŠTĚ 1 Z ROZVADĚČE OSVĚTLENÍ SCHODIŠTĚ
1xNXXH FE180 E60 5-Jx1,5-NAPÁJENÍ SERVOPOHONŮ OTEVÍRÁNÍ OKEN YO11, YO12 Z ROZVADĚČE RHN1 V 1.PP
2xNXXH FE180 E60 3-Ox1,5-SIGNALIZACE OTEVŘENÍ OKEN OD OKENNÍCH KONTAKTŮ F11, F12 Z ROZVADĚČE RHN1 V 1.PP

ZHOTOVITEL: STAVOPROJEKT OLOMOUC, a.s. Holická 31, 772 00 OLOMOUC, Telefon: 585531111, Fax: 585531333 E-mail: info@stavoprojekt.cz, IČ: 45192031, DIČ: CZ45192031			RAŽÍTKO:		 STAVOPROJEKT OLOMOUC a.s.	
STUPEŇ DOKUMENTACE:		ŘEDITEL:	MANAŽER PROJEKTU:			
DOKUMENTACE PRO VÝBĚR ZHOTOVITELE		RNDr. Luděk Šťastný	PaedDr. Zoja Šťastná			
OBJEDNATEL: Česká centra Václavské náměstí 816/47, 110 00 Praha 1		HLAVNÍ INŽENÝR PROJEKTU: ing. Zdeněk ROZSYPAL	VEDOUcí PROJEKTANT: Ing. Zdeněk ROZSYPAL		ZAK.ČÍSLO: 01-002/330	PARÉ:
MÍSTO STAVBY: Areál Českého domu v Moskvě ulice 3. Tverskaja - Jamskaja 36/40				Č. SMLOUVY:		
MĚSTO: 123 047 MOSKVA		ODPOVĚDNÝ PROJEKTANT: Ing. Pavel Malina		DATUM: 11/2014		
STÁT: RUSKÁ FEDERACE		Ing. Pavel Malina		FORMÁT: 2 A4		
			MĚŘÍTKO: 1 : 50			
ZAKÁZKA: Moskva - PBR části hotelového komplexu ČDM - sekce II/1 a II/5						
OBJEKT: Silnoproudá elektrotechnika			ČÁST: D.1.4.2			
VÝKRES: SCHODIŠTĚ 1 - PŮDORYS 1.PN			ČÍSLO: 04			