


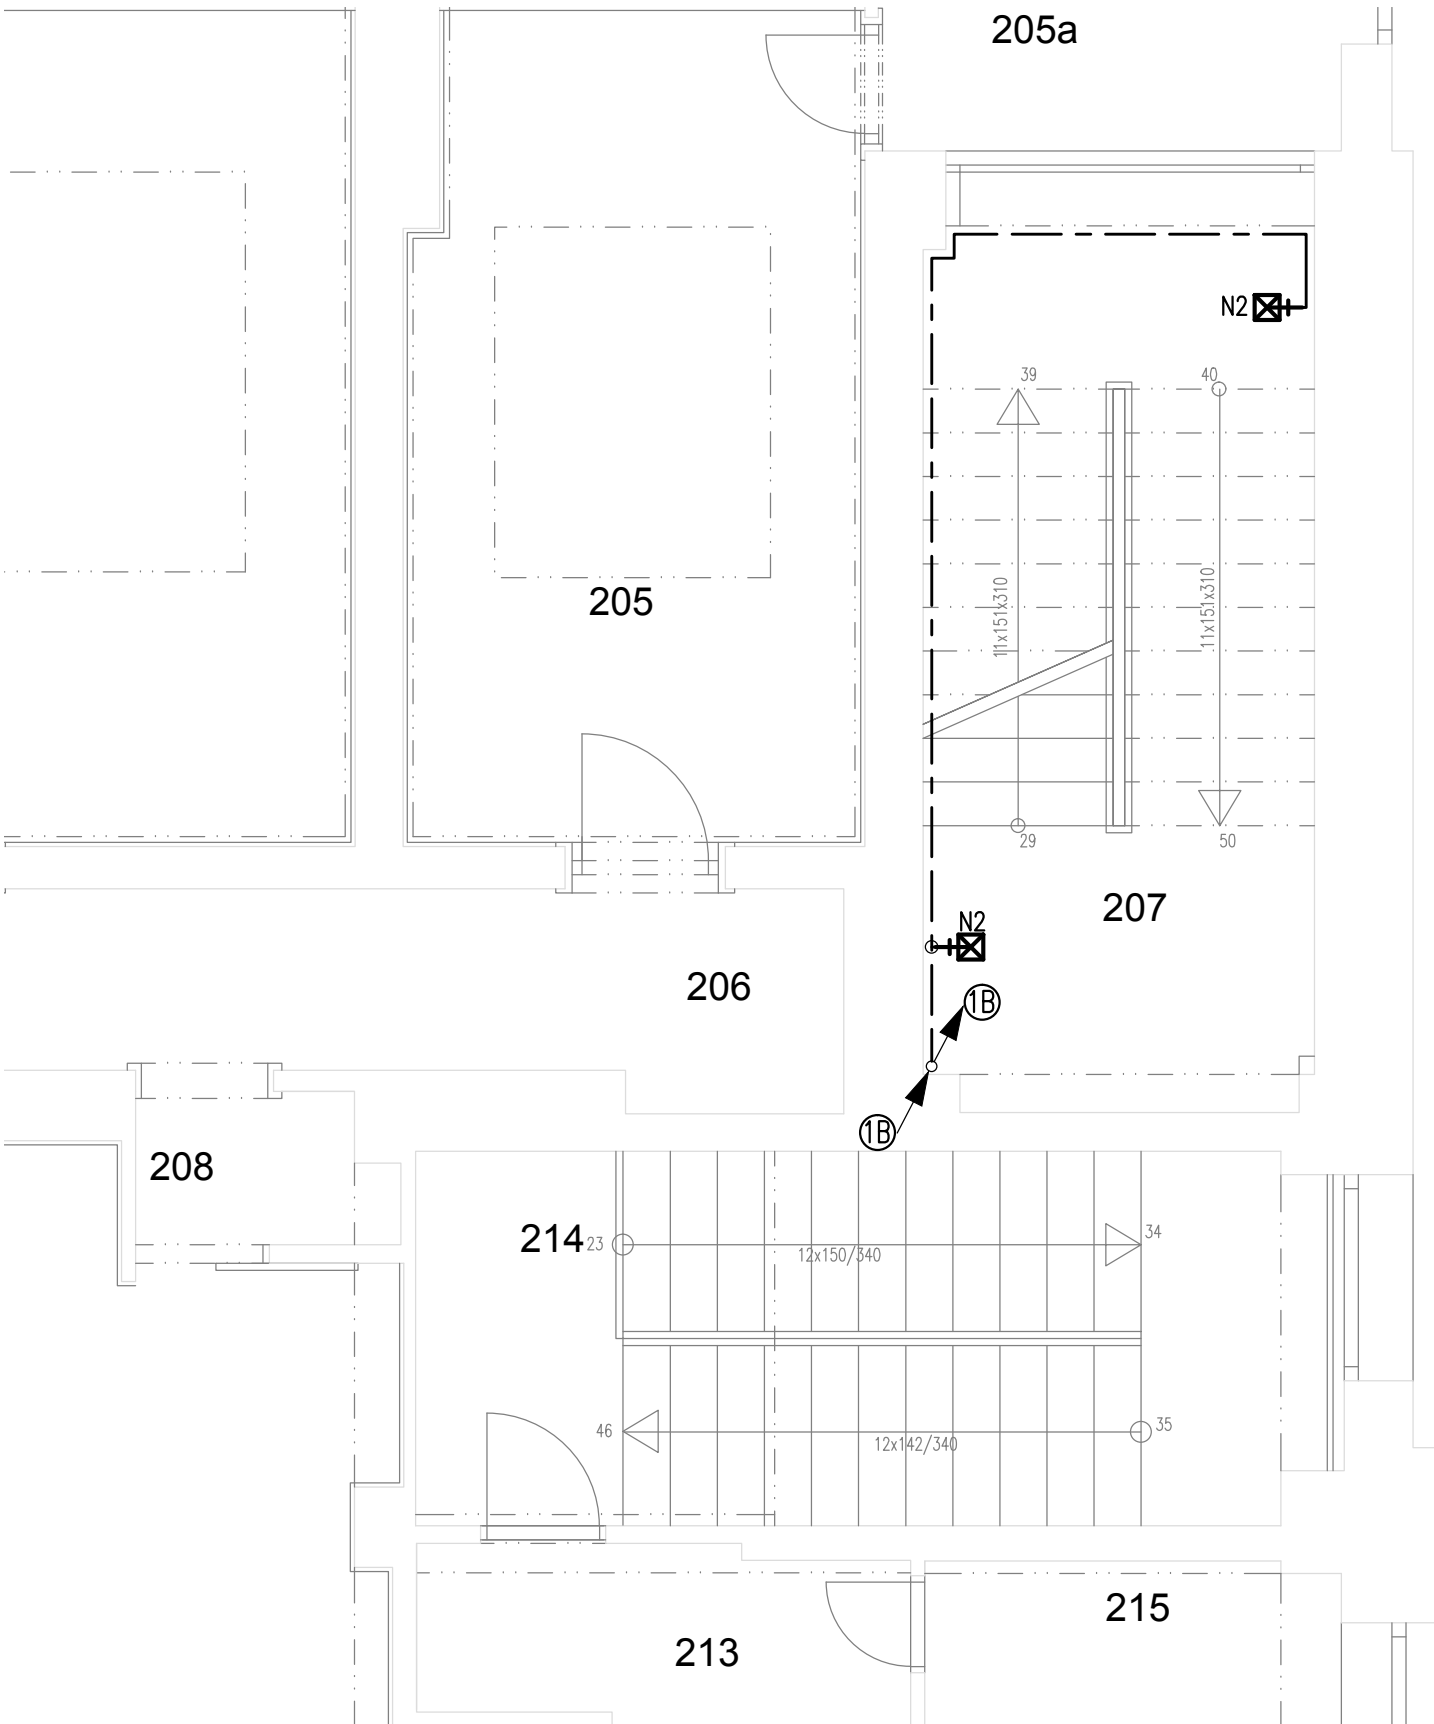

POPIS STOUPACÍCH VEDENÍ:

- 1B– 1xNXXH FE180 E60 3–Jx1,5–NOUZOVÉ OSVĚTLENÍ SCHODIŠTĚ 1 Z ROZVADĚČE OSVĚTLENÍ SCHODIŠTĚ
1xNXXH FE180 E60 5–Jx1,5–NAPÁJENÍ SERVOPOHONŮ OTEVÍRÁNÍ OKEN YO11, YO12 Z ROZVADĚČE RHN1 V 1.PP
2xNXXH FE180 E60 3–Ox1,5–SIGNALIZACE OTEVŘENÍ OKEN OD OKENNÍCH KONTAKTŮ F11, F12 Z ROZVADĚČE RHN1 V 1.PP

POZNÁMKA:


OVLÁDÁNÍ POŽÁRNÍHO VĚTRÁNÍ CHÚC BUDE PROVEDENO ZE SYSTÉMU EPS.
NÁVAZNOST ELEKTROINSTALACE NA EPS, JE POPSÁNA V SAMOSTATNÉ ČÁSTI PROJEKTOVÉ
PROJEKTOVÉ DOKUMENTACE, ČÁST G SLABOPROUDÉ ROZVODY–POŽADAVKY NA EPS
V PROSTORU SCHODIŠTĚ 1 BUDOU ELEKTRICKÉ INSTALACE PROVEDENY POD OMÍTKOU

LEGENDA:

VIZ VÝKRES Č. 02

- PROUDOVÁ SOUSTAVA: 3x400/230V, 50Hz, TN–C–S
PŘÍVOD DO ROZVADĚČŮ RH.N1, RH.N2, RP1 AŽ RP8 – TN–C; 3x400/230V; 50Hz; 3+PEN
STÁVAJÍCÍ NOVÉ INSTALACE V OBJEKTU – TN–C–S; 3x400/230V; 50Hz; 3+PEN
NOVÉ INSTALACE V OBJEKTU – TN–S; 3x400/230V; 50Hz; 3+N+PE
MÍSTEM ZMĚNY SOUSTAVY TN–C NA TN–S JSOU ROZVADĚČE RHN1, R.SHZ, RP1 AŽ RP9

- OCHRANA PŘED ÚRAZEM ELEKTRICKÝM PROUDEM DLE ČSN 33 2000–4–41 ed2:
ZÁKLADNÍ OCHRANA ŽIVÝCH ČÁSTÍ – IZOLACÍ, KRYTY
OCHRANA PŘI PORUŠE:
ZÁKLADNÍ – AUTOMATICKÝM ODPOJENÍM OD ZDROJE V SÍTÍCH TN, OCHRANNÝM POSPOJOVÁNÍM
DOPLŇKOVÁ OCHRANA–PROUDOVÝM CHRÁNIČEM, DOPLŇUJÍCÍM POSPOJOVÁNÍM

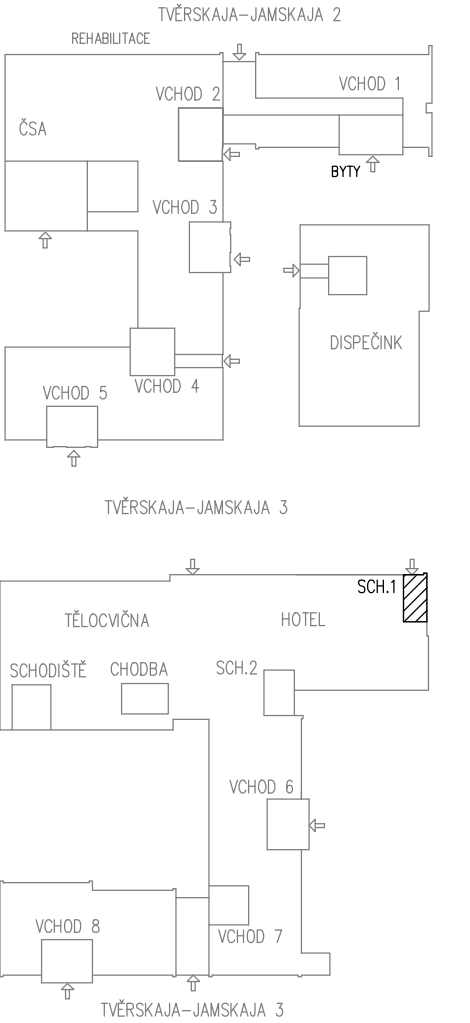

ZHOTOVITEL: STAVOPROJEKT OLOMOUC, a.s. Holická 31, 772 00 OLOMOUC, Telefon: 585531111, Fax: 585531333 E-mail: info@stavoprojekt.cz, IČ: 45192031, DIČ: CZ45192031		RAŽÍTKO:		 STAVOPROJEKT OLOMOUC a.s.			
STUPEŇ DOKUMENTACE: DOKUMENTACE PRO VÝBĚR ZHOTOVITELE		ŘEDITEL: RNDr. Luděk Šťastný				MANAŽER PROJEKTU: PaedDr. Zoja Šťastná	
OBJEDNATEL: Česká centra Václavské náměstí 816/47, 110 00 Praha 1		HLAVNÍ INŽENÝR PROJEKTU: ing. Zdeněk ROZSYPAL		VEDOUČÍ PROJEKTANT: Ing. Zdeněk ROZSYPAL		ZAK.ČÍSLO: 01-002/330	PARÉ:
MÍSTO STAVBY: Areál Českého domu v Moskvě ulice 3. Tverskaja - Jamskaja 36/40						Č. SMLOUVY:	
MĚSTO: 123 047 MOSKVA		ODPOVĚDNÝ PROJEKTANT: Ing. Pavel Malina		VYPRACOVAL: Ing. Pavel Malina		DATUM: 11/2014	
STÁT: RUSKÁ FEDERACE						FORMÁT: 2 A4	
						MĚŘÍTKO: 1 : 50	
ZAKÁZKA: Moskva - PBR části hotelového komplexu ČDM - sekce II/1 a II/5							
OBJEKT: Silnoproudá elektrotechnika					ČÁST: D.1.4.2		
VÝKRES: SCHODIŠTĚ 1 - PŮDORYS 2.PN					ČÍSLO: 05		