


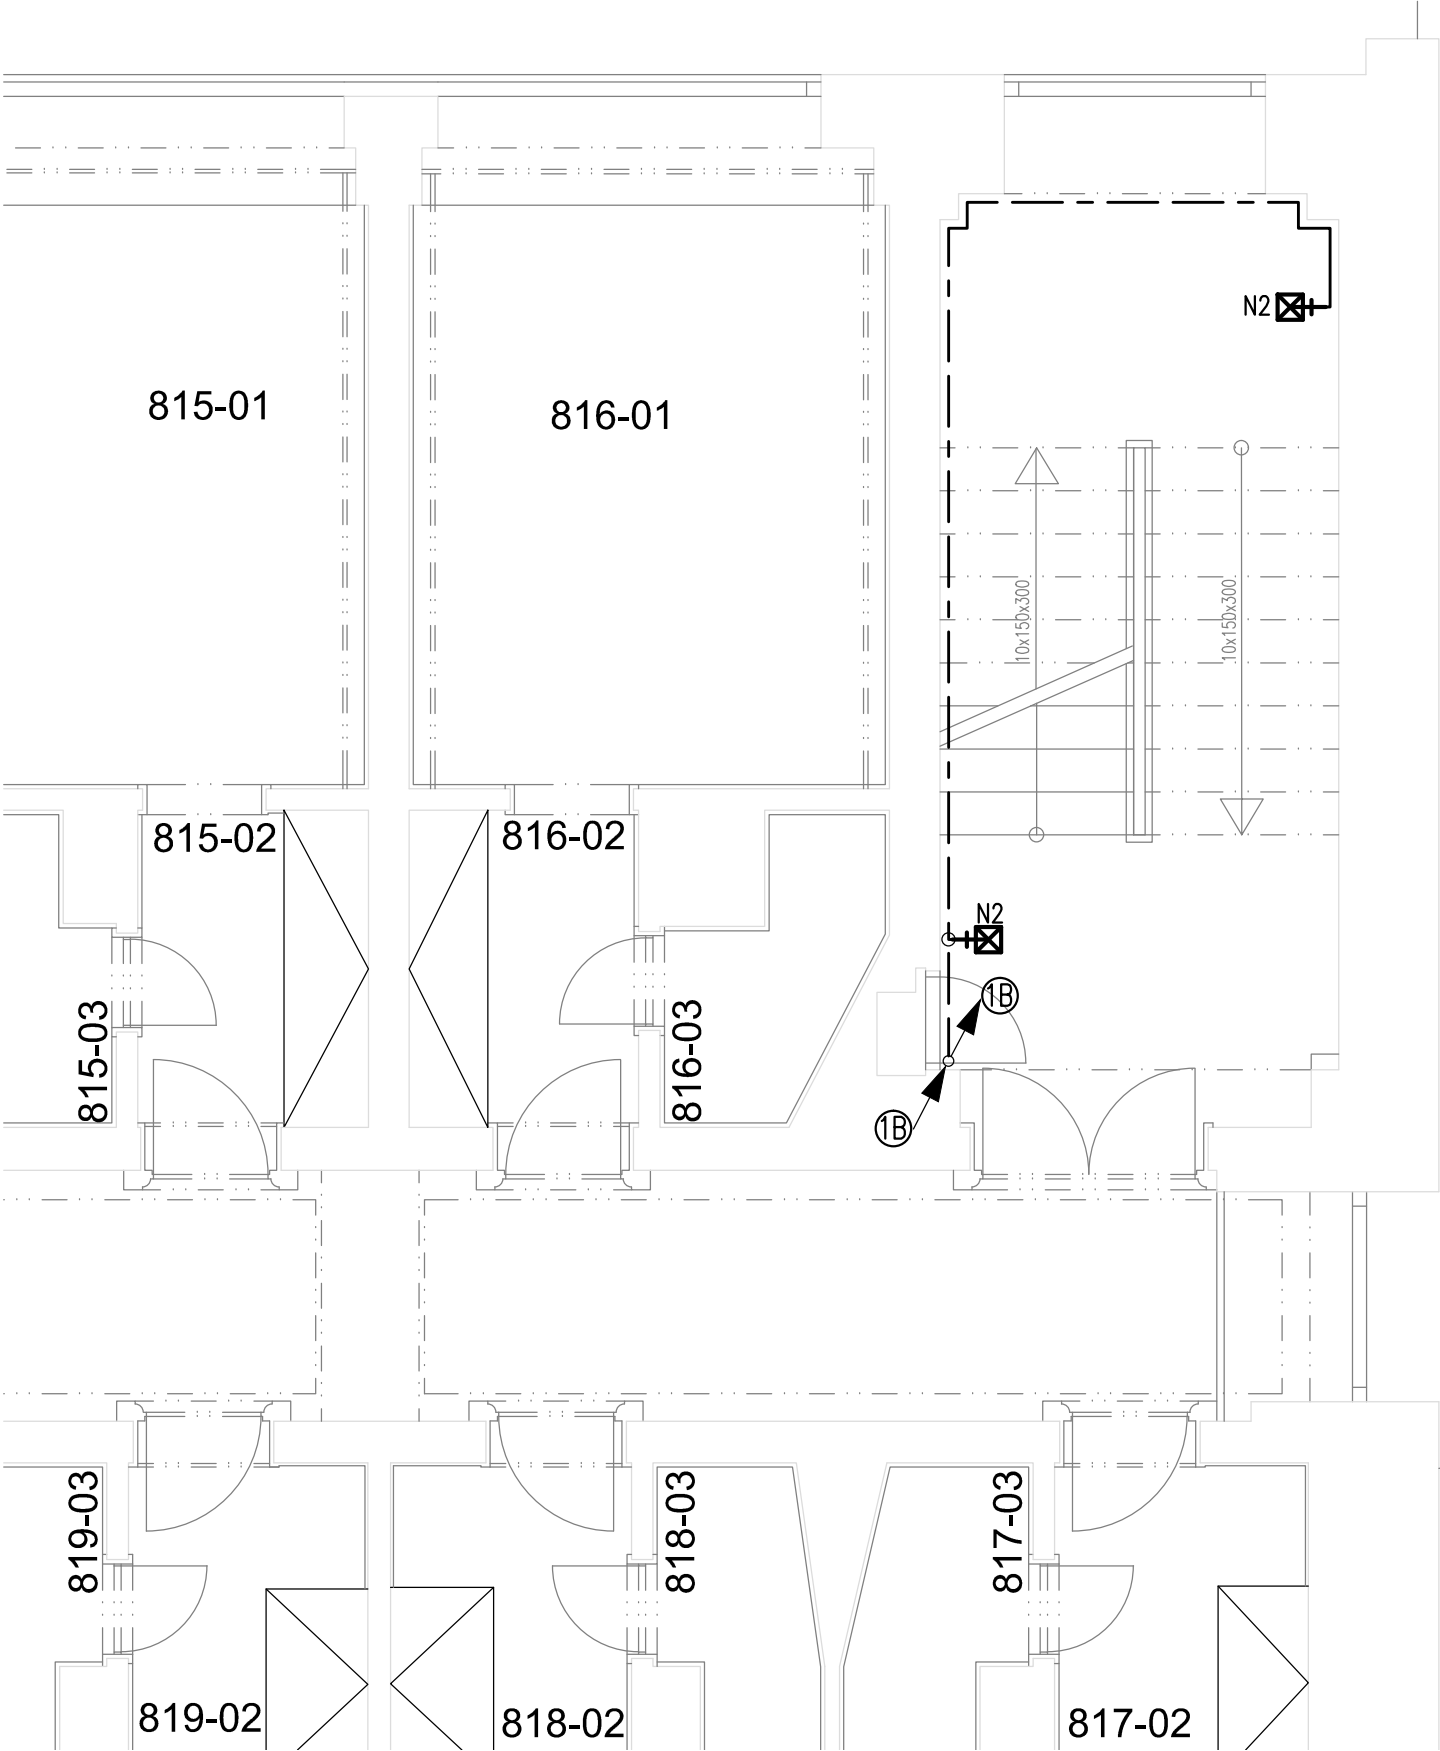

POPIS STOUPACÍCH VEDENÍ:

- 1B- 1xNHXH FE180 E60 3-Jx1,5-NOUZOVÉ OSVĚTLENÍ SCHODIŠTĚ 1 Z ROZVADĚČE OSVĚTLENÍ SCHODIŠTĚ
- 1xNHXH FE180 E60 5-Jx1,5-NAPÁJENÍ SERVOPOHONŮ OTEVÍRÁNÍ OKEN YO11, YO12 Z ROZVADĚČE RHN1 V 1.PP
- 2xNHXH FE180 E60 3-0x1,5-SIGNALIZACE OTEVŘENÍ OKEN OD OKENNÍCH KONTAKTŮ F11, F12 Z ROZVADĚČE RHN1 V 1.PP

POZNÁMKA:


OVLÁDÁNÍ POŽÁRNÍHO VĚTRÁNÍ CHÚC BUDE PROVEDENO ZE SYSTÉMU EPS.
NÁVAZNOST ELEKTROINSTALACE NA EPS, JE POPSÁNA V SAMOSTATNÉ ČÁSTI PROJEKTOVÉ
PROJEKTOVÉ DOKUMENTACE, ČÁST G SLABOPROUDÉ ROZVODY-POŽADAVKY NA EPS
V PROSTORU SCHODIŠTĚ 1 BUDOU ELEKTRICKÉ INSTALACE PROVEDENY POD OMÍTKOU

LEGENDA:

VIZ VÝKRES Č. 02

- PROUDOVÁ SOUSTAVA: 3x400/230V, 50Hz, TN-C-S
- PŘÍVOD DO ROZVADĚČŮ RH.N1, RH.N2, RP1 AŽ RP8 - TN-C; 3x400/230V; 50Hz; 3+PEN
- STÁVAJÍCÍ NOVÉ INSTALACE V OBJEKTU - TN-C-S; 3x400/230V; 50Hz; 3+PEN
- NOVÉ INSTALACE V OBJEKTU - TN-S; 3x400/230V; 50Hz; 3+N+PE
- MÍSTEM ZMĚNY SOUSTAVY TN-C NA TN-S JSOU ROZVADĚČE RHN1, R.SHZ, RP1 AŽ RP9

- OCHRANA PŘED ÚRAZEM ELEKTRICKÝM PROUDEM DLE ČSN 33 2000-4-41 ed2:
- ZÁKLADNÍ OCHRANA ŽIVÝCH ČÁSTÍ - IZOLACÍ, KRYTY
- OCHRANA PŘI PORUŠE:
- ZÁKLADNÍ - AUTOMATICKÝM ODPOJENÍM OD ZDROJE V SÍTÍCH TN, OCHRANNÝM POSPOJOVÁNÍM
- DOPLŇKOVÁ OCHRANA-PROUDOVÝM CHRÁNIČEM, DOPLŇUJÍCÍM POSPOJOVÁNÍM

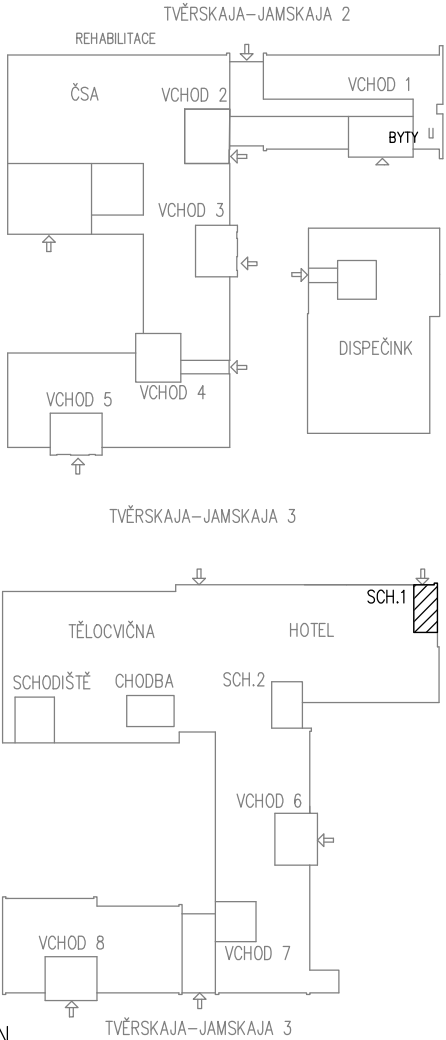

ZHOTOVITEL: STAVOPROJEKT OLOMOUC, a.s. Holická 31, 772 00 OLOMOUC, Telefon: 585531111, Fax: 585531333 E-mail: info@stavoprojekt.cz, IČ: 45192031, DIČ: CZ45192031			RAZÍTKO:		 STAVOPROJEKT OLOMOUC a.s.	
STUPEŇ DOKUMENTACE:		ŘEDITEL:	MANAŽER PROJEKTU:			
DOKUMENTACE PRO VÝBĚR ZHOTOVITELE		RNDr. Luděk Šťastný	PaedDr. Zoja Šťastná			
OBJEDNATEL: Česká centra Václavské náměstí 816/47, 110 00 Praha 1		HLAVNÍ INŽENÝR PROJEKTU: ing. Zdeněk ROZSYPAL	VEDOUcí PROJEKTANT: Ing. Zdeněk ROZSYPAL		ZAK.ČÍSLO: 01-002/330	PARÉ:
MÍSTO STAVBY: Areál Českého domu v Moskvě ulice 3. Tverskaja - Jamskaja 36/40					Č. SMLOUVY:	
MĚSTO: 123 047 MOSKVA		ODPOVĚDNÝ PROJEKTANT: Ing. Pavel Malina	VYPRACOVAL: Ing. Pavel Malina		DATUM: 11/2014	
STÁT : RUSKÁ FEDERACE					FORMÁT: 2 A4	
					MĚŘÍTKO: 1 : 50	
ZAKÁZKA: Moskva - PBR části hotelového komplexu ČDM - sekce II/1 a II/5						
OBJEKT: Silnoproudá elektrotechnika					ČÁST:	D.1.4.2
VÝKRES: SCHODIŠTĚ 1 - PŮDORYS 3.PN - 8.PN					ČÍSLO:	06