


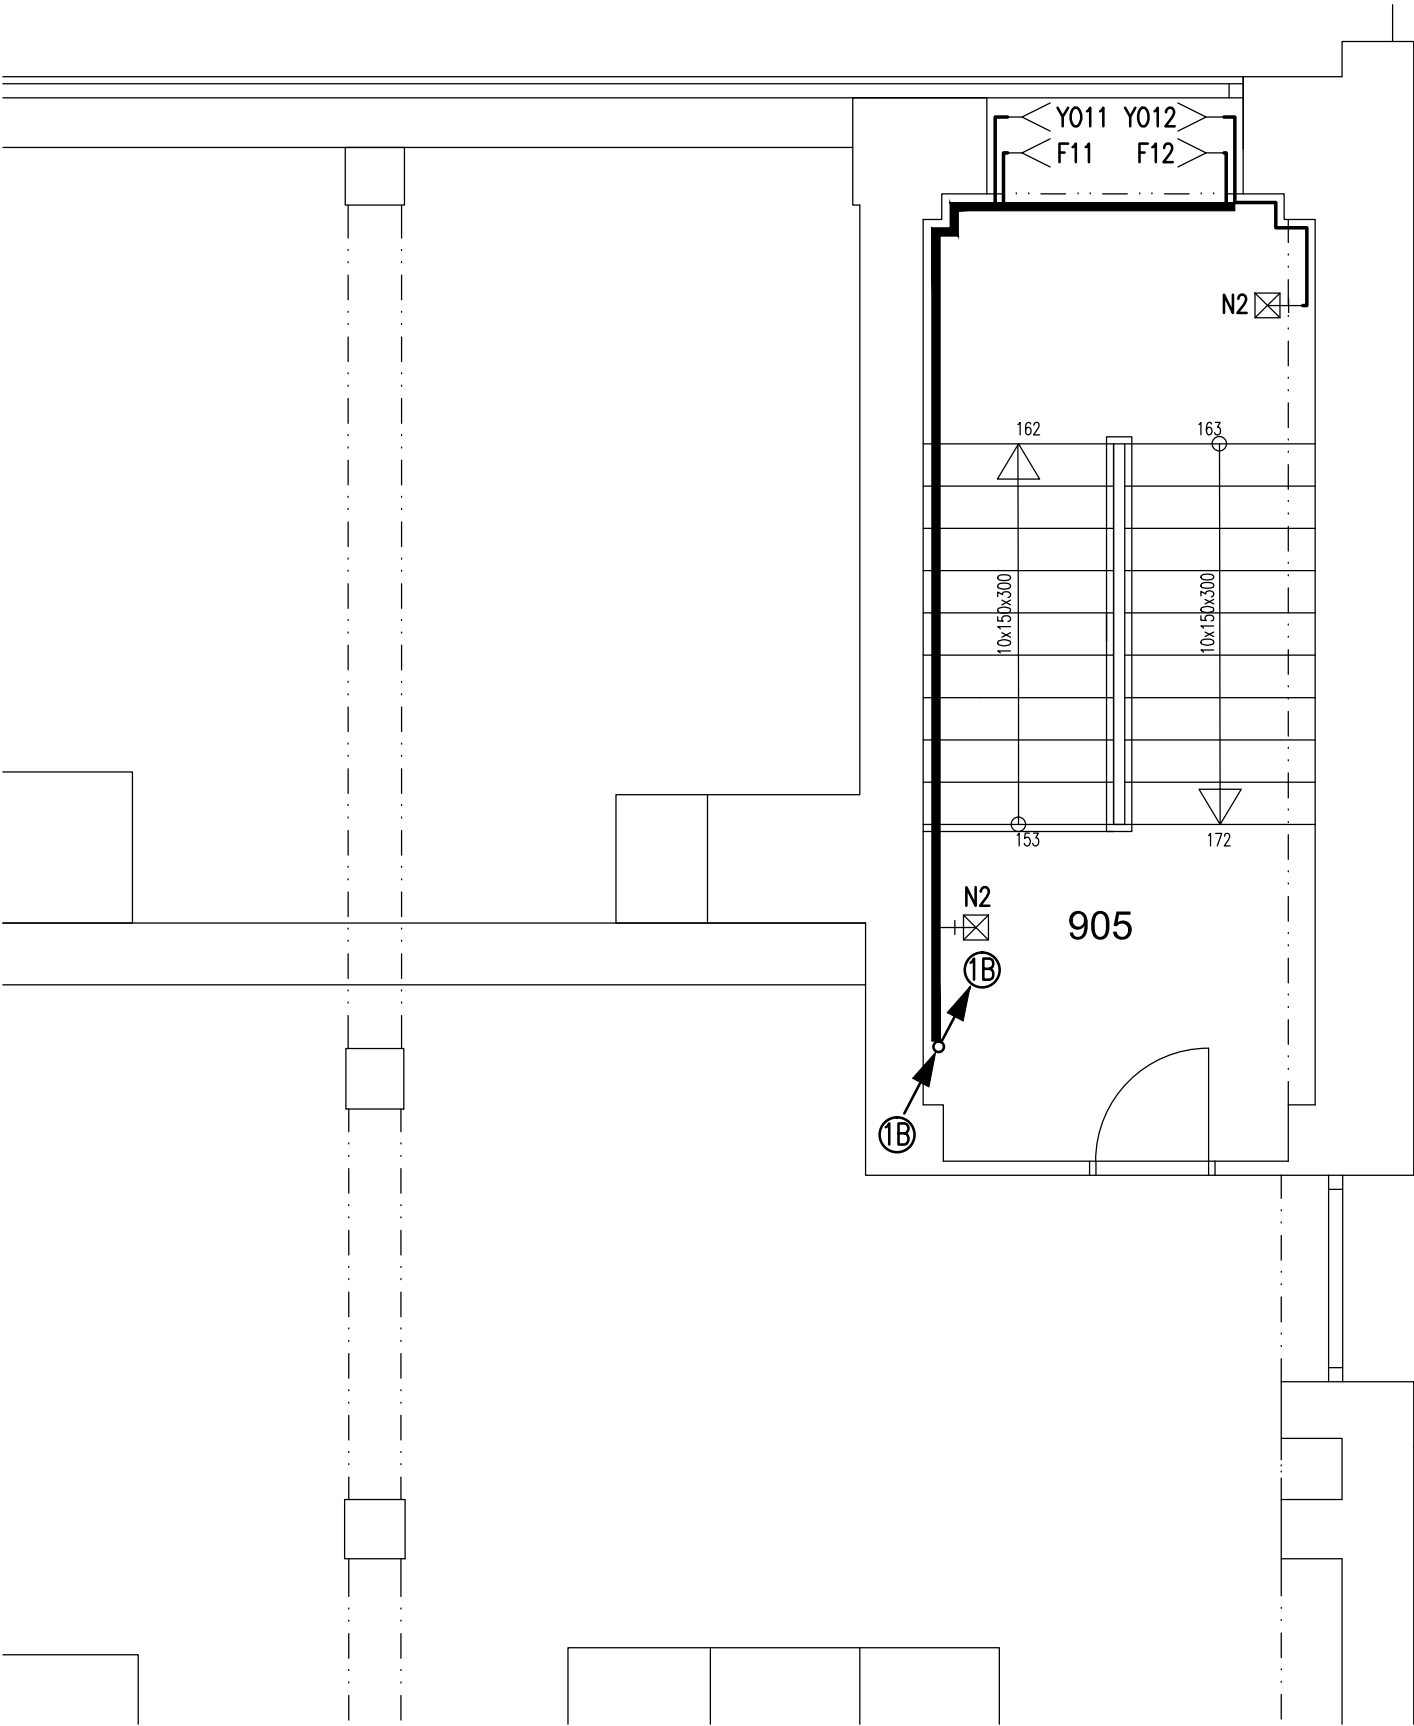

POPIS STOUPACÍCH VEDENÍ:

- 1B– 1xNHXH FE180 E60 3–Jx1,5–NOUZOVÉ OSVĚTLENÍ SCHODIŠTĚ 1 Z ROZVADĚČE OSVĚTLENÍ SCHODIŠTĚ
- 1xNHXH FE180 E60 5–Jx1,5–NAPÁJENÍ SERVOPOHONŮ OTEVÍRÁNÍ OKEN YO11, YO12 Z ROZVADĚČE RHN1 V 1.PP
- 2xNHXH FE180 E60 3–Ox1,5–SIGNALIZACE OTEVŘENÍ OKEN OD OKENNÍCH KONTAKTŮ F11, F12 Z ROZVADĚČE RHN1 V 1.PP

POZNÁMKA:


OVLÁDÁNÍ POŽÁRNÍHO VĚTRÁNÍ CHŮC BUDE PROVEDENO ZE SYSTÉMU EPS.
NÁVAZNOST ELEKTROINSTALACE NA EPS, JE POPSÁNA V SAMOSTATNÉ ČÁSTI PROJEKTOVÉ PROJEKTOVÉ DOKUMENTACE, ČÁST G SLABOPROUDÉ ROZVODY–POŽADAVKY NA EPS
V PROSTORU SCHODIŠTĚ 1 BUDOU ELEKTRICKÉ INSTALACE PROVEDENY POD OMÍTKOU


LEGENDA:

VIZ VÝKRES Č. 02

- PROUDOVÁ SOUSTAVA: 3x400/230V, 50Hz, TN–C–S
- PŘÍVOD DO ROZVADĚČŮ RH.N1, RH.N2, RP1 AŽ RP8 – TN–C; 3x400/230V; 50Hz; 3+PEN
- STÁVAJÍCÍ NOVÉ INSTALACE V OBJEKTU – TN–C–S; 3x400/230V; 50Hz; 3+PEN
- NOVÉ INSTALACE V OBJEKTU – TN–S; 3x400/230V; 50Hz; 3+N+PE
- MÍSTEM ZMĚNY SOUSTAVY TN–C NA TN–S JSOU ROZVADĚČE RHN1, R.SHZ, RP1 AŽ RP9

- OCHRANA PŘED ÚRAZEM ELEKTRICKÝM PROUDEM DLE ČSN 33 2000–4–41 ed2:
- ZÁKLADNÍ OCHRANA ŽIVÝCH ČÁSTÍ – IZOLACÍ, KRYTY
- OCHRANA PŘI PORUŠE:
- ZÁKLADNÍ – AUTOMATICKÝM ODPOJENÍM OD ZDROJE V SÍTICH TN, OCHRANNÝM POSPOJOVÁNÍM
- DOPLŇKOVÁ OCHRANA–PROUDOVÝM CHRÁNIČEM, DOPLŇUJÍCÍM POSPOJOVÁNÍM

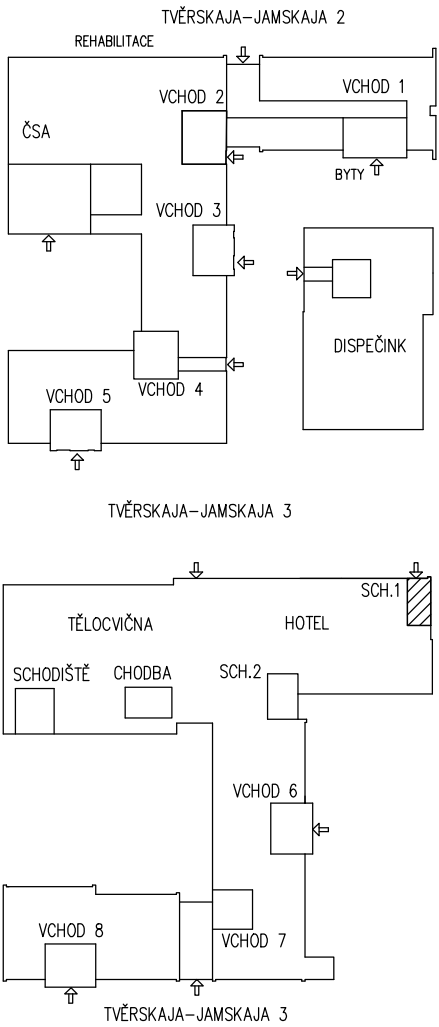

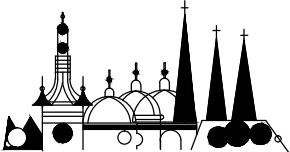ZHOTOVITEL: STAVOPROJEKT OLOMOUC, a.s. Holická 31, 772 00 OLOMOUC, Telefon: 585531111, Fax: 585531333 E-mail: info@stavoprojekt.cz, IČ: 45192031, DIČ: CZ45192031		RAZÍTKO:		 STAVOPROJEKT OLOMOUC a.s.	
STUPEŇ DOKUMENTACE:		ŘEDITEL:	MANAŽER PROJEKTU:		
DOKUMENTACE PRO VÝBĚR ZHOTOVITELE		RNDr. Luděk Štastný	PaedDr. Zoja Štastná		
OBJEDNATEL: Česká centra Václavské náměstí 816/47, 110 00 Praha 1		HLAVNÍ INŽENÝR PROJEKTU: ing. Zdeněk ROZSYPAL	VEDOUČÍ PROJEKTANT: Ing. Zdeněk ROZSYPAL	ZAK.ČÍSLO: 01-002/330	PARÉ:
MÍSTO STAVBY: Areál Českého domu v Moskvě ulice 3. Tverskaja - Jamskaja 36/40		ODPOVĚDNÝ PROJEKTANT:	VYPRACOVAL:	Č. SMLOUVY:	
MĚSTO: 123 047 MOSKVA		Ing. Pavel Malina	Ing. Pavel Malina	DATUM: 11/2014	
STÁT : RUSKÁ FEDERACE				FORMÁT: 2 A4	
				MĚŘÍTKO: 1 : 50	
ZAKÁZKA: Moskva - PBR části hotelového komplexu ČDM - sekce II/1 a II/5					
OBJEKT: Silnoproudá elektrotechnika				ČÁST: D.1.4.2	
VÝKRES: SCHODIŠTĚ 1 - PŮDORYS 9.NP				ČÍSLO: 07	