


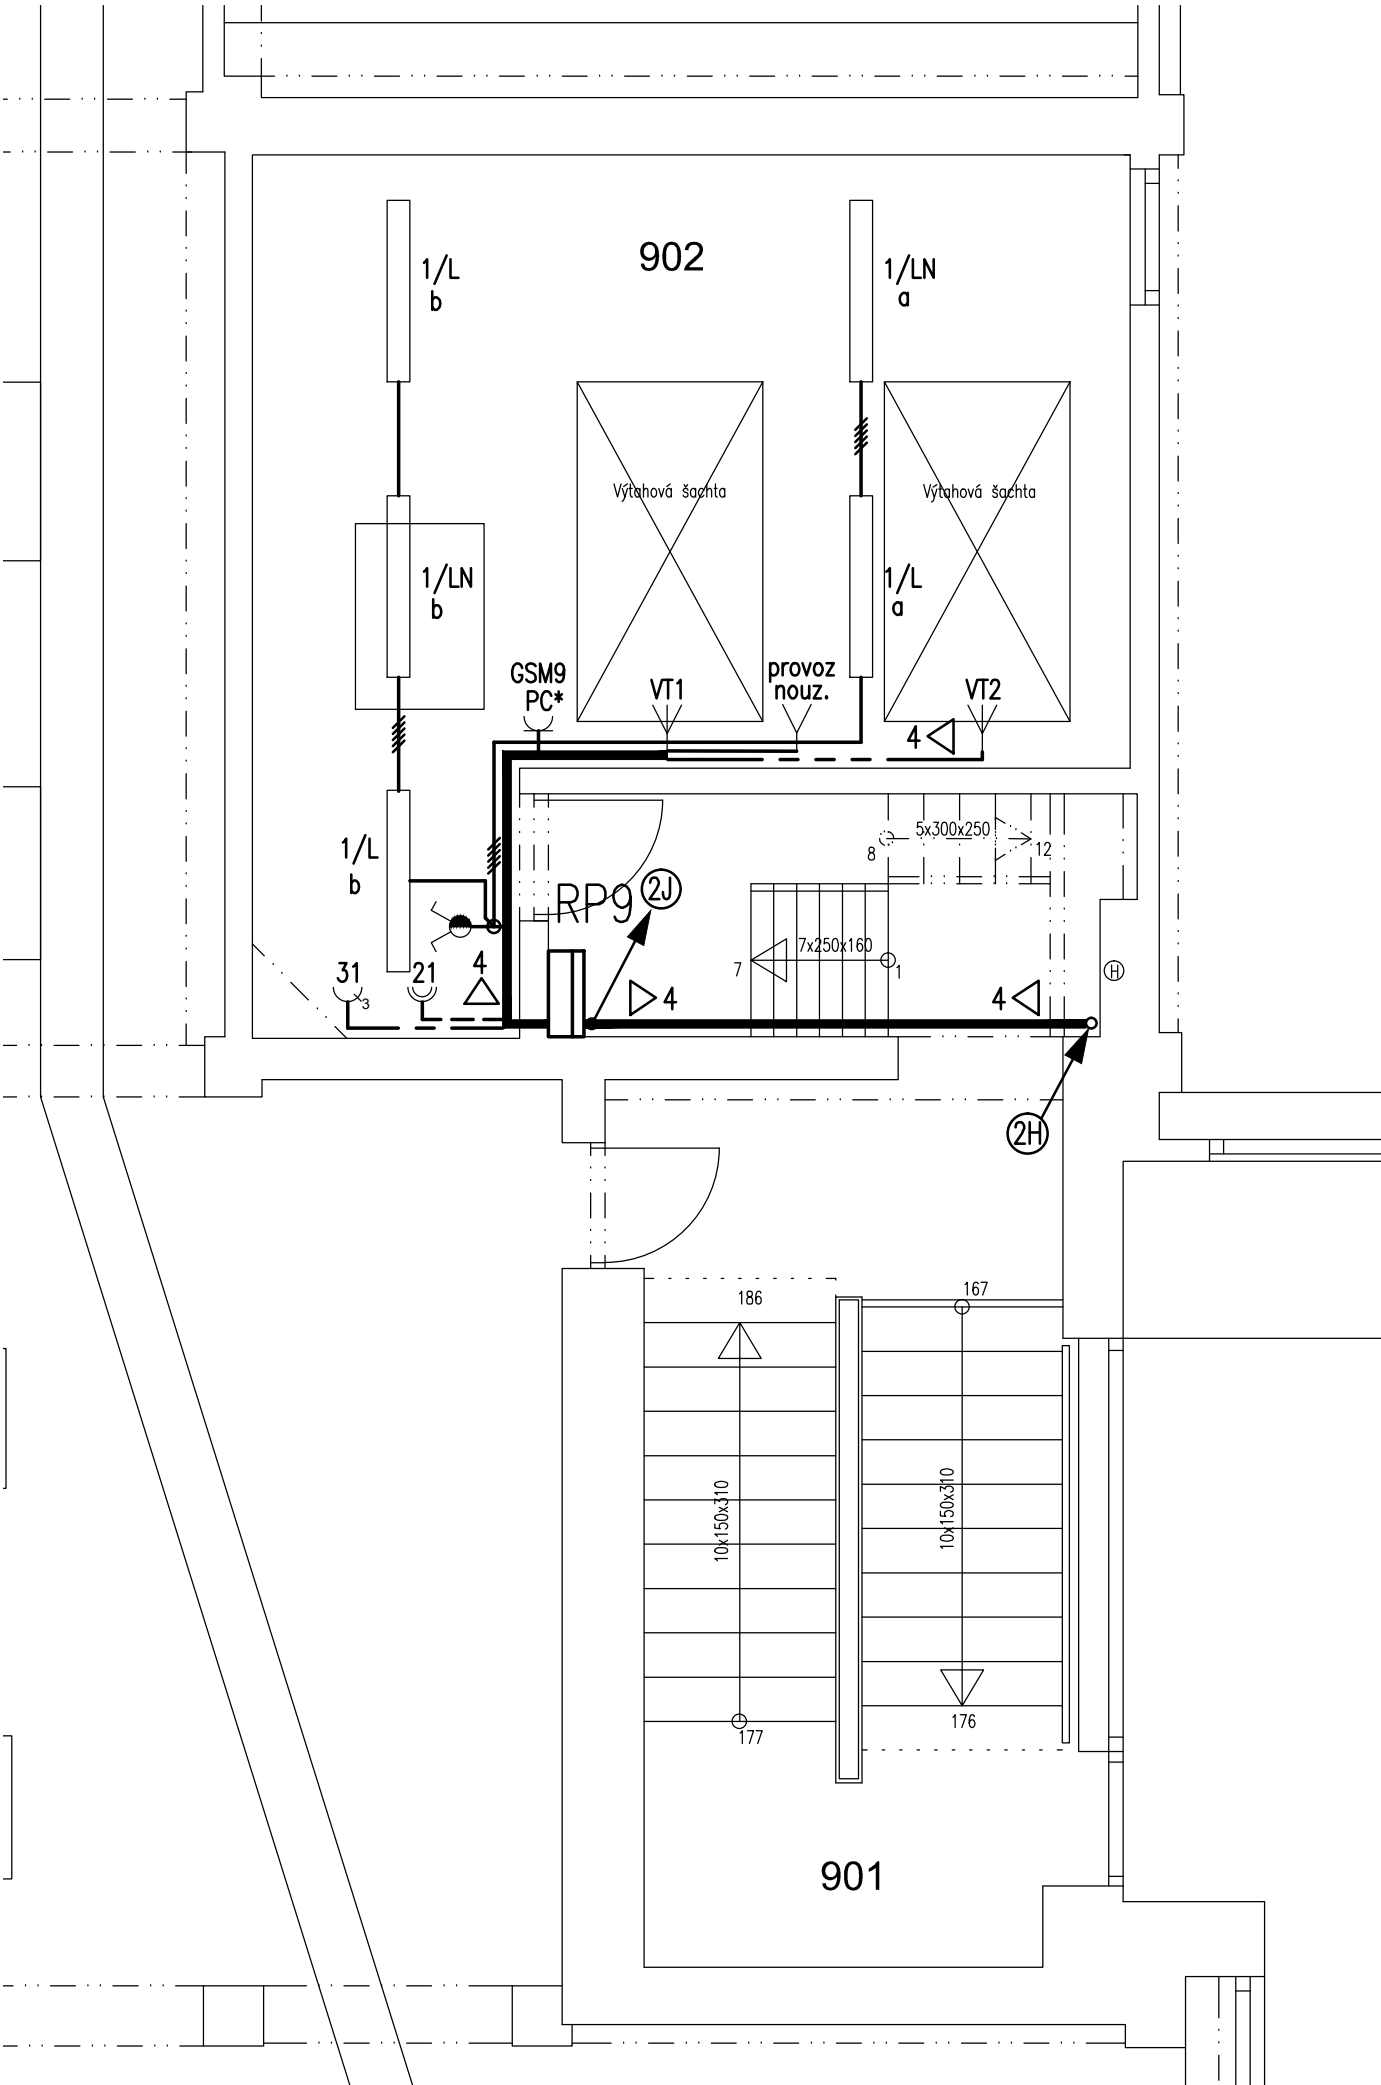

POZNÁMKA:

NOUZOVÉ OSVĚTLENÍ CHRÁNĚNÉ ÚNIKOVÉ CESTY (CHÚC–SCHODIŠTĚ 2) JE STÁVAJÍCÍ
OVLÁDÁNÍ POŽÁRNÍHO VĚTRÁNÍ CHÚC BUDE PROVEDENO ZE SYSTÉMU EPS.
NÁVAZNOST ELEKTROINSTALACE NA EPS, JE POPSÁNA V SAMOSTATNÉ ČÁSTI PROJEKTOVÉ
PROJEKTOVÉ DOKUMENTACE, ČÁST G SLABOPROUDÉ ROZVODY–POŽADAVKY NA EPS

POPIS STOUPACÍCH VEDENÍ:

- 2H– 1xNHXH FE180 E60 3–0x1,5–VYPNUTÍ ROZVADĚČE RP9 Z ROZVADĚČE RP9 V 9.NP K TLAČÍTKU SB9
- 1xNHXH FE180 E60 4–Jx25–NAPÁJENÍ ROZVADĚČE RP9 V 9.NP Z ROZV. RHN1 V 1.PP
- 2xNHXH FE180 E60 5–Jx16–NAPÁJENÍ VÝTAHU VT1, VT2 DO STROJOVNY VÝTAHU V 9.NP Z ROZVADĚČE RHN1 V 1.PP
- 1xNHXH FE180 E60 3–0x1,5–SIGNALIZACE CHODU NA NÁHRADNÍ ZDROJ PRO VÝTAHY VT1, VT2 DO STROJOVNY VÝTAHU V 9.NP Z ROZVADĚČE RHN1 V 1.PP
- 1xCYKY 3–Jx2,5–NAPÁJENÍ DATOVÝCH ROZVADĚČŮ RD V 7.NP Z ROZV. RP9 V 9.NP

2J– VIZ. VÝKRES Č. 47



KABELOVÉ NOSNÉ SYSTÉMY S POŽÁRNÍ ODOLNOSTÍ 60.MIN:

LEGENDA:

VIZ VÝKRES Č. 02

- PROUDOVÁ SOUSTAVA: 3x400/230V, 50Hz, TN–C–S
- PŘÍVOD DO ROZVADĚČŮ RH.N1, RH.N2, RP1 AŽ RP8 – TN–C; 3x400/230V; 50Hz; 3+PEN
- STÁVAJÍCÍ NOVÉ INSTALACE V OBJEKTU – TN–C–S; 3x400/230V; 50Hz; 3+PEN
- NOVÉ INSTALACE V OBJEKTU – TN–S; 3x400/230V; 50Hz; 3+N+PE
- MÍSTEM ZMĚNY SOUSTAVY TN–C NA TN–S JSOU ROZVADĚČE RHN1, R.SHZ, RP1 AŽ RP9

- OCHRANA PŘED ÚRAZEM ELEKTRICKÝM PROUDEM DLE ČSN 33 2000–4–41 ed2:
- ZÁKLADNÍ OCHRANA ŽIVÝCH ČÁSTÍ – IZOLACÍ, KRYTY
- OCHRANA PŘI PORUŠE:
- ZÁKLADNÍ – AUTOMATICKÝM ODPOJENÍM OD ZDROJE V SÍTÍCH TN, OCHRANNÝM POSPOJOVÁNÍM
- DOPLŇKOVÁ OCHRANA–PROUDOVÝM CHRÁNIČEM, DOPLŇUJÍCÍM POSPOJOVÁNÍM

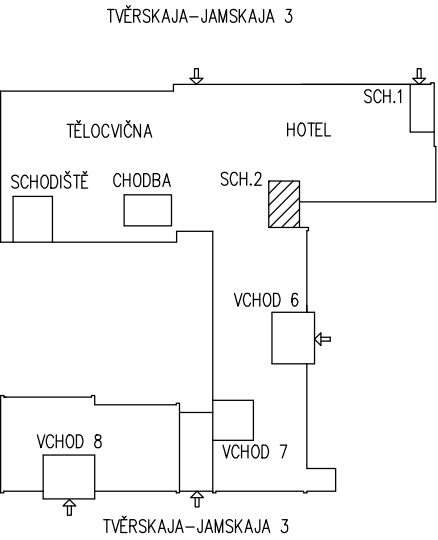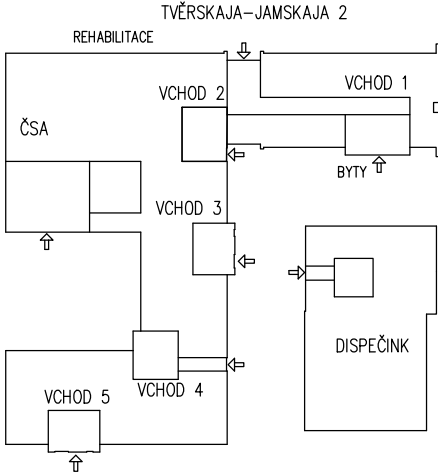

ZHOTOVITEL: STAVOPROJEKT OLOMOUC, a.s. Holická 31, 772 00 OLOMOUC, Telefon: 585531111, Fax: 585531333 E-mail: info@stavoprojekt.cz, IČ: 45192031, DIČ: CZ45192031		RAZÍTKO:		 STAVOPROJEKT OLOMOUC a.s.		
STUPEŇ DOKUMENTACE: DOKUMENTACE PRO VÝBĚR ZHOTOVITELE		ŘEDITEL: RNDr. Luděk Šťastný	MANAŽER PROJEKTU: PaedDr. Zoja Šťastná			
OBJEDNATEL: Česká centra Václavské náměstí 816/47, 110 00 Praha 1		HLAVNÍ INŽENÝR PROJEKTU: ing. Zdeněk ROZSYPAL	VEDOUCÍ PROJEKTANT: Ing. Zdeněk ROZSYPAL		ZAK.ČÍSLO: 01-002/330	PARÉ:
MÍSTO STAVBY: Areál Českého domu v Moskvě ulice 3. Tverskaja - Jamskaja 36/40				Č. SMLOUVY:		
MĚSTO: 123 047 MOSKVA		ODPOVĚDNÝ PROJEKTANT: Ing. Pavel Malina		DATUM: 11/2014		
STÁT : RUSKÁ FEDERACE		Ing. Pavel Malina		FORMÁT: 2 A4		
				MĚŘÍTKO: 1 : 50		
ZAKÁZKA: Moskva - PBR části hotelového komplexu ČDM - sekce II/1 a II/5						
OBJEKT: Silnoproudá elektrotechnika				ČÁST: D.1.4.2		
VÝKRES: SCHODIŠTĚ 2 - PŮDORYS 9.NP				ČÍSLO: 13		