


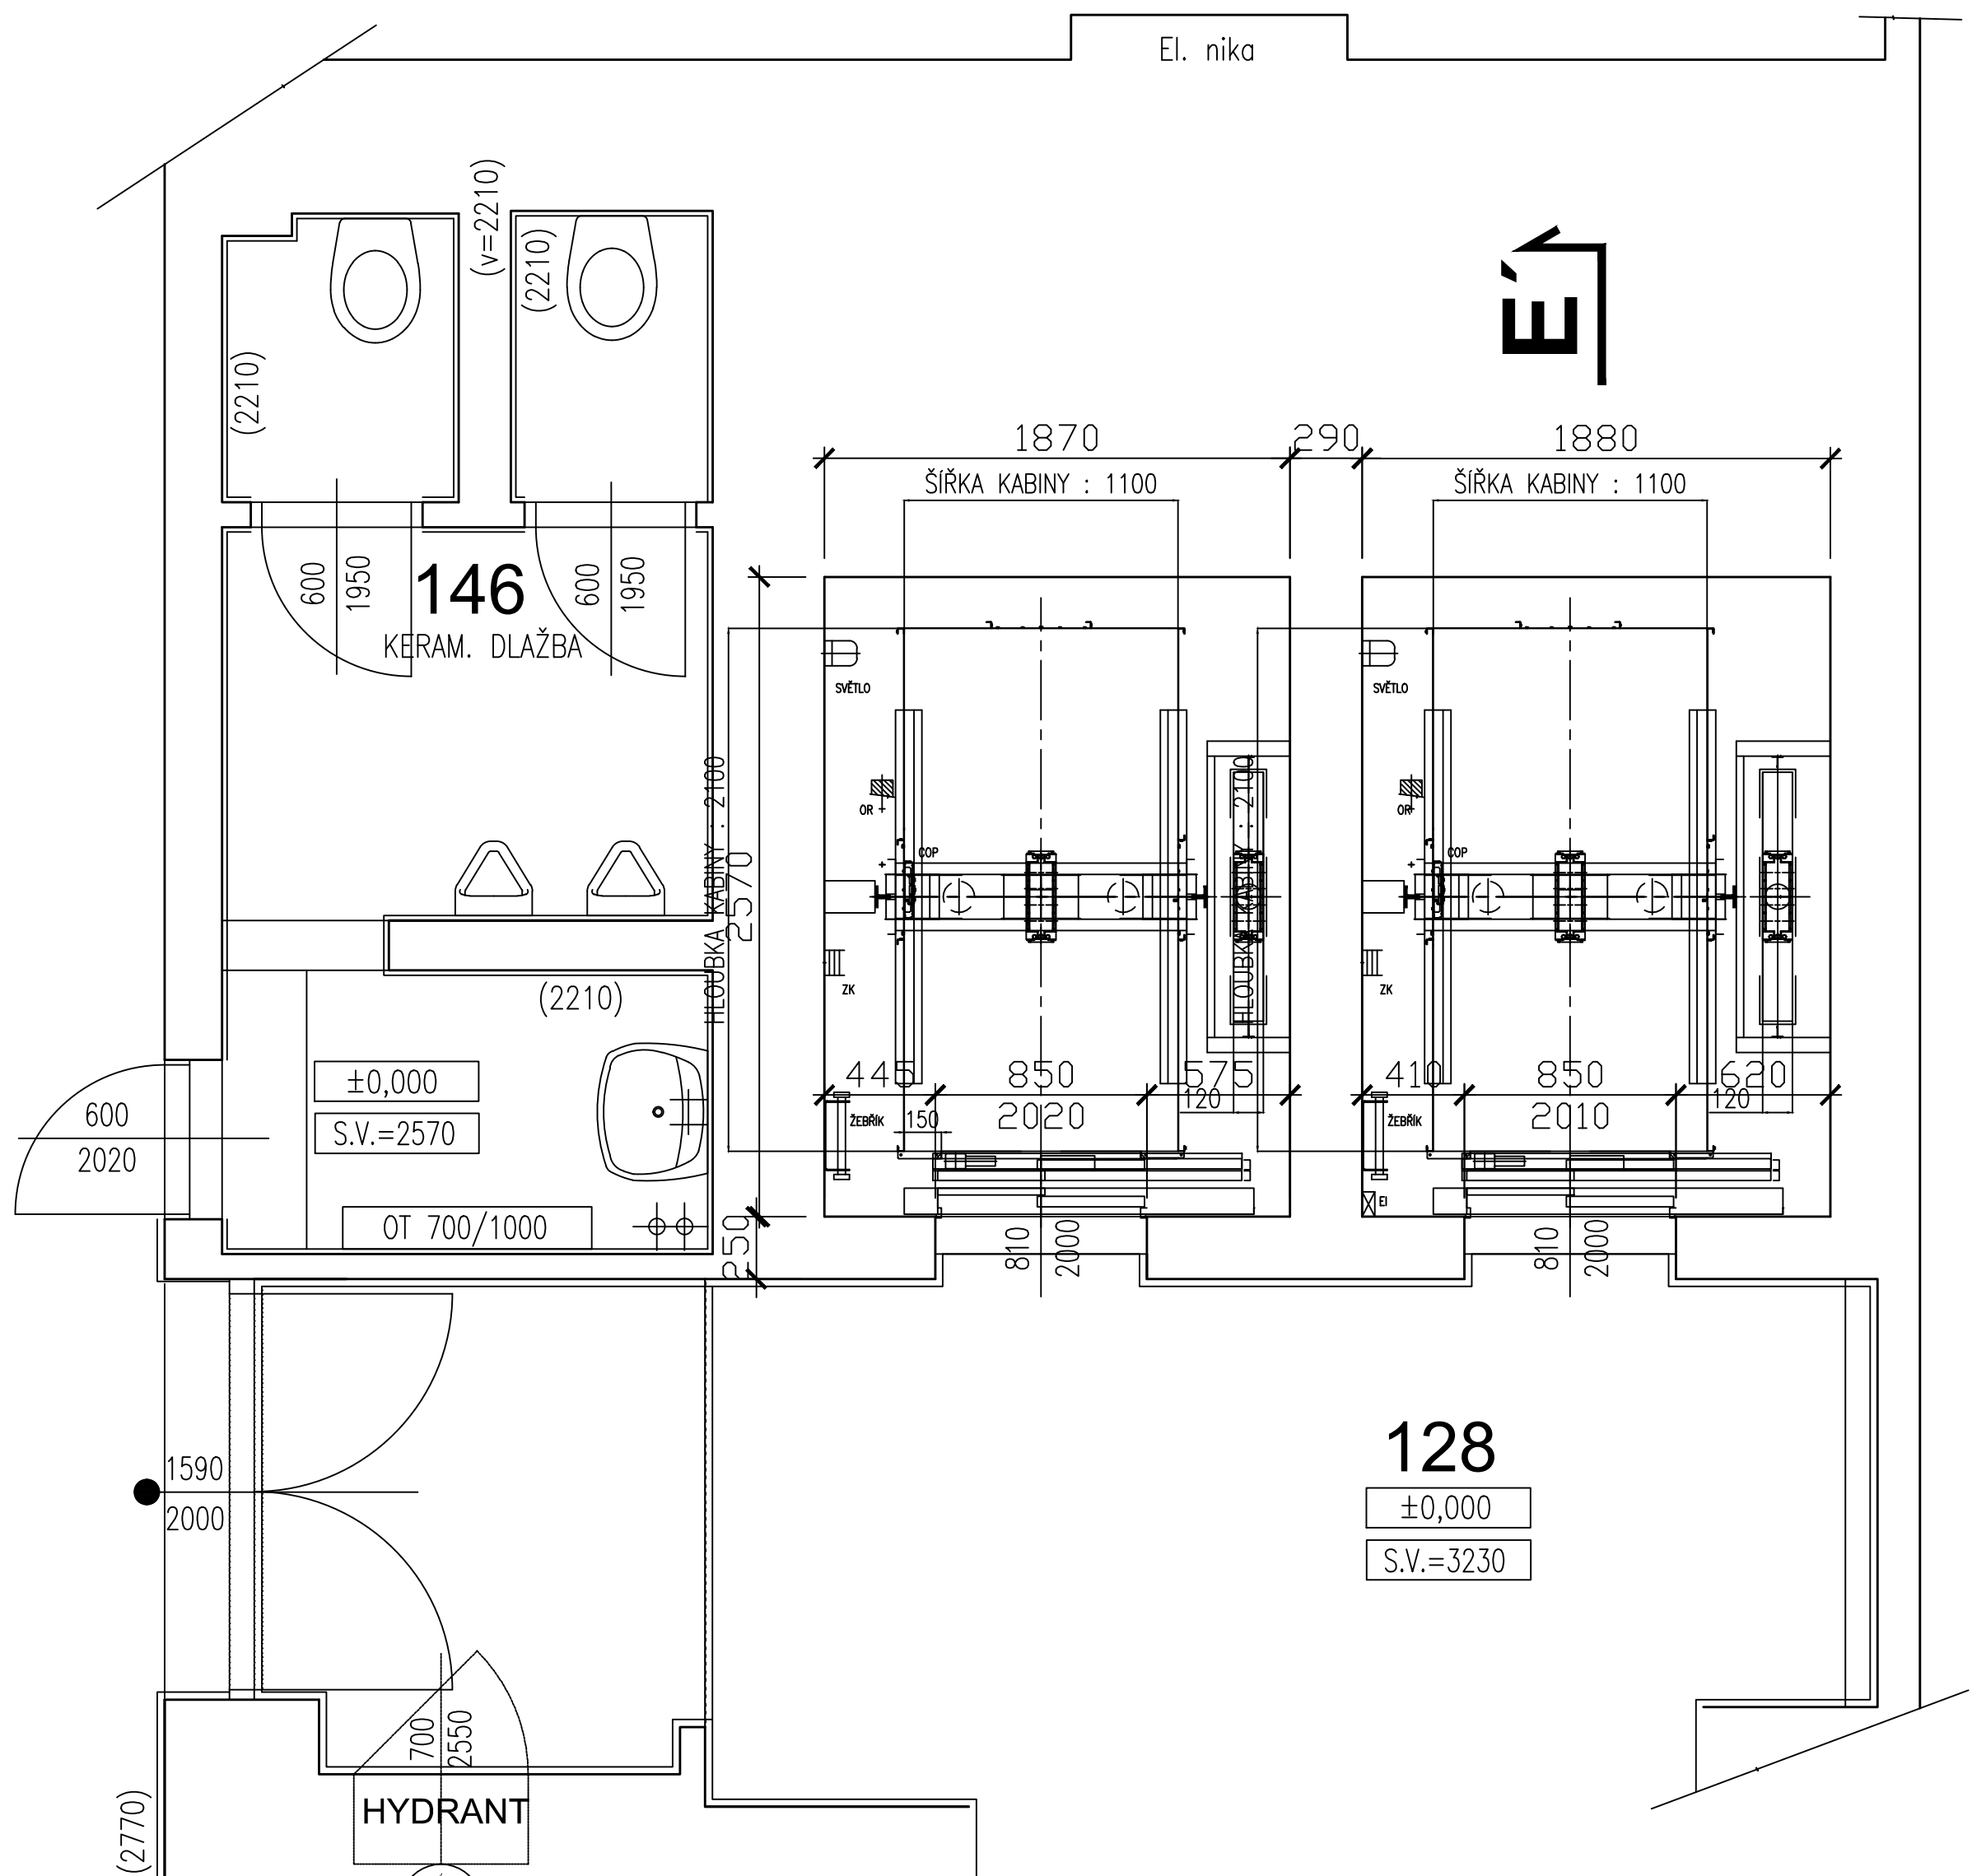

| TECHNICKÁ DATA: |                        |
|-----------------|------------------------|
| NAPĚTÍ:         | 3x400/220V;50Hz        |
| PROSTŘEDÍ:      | NORMÁLNÍ; +5 až +40 °C |
| PŘÍKON / STROJ: | 6,4 kW / AK 161        |
| ZACHYCOVAČE     | DYNA. ASG 100UD        |
| JÍMEN. PROUD:   | 15,0 (A)               |
| ŠACH. DVEŘE:    | 2–dílné, teleskopické  |
| KAB. DVEŘE:     | 2–dílné, teleskopické  |
| OMEZ. RYCHL.:   | APOLLO1 PRAVÝ 20602A   |
| NOSNÉ PROSTR.   | 4x ŘEMEN 3x30 mm       |
| POŽ. ODOLNOST:  | EW60                   |

| REAKCE V [N]: |           |
|---------------|-----------|
| P1: 8742,5    | P17: 1300 |
| P2: 8742,5    | P21:      |
| P3: 11054,5   | P22:      |
| P4: 11054,5   | P23:      |
| P7: 1000      | P24:      |
| P11: 22400    | R1: 1100  |
| P11A:         | R2: 1000  |
| P12: 35400    |           |
| P13: 48800    |           |

| MIN. INTENZITA OSVĚTLENÍ v [Lx] |     |
|---------------------------------|-----|
| NA PODLAŽE STROJOVNY:           | 200 |
| NA PODLAŽE NÁSTUPIŠTĚ:          | 50  |
| V ŠACHTĚ:                       | 50  |

| HMOTNOST v [kg]: |                |
|------------------|----------------|
|                  | NOVÉ: PŮVODNÍ: |
| KLECE:           | 250            |
| KABINY:          | 474            |
| KL.+KAB.:        | 724            |
| VYV.ZÁVAŽÍ:      | 1326           |

| LEGENDA:                   |                        |
|----------------------------|------------------------|
| OKK OVL. KOMBINACE–KABINA  | OR. OMEZOVAČ RYCHLOSTI |
| OKS OVL. KOMBINACE–STANICE | Z ŽEBŘÍK               |
| EI ELEKTRICKÁ INSTALACE    | ZK ZÁVĚSNÝ KABEL       |

## STAVBA DODÁ A ZAJISTÍ VLASTNÍM NÁKLADEM

### VE VÝTAHOVÉ ŠACHTĚ

- NÁSTUPNÍ STĚNA MUSÍ BÝT ROVNÁ, MAX. ÚCHYLKA OD SVISLICE –5, +5 mm!
- ZBYVAJÍCÍ STĚNY ŠACHTY (KROMĚ BETONOVÝCH) MUSÍ BÝT HLADCE OMÍTNUTY A OPATŘENY NÁTĚREM, KTERÝ NEPODPORUJE TVORBU PRACHU, MAX. ÚCHYLKA OD SVISLICE –10, +20 mm.
- STAVEBNÍ OTVORY PRO DVEŘE – ODCHYLKY OD SVISLICE –5, +5 mm
- OSVĚTLENÍ NÁSTUPIŠTĚ A PŘÍSTUPOVÝCH CEST DLE EN81.1 (MIN. 50 Lx) A OBECNĚ PLATNÝCH BEZPEČNOSTNÍCH NOREM
- VESKÉŘE PRÁCE ZEIDNICKÉ A ŘEMESLNICKÉ
- ÚPRAVU ČELNÍ STĚNY PRO ŠACHETNÍ DVEŘE – STAVEBNÍ OTVOR DLE DISPOZIČNÍHO VÝKRESU
- ZACÍŠTĚNÍ STAVEBNÍHO OTVORU PO MONTÁŽI ŠACHETNÍCH DVEŘÍ – DOOMITÁNÍ AŽ K ZÁRUBNÍM A K NADPRAŽÍ ŠACHETNÍCH DVEŘÍ
- STAVEBNÍ OTVORY MEZI STROJOVNOU A ŠACHTOU DLE DISPOZIČNÍHO VÝKRESU
- STAVEBNÍ OPATŘENÍ V ŠACHTĚ K ZAMEZENÍ PŘENOSU HLUKU STAVEBNÍMI KONSTRUKCEMI
- V HORNÍ ČÁSTI ŠACHTY PROVĚST ODVĚTRÁNÍ MIMO PROSTOR ŠACHTY DLE EN 81.1 – MIN. ČINNÁ PLOCHA 1% Z PŮDORYSU ŠACHTY – TEPLOTA V ŠACHTĚ +5 AŽ +40 °C
- LEŠENÍ PRO MONTÁŽ VÝTAHU DLE DISPOZIČNÍHO VÝKRESU

### VE STROJOVNĚ VÝTAHU

- HLAVNÍ PŘÍVOD EL. PROUDU PŘEVÉST DO BLÍZKOSTI VSTUPU DO STROJOVNY DLE DISP. VÝKRESU, HL. PŘÍVOD 230/400 V, 50 Hz, DIMENZOvat S OHLEDEM NA PŘÍKON MOTORU A NA VZDÁLENOST NAPÁJECÍHO ZDROJE TAK, ABY ÚBÝTEK NAPĚTÍ PŘI ROZBĚHU ELEKTROMOTORU NEPŘESÁHL 10% JÍMENOVITÉ HODNOTY, VOLNÝ KONEC CCA 3 m
- SAMOSTATNOU TELEFONNÍ LINKU NEBO KABEL PRO DOROZUMOVACÍ ZAŘÍZENÍ PŘEVÉST K ROZVADĚČI, VOLNÝ KONEC CCA 3 m
- VSTUP DO STROJOVNY DVEŘMI NEBO POKLOPEM DLE EN81.1 – DVEŘE OTEVÍRANÉ VEN, MOŽNĚ OTEVŘÍT ZE STROJOVNY I BEZ POUŽITÍ KLÍČE, POKLOP VYVAŽENÝ – PŘESNÁ DEFINICE = EN81.1, čl. 6.3.3
- VYPÍNAČ OSVĚTLENÍ STROJOVNY UMÍSTIT V BLÍZKOSTI VSTUPNÍCH DVEŘÍ DO STROJOVNY, INTENZITA OSVĚTLENÍ MIN. 200 lx NA PODLAŽE ČELE STROJOVNY
- MONTÁŽNÍ NOSNÍK PROFIL I, NOSNOST MIN. 1000 kg UMÍSTIT NAD STROJ DLE DISPOZIČNÍHO VÝKRESU
- STĚNY, PODLAHA A STROP STROJOVNY OPATŘENY PROTISKLUZOVÝM NÁTĚREM, KTERÝ NEPODPORUJE TVORBU PRACHU.
- ODVĚTRÁVNÍ STROJOVNY MIMO PROSTOR ŠACHTY A STROJOVNY, TEPLOTA V INTERVALU +5 až +40 °C
- STAVBA ZAJISTÍ BEZPEČNOU DOPRAVU STROJE A ROZVADĚČE DO STROJOVNY

### PŘÍVOD OD DIESELAGREGÁTU:

TENTO PŘÍVODNÍ KABEL JE STEJNÝ, JAKO KABEL HLAVNÍHO PŘÍVODU (POUZE JEDEN KABEL PRO OBA PŘÍVODY)

### SIGNÁL O CHODU DIESELU:

TENTO SIGNÁL STAČÍ PŘEVÉST K 1. VÝTAHU V POŘADÍ KASKÁDY, PŘÍPADNĚ KE VŠEM VÝTAHŮM, KTERÉ JSOU ZAPOJENY SAMOSTATNĚ. TENTO KABEL DÁVÁ INFORMACI ROZVADĚČI VÝTAHU, ŽE JE V PROVOZU NÁHRADNÍ ZDROJ – DIESELAGREGÁT. VODIČ: 3x0,75 mm<sup>2</sup> – PŘI NORMÁLNÍM NAPÁJENÍ 230V AC; – PŘI NAPÁJENÍ DIESELAGREGÁTEM JE BEZ NAPĚTÍ. PŘEVÉST K ROZVADĚČI VÝTAHU (UMÍSTĚNÝ VE STROJOVNĚ), VOLNÝ KONEC VODIČE 3,5 m

### SIGNÁL Z EPS BUDOVY:

TENTO VODIČ MUSÍ BÝT BEZHALOGENOVÝ DLE IEC 332–3, VODIČ: 2x0,75 mm<sup>2</sup>

PŘEVÉST K ROZVADĚČI VÝTAHU VE STROJOVNĚ VÝTAHU, VOLNÝ KONEC VODIČE 3,5 m

## PARAMETRY VÝTAHŮ

NOSNOST/RYCHLOST: 1000 kg/1,00 m/s

PROHLUBĚNÍ/HORNÍ PŘEJEZD: 1,39m /4,12 m

ZDVÍH: 21,5 m

STANICE/NÁSTUPIŠTĚ: 8/8 "0 – 7"

Stroj: 4 řemeny AAA 717W1 – 60m, 6,4kW/15A

Rozváděč MCS 222 MMR + drive OVFN01B/403 – 5kW


Vodítka klece Š 89/62/16 + vodítka protiváhy RT45/45/5

Mod–Frame + Compact–Car + Dveře = 218 + 378 + 50 = 646 kg


Mod–CWT 120 x 1000 x 1700 mm

Kabinové dveře 2–dílné teleskopické, pohon AT120,


Šachetní dveře 2–dílné teleskopické, EW60

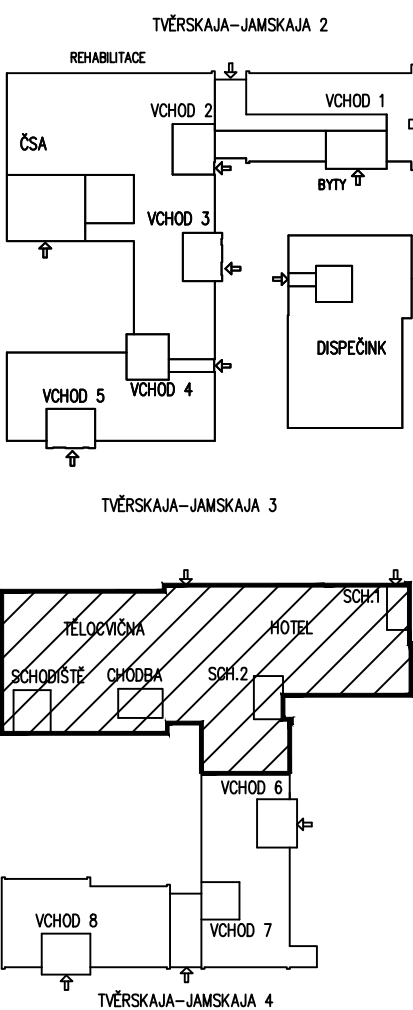


OTVORY VE STROJOVNĚ  
OSOBNÍ VÝTAH V1

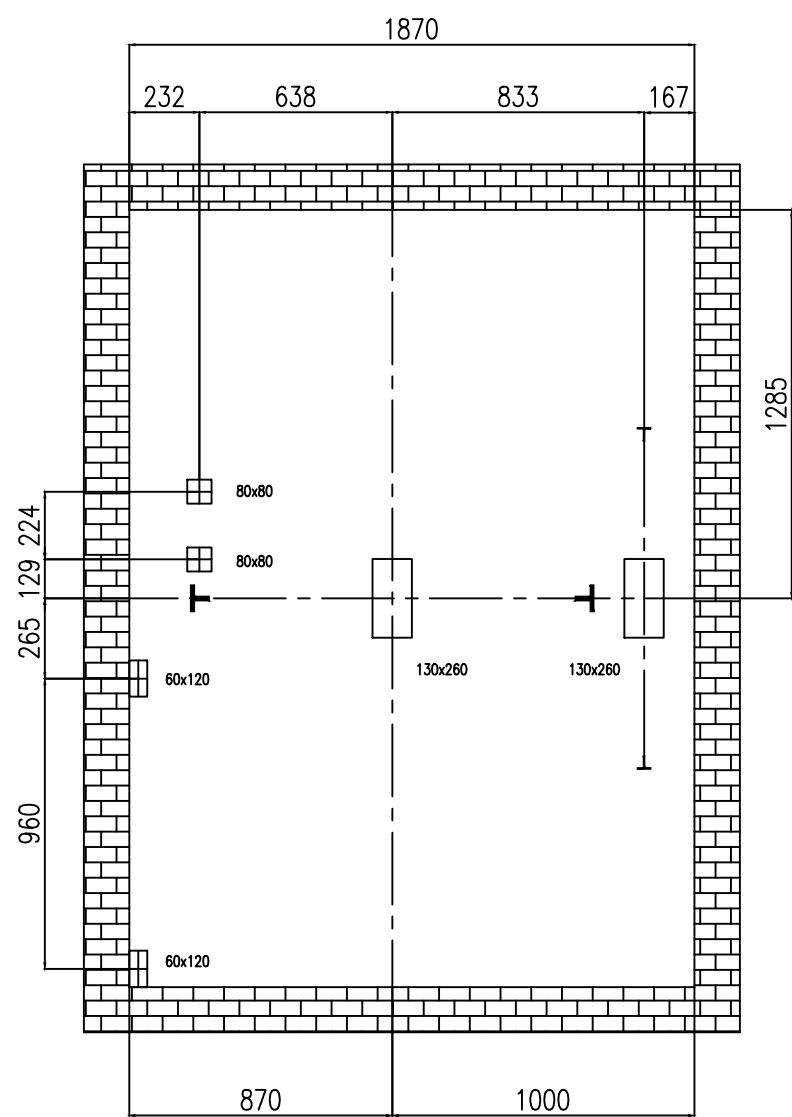


PŮDORYS ŠACHTY  
OSOBNÍ VÝTAH V1  
ŠÍŘKA ŠACHTY : 1870

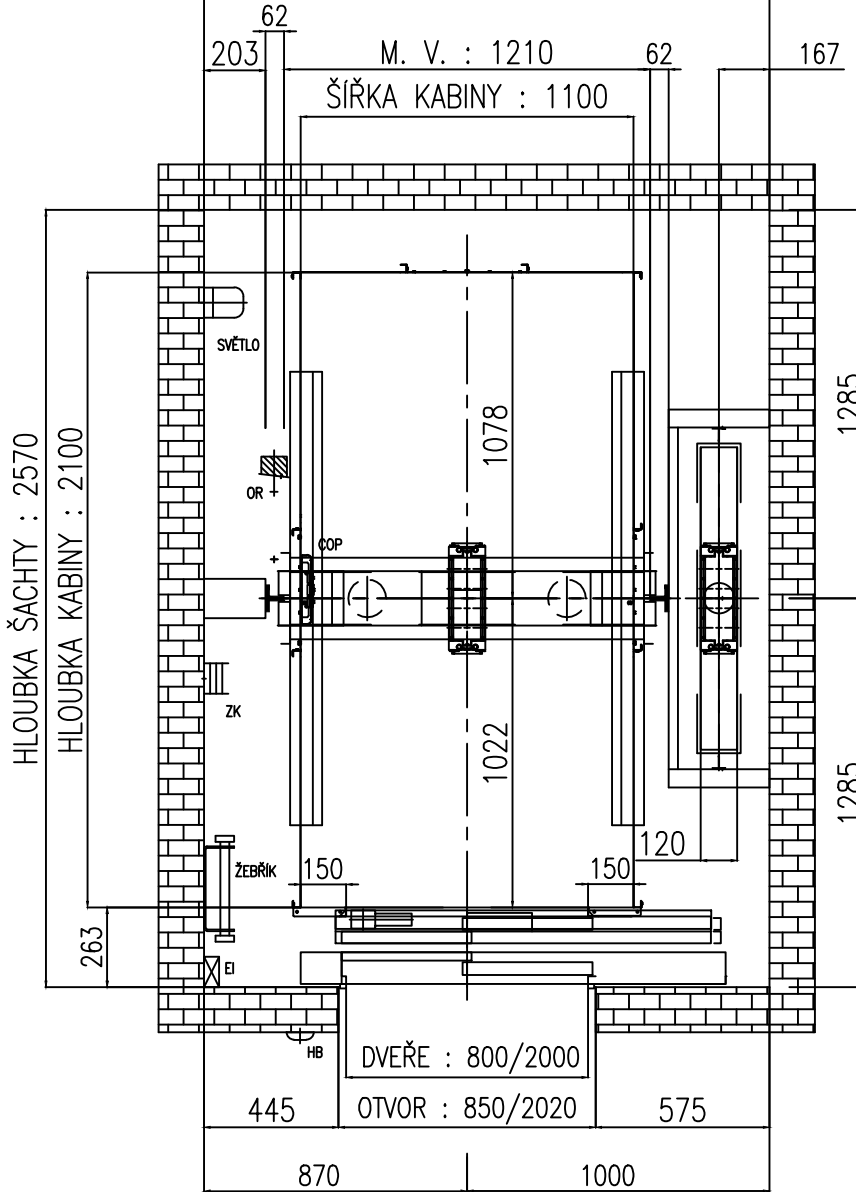

PŮDORYS ŠACHTY  
OSOBNÍ VÝTAH V2  
ŠÍŘKA ŠACHTY : 1880

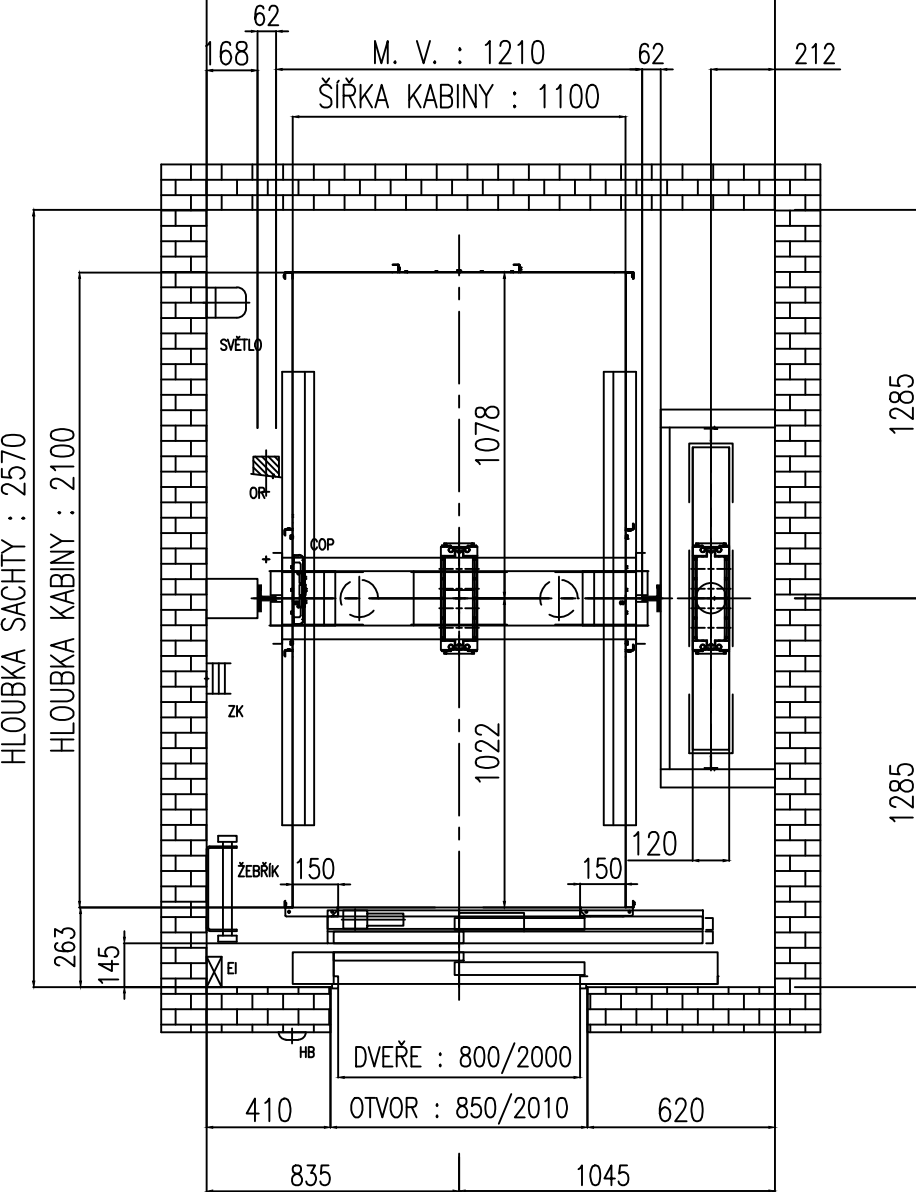

OTVORY VE STROJOVNĚ  
OSOBNÍ VÝTAH V2

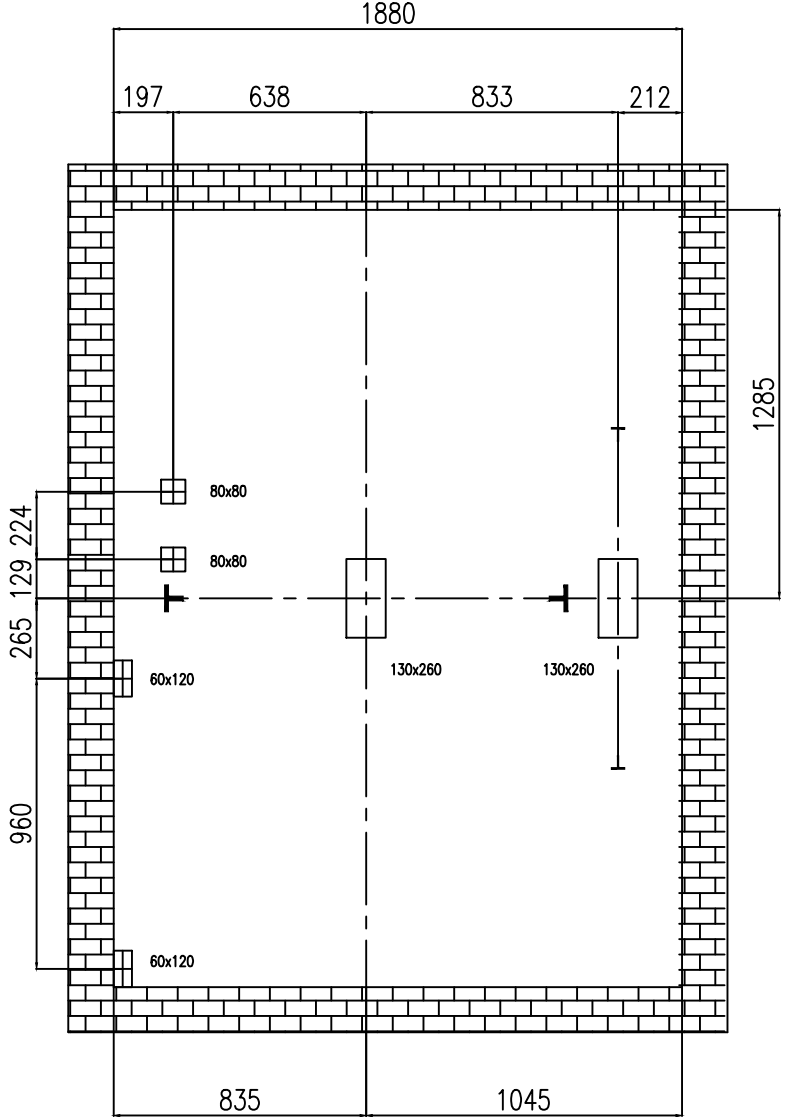

|                                                                                                                                                                          |  |                                                  |  |                                                                                                        |  |
|--------------------------------------------------------------------------------------------------------------------------------------------------------------------------|--|--------------------------------------------------|--|--------------------------------------------------------------------------------------------------------|--|
| ZHOVITEL: STAVOPROJEKT OLOMOUC, a.s.<br>Háčkova 31, 772 00 OLOMOUC,<br>Telefon: 585531111, Fax: 585531333<br>E-mail: info@stavoprojekt.cz, IČ: 45192031, DIČ: CZ45192031 |  | RAZITKO:                                         |  |                   |  |
| STUPĚŇ DOKUMENTACE:<br><b>DOKUMENTACE PRO VÝBĚR ZHOVITELE</b>                                                                                                            |  | REDITEL:<br>RNDr. Luděk Štráníč                  |  | MANAŽER PROJEKTU:<br>Pavla Zupařová                                                                    |  |
| OBJEDNATEL: Česká republika<br>Výběrové řízení č. 816/47, 110 00 Praha 1                                                                                                 |  | HLAVNÍ INŽENÉR PROJEKTU:<br>Ing. Zdeněk ROZDÝPÁL |  | VEDOUcí PROJEKTANT:<br><i>Ing. Zdeněk Rozdýpál</i>                                                     |  |
| MÍSTO STAVBY: Areal Českého domu v Moskvě<br>ulice 3, Tverskaja – Jamskaja 36/40                                                                                         |  | KOORDINOVANÝ PROJEKTANT:<br>VÝKRESOVÝ            |  | ZAK. ČÍSLO: 01-002/230<br>PARE:<br>Č. SMLOUVY: 11/2014<br>DATUM: 8.4.<br>FORMÁT: 8 A4<br>MĚŘÍTKO: 1:50 |  |
| MÍSTO: 121047 MOSKVA<br>STAT: RUSKÁ FEDERACE                                                                                                                             |  | ZNAČKA:                                          |  |                                                                                                        |  |
| Moskva - PBR části hotelového komplexu ČDM - sekce II/1 a II/5                                                                                                           |  |                                                  |  |                                                                                                        |  |
| OBJEKT: Evakuační výtahy                                                                                                                                                 |  | ČÁST: D.2.1                                      |  |                                                                                                        |  |
| VÝKRES: VÝKRES VÝTAHŮ                                                                                                                                                    |  | ČÍSLO: 02                                        |  |                                                                                                        |  |