


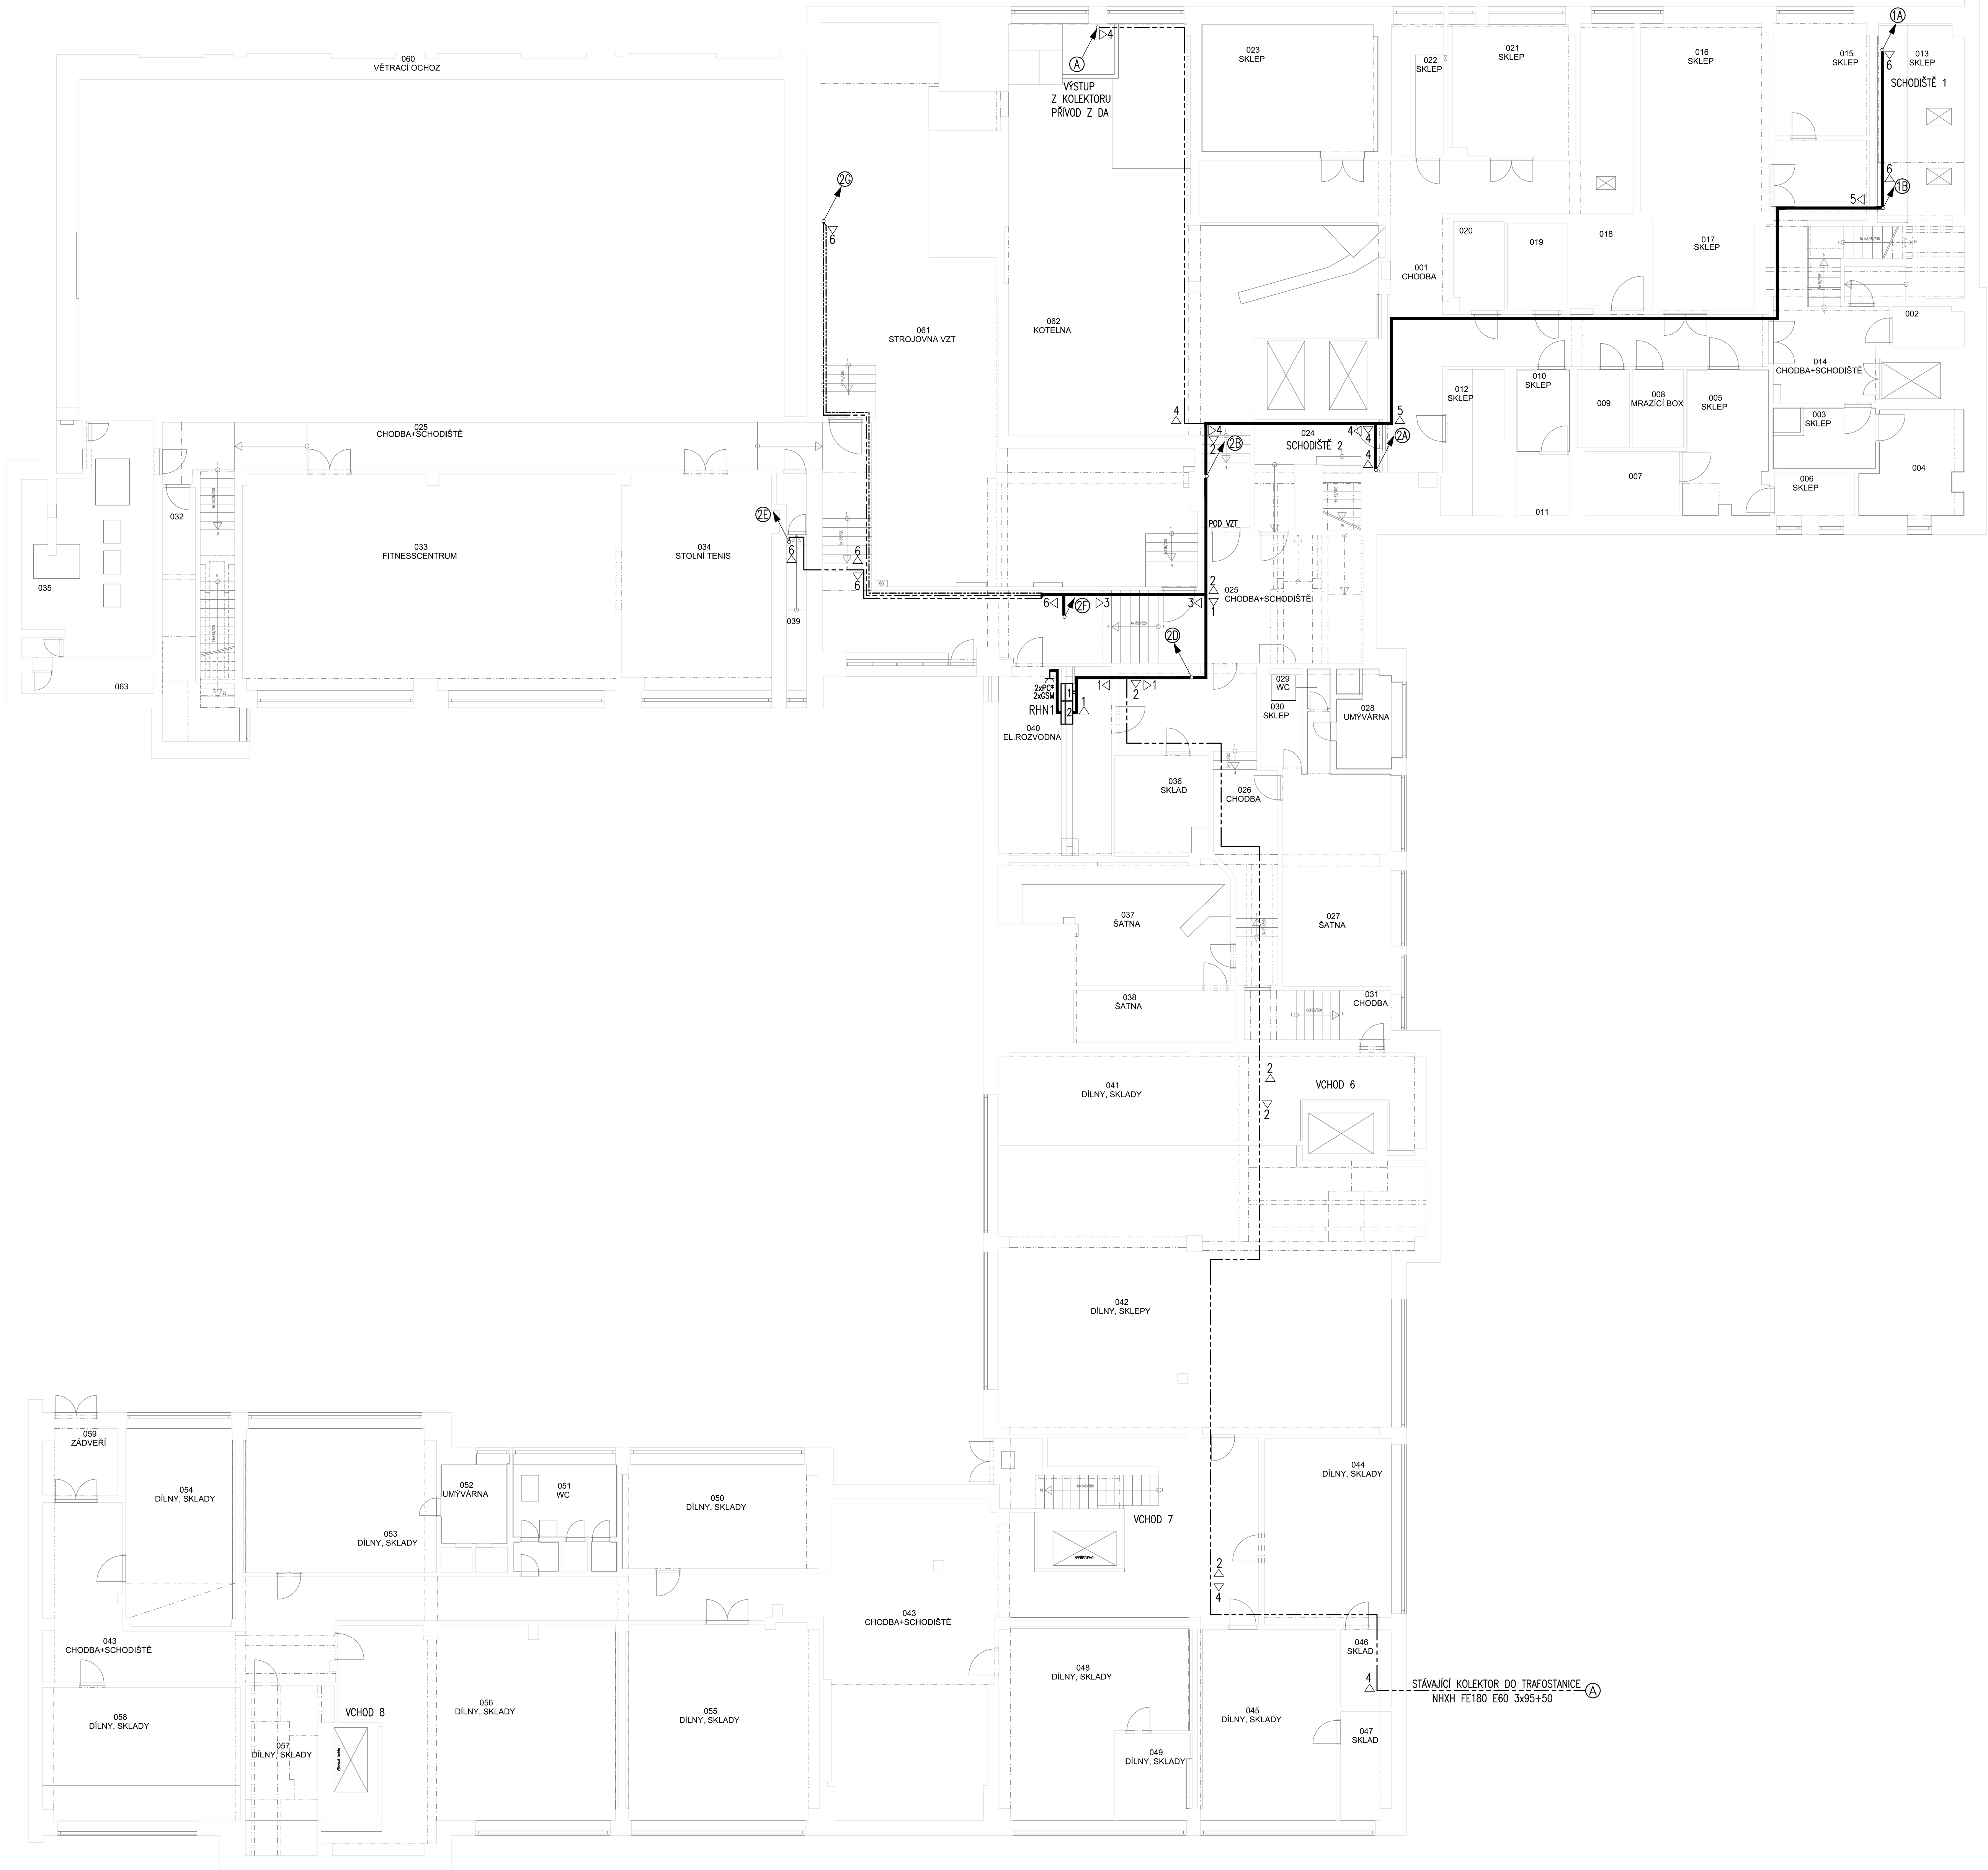

POPIS STOUPACÍCH VEDENÍ:

A – 1xNHXH FE180 E60 3x95+50–NAPÁJENÍ ROZVADĚČE RHNI V 1.PP Z ROZVADĚČE RHN V ROZVODNÉ NN V BYTOVÉM KOMPLEXU
KABEL BUDE VEDEN VE STÁVAJÍCÍM KOLEKTORU V KABELOVÉM ŽLABU 250x50 S POŽÁRNÍ ODOLNOSTÍ 60.MM

- 1A– 1xNHXH FE180 E60 3–Jx1,5–NAPÁJENÍ DVEŘÍ DV11 Z ROZVADĚČE RHNI V 1.PP
1xNHXH FE180 E60 3–Jx1,5–NAPÁJENÍ DVEŘÍ DV12 Z ROZVADĚČE RHNI V 1.PP
1xNHXH FE180 E60 3–Jx1,5–NOUZOVÉ OSVĚTLENÍ SCHODIŠTĚ 1 Z ROZVADĚČE OSVĚTLENÍ SCHODIŠTĚ
- 1B– 1xNHXH FE180 E60 3–Jx1,5–NOUZOVÉ OSVĚTLENÍ SCHODIŠTĚ 1 Z ROZVADĚČE OSVĚTLENÍ SCHODIŠTĚ
1xNHXH FE180 E60 5–Jx1,5–NAPÁJENÍ SERVOPOHONŮ OTEVÍRÁNÍ OKEN YO11, YO12 Z ROZVADĚČE RHNI V 1.PP
2xNHXH FE180 E60 3–0x1,5–SIGNALIZACE OTEVŘENÍ OKEN OD OKENNÍCH KONTAKTŮ F11, F12 Z ROZVADĚČE RHNI V 1.PP
- 2A– 1xNHXH FE180 E60 3–0x1,5–VYPNUTÍ ROZVADĚČE RP9 Z ROZVADĚČE RP9 V 9.NP K TLAČÍTKU SB9
1xNHXH FE180 E60 4–Jx25–NAPÁJENÍ ROZVADĚČE RP9 V 9.NP Z ROZVADĚČE RHNI V 1.PP
2xNHXH FE180 E60 5–Jx16–NAPÁJENÍ VÝTAHU VT1, VT2 DO STROJOVNÝ VÝTAHU V 9.NP Z ROZVADĚČE RHNI V 1.PP
1xNHXH FE180 E60 3–0x1,5–SIGNALIZACE CHODU NA NÁHRADNÍ ZDROJ PRO VÝTAHY VT1, VT2 DO STROJOVNÝ VÝTAHU V 9.NP Z ROZVADĚČE RHNI V 1.PP
- 2B– 2xNHXH FE180 E60 3–Jx1,5–NAPÁJENÍ DVEŘÍ DV21 V 1.NP, DV22 VE 2.NP Z ROZVADĚČE RHNI V 1.PP
- 2D– 1xČYKY 5–Jx16–NAPÁJENÍ ROZVADĚČE RS2 VE 2.NP Z ROZVADĚČE RHNI V 1.PP
- 2E– 1xČYKY 5–Jx16–NAPÁJENÍ ROZVADĚČE RS VE 2.NP Z ROZVADĚČE RHNI V 1.PP
- 2F– 1xNHXH FE180 E60 3–0x1,5–VYPNUTÍ ROZVADĚČE RP9 Z ROZVADĚČE RP9 V 9.NP K TLAČÍTKU SB9
1xNHXH FE180 E60 5–Jx16–NAPÁJENÍ ROZVADĚČE RN11 V 1.NP Z ROZVADĚČE RHNI V 1.PP
1xNHXH FE180 E60 3–0x1,5–VYPNUTÍ ROZVADĚČE RHNI Z ROZVADĚČE RHNI V 1.PP K TLAČÍTKU SB1
1xNHXH FE180 E60 5–0x1,5–SIGNALIZACE DO GSM V 1.PP Z ROZVADĚČE RHNI V 1.NP
- 2G– 1xNHXH FE180 E60 5–Jx6–NAPÁJENÍ ROZVADĚČE RN12 V 1.NP Z ROZVADĚČE RHNI V 1.PP
1xNHXH FE180 E60 5–0x1,5–SIGNALIZACE DO GSM V 1.PP Z ROZVADĚČE RN12 V 1.NP

KABELOVÉ NOSNÉ SYSTÉMY S POŽÁRNÍ ODOLNOSTÍ 60.MIN:

- D1 1< KABELOVÝ ŽLAB PLECHOVÝ 500x100mm
D2 2< KABELOVÝ ŽLAB PLECHOVÝ 250x100mm
D3 3< KABELOVÝ ŽLAB PLECHOVÝ 125x100mm
D4 4< KABELOVÝ ŽLAB PLECHOVÝ 250x50mm
D5 5< KABELOVÝ ŽLAB PLECHOVÝ 125x50mm
D6 6< KABELOVÝ ŽLAB PLECHOVÝ 62x50mm


POZNÁMKA:

KABELOVÉ NOSNÉ SYSTÉMY V 1.PP A ROZVADĚČ RHNI JSOU SOUČÁSTÍ DODÁVKY PROJEKTOVÉ DOKUMENTACE
ČÁST D.2.2–DIESELAGREGÁT VČ. ROZVODŮ

LEGENDA:

VIZ VÝKRES Č. 02

- PROUDOVÁ SOUSTAVA: 3x400/230V, 50Hz, TN–C–S
PŘÍVOD DO ROZVADĚČŮ RH.N1, RH.N2, RP1 AŽ RP8 – TN–C; 3x400/230V; 50Hz; 3+PEN
STÁVAJÍCÍ NOVÉ INSTALACE V OBJEKTU – TN–C–S; 3x400/230V; 50Hz; 3+PEN
NOVÉ INSTALACE V OBJEKTU – TN–S; 3x400/230V; 50Hz; 3+N+PE
MÍSTEM ZMĚNY SOUSTAVY TN–C NA TN–S JSOU ROZVADĚČE RH.N1, R.SHZ, RP1 AŽ RP8
- OCHRANA PŘED ŮRAŽEM ELEKTRICKÝM PŘÍVODEM DLE ČSN 33 2000–4–41 ed2:
ZÁKLADNÍ OCHRANA ŽIVÝCH ČÁSTÍ – IZOLACI, KRYTÍ
OCHRANA PŘI PORUŠĚ:
ZÁKLADNÍ – AUTOMATICKÝM ODPOJENÍM OD ZDROJE V SÍTÍCH TN OCHRANNÝM POSPOJOVÁNÍM
DOPLNKOVÁ OCHRANA–PROUDOVÝM CHRÁNIČEM, DOPLNJÍCÍM POSPOJOVÁNÍM

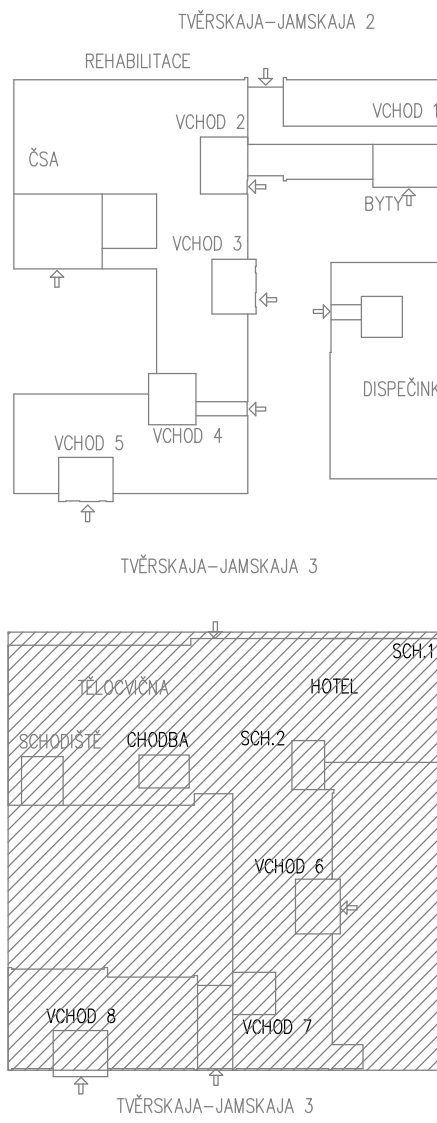

ZHOVITEL: STAVOPROJEKT OLOMOUC, a.s. Hádkova 31, 772 00 OLOMOUC, Telefon: 585331111; Fax: 585531333 E-mail: info@stavoprojekt.cz; IČ: 45192031, DIČ: CZ45192031		RAZITKO:			
STUPĚŇ DOKUMENTACE: DOKUMENTACE PRO VÝBĚR ZHOVITELĚ		REXTEL: MANAŽER PROJEKTU RNDr. Luděk Ševců		PwDr. Zora Ševcová	
OBJEDNATEL: Česká centra Václavské náměstí 816/47, 110 00 Praha 1		HLAVNÍ INŽENÝR PROJEKTU Ing. Zdeněk ROZSTYPAL		VEDOUČÍ PROJEKTANT: Ing. Zdeněk ROZSTYPAL	
MÍSTO STAVBY: Areál Českého domu v Moskvě ulice 3. Tverskaja - Jarskaja 36/40		OPROJEKTOVÝ PROJEKTANT: Ing. Z. ROZSTYPAL		VÝPRACOVAL: Ing. P. MALINA	
MÍSTO: 103 047 MOSKVA STÁT: RUSSKÁ FEDERACE				ZAK.ČÍSLO: 01-002330 PARE: Č. SMLUVY: 11/2014 DATUM: 15.44 FORMÁT: 15.44 MĚŘÍTKO: 1:100	
ZÁKLADA: Moskva - PBŘ části hotelového komplexu ČDM - sekce II/1 a II/5					
OBJEKT: DIESELAGREGÁT - TECHNOLOGIE VČETNĚ ROZVODŮ		ČÁST: D.2.2.1			
VÝKRES: HOTELOVÝ KOMPLEX - PŮDORYS 1.PP		ČÍSLO: 07			