


0.0

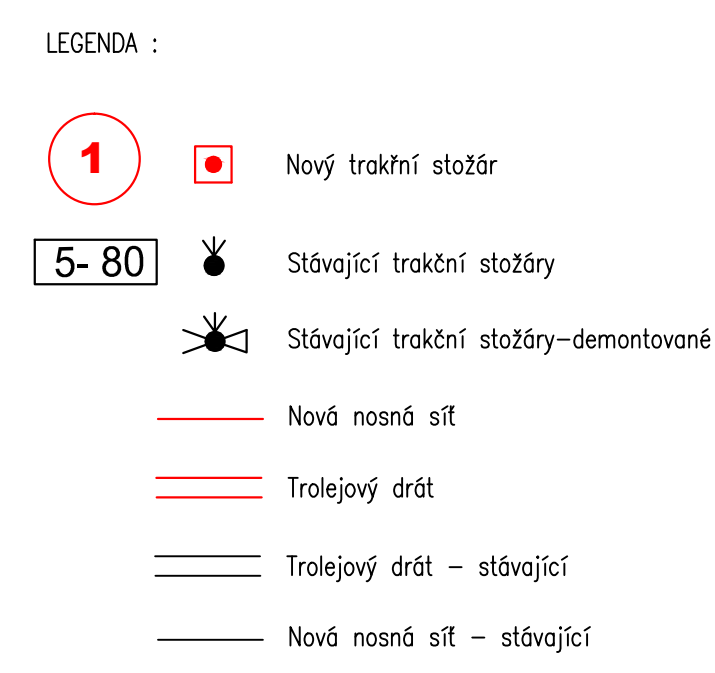

Ú.D.

Atestér Praha: K - Rýdřane 1669/16, 147 54 Praha 4 – Tel. 226 065 111, Fax 226 065 118, e-mail: mailbox@pragoprojekt.cz		Zhotovitel:	
Návrh/autorizace: Ing. Miloš KRÁLIK podpis: <i>(signature)</i>	Podpis/ověřující: Ing. Miloš KRÁLIK podpis: <i>(signature)</i>	Realiz. atelieru Praha: I. Ing. Zdeněk BOLEHÁVSKÝ podpis: <i>(signature)</i>	
Technická kontrola: Ing. Zdeněk BRUNNER podpis: <i>(signature)</i>	Místní ředitel projektu: Ing. Miloš KRÁLIK podpis: <i>(signature)</i>		
PRAGOPROJEKT, a.s., K Rýdřane 1669/16, 147 54 Praha 4			

Kraj: VYSOČINA		Čís. zakázky: 14-135-2-000	
Obec: JIHLAVA		Čís. akce: 09-112	
Objednatel: DPM Jihlavy a.s., Brtnická 1002/23, 586 01 Jihlava		Datum: 02.2014	
Akce: Prodloužení ul. Vrchlického v Jihlavě		Forma: 10x A4	
Trakční trojeje vedení vedení km 0,000-1,000		Měřítko: 1:250	
Objekt: SO 651.1 – Trakční trojeje vedení, okružní křižovatka		Stupeň: Souprava:	
PRŮběh: Situace TV- okružní křižovatka km 0,000-0,120		RDS	
		Čís. průběh: 02	