


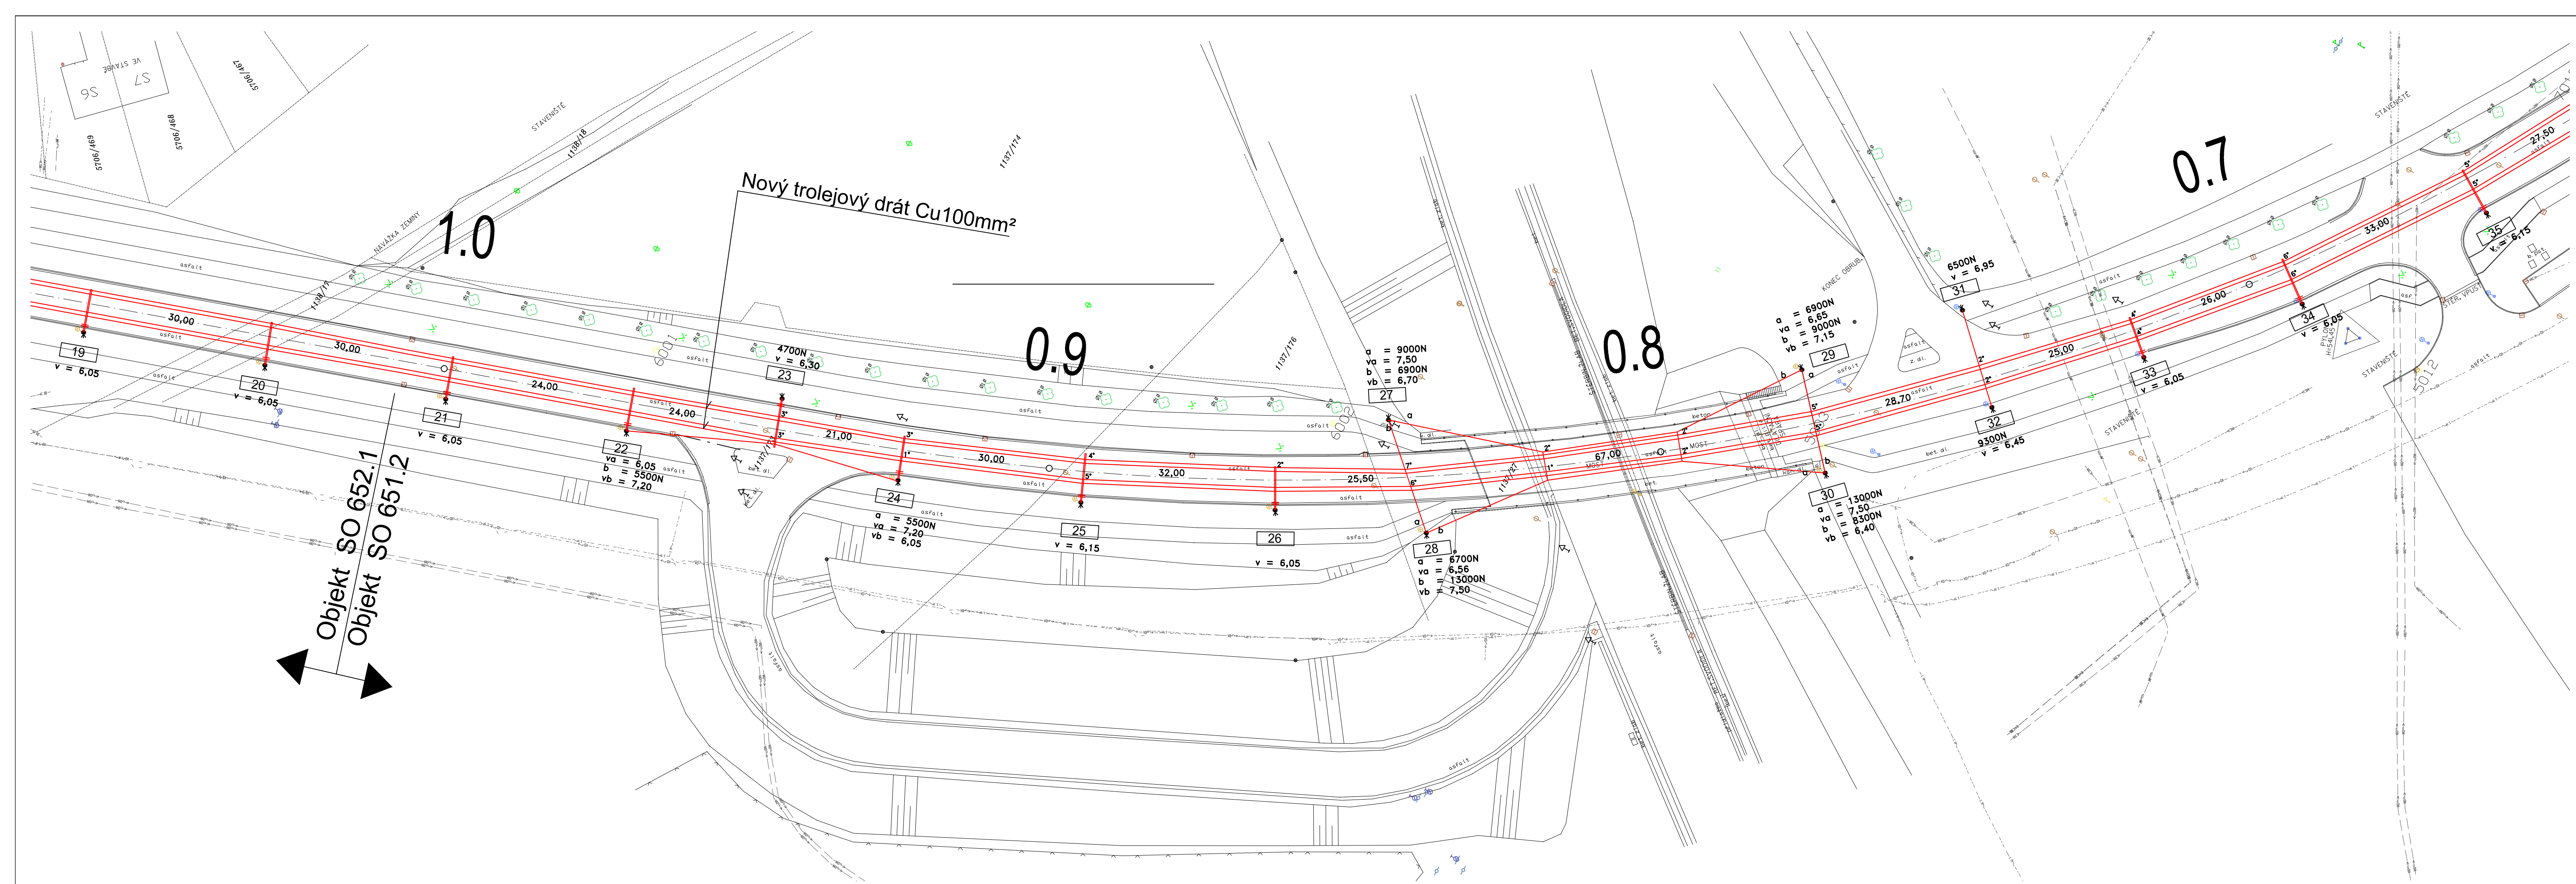

- LEGENDA :
- 33
 - 5-80
 - Stávající trakční stožáry
 - Stávající trakční stožáry–demonované
 - Nová nosná síť
 - Trolejový drát

ČÁST SO 651.2

Ateliér Praha I – K Ryšánce 1668/16, 147 54 Praha 4 – Tel. 226 066 111, Fax 226 066 118, e-mail: mailbox@pragoprojekt.cz			
Návrh/vypracoval: Ing. Miloš KRÁLÍK podpis: <i>(signature)</i>	Zodpovědný projektant: Ing. Miloš KRÁLÍK podpis: <i>(signature)</i>	Ředitel ateliéru Praha I: Ing. Zdenka BOLEHOVSKÁ	Zhotovitel: PRAGOPROJEKT PRAGOPROJEKT, a.s., K Ryšánce 1668/16, 147 54 Praha 4
Technická kontrola: Ing. Zdeněk BRUNNER podpis: <i>(signature)</i>	Hlavní inženýr projektu: Ing. Miloš KRÁLÍK podpis: <i>(signature)</i>		

Kraj: VYSOČINA	Čís. zakázky: 14-135-2-000
Obec: JIHLAVA	Čís. akce: 00-112
Objednatel: DPm Jihlavy a.s., Brtnická 1002/23, 586 01 Jihlava	Datum: 02.2014
Akce: Prodloužení ul. Vrchlického v Jihlavě Trakční trolejové vedení km 0,000-1,000	Formát: 5x A4
Objekt: SO 651.2 – Trakční trolejové vedení km 0,120 – 1,000	Měřítko: 1:500
Příloha: Situace TV- km 0,700-1,000	Stupeň: RDS
	Čís. přílohy: 04