


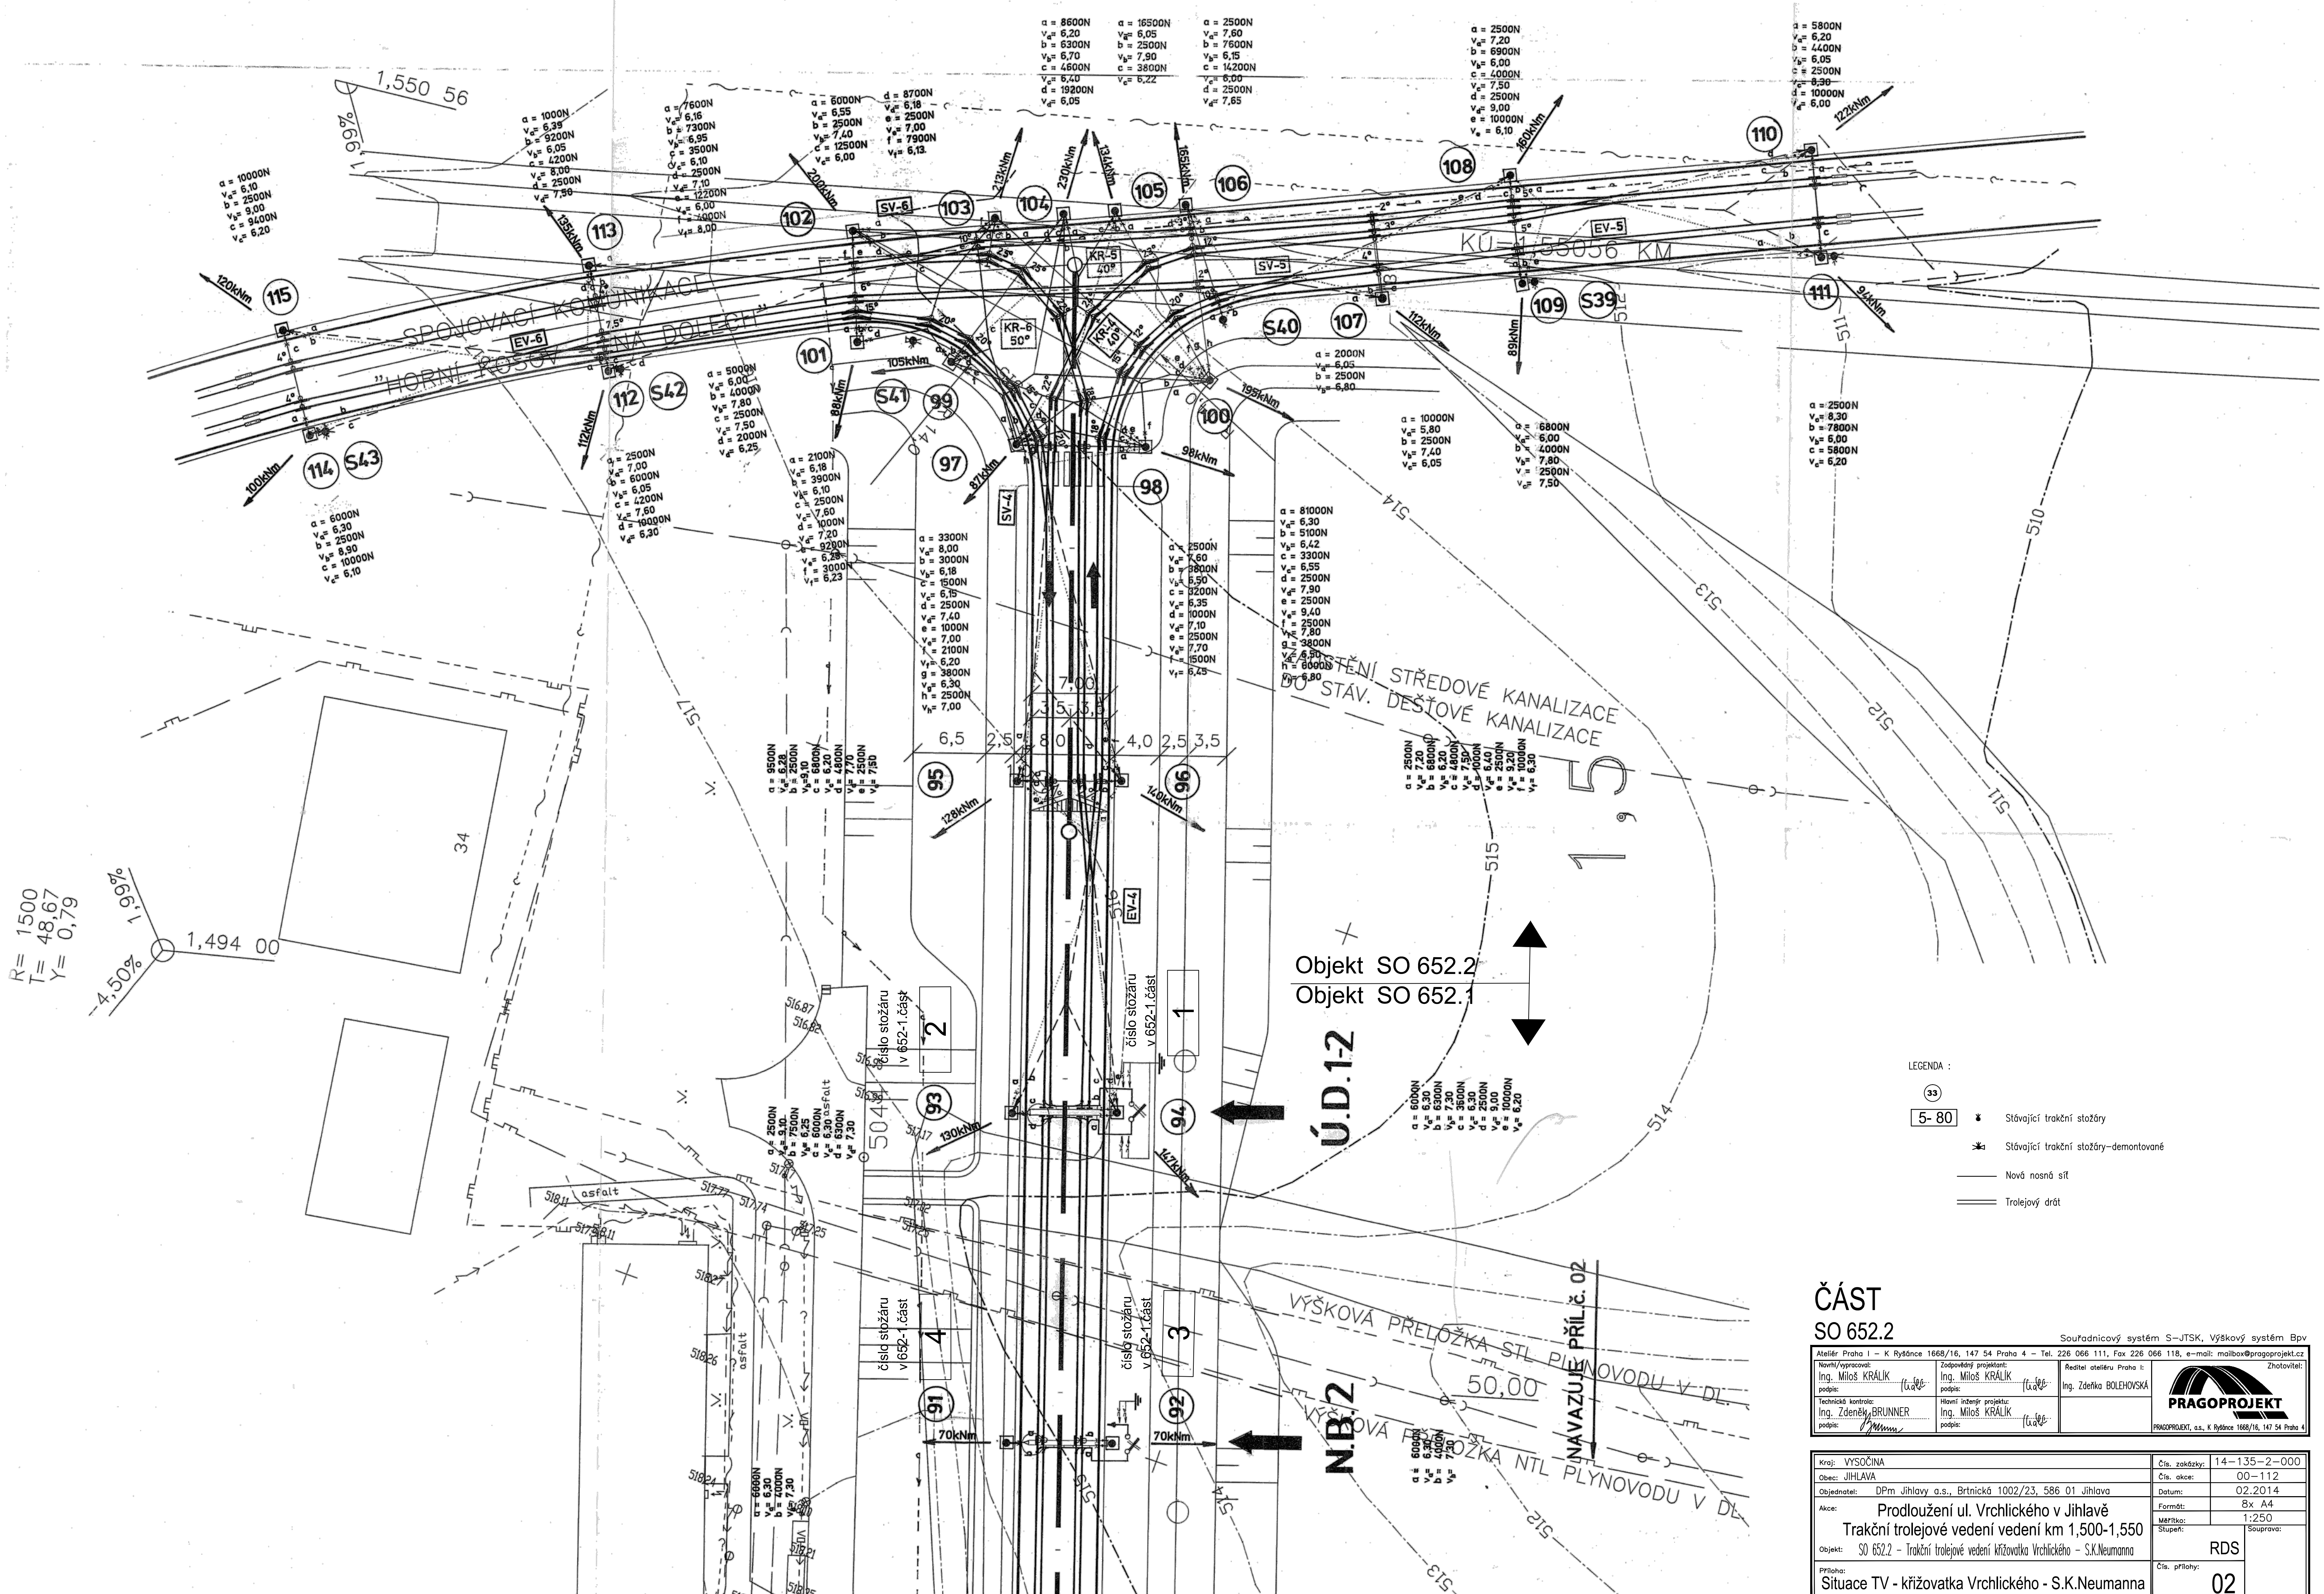

- LEGENDA :
- 33 5-80 * Stávající trakční stožáry
 - * Stávající trakční stožáry – demontované
 - Nová nosná síť
 - Trolejový drát

ČÁST
SO 652.2

Souřadnicový systém S-JTSK, Výškový systém Bpv			
Ateliér Praha 1 – K Rybáře 1668/16, 147 54 Praha 4 – Tel. 226 066 111, Fax 226 066 118, e-mail: mailbox@pragoprojekt.cz	Zhotovitel:		
Nový/vypracoval: Ing. Miloš KRÁLÍK (u) (u) (u)	Zodpovědný projektant: Ing. Miloš KRÁLÍK (u) (u) (u)	Reditel ateliéru Praha 1: Ing. Zdeněk BOLEHOVSKÁ (u) (u) (u)	Zhotovitel: PRAGOPROJEKT, a.s., K Rybáře 1668/16, 147 54 Praha 4
Technická kontrola: Ing. Zdeněk BRUNNER (u) (u) (u)	Hlavní inženýr projektu: Ing. Miloš KRÁLÍK (u) (u) (u)		

Kraj: VYSOČINA	Čís. zakázky: 14-135-2-000
Obec: JIHLAVA	Čís. akce: 00-112
Objednatel: DPm Jihlavy a.s., Brtnická 1002/23, 586 01 Jihlava	Datum: 02.2014
Akce: Prodloužení ul. Vrchlického v Jihlavě Trakční trolejové vedení vedení km 1,500-1,550	Formát: 8x A4
Objekt: SO 652.2 – Trakční trolejové vedení křižovatka Vrchlického – S.K.Neumanna	Měřítko: 1:250
Příloha: Situace TV – křižovatka Vrchlického – S.K.Neumanna	Stupeň: RDS
	Čís. přílohy: 02