
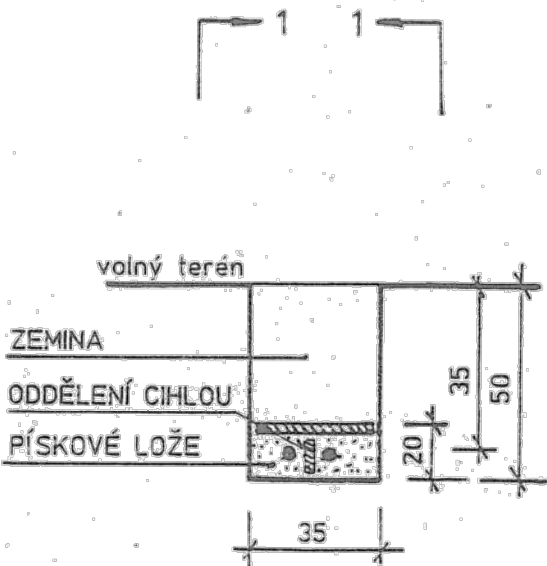


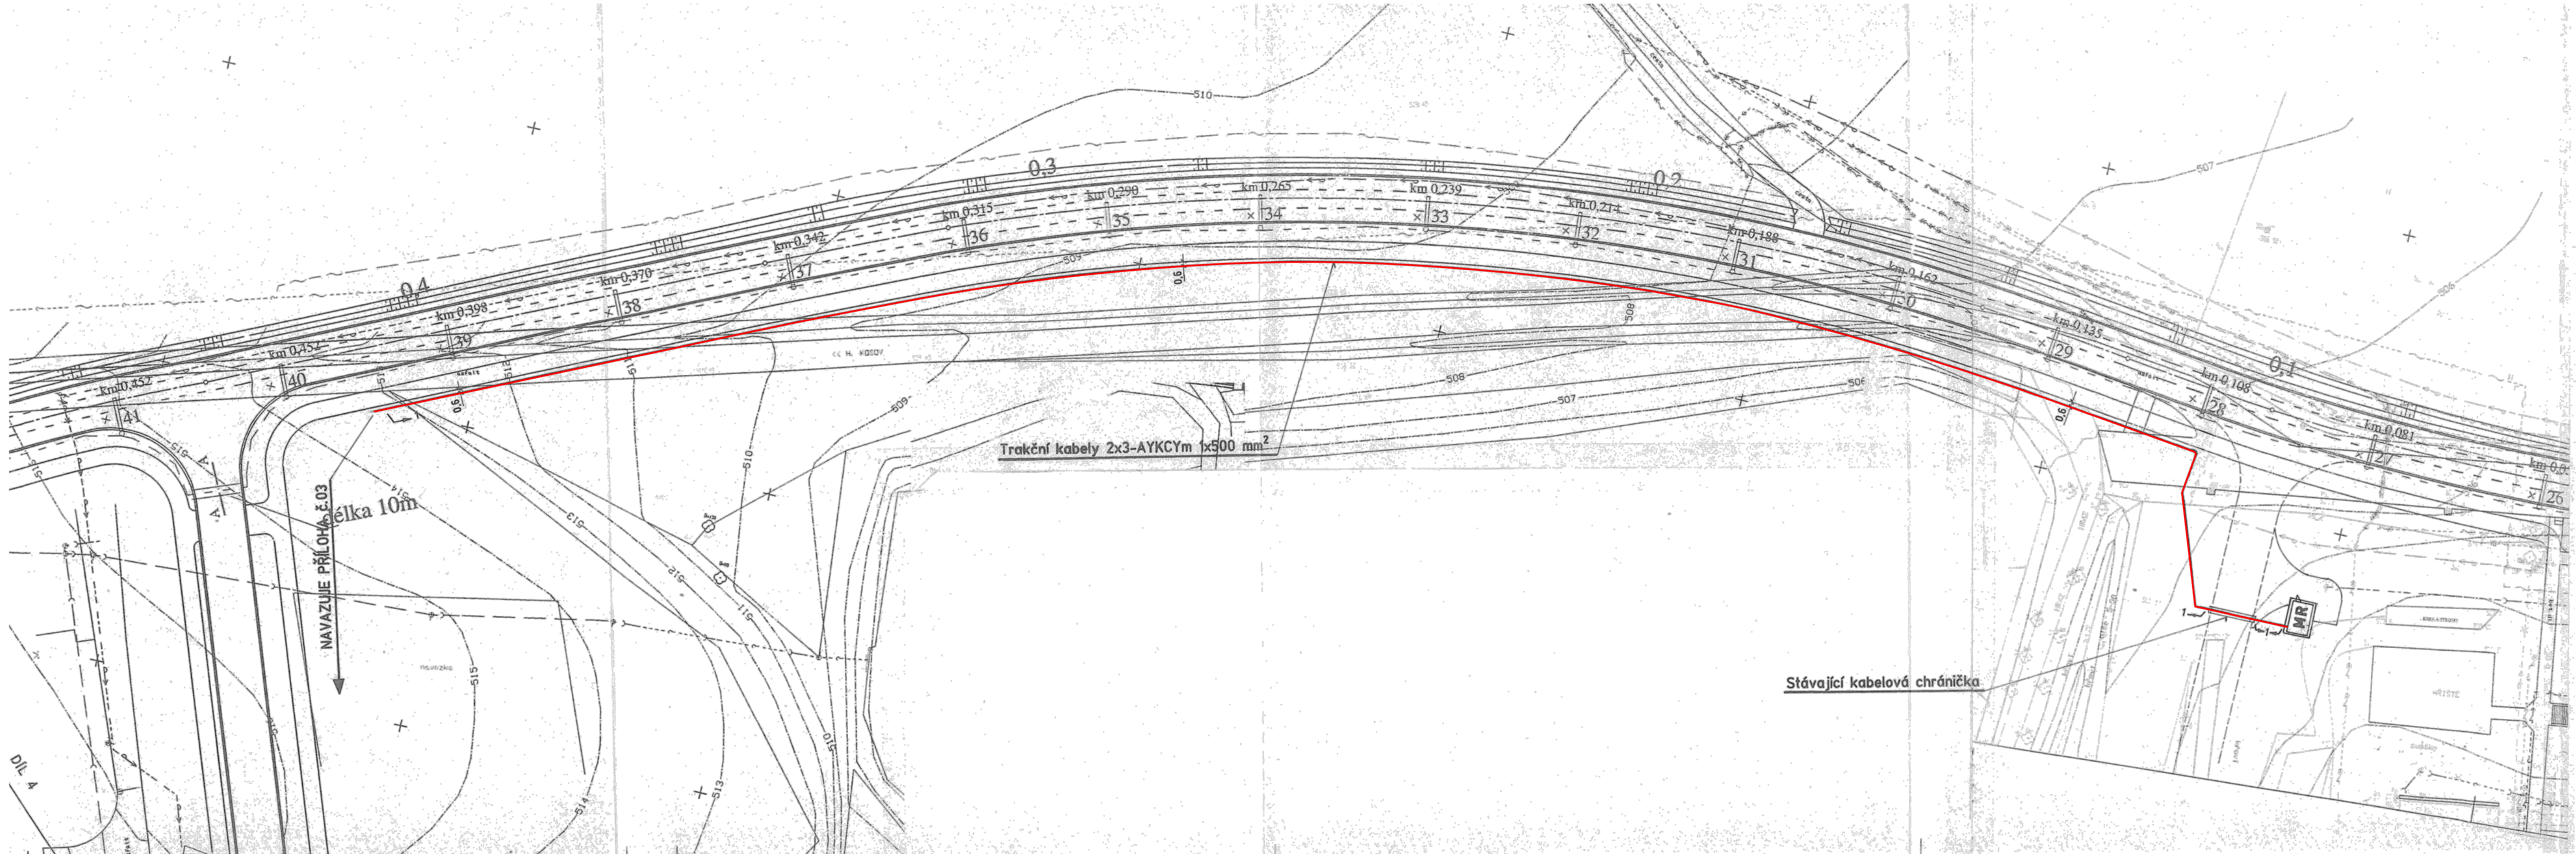

ČÁST SO 661

Souřadnicový systém S—JTSK, Výškový systém Bpv			
Ateliér Praha I – K Ryšánci 1668/16, 147 54 Praha 4 – Tel. 226 066 111, Fax 226 066 118, e-mail: mailbox@pragoprojekt.cz			
Návrh/vypracoval: Ing. Miloš KRÁLÍK podpis: <i>(signature)</i>	Zodpovědný projektant: Ing. Miloš KRÁLÍK podpis: <i>(signature)</i>	Ředitel ateliéru Praha I: Ing. Zdenka BOLEHOVSKÁ	Zhotovitel: PRAGOPROJEKT PRAGOPROJEKT, a.s., K Ryšánci 1668/16, 147 54 Praha 4
Technická kontrola: Ing. Zdeněk BRUNNER podpis: <i>(signature)</i>	Hlavní inženýr projektu: Ing. Miloš KRÁLÍK podpis: <i>(signature)</i>		

Kraj: VYSOČINA	Čís. zakázky: 14-135-2-000
Obec: JIHLAVA	Čís. akce: 00-112
Objednatel: DPm Jihlavy a.s., Brtnická 1002/23, 586 01 Jihlava	Datum: 02.2014
Akce: Prodloužení ul. Vrchlického v Jihlavě Trakční kabelové vedení	Formát: 5x A4
Objekt: SO 661 – Trakční kabelové vedení	Měřítko: 1:500
Příloha: SITUACE S.K.Neumanna	Stupeň: RDS
	Čís. přílohy: 02