


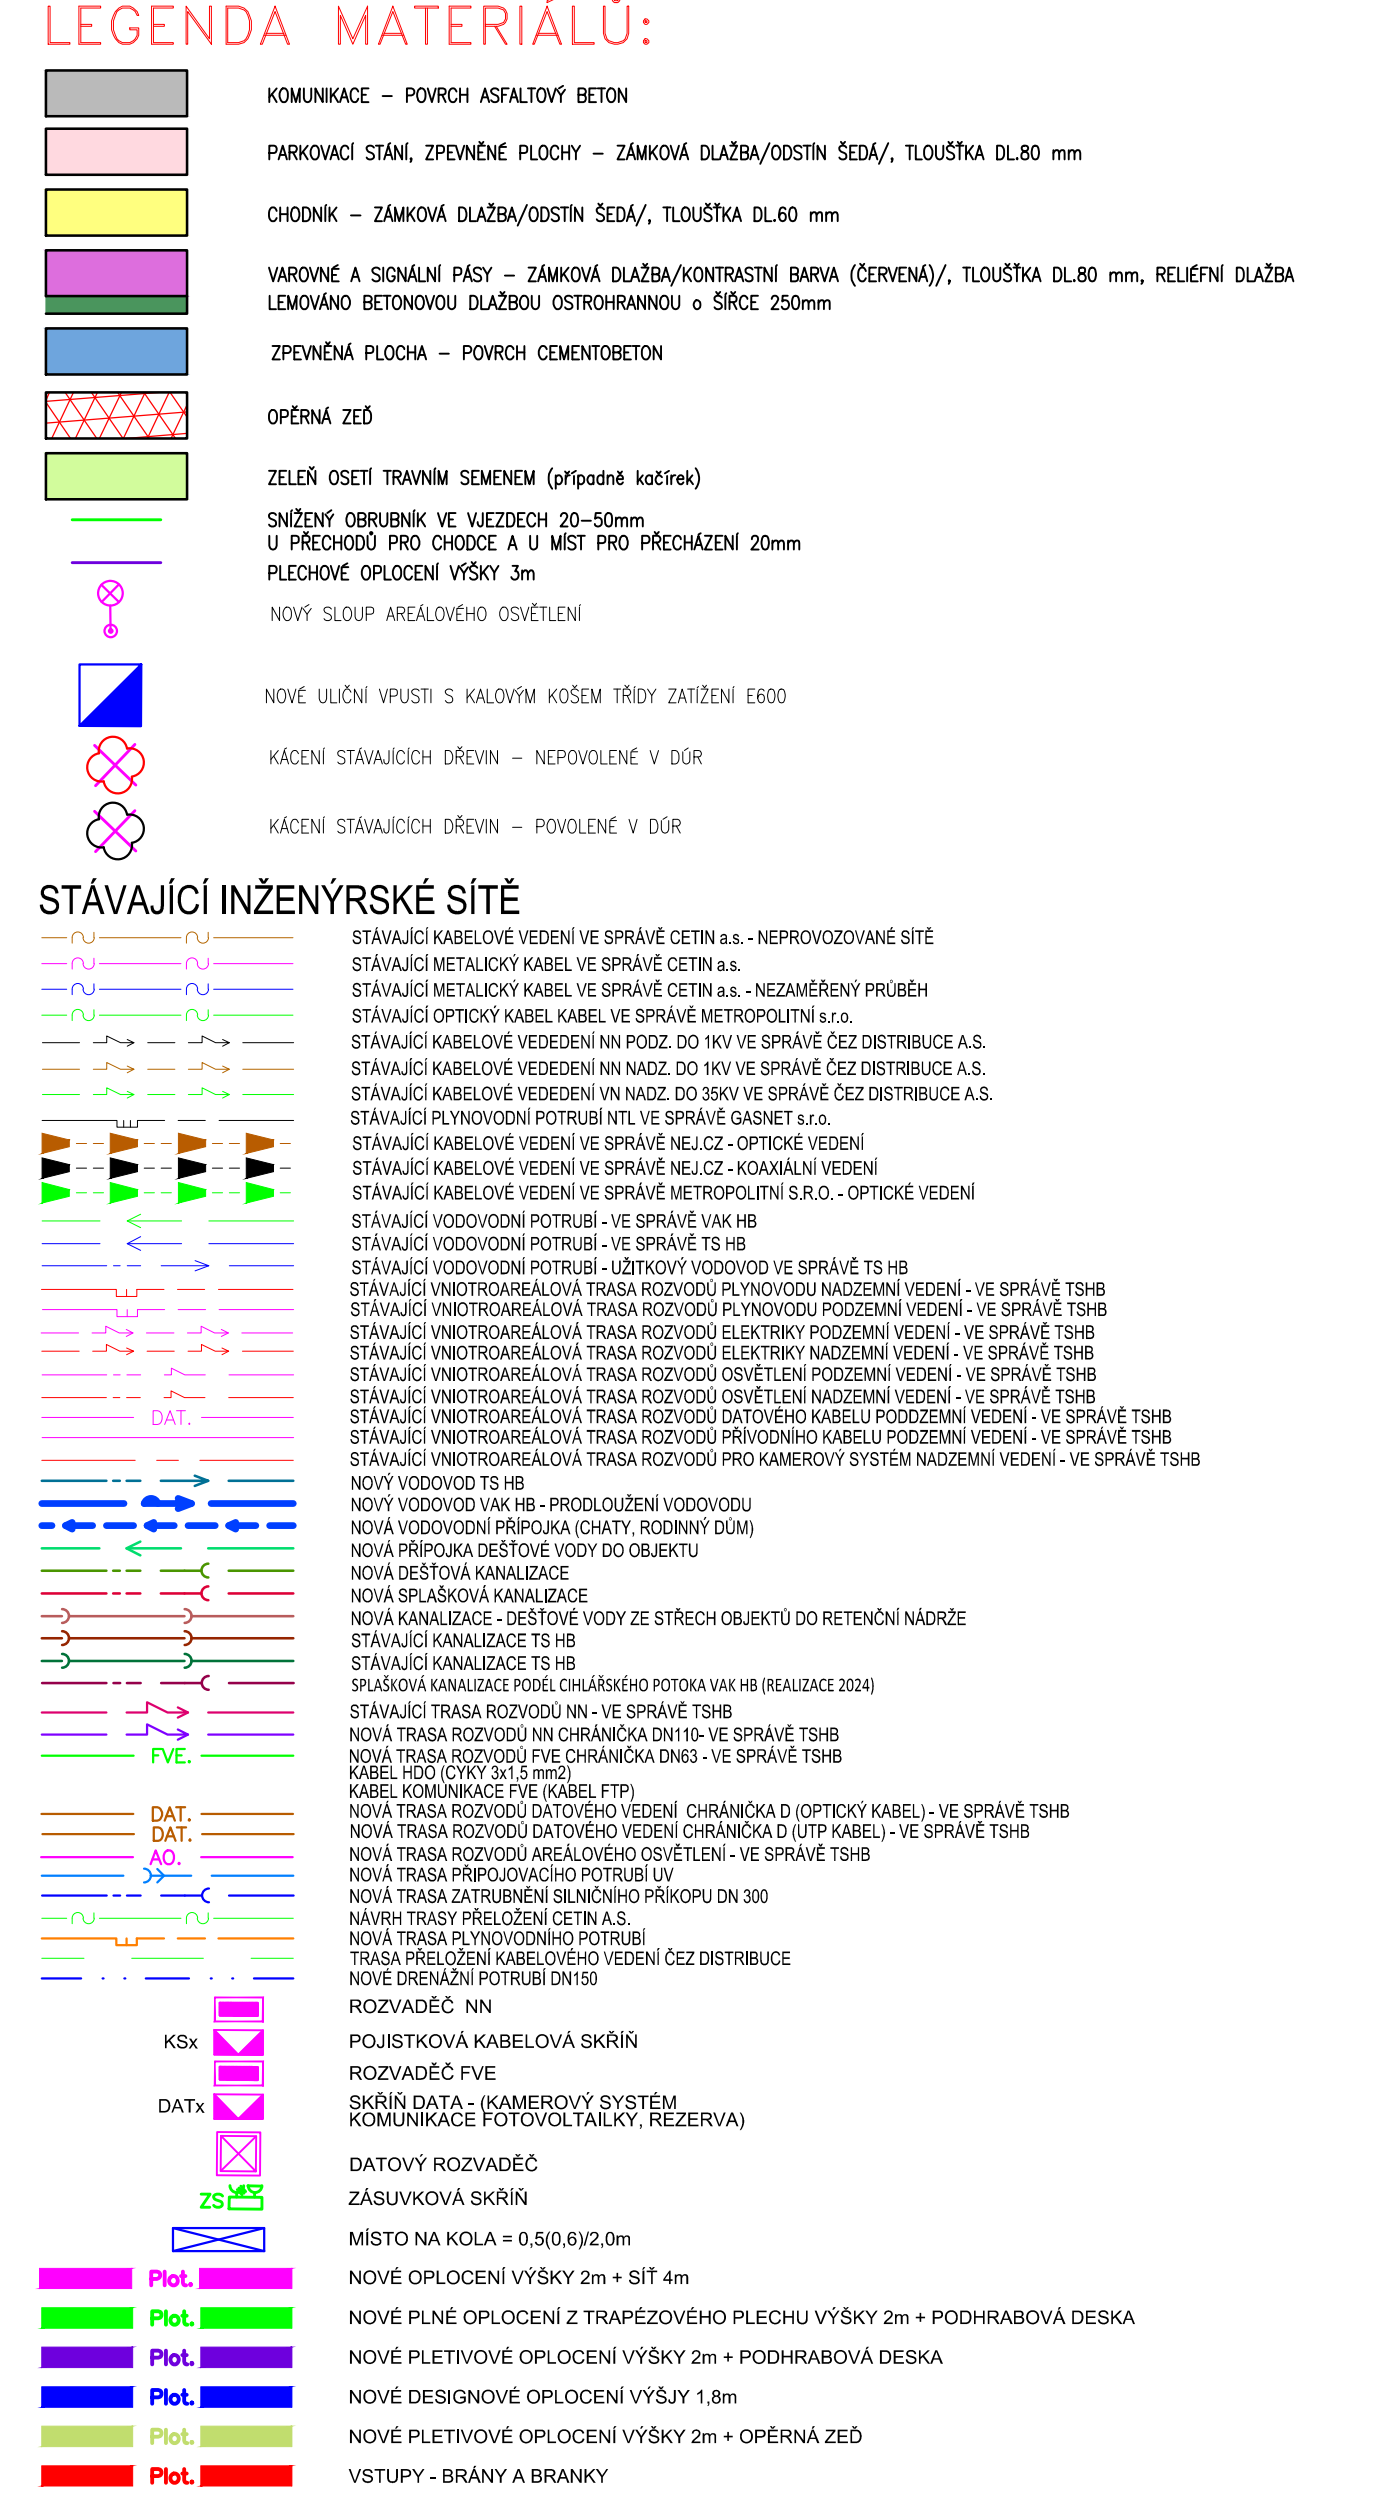

POZNÁMKA:

- PŘED REALIZACI ÚNUTRO NEJPRVE OVĚŘIT VÝKOVÉ A POLOHOVÉ UMÍSTĚNÍ STAVAJÍCÍCH VODOVODŮ V MÍSTĚCH NÁPOJENÍ, PŘEPOJENÍ
- STAVAJÍCÍ SÚTO ŽYVÝ ZAKRESLENÝ POUZE ORIENTAČNĚ !!! NEJSOU ZNÁMY HLUBOKY LOŽENÍ SKLÁDÁNÍ NEJEDNÉ TRASY
- PŘED ZAHÁJENÍM ZEMNÍCH PRACÍ ÚNUTRO VYTÝČIT VEDENI VSECH INŽENÝRSKÝCH SÍTÍ!!!
- VŠEKRE ROZMĚRY OVĚŘIT PŘI PŘÍKRODĚNÍ !!!
- VÝKOVY NUTNO PĚZIT!!!
- POKLADKA VODOVODNÍCH POTRUBÍ V AK. ARMATUR MŮDE PŘED ZÁHŮDEM ODŠLUSKÁSENO PRÁCOVNICEM VAK A S. HAVLÍČKOV BROS PANEK ŠRAMEK, ZÁSTUPCE INVESTORA A TDI
- PAZENÍ BUDY OSTRANOVÁNO S POSTUPUJÍCÍM ZÁSĚPOM
 - PŘI KRÍŽENÍ A SOUBEHU PODZEMNÍCH VEDENÍ JE NUTNÉ DODATKĚ ODSTUPNY DLE ČSN 73 6005
 - PŘI ZJIŠTĚNÍ PODZEMNÍ VODY PRIZVAT PROJEKTANTA A STATIKA
 - PŘI ZJIŠTĚNÍ NUTNO DODRŽOVAT ZÁSAKY BEZPEČNOSTI A OCHRANY PRÁVÍ !!!
 - V PŘÍPADĚ NEUDOVĚRY, NEPŘEDVÍDANÝCH OKOLNOSTÍ A ZMĚN NUTNO PRIZVAT PROJEKTANTA K POSOUZENÍ RESP. UPŘESNĚNÍ DALŠÍHO POSTUPU PRÁCI NA STAVĚ.
 - NEDILNOU SOUČASTÍ VÝKRESU JSOU OSTATNÍ VÝKRESY, TECHNICKÁ ZPRÁVA, VÝJÁZDNĚ - DOKLADOVÁ ČÁST A DALŠÍ DOKUMENTACE K DĚ ZEDNARU PŘÍLOH.
 - PŘI NUTNOSTI VÝKRESŮ DOPORUČUJEME VYUŽÍT TECHNOLOGIE POKRY JEDNOTLIVÝCH DODAVATELŮ MATERIÁLŮ, POUŽITÉ MATERIÁLY MUSÍ ODPOVÍDAT VÝHL. 37/2001 Sb.
 - HYGIENICKÉ POŽADAVKY NA VÝROBKÝ VE STAVEBNICTVÍ
- ŠKŮD BUDY V MÍSTĚ STAVBY VODOVODŮ SPOD VODA
- BUDOVY POKRY PROVEDENÝ VAK. DRENÁŽÍ LOŽENÝCH V TĚKOKORDTU
- NUTNO PRIZVAT PROJEKTANTA K UPŘESNĚNÍ ŘEŠENÍ A UPŘESNĚNÍ NÁPOJENÍ DRENÁŽÍ

- PŘI REALIZACI MUSÍ BÝT ŘÁDNĚ KOORDINOVÁNY STAVBY VODOVODŮ, SPÁSKOVÉ KANALIZACE, DEŠŤOVÉ KANALIZACE, PRODLOUŽENÍ VODOVODU SE STAVBAMI OSTATNÍCH INŽ. SÍTÍ, POZEMNÍCH OBJEKTŮ, SE STAVBOU KOMUNIKACE, CHODNÍKŮ A ZPEVNĚNÝCH PLOCH!!!

- STAVBY SPÁSKOVÉ KANALIZACE NUTNO KOORDINOVAT SE STAVBOU „I/38 HAVLÍČKOV BROS, SV OBCHVAT“

- PŘESNĚ UMÍSTĚNÍ NOVOHO VODOVODU MUSÍ BÝT UPŘESNĚNO PŘED REALIZACÍ PO VYTÝČENÍ STAVAJÍCÍCH SÍTÍ A PO ZJIŠTĚNÍ PŘESNĚHO VÝKOVÉHO A POLOHOVÉHO UMÍSTĚNÍ STAVAJÍCÍCH INŽ. SÍTÍ V MÍSTĚCH KRÍŽENÍ S NOVÝM VODOVODEM A PO ZJIŠTĚNÍ PŘESNĚHO VÝKOVÉHO A POLOHOVÉHO UMÍSTĚNÍ STAVAJÍCÍCH VODOVODŮ V MÍSTĚCH NÁPOJENÍ. PŘED REALIZACÍ PRIZVAT PROJEKTANTA, ZÁSTUPCE INVESTORA A ZÁSTUPCE VAK PRO UPŘESNĚNÍ !!!
- REALIZACE PŘEPOJENÍ VODOVODNÍCH PŘÍPOJEK MUSÍ BÝT KOORDINOVÁNA S VLASTNÍKŮ OBJEKTŮ, S VLASTNÍKY ŘÍPOJEK.

304 PRODLOUŽENÍ VODOVODU

ODP.PROJEKTANT	VYPRACOVAL	KONTOLOVAL	HIP	 <i>Havlíkův brod s.r.o.</i> <i>Průmyslová ul.</i> <i>280 v Havlíčkově Brodě</i> PROJEKTOVÁNÍ INŽENÝRSKÝCH STAVB <i>tel./fax: 569 400 823, tel. 402 234 377</i> <i>e-mail: monik@dmcb.cz</i>
M.NOVOŤNA	M.NOVOŤNA	ing.P.BLAHA	ing.J.MAREK	
OBEC : HAVLÍČKOV BROD	OKRES : HAVLÍČKOV BROD			
KRAJ : VYSOČINA				
INVESTOR : TECHNICKÉ SLUŽBY HAVLÍČKOV BROD				
<i>Revitalizace areálu Technických služeb U Cihláře, Havlíčkův Brod</i>				DATUM 06/2025 STUPEŇ PD DSP Č. ZAKÁZKY 23020 MĚŘÍTKO 1:500 ČÁST DOKUM. Č. VÝKRESU <i>D.1.304 2</i>
SITUACE				