


LEGENDA

F – LED SVÍTIDLO KRUHOVÉ 1x13W STROPNÍ
1x13W, IP44, POLYKARBONÁT
ZDROJ – LED

🔌 – SPÍNAČ Ř.6(1) BÍLÁ P.OMÍT., IP44

🔌 – 1F ZÁSUVKA 230V, IP44 P.OMÍT.

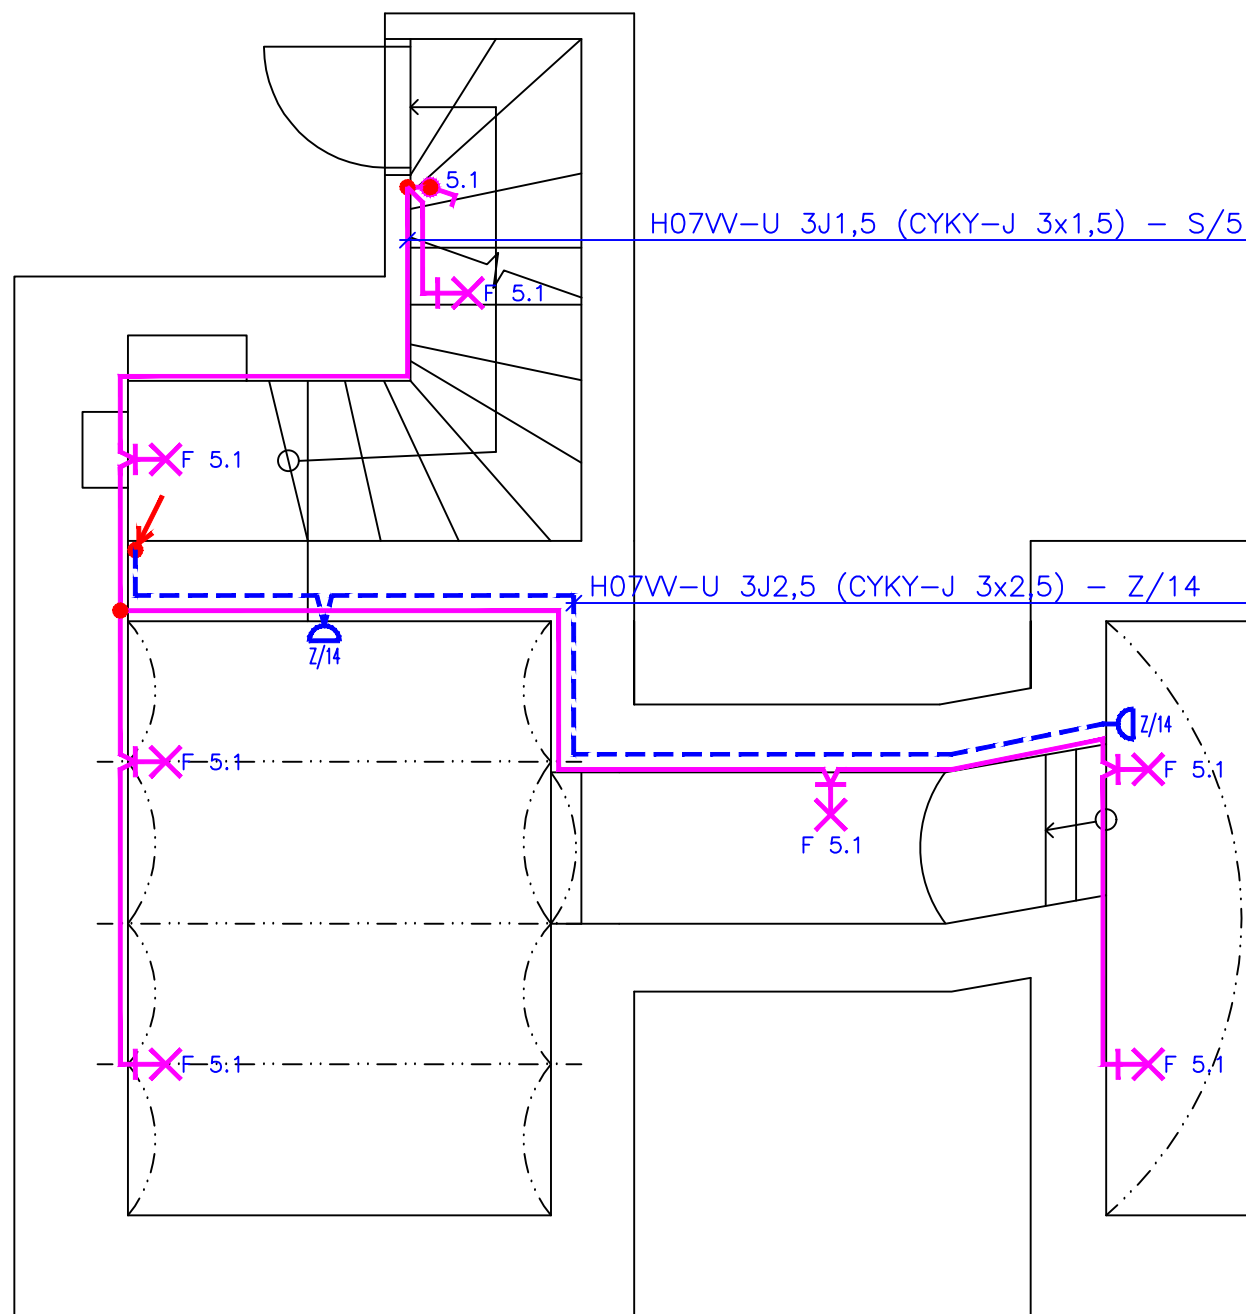

POZNÁMKA

- SPÍNAČE UMÍSTIT VE VÝŠCE 1,2m NAD PODLAHOU,
- ZÁSUVKY V SOC.ČÁSTI UMÍSTIT VE VÝŠCE 0,3m NAD PODLAHOU, POKUD NENÍ VÝKRESU STANOVENO JINAK–UPŘESNĚNO PŘI REALIZACI
- ZÁSUVKY 📧 POPSAT: JEN VÝPOČETNÍ TECHNIKA
- MEZI JEDNOTLIVÝMI POŽÁRNÍMI ÚSEKY PROVÉST PROTIPOŽÁRNÍ UTĚSNĚNÍ

ULOŽENÍ KABELŮ DLE ČSN 33 2000–5–52 ed.2

- POD OMÍTKOU – ZDĚNÉ KONSTRUKCE
- PŘÍMO V IZOLAČNÍ STĚNĚ – SÁDROKARTONOVÉ STĚNY

TRÍDĚNÍ VNĚJŠÍCH VLIVŮ DLE ČSN 33 2000–5–51 ed.3

VIZ. PROTOKOL O URČENÍ VNĚJŠÍCH VLIVŮ

SOUSTAVA 3PEN AC 50Hz 400V/TN–C–S

ZÁKLADNÍ OCHRANA JE ZAJIŠTĚNA ZÁKLADNÍ IZOLACÍ ŽIVÝCH ČÁSTÍ NEBO PŘEPÁŽKAMI NEBO KRYTY

OCHRANA PŘI PORUŠE JE ZAJIŠTĚNA OCHRANNÝM POSPOJOVÁNÍM A AUTOMATICKÝM ODPOJENÍM

DOPLŇKOVÁ OCHRANA JE ZAJIŠTĚNA DOPLŇUJÍCÍM POSPOJOVÁNÍM NEBO PROUDOVÝM CHRÁNIČEM

Zodp.projektant	Vypracoval	Kreslil	Vedoucí projekce	 Michal Marek projekce elektro Dukelská 345 563 01 Lanškroun mob. 608885636	
MICHAL MAREK	MICHAL MAREK				
Kraj: PARDUBICKÝ		Obec: ORLICKÉ PODHŮŘÍ–RVIŠTĚ			
Investor: OBEC ORLICKÉ PODHŮŘÍ, DOBRÁ VODA 4, 562 01				Formát:	4xA4
Akce: KOMUNITNÍ CENTRUM Č.P. 38 RVIŠTĚ D.1.4 ELEKTROINSTALACE				Datum:	09/20
				Účel:	DSP+DPS
				Zak. číslo:	2075/19
				Archiv. číslo:	2075/19
Obsah výkresu: ZMĚNA STAVBY PŘED DOKONČENÍM–09/2020 SILNOPROUDÉ ROZVODY – 1.PP				Měřítko: 1:50	Číslo výkresu: D.1.4b–1