


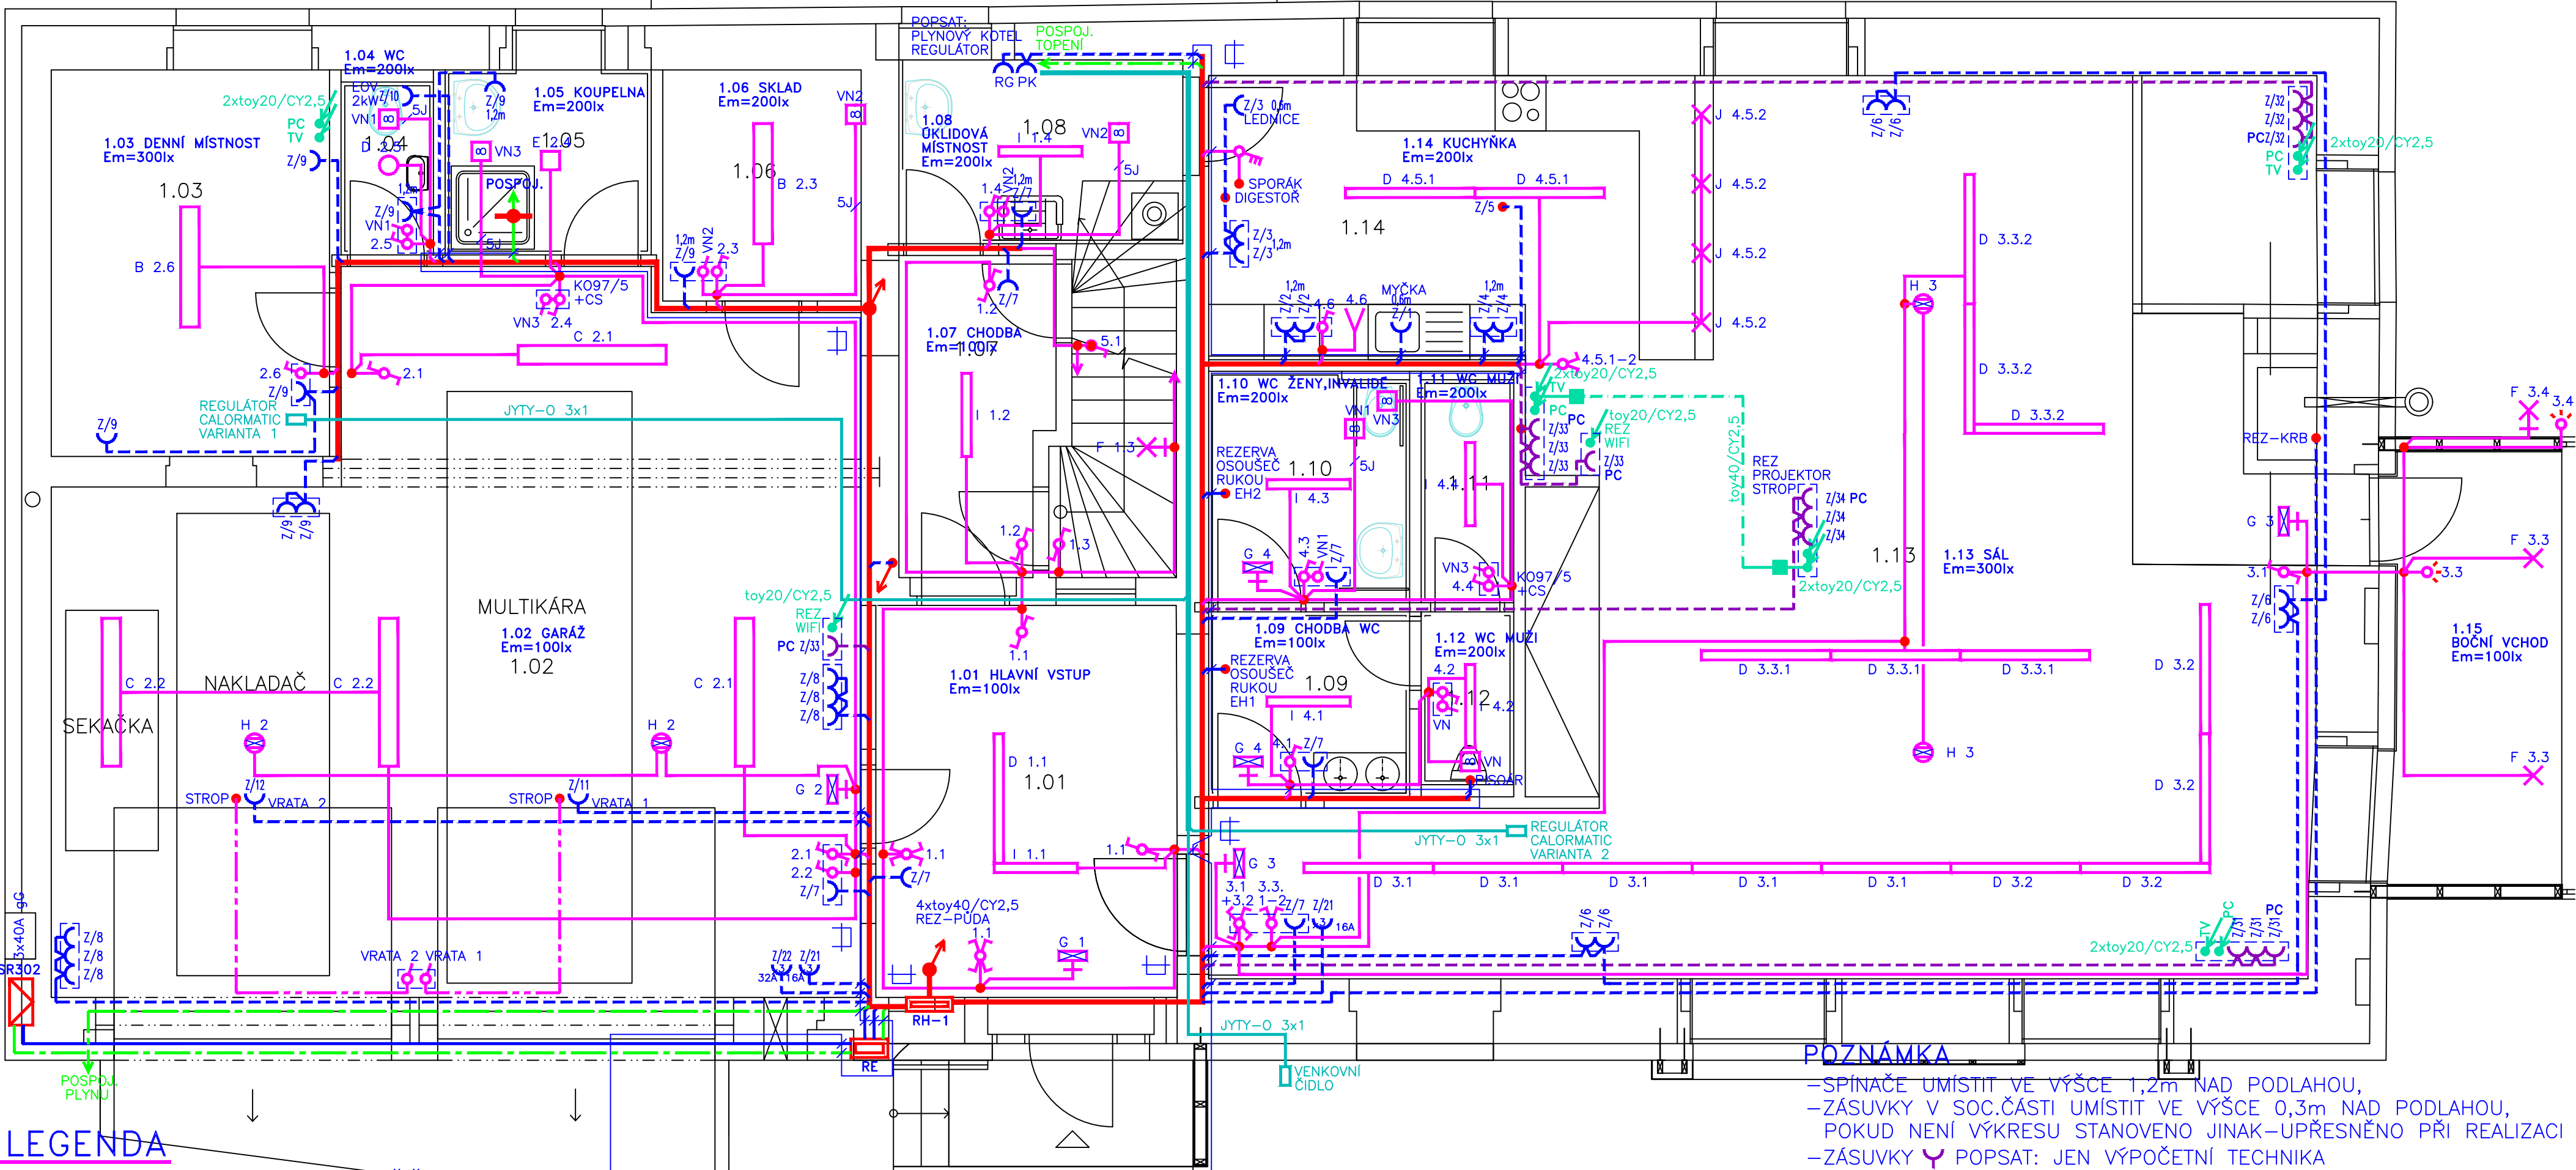

LEGENDA

- SR302 – STÁVAJÍCÍ ROZPOJOVACÍ SKŘÍŇ
RE – ELEKTROMĚROVÝ ROZVÁDĚČ
RH-1 – HLAVNÍ ROZVÁDĚČ OBJEKTU
- A – LED SVÍTIDLO 1565/250/60 1x63W STROPNÍ
1x63W, IP40, OPALOVÝ PLEXI KRYT
ZDROJ – LED
- B – LED SVÍTIDLO 1100/165/63 1x48W STROPNÍ
1x48W, IP40, POLYKARBONÁTOVÝ KRYT
ZDROJ – LED
- C – LED SVÍTIDLO 1580/152/102 1x50W STROPNÍ
1x50W, IP66, POLYKARBONÁTOVÝ KRYT
ZDROJ – LED
- D – LED SVÍTIDLO 1410/59/79 1x44W STROPNÍ
1x44W, IP20, HLINÍKOVÉ, LAKOVANÝ ANTRACIT
ZDROJ – LED
- E – LED SVÍTIDLO 235/235/130 1x27W PODHLEDOVÉ
1x27W, IP43, OPTICKÝ OPALOVÝ KRYT
ZDROJ – LED
- F – LED SVÍTIDLO KRUHOVÉ 1x13W STROPNÍ
1x13W, IP44, POLYKARBONÁT
ZDROJ – LED
- G – NOUZOVÉ LED S PIKTOGRAMEM
1x5W IP65, ZÁVĚSNÉ, STROPNÍ, PODHLEDOVÉ
ZDROJ – LED
- H – NOUZOVÉ LED
1x5W IP65, STROPNÍ, PODHLEDOVÉ
ZDROJ – LED
- I – LED SVÍTIDLO 845/59/79 1x44W STROPNÍ
1x22W, IP20, HLINÍKOVÉ, LAKOVANÝ ANTRACIT
ZDROJ – LED

- H07V-U 1J4 (CY4 ZŽ) – DOPLŇ.POSPOJ. 1.05
H07V-U 3J2,5 (CYKY-J 3x2,5) – Z/10
H07V-U 3J2,5 (CYKY-J 3x2,5) – Z/9
H07V-U 3J2,5 (CYKY-J 3x2,5) – Z/11
H07V-U 3J2,5 (CYKY-J 3x2,5) – Z/12
H07V-U 3J1,5 (CYKY-J 3x1,5) – S/2
H07V-U 5J2,5 (CYKY-J 5x2,5) – Z/21
H07V-U 5J6 (CYKY-J 5x6) – Z/22
H07V-U 3J2,5 (CYKY-J 3x2,5) – Z/8
H07V-U 1J16 (CY16 ZŽ) – POSPOJ.PLYNU
H07V-U 4J16 (CYKY-J 4x16) – PŘÍVOD DO RH-1(V TRUBCE)
H07V-U 5J1,5 (CYKY-J 5x1,5) – REZ-SIGNÁL
H07V-U 1J16 (CY16 ZŽ) – POSPOJ.ROZV.RH-1
H07V-U 1J16 (CY16 ZŽ) – POSPOJ.ROZV.RE
H07V-U 4J16 (CYKY-J 4x16) – PŘÍVOD DO RE
- J – ČERNÉ MATNÉ ZÁVĚSNÉ SVÍTIDLO
S ČERNÝM KABELM
SOTTO LUCE UME

- H07V-U 1J16 (CY16 ZŽ) – POSPOJ.TOPENÍ
H07V-U 3J2,5 (CYKY-J 3x2,5) – PK+RG
H07V-U 3J2,5 (CYKY-J 3x2,5) – Z/32
H07V-U 5J2,5 (CYKY-J 5x2,5) – SPORÁK
H07V-U 3J2,5 (CYKY-J 3x2,5) – Z/3
H07V-U 3J2,5 (CYKY-J 3x2,5) – Z/2
H07V-U 3J2,5 (CYKY-J 3x2,5) – Z/1
H07V-U 3J2,5 (CYKY-J 3x2,5) – Z/4
H07V-U 3J2,5 (CYKY-J 3x2,5) – Z/5
H07V-U 3J2,5 (CYKY-J 3x2,5) – Z/33
H07V-U 3J2,5 (CYKY-J 3x2,5) – EH2
H07V-U 3J2,5 (CYKY-J 3x2,5) – Z/34
H07V-U 3J2,5 (CYKY-J 3x2,5) – EH1
H07V-U 3J1,5 (CYKY-J 3x1,5) – S/4
H07V-U 3J1,5 (CYKY-J 3x1,5) – PISOÁR
H07V-U 3J1,5 (CYKY-J 3x1,5) – S/1
H07V-U 3J1,5 (CYKY-J 3x1,5) – S/3
H07V-U 3J2,5 (CYKY-J 3x2,5) – Z/6
H07V-U 3J2,5 (CYKY-J 3x2,5) – Z/31
H07V-U 3J2,5 (CYKY-J 3x2,5) – Z/7
H07V-U 3J2,5 (CYKY-J 3x2,5) – REZ KRB

POZNÁMKA

- SPÍNAČE UMÍSTIT VE VÝŠCE 1,2m NAD PODLAHOU,
- ZÁSUVKY V SOC.ČÁSTI UMÍSTIT VE VÝŠCE 0,3m NAD PODLAHOU,
POKUD NENÍ VÝKRESU STANOVENO JINAK-UPŘESNĚNO PŘI REALIZACI
- ZÁSUVKY Ψ POPSAT: JEN VÝPOČETNÍ TECHNIKA
- MEZI JEDNOTLIVÝMI POŽÁRNÍMI ÚSEKY PROVÉST
PROTIPOŽÁRNÍ UTĚSNĚNÍ

ULOŽENÍ KABELŮ DLE ČSN 33 2000-5-52 ed.2

- POD OMÍTKOU – ZDĚNÉ KONSTRUKCE
- PŘÍMO V IZOLAČNÍ STĚNĚ – SÁDROKARTONOVÉ STĚNY
- V DRÁTĚNÉM ŽLABU DZ 60X100 V PODHLEDU

TŘÍDĚNÍ VNĚJŠÍCH VLVIVŮ DLE ČSN 33 2000-5-51 ed.3
VIZ. PROTOKOL O URČENÍ VNĚJŠÍCH VLVIVŮ

SOUSTAVA 3PEN AC 50Hz 400V/TN-C-S
ZÁKLADNÍ OCHRANA JE ZAJIŠTĚNA ZÁKLADNÍ IZOLACÍ
ŽIVÝCH ČÁSTÍ NEBO PŘEPÁŽKAMI NEBO KRYTY
OCHRANA PŘI PORUŠĚ JE ZAJIŠTĚNA OCHRANNÝM
POSPOJOVÁNÍM A AUTOMATICKÝM ODPOJENÍM
DOPLŇKOVÁ OCHRANA JE ZAJIŠTĚNA DOPLŇUJÍCÍM
POSPOJOVÁNÍM NEBO PROUDOVÝM CHRÁNIČEM

Zodp.projektant	Vypracoval	Kreslil	Vedoucí projekce	 Michal Marek projekce elektro Dukelská 345 563 01 Lanškroun mob. 608885636	
MICHAL MAREK	MICHAL MAREK				
Kraj: PARDUBICKÝ		Obec: ORLICKÉ PODHŮŘÍ-RVIŠTĚ			
Investor: OBEC ORLICKÉ PODHŮŘÍ, DOBRÁ VODA 4, 562 01				Formát: 4xA4	
Akce: KOMUNITNÍ CENTRUM Č.P. 38 RVIŠTĚ D.1.4 ELEKTROINSTALACE				Datum: 09/20	
				Účel: DSP+DPS	
				Zak. číslo: 2075/19	
				Archiv. číslo: 2075/19	
Obsah výkresu: ZMĚNA STAVBY PŘED DOKONČENÍM-09/2020 SILNOPROUDÉ ROZVODY – 1.NP				Měřítko: 1:50	Číslo výkresu: D.1.4b-2