


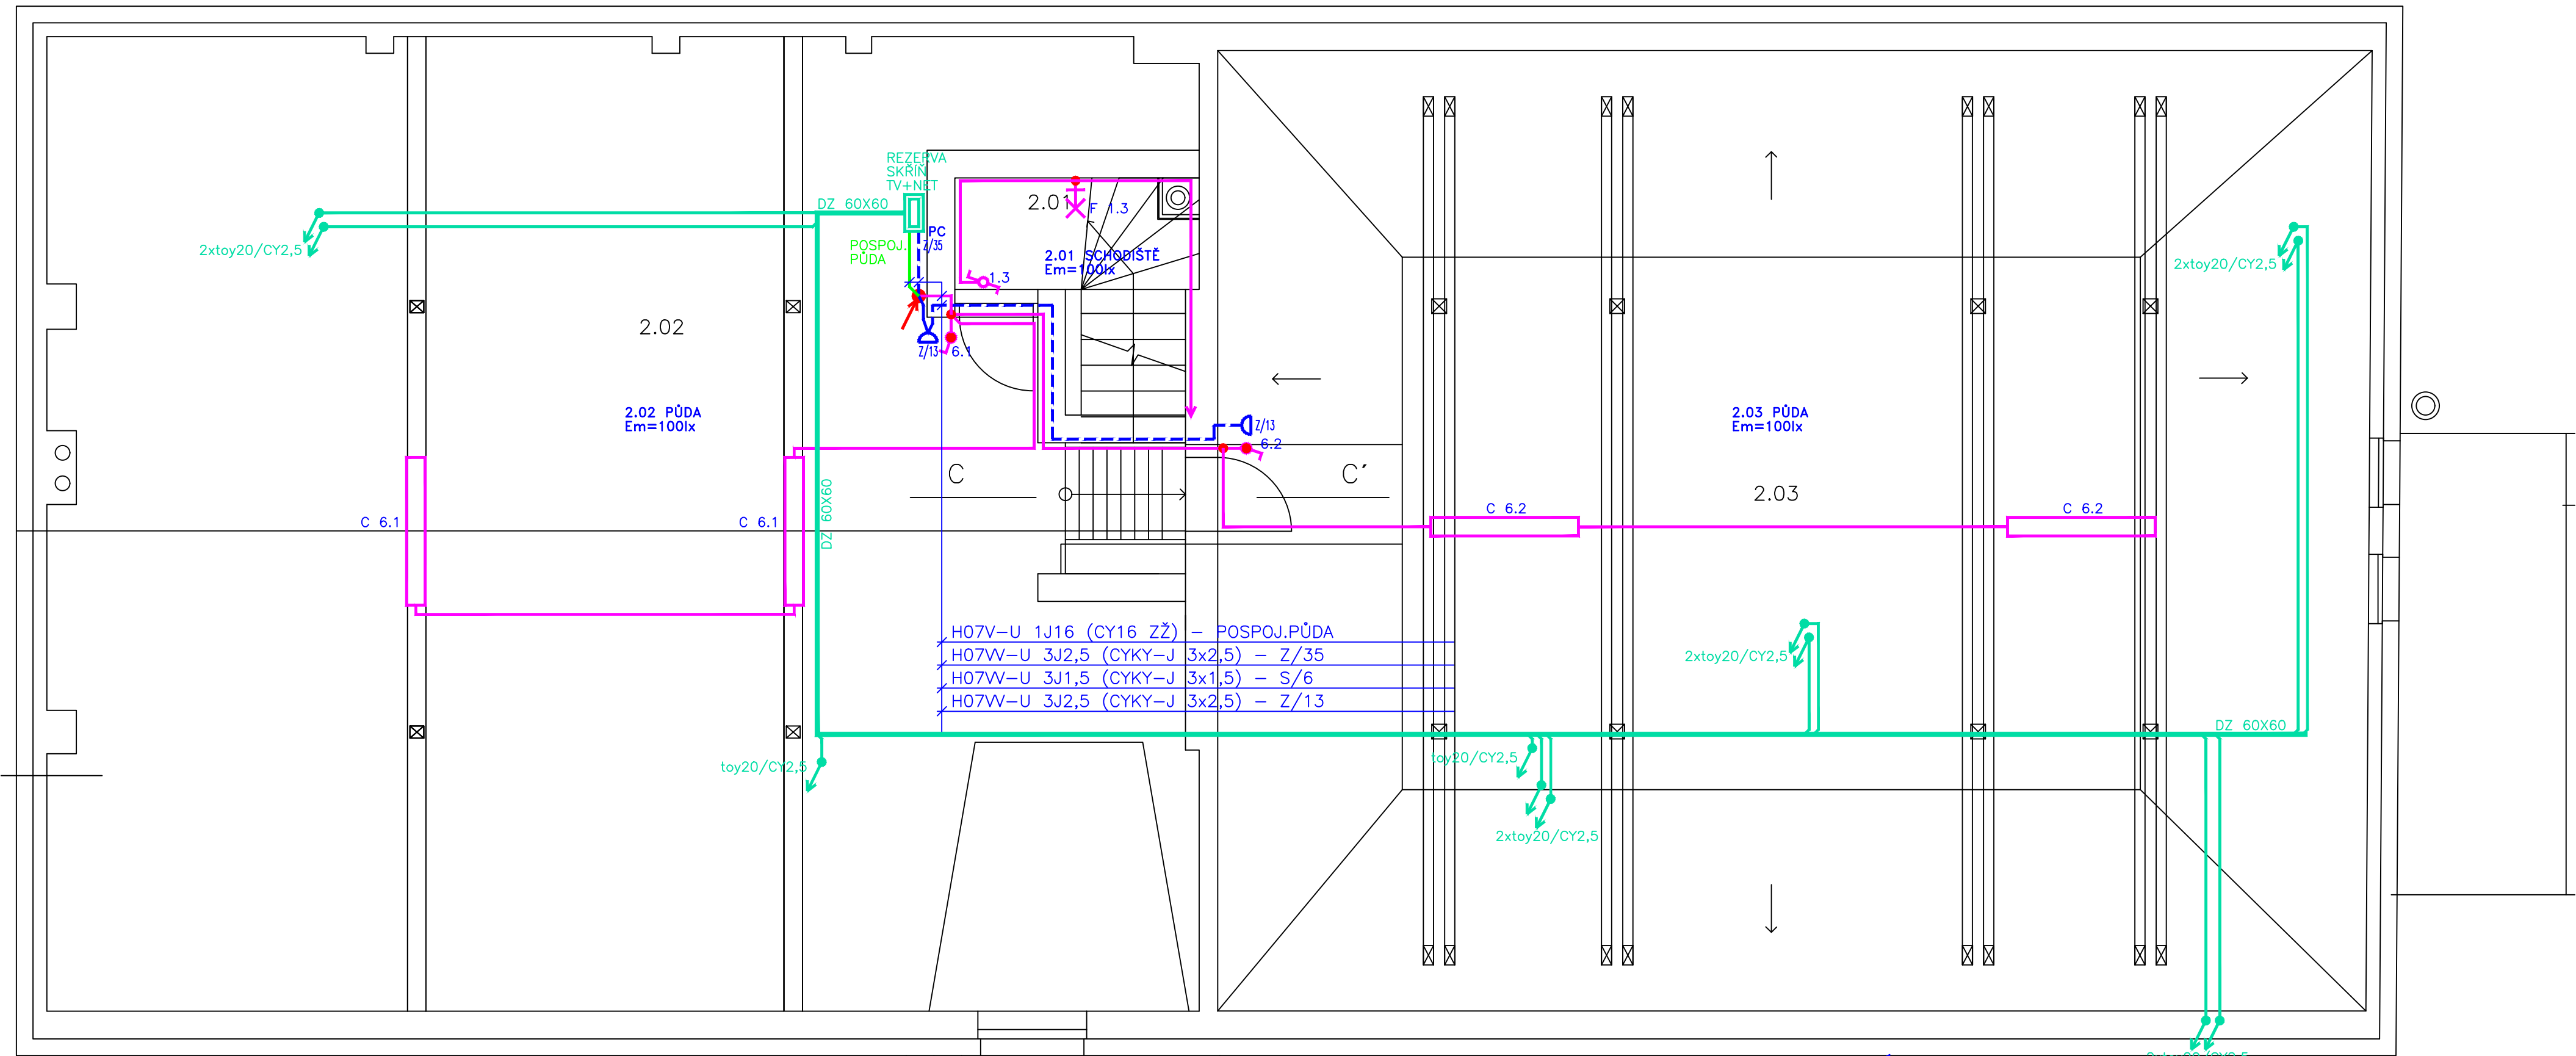

LEGENDA

C – LED SVÍTIDLO 1580/152/102 1x50W STROPNÍ
1x50W, IP66, POLYKARBONÁTOVÝ KRYT
ZDROJ – LED

- SPÍNAČ Ř.1/0 BÍLÁ P.OMÍT.
- SPÍNAČ Ř.1 BÍLÁ P.OMÍT.
- SPÍNAČ Ř.5 BÍLÁ P.OMÍT.
- SPÍNAČ Ř.6 BÍLÁ P.OMÍT.
- SPÍNAČ Ř.7 BÍLÁ P.OMÍT.
- SPÍNAČ Ř.6+6 BÍLÁ P.OMÍT.
- SPÍNAČ Ř.6(1) BÍLÁ P.OMÍT., IP44

- SPÍNAČ POHYBU IP44
- SPÍNAČ TROJPÓLOVÝ P.OMÍT.
- 1F ZÁSUVKA BÍLÁ ZAPUŠTĚNÁ P.OMÍT.
- 1F ZÁSUVKA SLON.KOST ZAPUŠTĚNÁ P.OMÍT.
- PC – PŘEPĚŤOVÁ OCHRANA III (D)
POD ZÁSUVKU V KRABICI
- 1F ZÁSUVKA 230V, IP44 P.OMÍT.
- 16A – 3F ZÁSUVKA 16A 5P IP44 P.OMÍT.
- 32A – 3F ZÁSUVKA 32A 5P IP44 P.OMÍT.

- VN1 – VENTILÁTOR DO PODHLEDU 230V/25W
S VESTAVĚNÝM ČASOVÝM DOBĚHEM
- VN2 – VENTILÁTOR 230V/25W
S VESTAVĚNÝM ČASOVÝM DOBĚHEM
- VN3 – VENTILÁTOR DO POTRUBÍ 230V/40W
ČASOVÝ DOBĚH V KO 97/5

POZNÁMKA

- SPÍNAČE UMÍSTIT VE VÝŠCE 1,2m NAD PODLAHOU,
- ZÁSUVKY V SOC.ČÁSTI UMÍSTIT VE VÝŠCE 0,3m NAD PODLAHOU,
- POKUD NENÍ VÝKRESU STANOVENO JINAK–UPŘESNĚNO PŘI REALIZACI
- ZÁSUVKY ♪ POPSAT: JEN VÝPOČETNÍ TECHNIKA
- MEZI JEDNOTLIVÝMI POŽÁRNÍMI ÚSEKY PROVÉST
PROTIPOŽÁRNÍ UTĚSNĚNÍ

ULOŽENÍ KABELŮ DLE ČSN 33 2000–5–52 ed.2

- POD OMÍTKOU – ZDĚNÉ KONSTRUKCE
- PŘÍMO V IZOLAČNÍ STĚNĚ – SÁDROKARTÓNOVÉ STĚNY

TŘÍDĚNÍ VNĚJŠÍCH VLVIVŮ DLE ČSN 33 2000–5–51 ed.3

VIZ. PROTOKOL O URČENÍ VNĚJŠÍCH VLVIVŮ

SOUSTAVA 3PEN AC 50Hz 400V/TN–C–S

ZÁKLADNÍ OCHRANA JE ZAJIŠTĚNA ZÁKLADNÍ IZOLACÍ
ŽIVÝCH ČÁSTÍ NEBO PŘEPÁŽKAMI NEBO KRYTY
OCHRANA PŘI PORUŠĚ JE ZAJIŠTĚNA OCHRANNÝM
POSPOJOVÁNÍM A AUTOMATICKÝM ODPOJENÍM
DOPLŇKOVÁ OCHRANA JE ZAJIŠTĚNA DOPLŇUJÍCÍM
POSPOJOVÁNÍM NEBO PROUDOVÝM CHRÁNIČEM

Zodp.projektant	Vypracoval	Kreslil	Vedoucí projekce	 Michal Marek projekce elektro Dukelská 345 563 01 Lanškroun mob. 608885636
MICHAL MAREK	MICHAL MAREK			
Kraj: PARDUBICKÝ		Obec: ORLICKÉ PODHŮŘÍ–RVIŠTĚ		
Investor: OBEC ORLICKÉ PODHŮŘÍ, DOBRÁ VODA 4, 562 01				Formát: 4xA4
Akce: KOMUNITNÍ CENTRUM Č.P. 38 RVIŠTĚ D.1.4 ELEKTROINSTALACE				Datum: 10/19
				Účel: DSP+DPS
				Zak. číslo: 2075/19
				Archiv. číslo: 2075/19
Obsah výkresu: SILNOPROUDÉ ROZVODY – 2.NP				Měřítko: 1:50
				Číslo výkresu: D.1.4b–3