


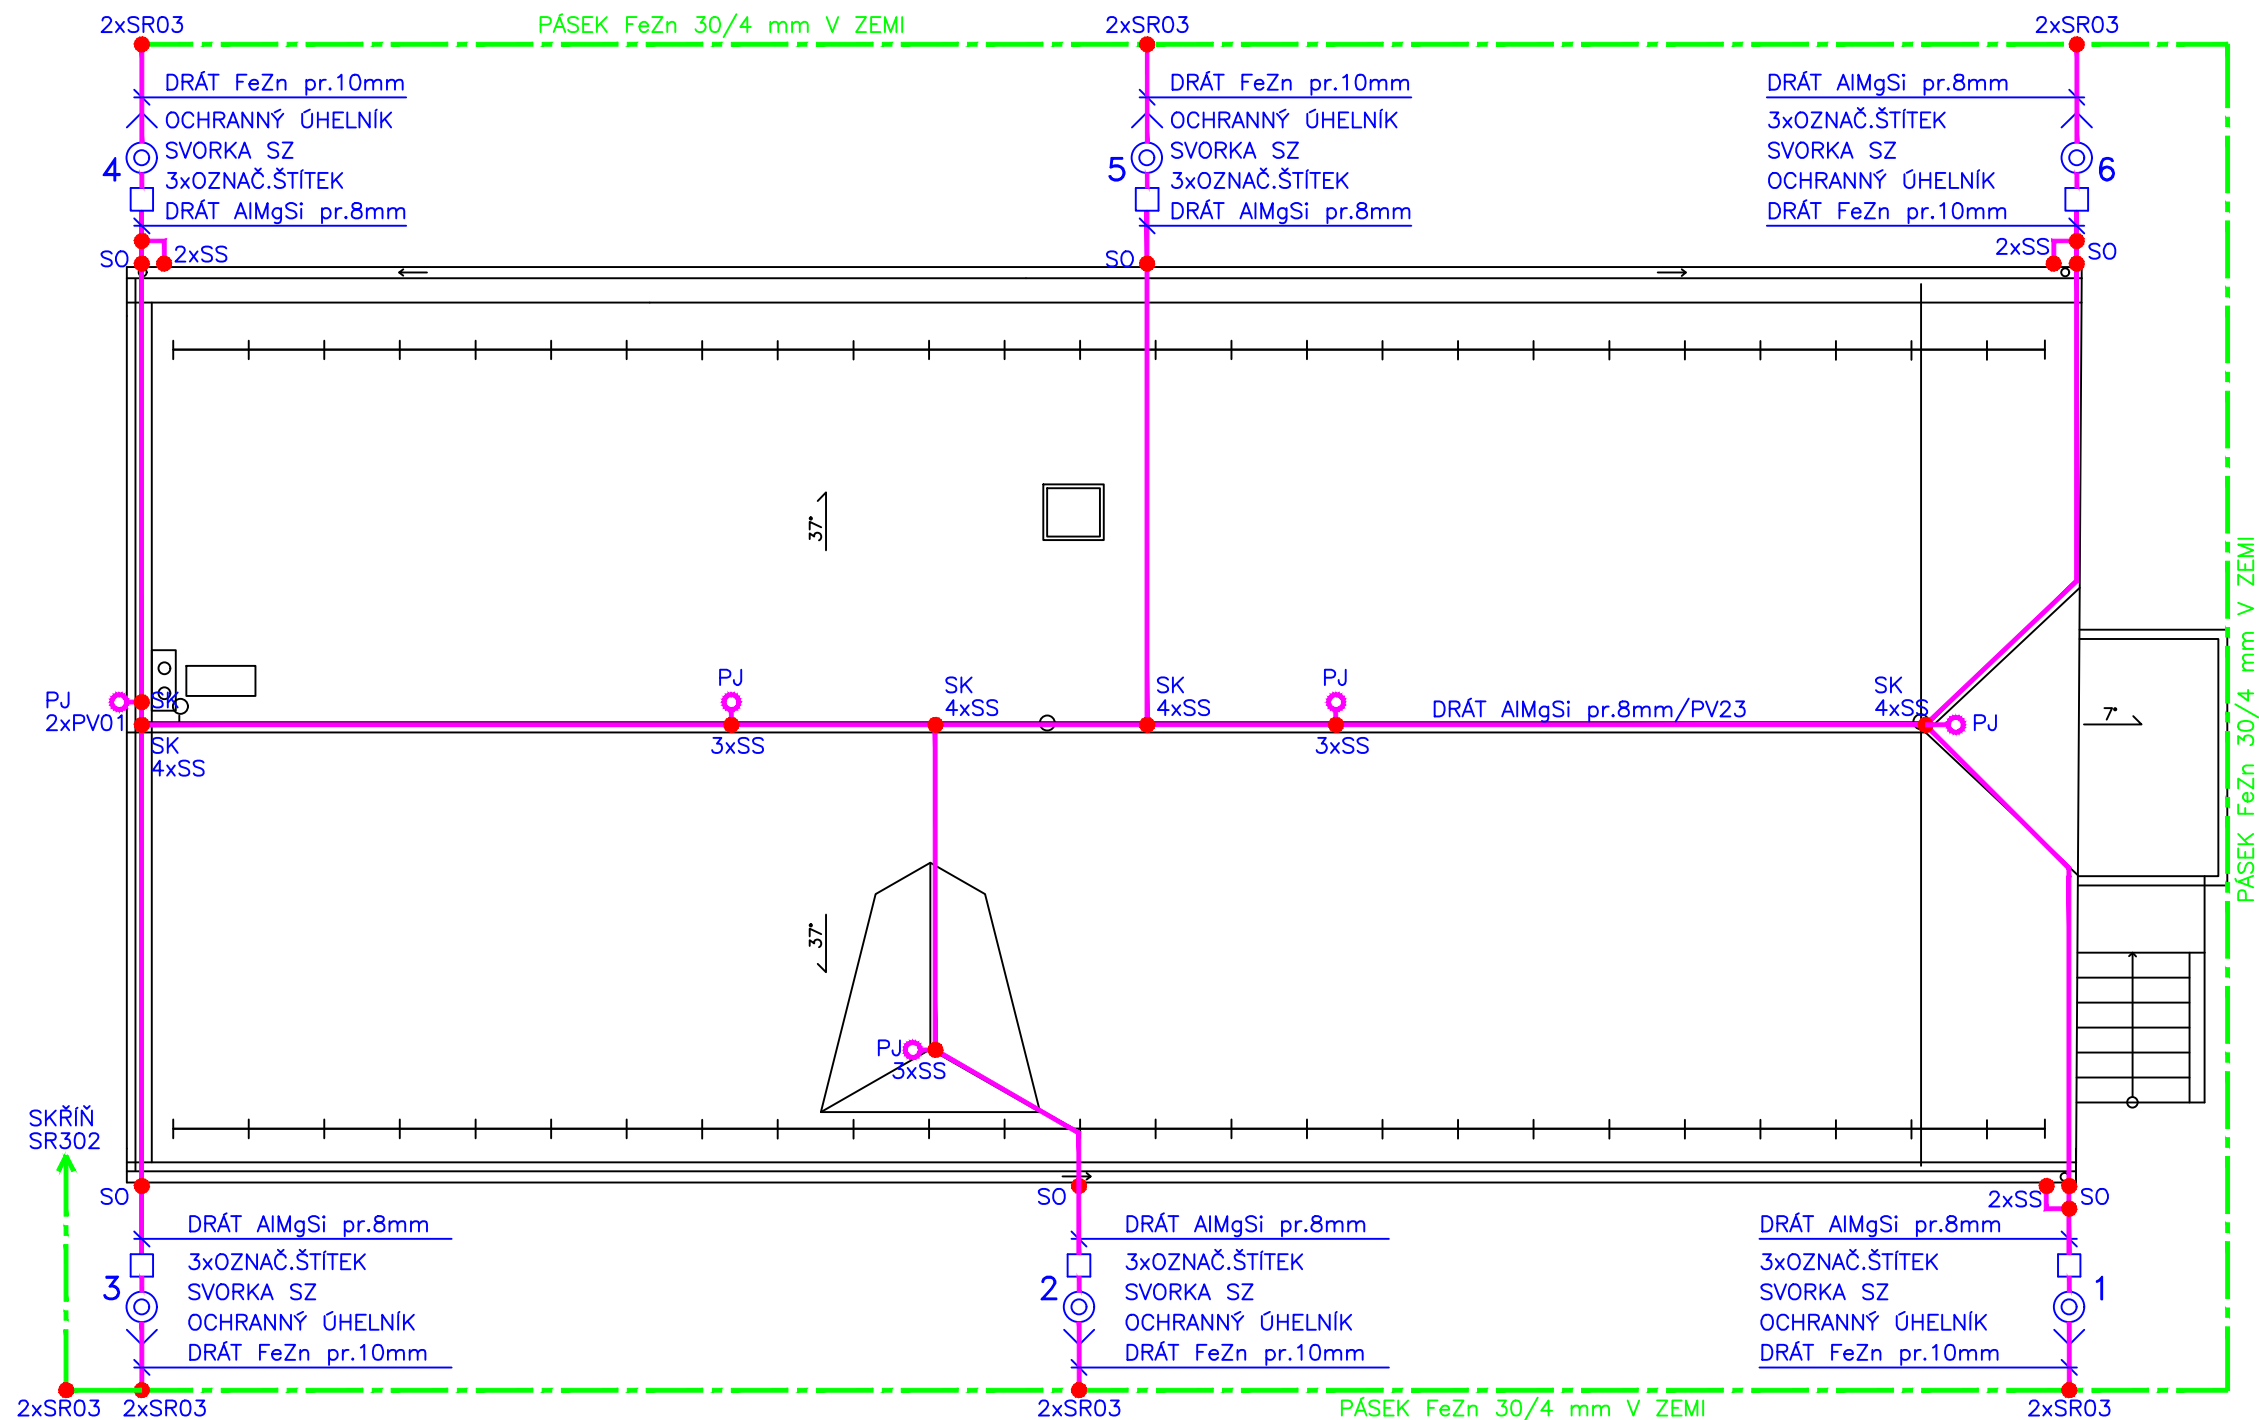

HROMOSVOD DLE SOUBORU NOREM ČSN EN 62305 ed. 2

STŘECHA : SEDLOVÁ

JÍMACÍ SOUSTAVA : HŘEBENOVÁ JÍMACÍ SOUSTAVA DOPLNĚNÁ JÍMAČI

KRYTINA : PLECHOVÁ

VEDENÍ NAD ZEMÍ : DRÁT pr. 8 mm AlMgSi

VEDENÍ V ZEMI : DRÁT FeZn pr. 10 mm, PÁSEK FeZn 30/4 mm

MATERIÁL NADZEMNÍCH SVOREK – NEREZ

CELKOVÝ ZEMNÍ ODPOR ZEMNÍČÍ SOUSTAVY
DO 5 OHMŮ

LEGENDA:

- SO
- DRÁT AlMgSi pr.8mm
- 3xOZNAČ.ŠTÍTEK
- SVORKA SZ
- OCHRANNÝ ÚHELNÍK
- DRÁT FeZn pr.10mm
- UZEMNĚNÍ

Zodp.projektant	Vypracoval	Kreslil	Vedoucí projekce	 Michal Marek projekce elektro Dukelská 345 563 01 Lanškroun mob. 608885636	
MICHAL MAREK	MICHAL MAREK				
Kraj: PARDUBICKÝ		Obec: ORLICKÉ PODHŮŘÍ–RVIŠTĚ			
Investor: OBEC ORLICKÉ PODHŮŘÍ, DOBRÁ VODA 4, 562 01				Formát:	2xA4
Akce: KOMUNITNÍ CENTRUM Č.P. 38 RVIŠTĚ D.1.4 ELEKTROINSTALACE				Datum:	10/19
				Účel:	DSP+DPS
				Zak. číslo:	2075/19
				Archiv. číslo:	2075/19
Obsah výkresu: HROMOSVOD A UZEMNĚNÍ				Měřítko: 1:100	Číslo výkresu: D.1.4b–6