


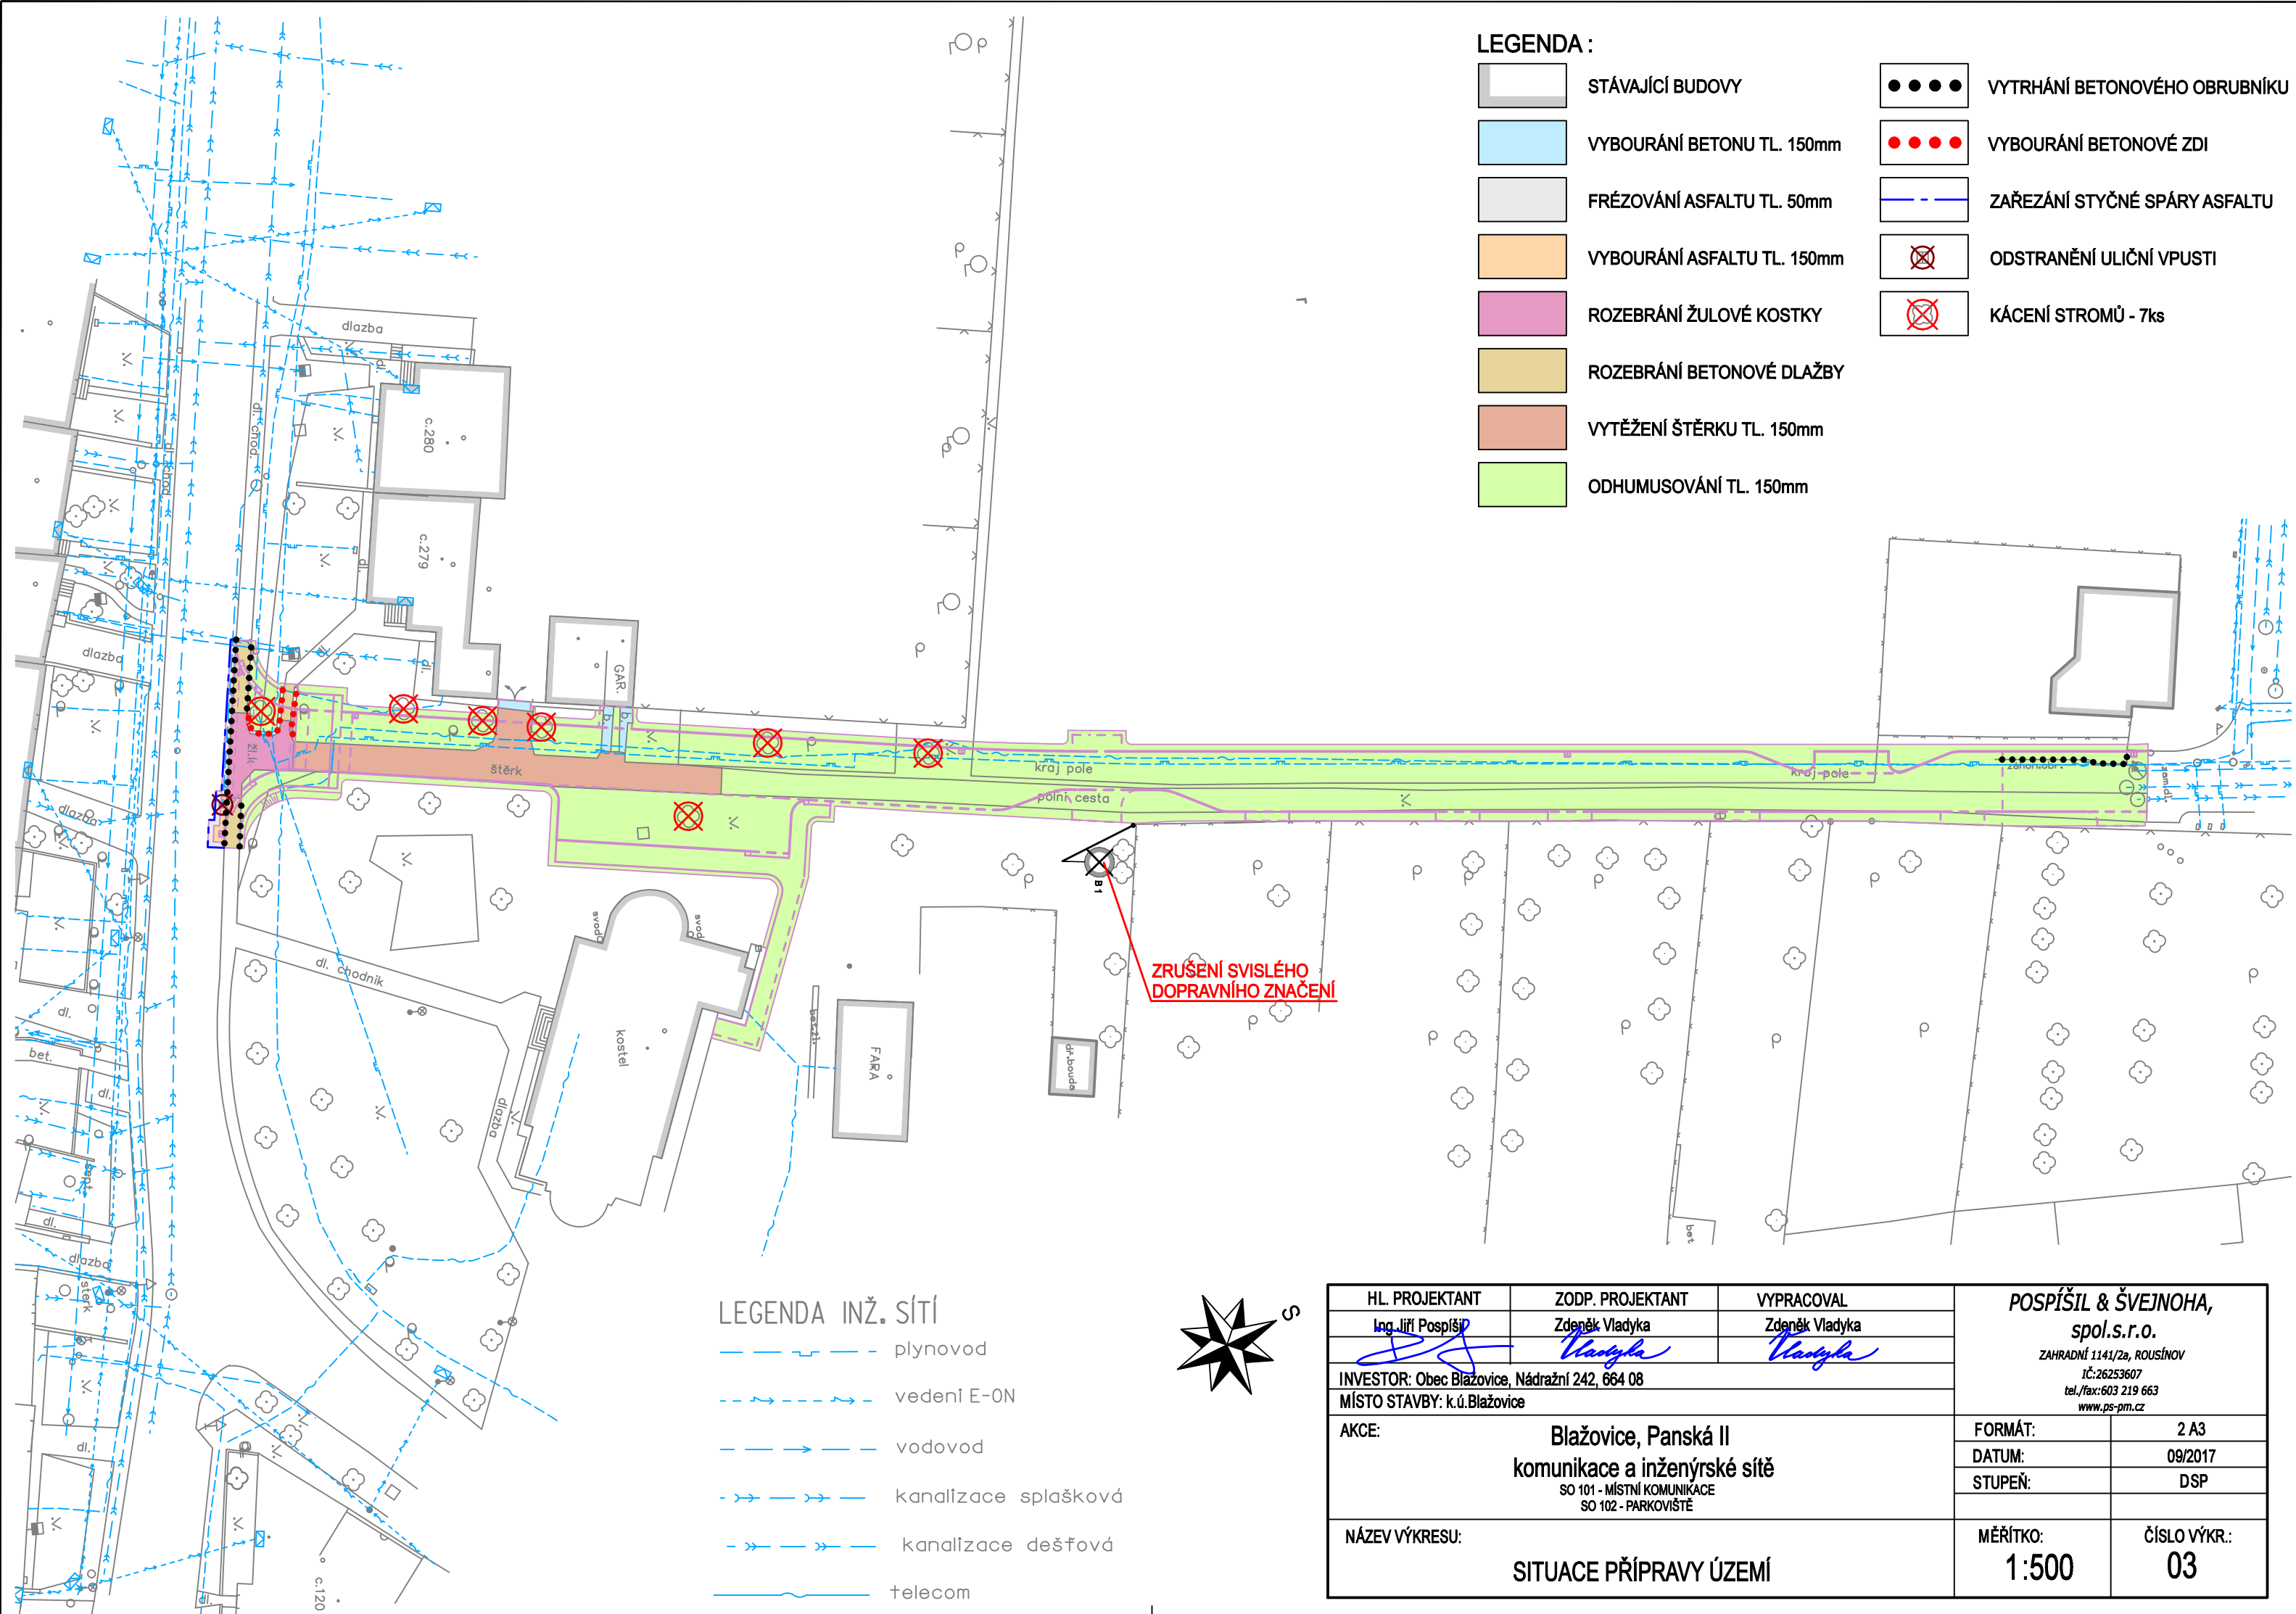

- LEGENDA :**
- STÁVAJÍCÍ BUDOVY
 - VYBOURÁNÍ BETONU TL. 150mm
 - FRÉZOVÁNÍ ASFALTU TL. 50mm
 - VYBOURÁNÍ ASFALTU TL. 150mm
 - ROZEBRÁNÍ ŽULOVÉ KOSTKY
 - ROZEBRÁNÍ BETONOVÉ DLAŽBY
 - VYTĚŽENÍ ŠTĚRKU TL. 150mm
 - ODHUMUSOVÁNÍ TL. 150mm
 - VYTRHÁNÍ BETONOVÉHO OBRUBNÍKU
 - VYBOURÁNÍ BETONOVÉ ZDI
 - ZAŘEZÁNÍ STYČNÉ SPÁRY ASFALTU
 - ODSTRANĚNÍ ULIČNÍ VPUSTI
 - KÁCENÍ STROMŮ - 7ks

- LEGENDA INŽ. SÍTĚ**
- plynovod
 - vedení E-0N
 - vodovod
 - kanalizace splašková
 - kanalizace dešťová
 - telecom



HL. PROJEKTANT	ZODP. PROJEKTANT	VYPRACOVAL	POSPÍŠIL & ŠVEJNOHA, spol.s.r.o. ZAHRADNÍ 1141/2a, ROUSÍNŮV IČ:26253607 tel./fax:603 219 663 www.ps-pm.cz	
Ing. Jiří Pospíšil	Zdeněk Vladyka	Zdeněk Vladyka		
				
INVESTOR: Obec Blažovice, Nádražní 242, 664 08				
MÍSTO STAVBY: k.ú.Blažovice				
AKCE: Blažovice, Panská II komunikace a inženýrské sítě SO 101 - MÍSTNÍ KOMUNIKACE SO 102 - PARKOVIŠTĚ			FORMÁT:	2 A3
			DATUM:	09/2017
			STUPEŇ:	DSP
NÁZEV VÝKRESU: SITUACE PŘÍPRAVY ÚZEMÍ			MĚŘÍTKO: 1:500	ČÍSLO VÝKR.: 03