


PROSTUPY PRO KABELY A IZOLACE
PROSTUPŮ PROTI VLKOSTI REŠÍ
STAVEBNÍ ČÁST PROJEKTU

- ROZVADĚČ BAZ. TECHNOLOGIE – NENÍ PŘEDMĚTEM TOHOTO PROJEKTU
- Pi=71kW, Pš=51kW
V ROZVADĚČI PŘIPRAVENY VÝVODY PRO SILNOPROUDOU ELEKTROINSTALACI:
- 1x "JISTIČOCHRANIČ" 1x10A/B/0.03A PRO OSVĚTLENÍ L20.1
 - 1x JISTIČ 3x25A/B PRO ZS20.2
 - ZARÍZENÍ NÁPOJENÁ Z RBT2 A NEREŠENÁ TÍMTO PROJEKTEM
 - ZT – KALOVÉ ČERPADLO V JIMCE (230V/1000W)
 - VZD – VENTILÁTOR č.3 (400V/52W)
 - VZD – PŘENOSNÝ VENTILÁTOR č.2 AKUMUL.JIMKY (230V/340W)
 - DOPLNKOVÉ POSPOJENÍ ČERPADLOVNÝ

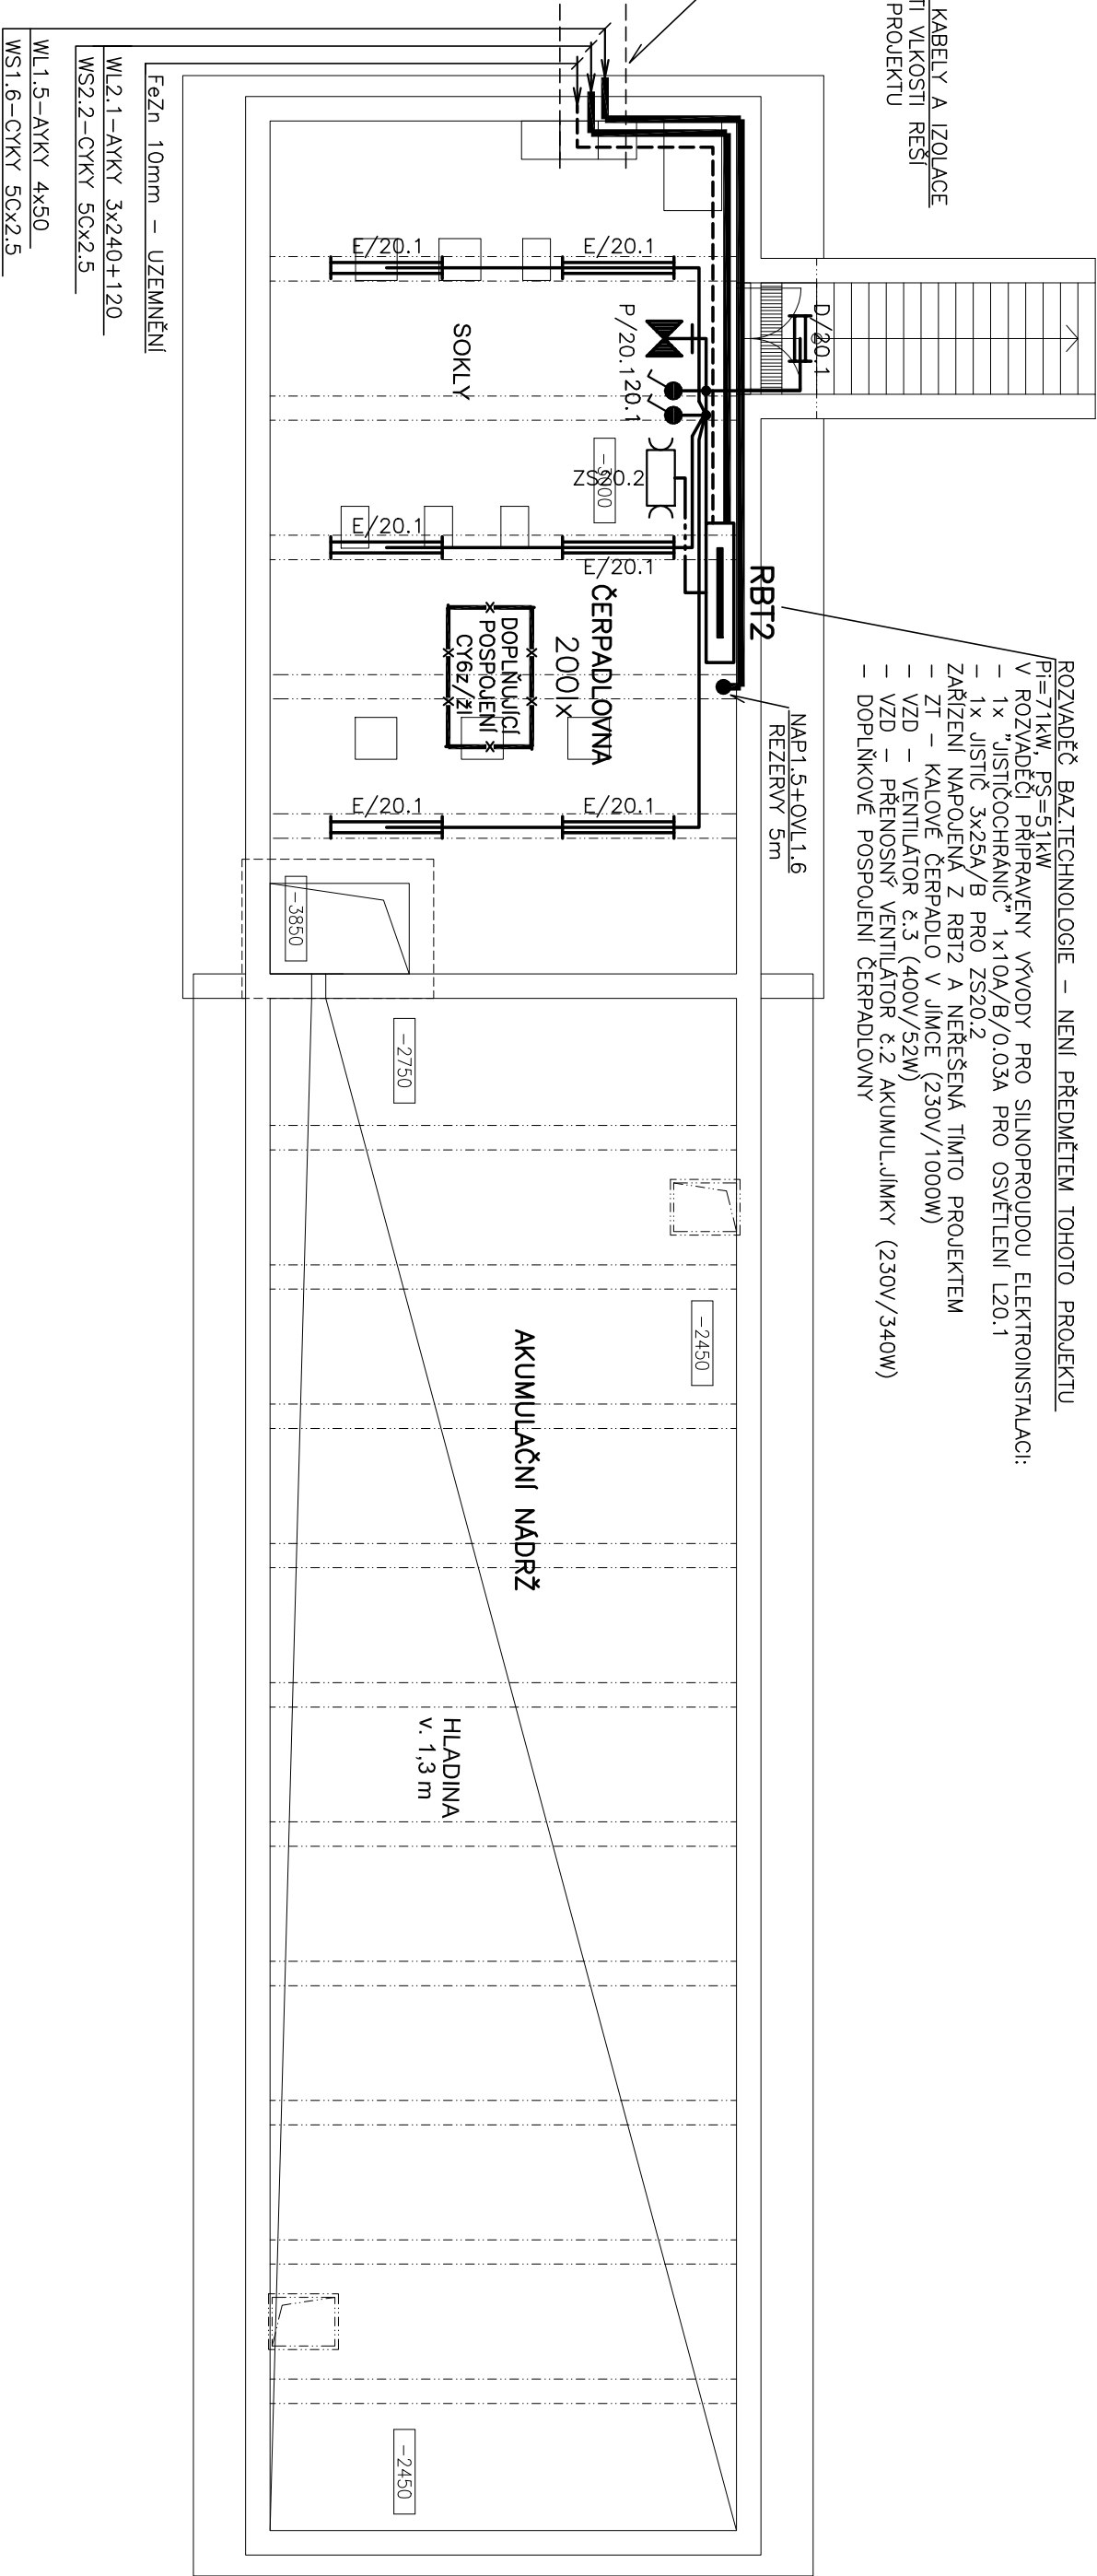

legenda rozvodů
tabulka svítidel
legenda přístrojů
seznam spotřebičů
tabulka kabelů

VIZ. EL.2

GENERALNÍ PROJEKTANT				PROJEKTOVÝ ATELIER:	
GENERALNÍ PROJEKTANT	HLAVNÍ INŽENÝR PROJEKTU	VEDOUcí PROJEKTU	ARCHIVNÍ ČÍSLO	Nad Sulkou 41 Praha 8 182 00	 http://www.bazeny-wellness.cz tel.: 284 021 911, e-mail: projekce@bazeny-wellness.cz
B & W s.r.o.	Ing. Milan Haviřta	Ing. Milan Šmíd	BW 201507-4		

LETNÍ KOUPALIŠTĚ V JILEMNICI STAVEBNÍ ÚPRAVY A ROZŠÍŘENÍ ČÁST D.1.4.EL SILNOPROUDA ELEKTROTECHNIKA				ING. MIROSLAV JÁGR	
OBSAH				Jiřin 870 500 03 Hrádec Králové IČO: 13539248	
SO 04 TECHNOLOGICKÉ JIMKY – PŮDORYS				Datum: 10 / 2016	
				Stupeň: PD	
				Měřítko: 1:100	
				Rozměr: 2x A4	
				Příloha: PARÉ	
				D.1.4.EL.6	