


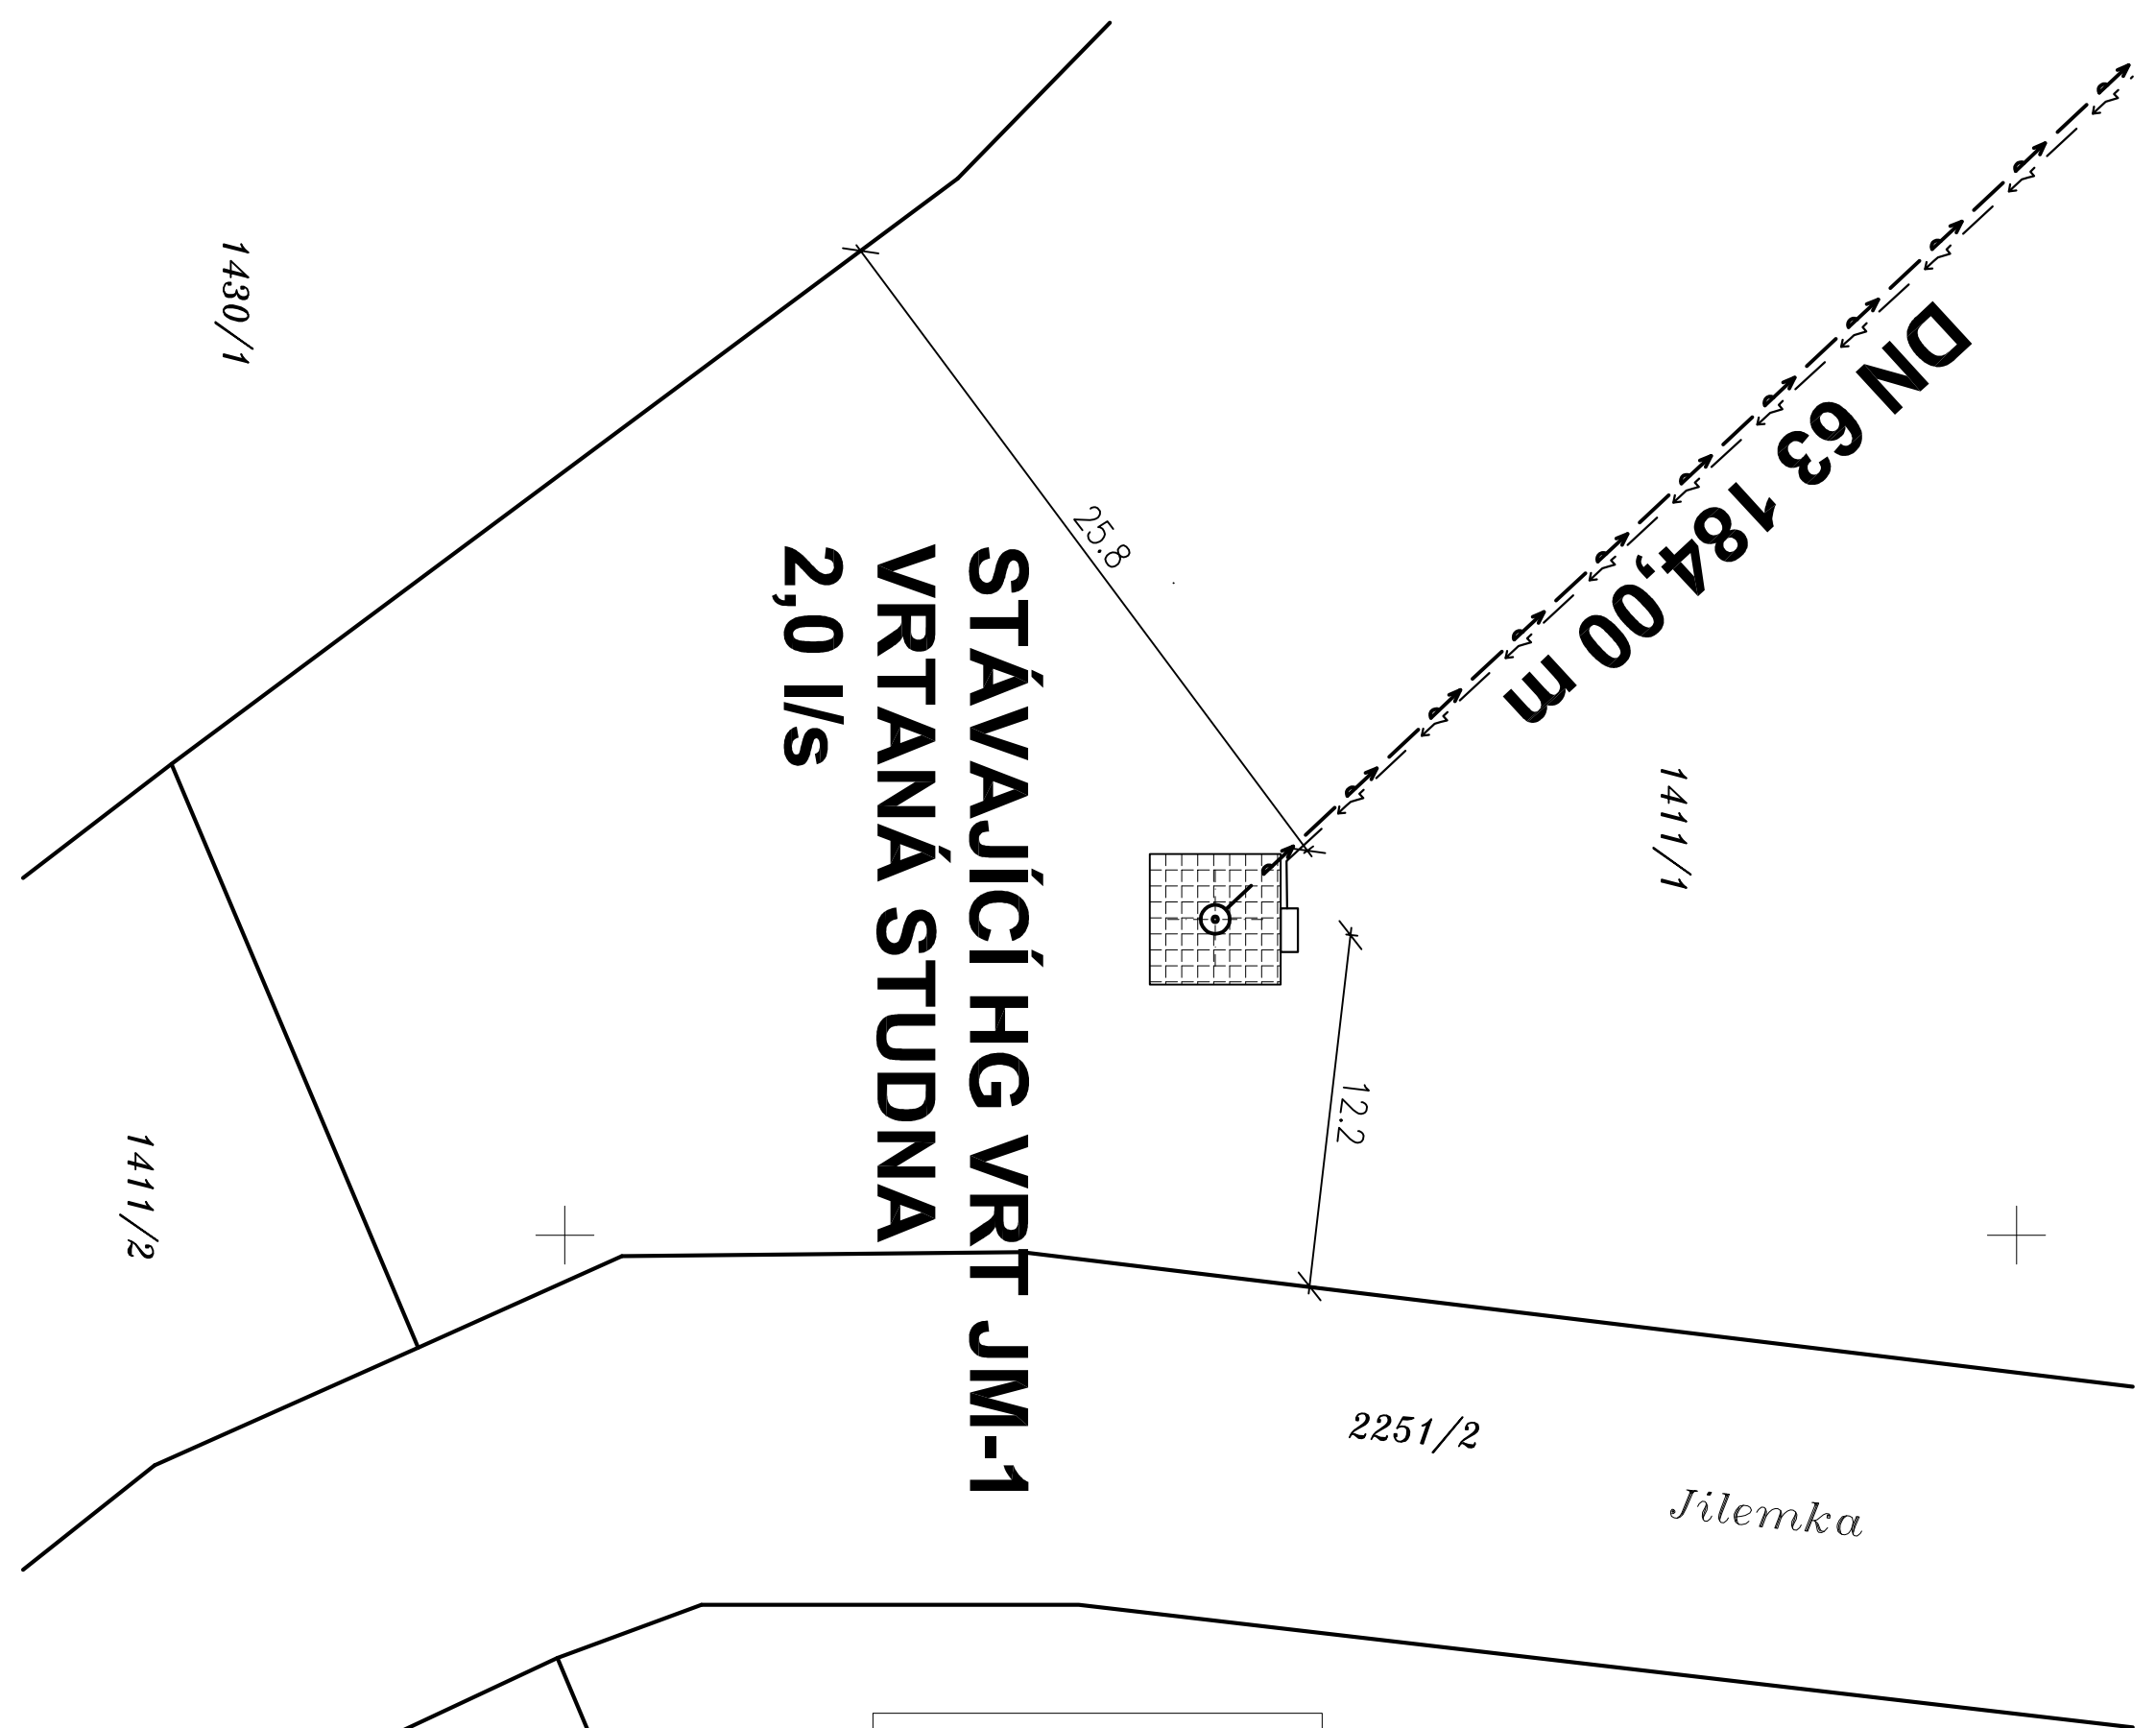

LEGENDA

navrhovaná studna

 
vodovodní potrubí

elektrořípojka

hranice pozemků dle mapy KN

parcelní čísla

SOUŘADNICOVÝ SYSTÉM: S-JTSK  
VÝŠKOVÝ SYSTÉM: BpK

|                                    |                                                      |                                                                                     |                    |                                                                       |         |
|------------------------------------|------------------------------------------------------|-------------------------------------------------------------------------------------|--------------------|-----------------------------------------------------------------------|---------|
| GENERÁLNÍ PROJEKTANT               |                                                      |                                                                                     |                    | PROJEKTOVÝ ATELIER:                                                   |         |
| GENERÁLNÍ PROJEKTANT               | HLAVNÍ INŽENÝR PROJEKTU                              | VEDOUČÍ PROJEKTU                                                                    | ARCHIVNÍ ČÍSLO     | Nod Šutkou 41                                                         | Prhoň 8 |
| B & W s.r.o.                       | Ing. Milan Havišiša                                  | Ing. Milan Šnidl                                                                    | BW 201507-3        | 182 00                                                                |         |
| ZODP. PROJEKTANT                   |                                                      | VYPRACOVAL                                                                          |                    | tel.: 284 021 911, e-mail: projekce@bazeny-wellness.cz                |         |
| Ing Josef Javůrek                  | Ing Josef Javůrek                                    |  |                    | http://www.bazeny-wellness.cz                                         |         |
| MÍSTO                              | JILEMNICE                                            | KRAJ                                                                                | LIBERECKÝ          | Ing. Josef Javůrek                                                    |         |
| INVESTOR                           | MĚSTO JILEMNICE, Masarykovo nám. 82, 51401 Jilemnice |                                                                                     |                    | volní inženýring<br>služby na odvětvu a řešení technické problematiky |         |
| AKCE                               |                                                      |                                                                                     | Ing. Josef Javůrek |                                                                       |         |
| LETNÍ KOUPALIŠTĚ V JILEMNICI       |                                                      |                                                                                     | Hradecká 870       |                                                                       |         |
| STAVEBNÍ ÚPRAVY A ROZŠÍŘENÍ        |                                                      |                                                                                     | tel. 495 807 528   |                                                                       |         |
| VRTANÁ STUDNA                      |                                                      |                                                                                     | datum 10 / 2016    |                                                                       |         |
| SITUAČNÍ VÝKRESY                   |                                                      |                                                                                     | STUPĚŇ PD DZS      |                                                                       |         |
| OBSAH                              |                                                      |                                                                                     | MĚŘÍTKO 1:250      |                                                                       |         |
| SITUACE – ZÁKRES STAVBY DO MAPY KN |                                                      |                                                                                     | ROZMĚR 2A4         |                                                                       |         |
|                                    |                                                      |                                                                                     | ČÁST C. 2          |                                                                       |         |