


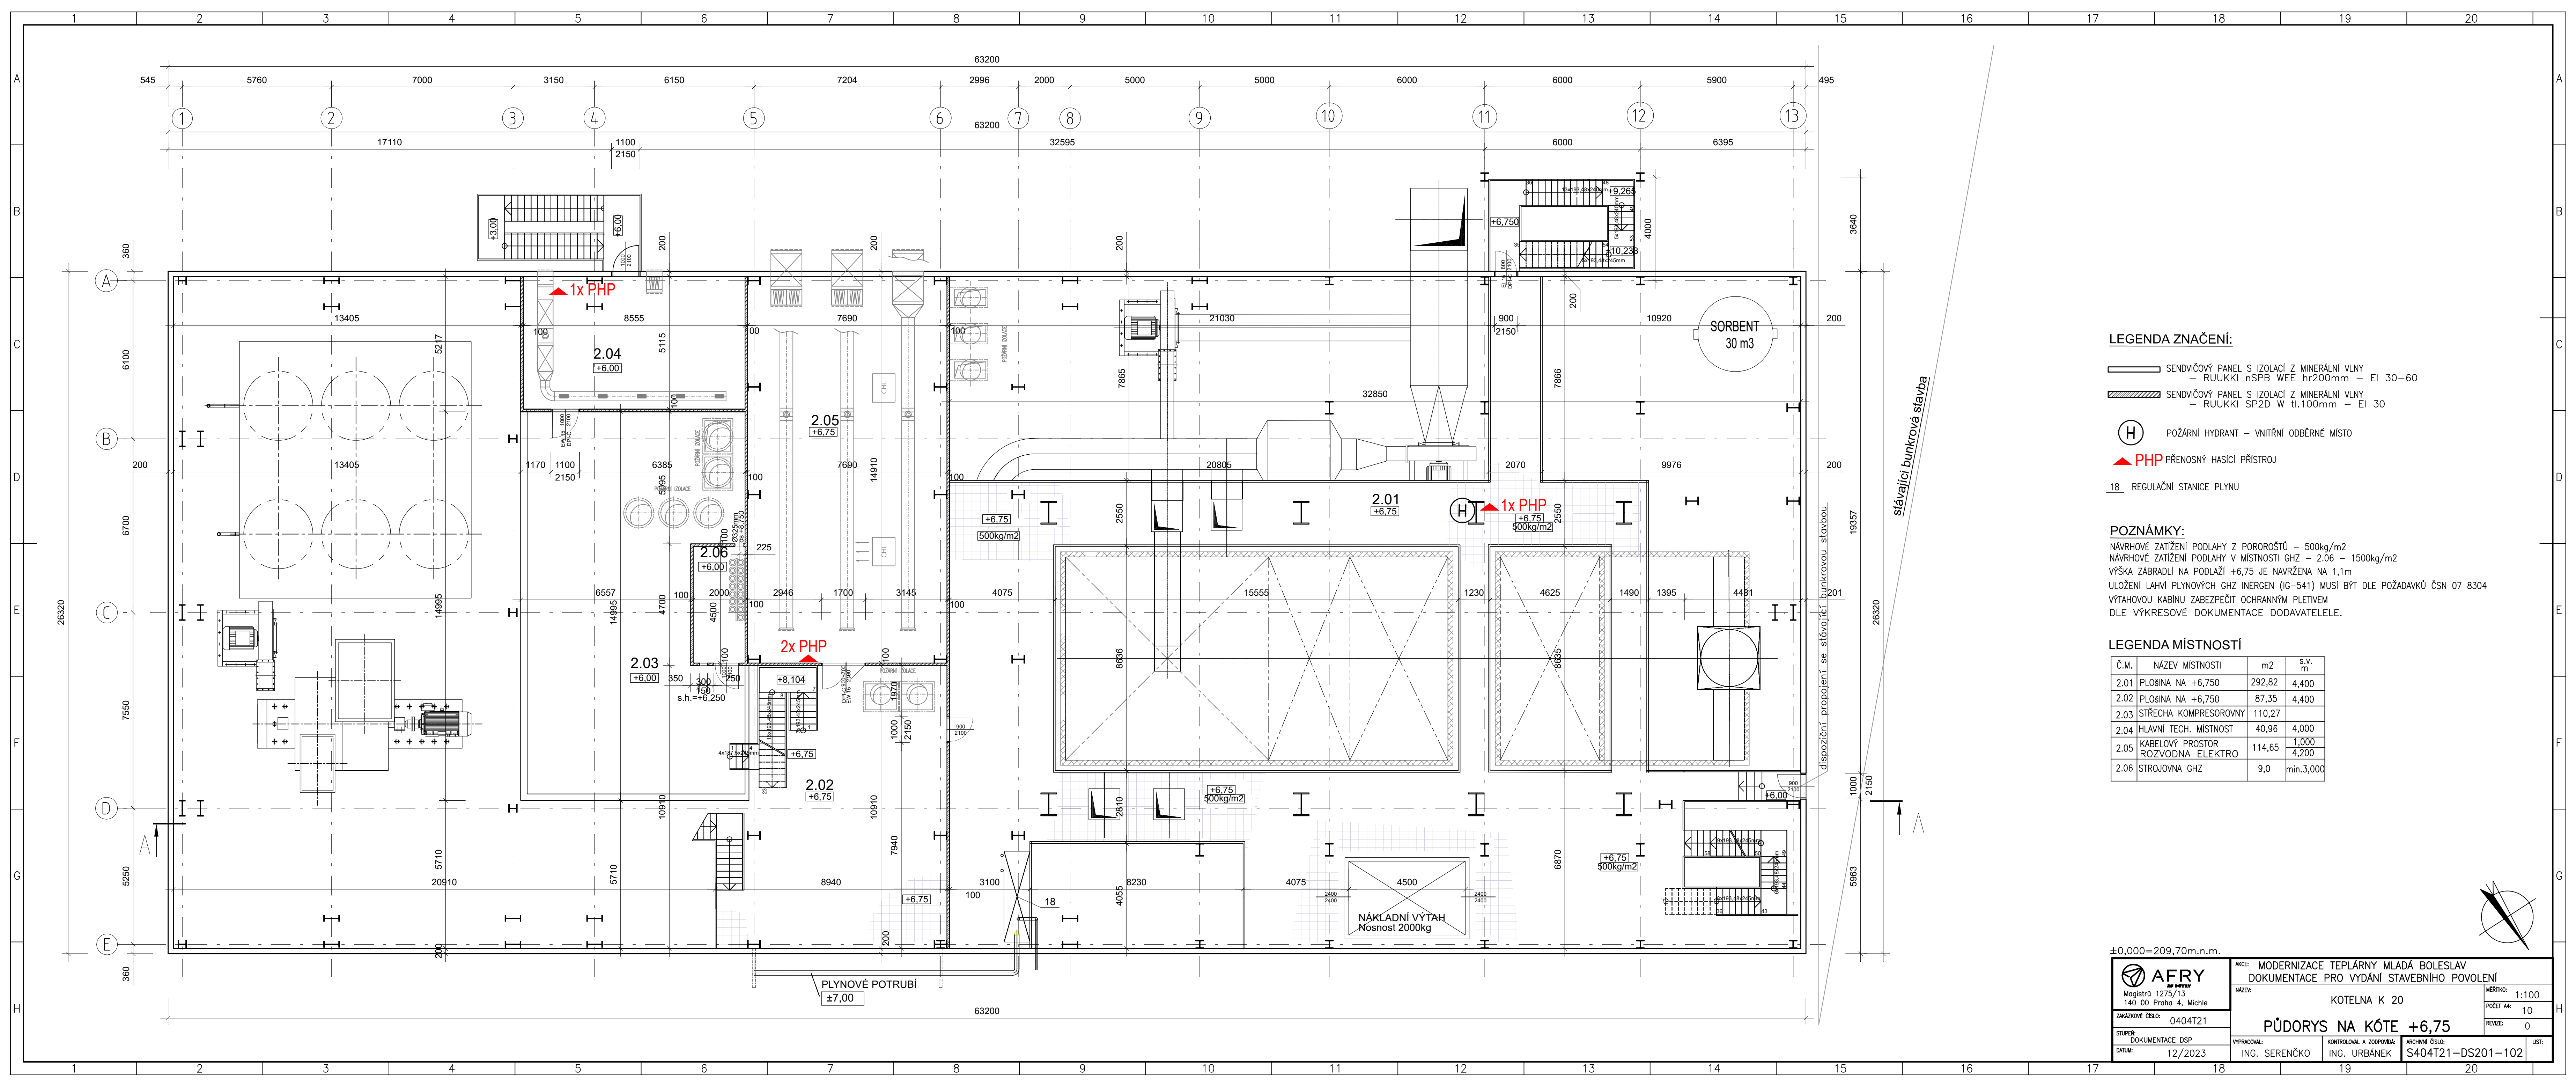

LEGENDA ZNAČENÍ:

- SENDVIČOVÝ PANEĽ S IZOLACIÍ Z MINERÁLNI VĽNY
- RUUKKI nSPB WEE hr200mm - EI 30-60
- SENDVIČOVÝ PANEĽ S IZOLACIÍ Z MINERÁLNI VĽNY
- RUUKKI SP2D W tl.100mm - EI 30
- (H) POŽÁRNÝ HYDRANT - VNÍTRNÍ ODBĚRNÉ MÍSTO
- PHP PŘENOSNÝ HASÍČÍ PŘÍSTROJ
- 18 REGULAČNÍ STANICE PLYNU

POZNÁMKY:

NAVHROVÉ ZATÍŽENÍ PODLAHY Z POROROŠTŮ - 500kg/m2
NAVHROVÉ ZATÍŽENÍ PODLAHY V MÍSTNOSTI GHZ - 2.06 - 1500kg/m2
VÝŠKA ZÁBRADLÍ NA PODLAŽÍ +6,75 JE NAVRŽENA NA 1,1m
ULOŽENÍ LAHVI PLYNOVÝCH GHZ INERGEN (IG-541) MUSÍ BÝT DLE POŽADAVKŮ ČSN 07 8304
VÝTAHOVOU KABINU ZABEZPEČIT OCHRANNÝM PLETIVEM
DLE VÝKRESOVÉ DOKUMENTACE DODAVATELE.

LEGENDA MÍSTNOSTÍ

Č.M.	NÁZEV MÍSTNOSTI	m2	s.v. m
2.01	PLOŠINA NA +6,750	292,82	4,400
2.02	PLOŠINA NA +6,750	87,35	4,400
2.03	STŘECHA KOMPRESOROVNY	110,27	
2.04	HLAVNÍ TECH. MÍSTNOST	40,96	4,000
2.05	KABELOVÝ PROSTOR ROZVODNA ELEKTRO	114,65	1,000 4,200
2.06	STROJOVNA GHZ	9,0	min.3,000

±0,000=209,70m.n.m.

AFRY
Magistr 1275/13
140 00 Praha 4, Michle

ZAKÁZKOVÉ ČÍSLO: 0404T21

STUPEŇ: DOKUMENTACE DSP

DATA: 12/2023

AKCE: MODERNIZACE TEPLÁRNY MLADÁ BOLESLAV
DOKUMENTACE PRO VYDÁNÍ STAVEBNÍHO POVOLENÍ

NAZEV: KOTELNA K 20

PŮDORYS NA KÓTE +6,75

VYPRACOVAL: ING. SERENČKO

KONTROLOVAL A ZODPOVÍDÁ: ING. URBÁNEK

ARCHIVNÍ ČÍSLO: S404T21-DS201-102

LIST: 1

MĚŘÍTKO: 1:100

POČET AK: 10

REVIZE: 0